


PŮDORYS 1.NP (-3,150)

M 1:50

BUDOVA TĚLOCVIČNÝ

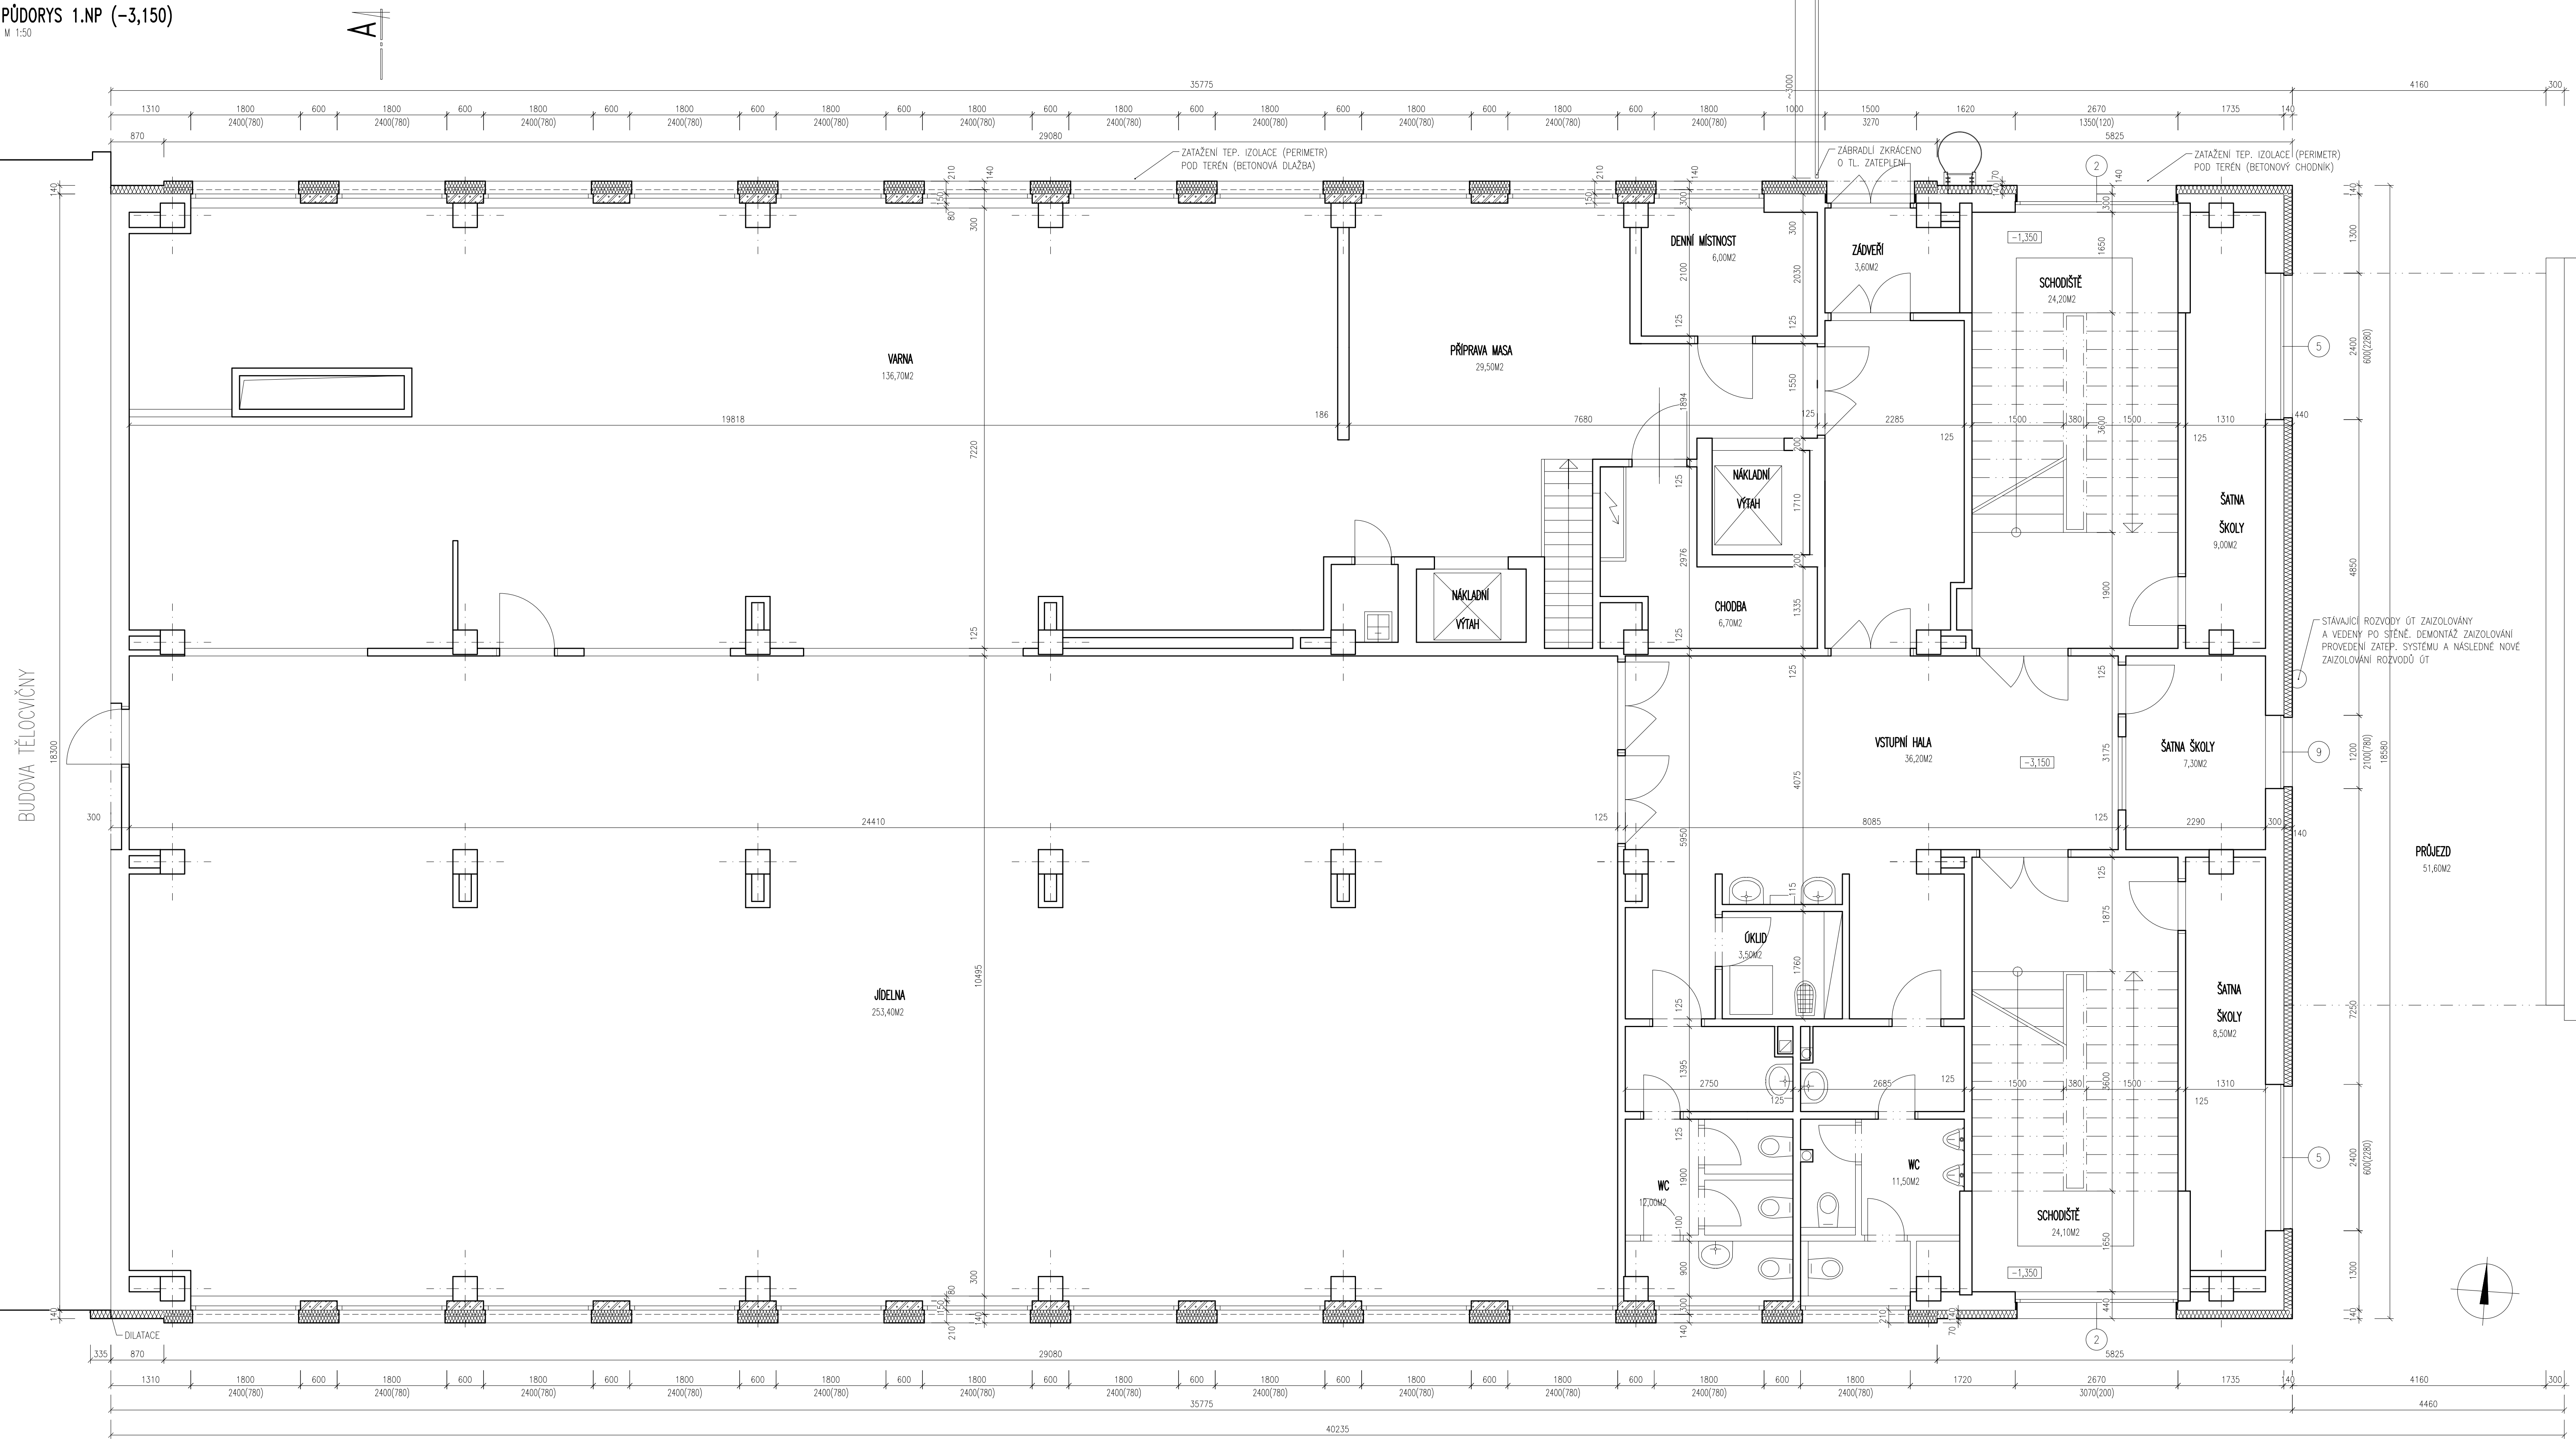

LEGENDA MATERIÁLU

- STÁVAJÍCÍ KONSTRUKCE – OBVOODOVÉ ZDIVO Z CIEHL PLYNÝCH NA MALTU MVC
- NOVÉ ZDIVO Z PÓROBETONOVÝCH TVÁRNIC TL. 150 mm, KOTVENÉ DO KERAMICKÝCH PANELŮ
- ZATEPLOVACÍ SYSTÉM Z EPS 100 F TL. 140 A 210 MM

projektoval Ing. Petr Kašík		kreslil Ing. Petr Kašík		odp. projektant František Kašík		ved. projektant František Kašík		KASÍK – PROJKA s.r.o. J. MUKAŘOVSKÉHO 2301 397 01 PÍSEK tel. 605 441 948 IČ: 26892664 DIČ: CZ26892664		
SÚ: Písek				MĚÚ/OÚ: Písek						
Investor: Základní škola Jana Husa a Mateřská škola Písek Husovo nám. 725, Husovo nám. 725, Písek										
Snížení energetické náročnosti budovy ZŠ J.Husa č.p. 725, Husovo nám. Písek SO – 02 Nová budova D.1.1 STAVEBNÍ ČÁST										
obsah výkresu: PŮDORYS 1.NP									datum: 5/2015 formát: 10 x A4 účel: DPS měřítko: 1 : 50 zak. číslo: č. paré:	č. výkresu: S3