


PŮDORYS 2.NP (+0,450)

M 1:50

BUDOVA TĚLOCVIČNÝ

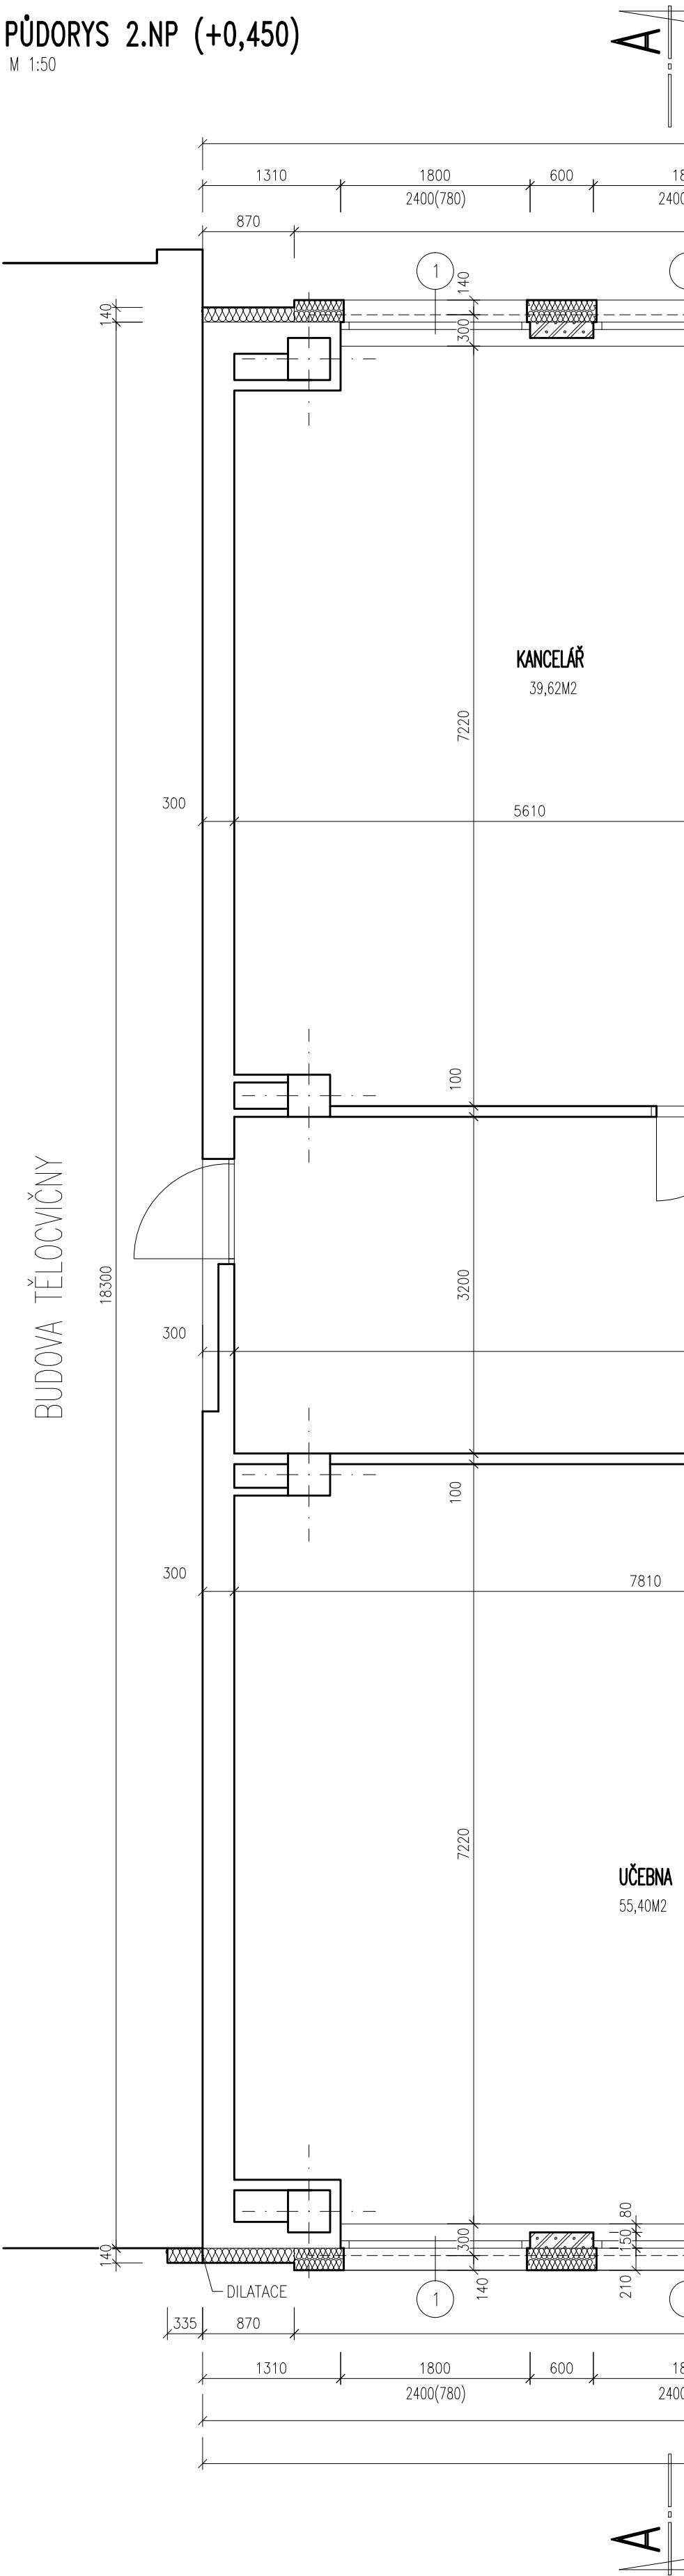

LEGENDA MATERIÁLU

- STÁVAJÍCÍ KONSTRUKCE – OBVODOVÉ ZDIVO Z CIHEL PLNÝCH NA MALTU MWC
- NOVÉ ZDIVO Z PÓRBETONOVÝCH TVÁRNIC TL. 150 mm, KOTVENÉ DO KERAMICKÝCH PANELŮ
- ZATEPLOVACÍ SYSTÉM Z EPS 100 F TL. 140 A 210 MM

projektoval Ing. Petr Kasík	kreslil Ing. Petr Kasík	odp. projektant František Kasík	ved. projektant František Kasík	KASÍK – PROJKA s.r.o. J. MUKÁROVSKÉHO 2301 397 01 PÍSEK tel: 605 441 848 IČO: 28682664 DIČ: CZ28682664
SÚ: Písek		MěÚ/00: Písek		
Investor: Základní škola Jana Husa a Mateřská škola Písek Husovo nám. 725, Husovo nám. 725, Písek				
Snížení energetické náročnosti budovy ZŠ J.Husa č.p. 725, Husovo nám. Písek S0 – 02 Nová budova D.1.1 STAVEBNÍ ČÁST				
obsah výkresu: PŮDORYS 2.NP				datum: 5/2015 formát: 10 x A4 účel: DPS měřítko: 1 : 50 zak. číslo: č. paré:
				č. výkresu: S4