 

 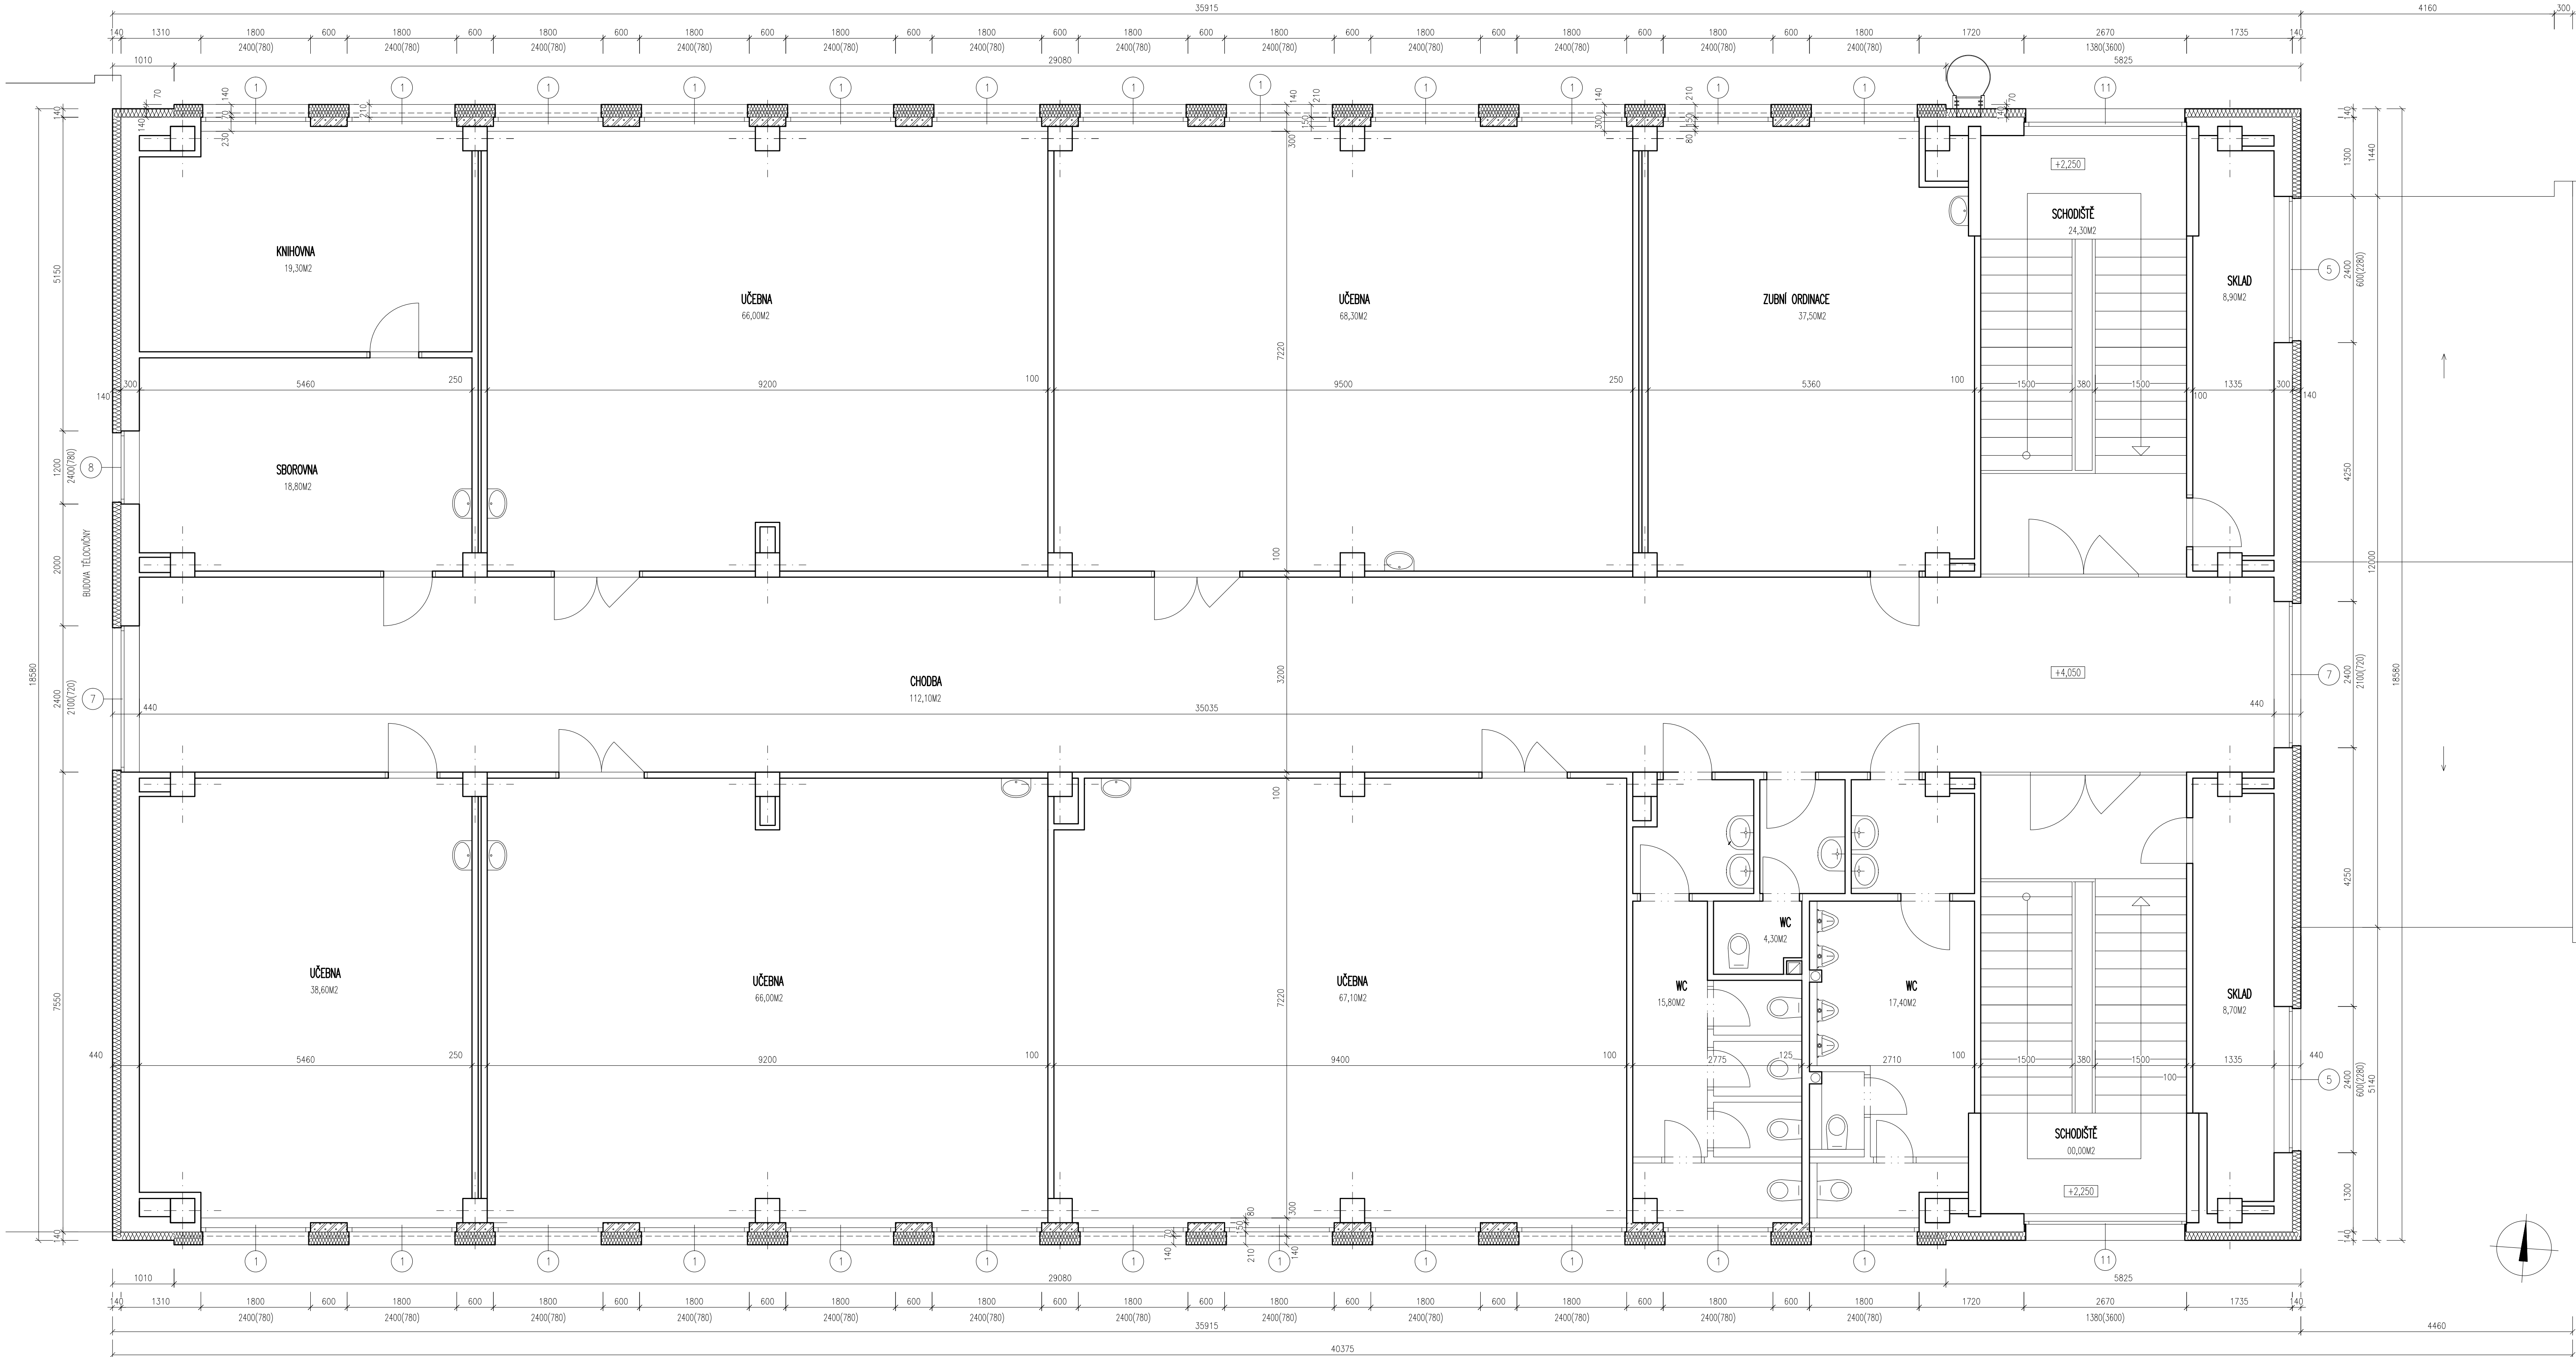


PŮDORYS 3.NP (+4,050)

M 1:50



LEGENDA MATERIÁLU

- STÁVAJÍCÍ KONSTRUKCE – OBVODOVÉ ZDIVO Z CHEL PLŇNÝCH NA MALTU MVC
- NOVÉ ZDIVO Z PÓRBEETONOVÝCH TVÁRNIC TL. 150 mm, KOTVENÉ DO KERAMICKÝCH PANELŮ
- ZATEPLOVACÍ SYSTÉM Z EPS 100 F TL. 140 A 210 MM

projektoval Ing. Petr Kasík	kreslil Ing. Petr Kasík	odp. projektant František Kasík	ved. projektant František Kasík	KASÍK – PROJKA s.r.o. J. MUKAŘOVSKÉHO 2301 397 01 PÍSEK tel. 605 441 948 IČO: 26892664 DIČ: CZ26892664
SÚ: Písek		MĚÚ/OÚ: Písek		
Investor: Základní škola Jana Husa a Mateřská škola Písek Husovo nám. 725, Husovo nám. 725, Písek				
Snížení energetické náročnosti budovy ZŠ J.Husa č.p. 725, Husovo nám. Písek S0 – 02 Nová budova D.1.1 STAVEBNÍ ČÁST				datum: 5/2015 formát: 10 x A4 účel: DPS měřítko: 1 : 50 zak. číslo:
obsah výkresu: PŮDORYS 3.NP				č. paré: č. výkresu: S5