


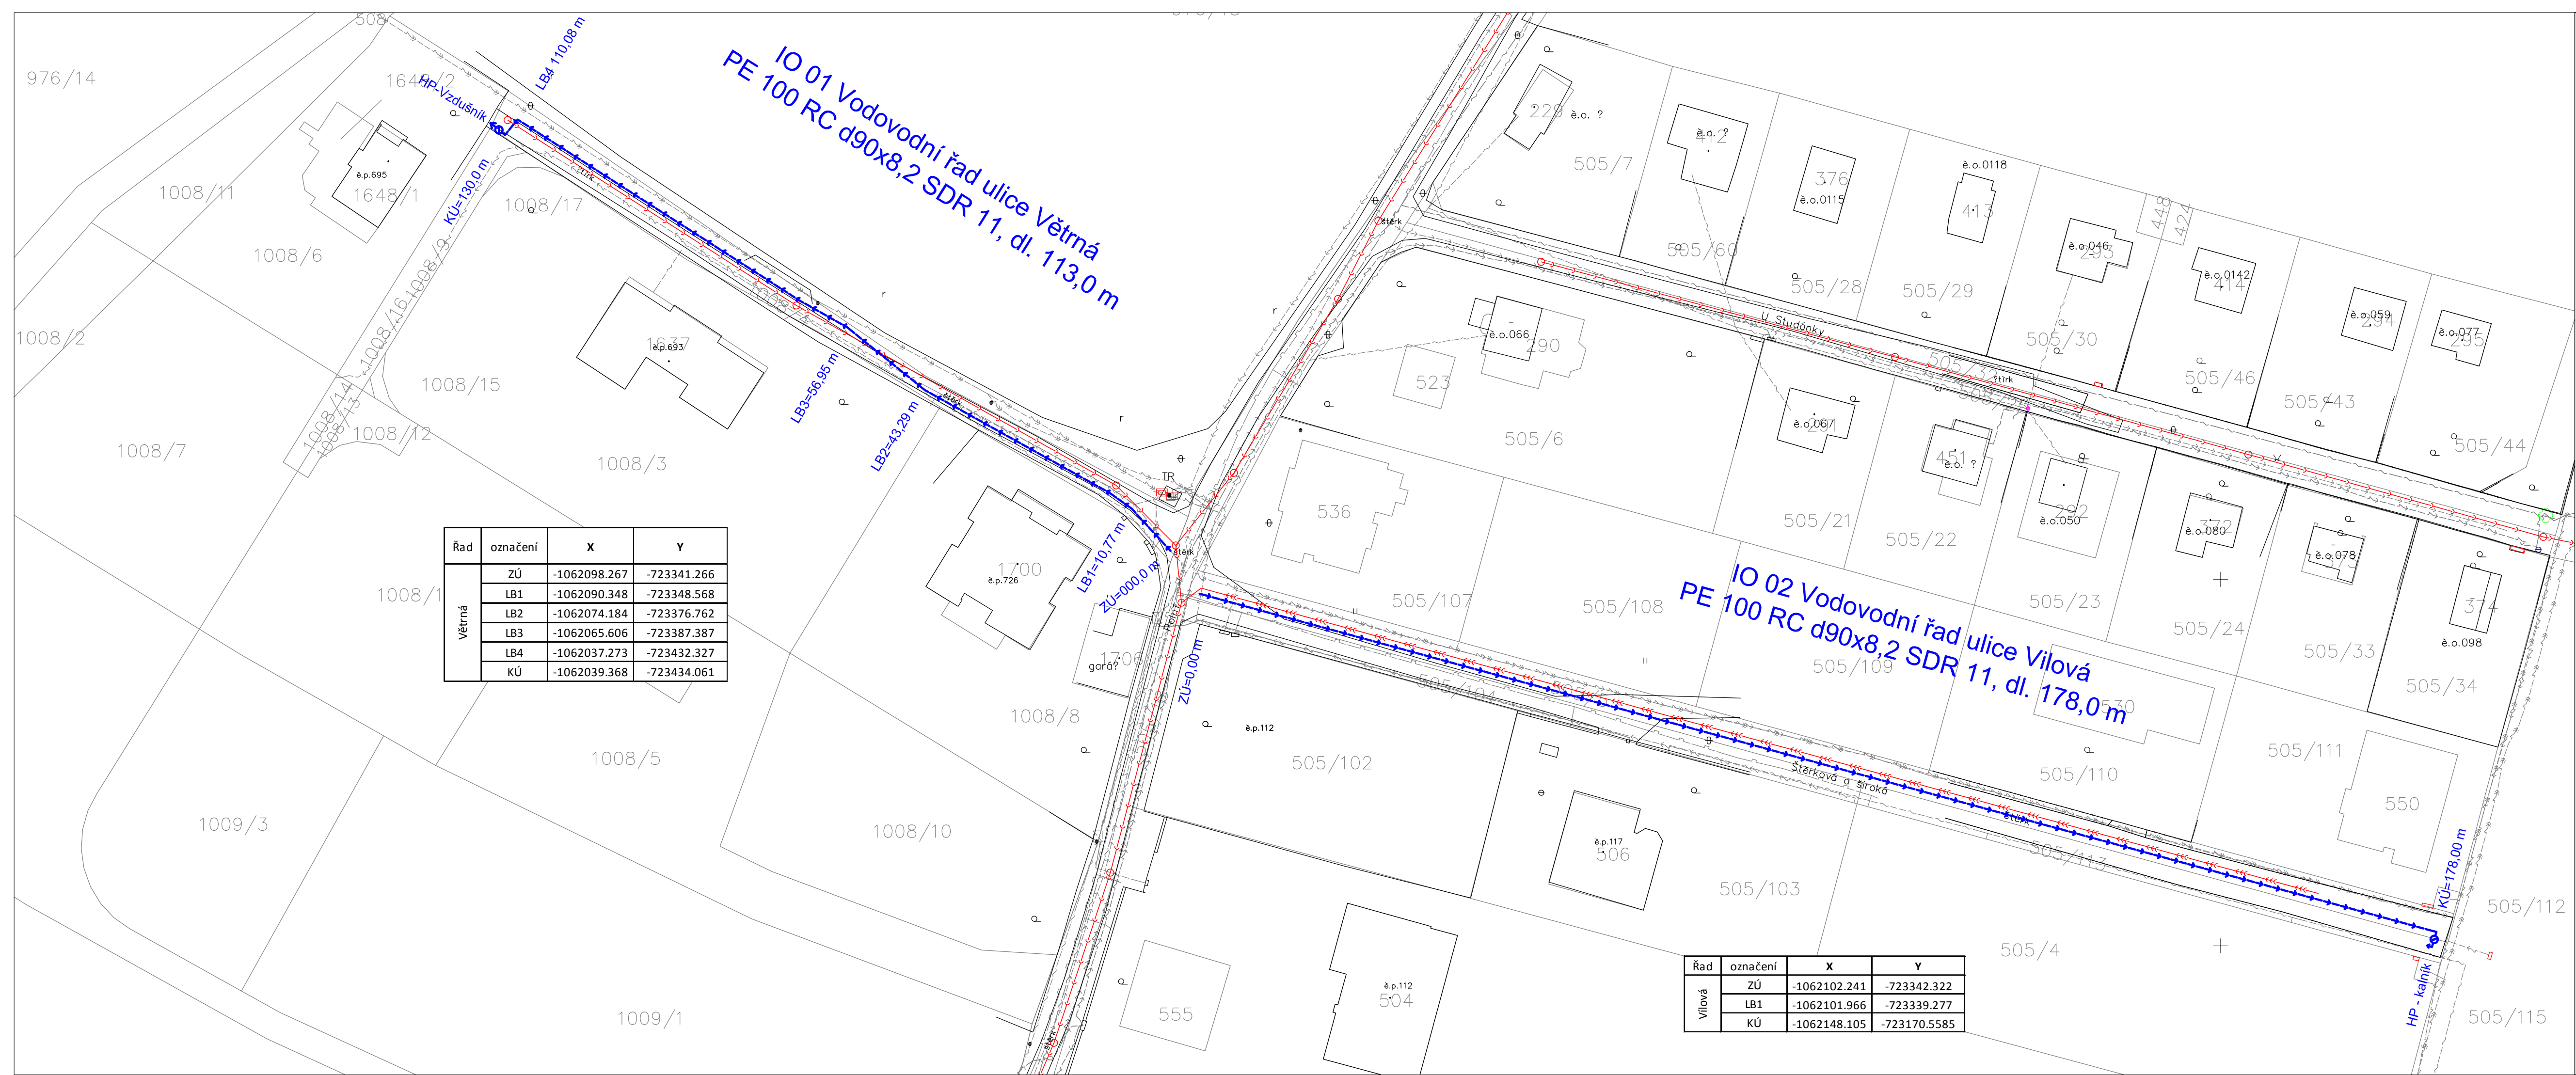

Řad	označení	X	Y
Větrná	ZÚ	-1062098.267	-723341.266
	LB1	-1062090.348	-723348.568
	LB2	-1062074.184	-723376.762
	LB3	-1062065.606	-723387.387
	LB4	-1062037.273	-723432.327
	KÚ	-1062039.368	-723434.061


Řad	označení	X	Y
Vilová	ZÚ	-1062102.241	-723342.322
	LB1	-1062101.966	-723339.277
	KÚ	-1062148.105	-723170.5585

- LEGENDA
- vodovod síť – ITV
 - ~ ~ ~ ~ ~ sdělovací kabel – Cetin
 - nízké napětí – ČEZ
 - vysoké napětí – ČEZ
 - — — — — plynovod – Innogy
 - — — — — veřejné osvětlení – ELTODO

- — — — — zaměření
- — — — — KN

- Vodovodní řad – návrh
- Vodovodní řad – rušen
- Budovaná kanalizace – gravitační
- Budovaná kanalizace – tlaková
- Budovaná kanalizace – výtlač

KLAD LISTŮ

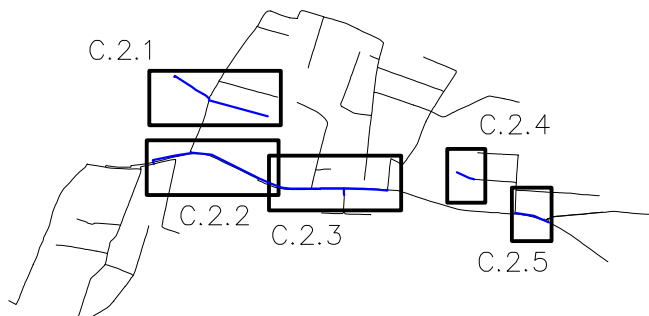


Poznámka:

Inženýrské sítě jsou zakresleny pouze informativně, před započítím prací je nutné inženýrské sítě přesně vytyčit.
Před započítím prací je nutné vytyčit hranice pozemků.

SOUŘADNICOVÝ SYSTÉM
VÝŠKOVÝ SYSTÉM

JTSK
BPV

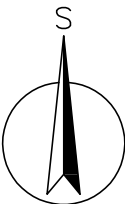

Kreslil: ING. PETR KOBLENC 	Projektant: ING. PETR KOBLENC 	Hlavní projektant: ING. PETR KOBLENC 	Technická kontrola: ING. JAN OHLÁŘ 	 VODOHOSPODÁŘSKÝ ROZVOJ A VÝSTAVBA a.s. Nábřeží 4 150 56 Praha 5
Umístění stavby: STŘEDOČESKÝ KRAJ			Investor: Město Mnichovice	
Kraj: Mníchovice u Říčan, Myšlín			Soubor: C.2_Koordináční situace.dwg	
Název stavby: Výstavba vodovodní sítě Myšlín			Formát: 5 A4	
			Datum: 4/2019	
Stavební objekt IO 01 – IO 05		Část projektu: C. SITUAČNÍ VÝKRESY		Stupeň: DPS
Příloha: Koordináční situace 1		Měřítko: 1: 500		Zakázka: 3672/002
				Číslo přílohy: C.2.1