


Řad	označení	X	Y
na Šibeníčku	ZÚ	-1062239.028	-723389.119
	LB1	-1062239.028	-723392.088
	LB2	-1062242.723	-723392.718
	LB3	-1062242.929	-723395.399
	Vzdušník	-1062258.524	-723463.108
	LB4	-1062265.861	-723494.093
	KÚ	-1062271.343	-723492.832

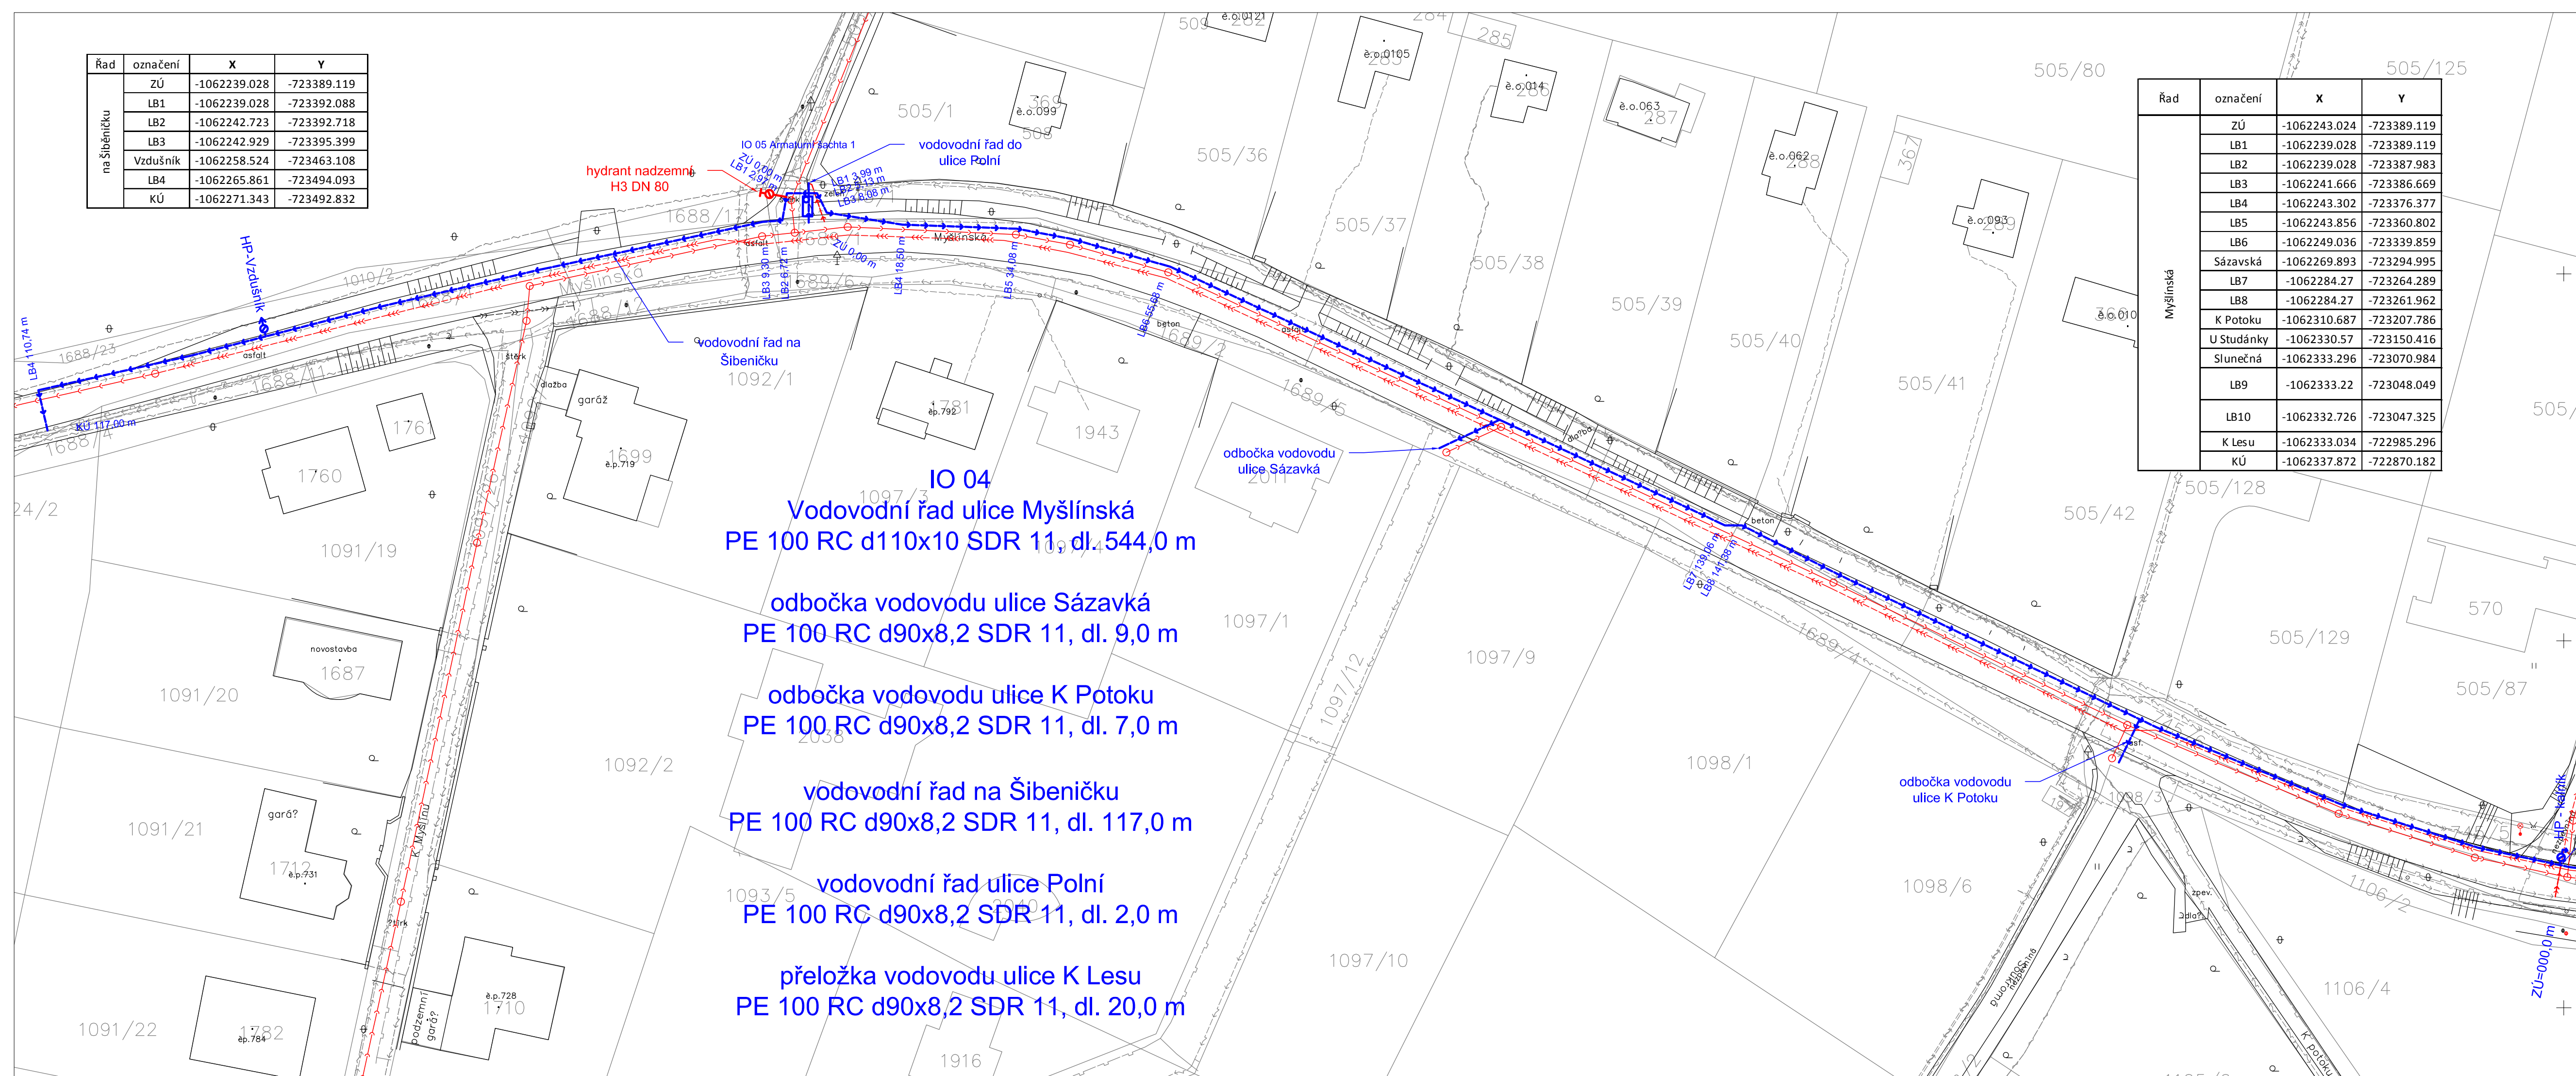

Řad	označení	X	Y
Myšlínská	ZÚ	-1062243.024	-723389.119
	LB1	-1062239.028	-723389.119
	LB2	-1062239.028	-723387.983
	LB3	-1062241.666	-723386.669
	LB4	-1062243.302	-723376.377
	LB5	-1062243.856	-723360.802
	LB6	-1062249.036	-723339.859
	Sázavská	-1062269.893	-723294.995
	LB7	-1062284.27	-723264.289
	LB8	-1062284.27	-723261.962
	K Potoku	-1062310.687	-723207.786
U Studánky	U Studánky	-1062330.57	-723150.416
	Slunečná	-1062333.296	-723070.984
	LB9	-1062333.22	-723048.049
	LB10	-1062332.726	-723047.325
	K Lesu	-1062333.034	-722985.296
	KÚ	-1062337.872	-722870.182


LEGENDA

- vodovod síť – ITV
- ~ ~ ~ ~ ~ sdělovací kabel – Cetin
- nízké napětí – ČEZ
- vysoké napětí – ČEZ
- plynovod – Innogy
- veřejné osvětlení – ELTODO

- — — — — zaměření
- — — — — KN

- Vodovodní řad – návrh
- Vodovodní řad – rušen
- Budovaná kanalizace – gravitační
- Budovaná kanalizace – tlaková
- Budovaná kanalizace – výtlač

KLAD LISTŮ

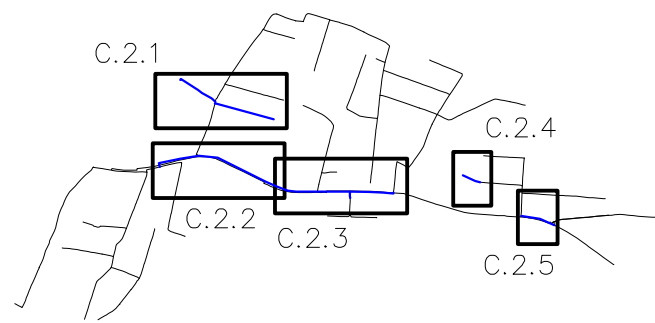


Poznámka:

Inženýrské sítě jsou zakresleny pouze informativně, před započítáním prací je nutné inženýrské sítě přesně vytyčit.
Před započítáním prací je nutné vytyčit hranice pozemků.

SOUŘADNICOVÝ SYSTÉM
VÝŠKOVÝ SYSTÉM

JTSK
BPV

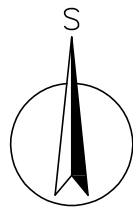

Kreslil: ING. PETR KOBLENC 	Projektant: ING. PETR KOBLENC 	Hlavní projektant: ING. PETR KOBLENC 	Technická kontrola: ING. JAN OHLÁŘ 	
Umístění stavby: STŘEDOČESKÝ KRAJ		Investor: Město Mnichovice		
KÚ: Mnichovice u Říčan, Myšlín				
Název stavby: Výstavba vodovodní sítě Myšlín				
Stavební objekt IO 01 – IO 05		Část projektu: C. SITUAČNÍ VÝKRESY		Soubor: C.2_Koordináční situace.dwg
Příloha: Koordináční situace 2				Formát: 5 A4
				Datum: 4/2019
				Stupeň: DPS
Zakázka: 3672/002				Měřítko: 1:500
				Číslo přílohy: C.2.2