



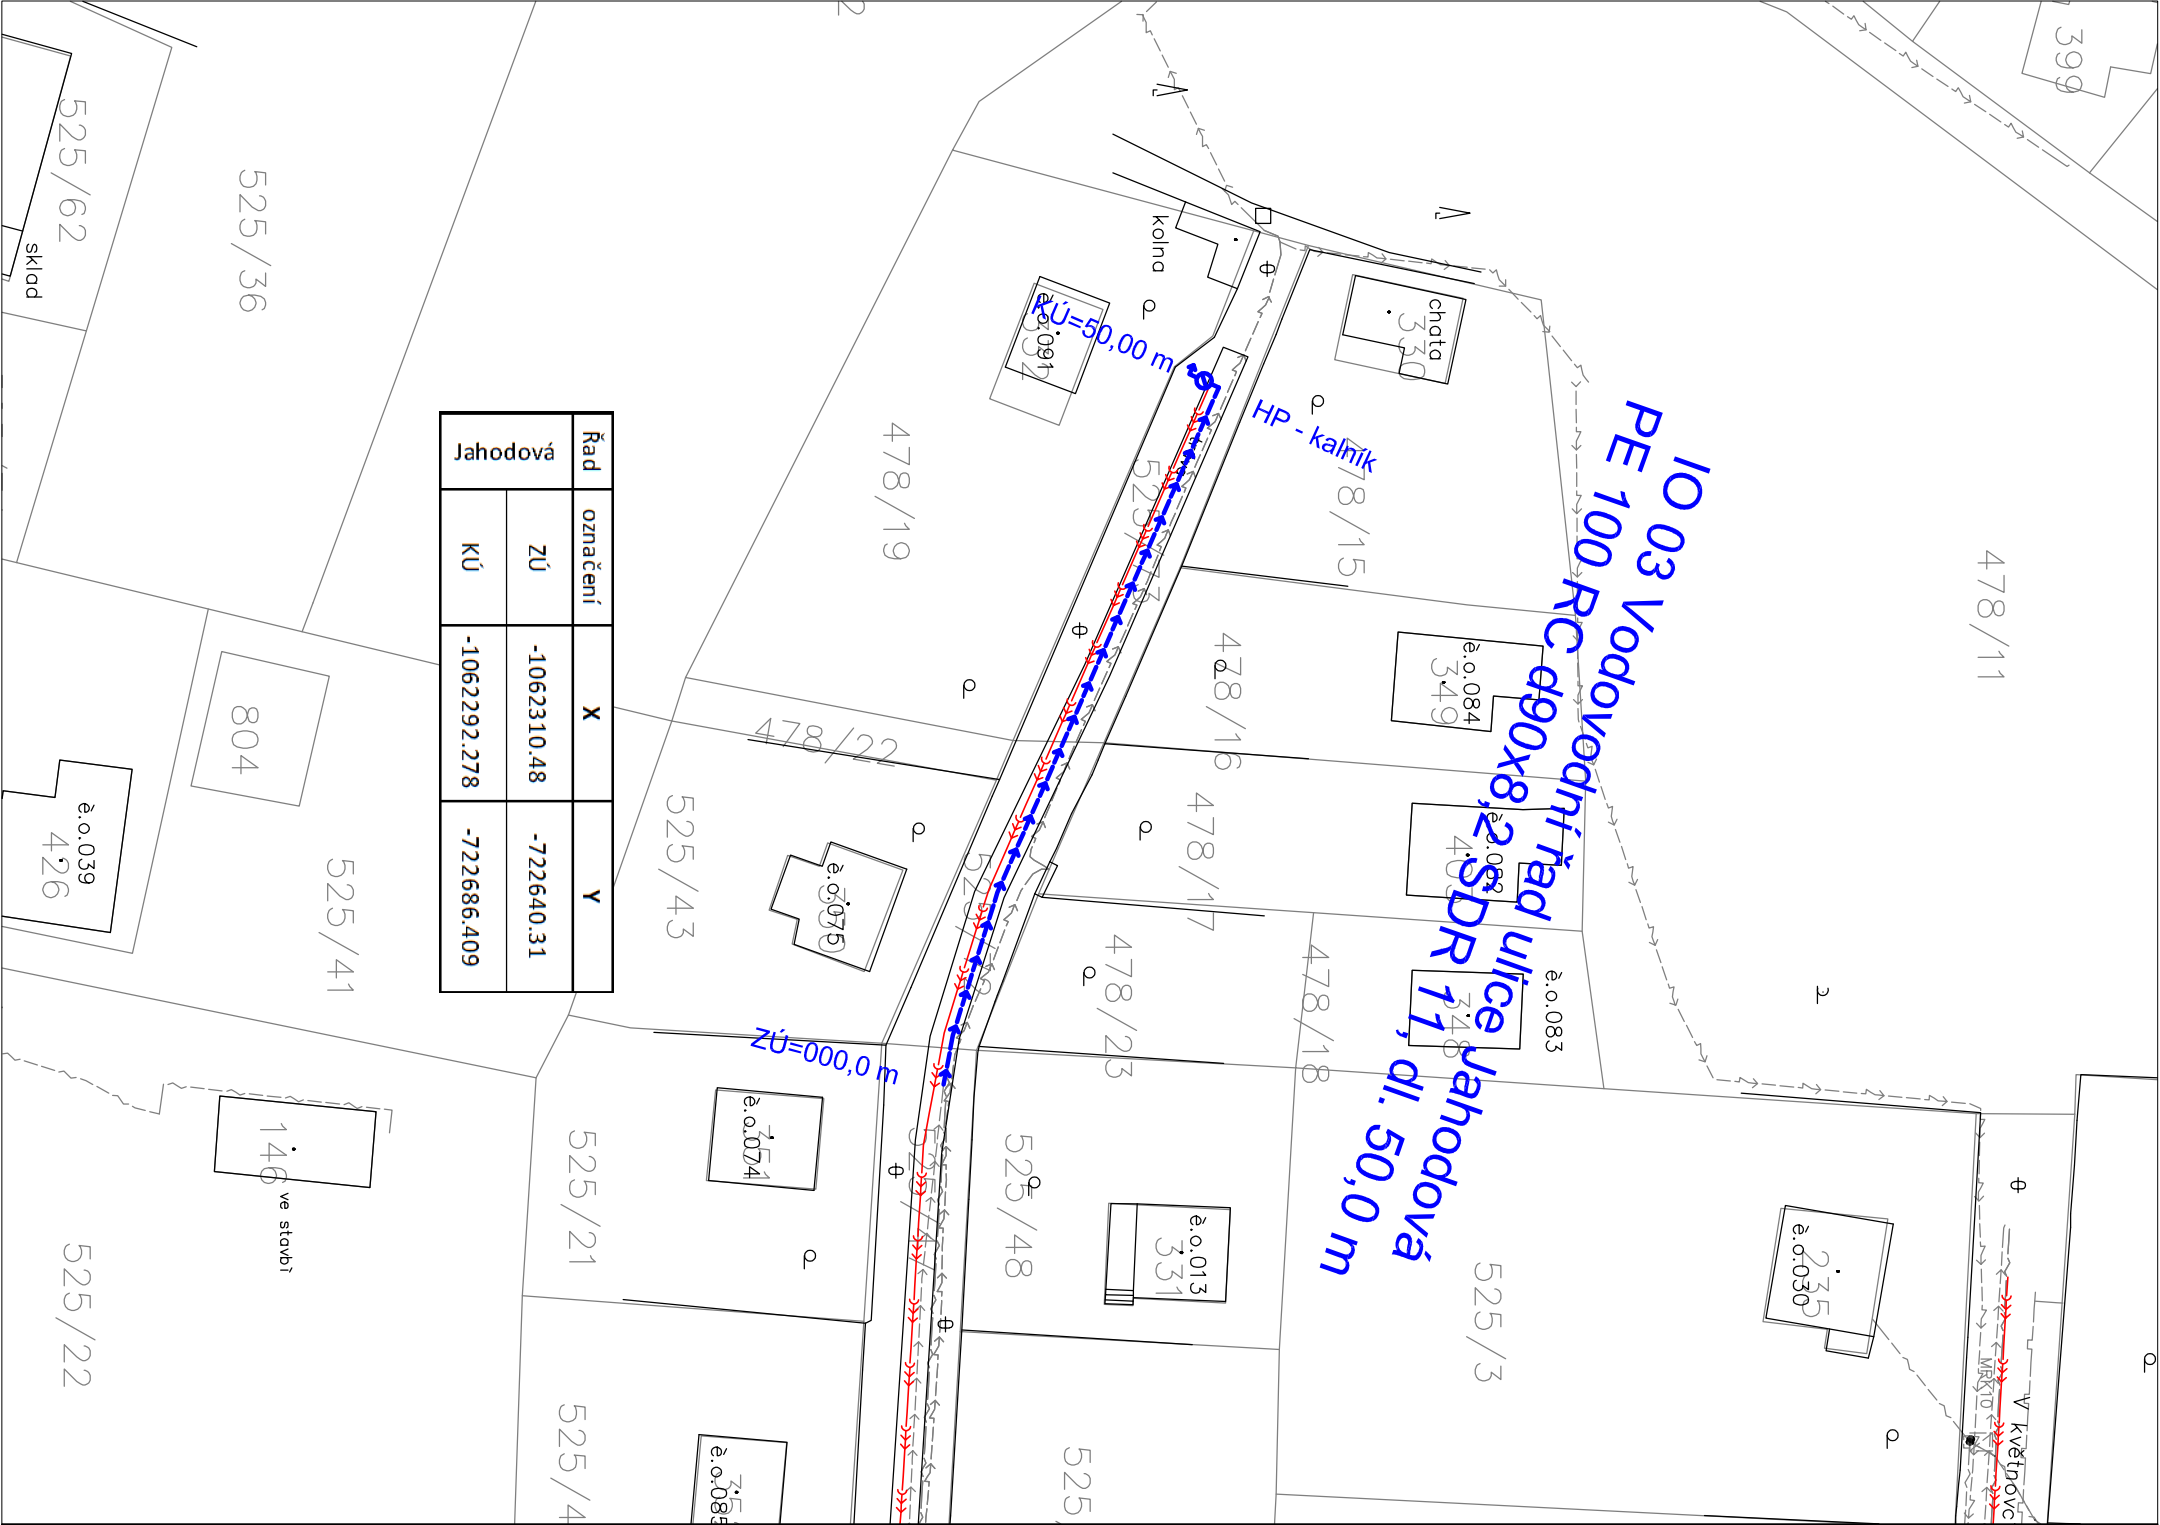

LEGENDA

- vodovod sít – ITV
- ~ ~ ~ ~ ~ sdělovací kabel – Cetin
- - - - - nízké napětí – ČEZ
- » » » » » vysoké napětí – ČEZ
- ⌋ ⌋ ⌋ ⌋ ⌋ plynovod – Inogry
- — — — — veřejné osvětlení – ELTODO
- _____ zaměření
- _____ KN
- Vodovodní řád – návrh
- Vodovodní řád – rušen
- Budovaná kanalizace – gravitační
- Budovaná kanalizace – tlaková
- Budovaná kanalizace – výtlač


KLAD LISTŮ

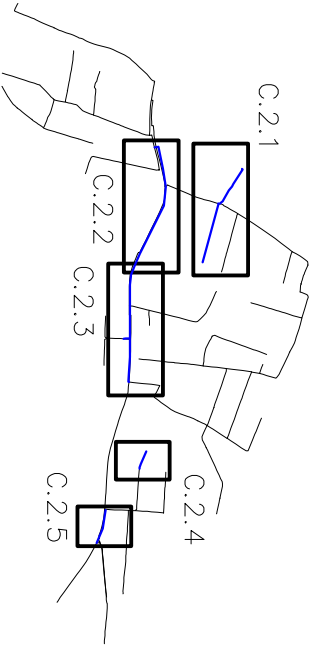

Poznámka:

Inženýrské sítě jsou zakresleny pouze informativně, před započítím prací je nutné inženýrské sítě přesně vytyčit.
Před započítím prací je nutné vytyčit hranice pozemků.

SOUŘADNICOVÝ SYSTÉM JTSK
VÝŠKOVÝ SYSTÉM BPV

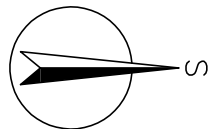

Kreslí: ING. PETR KOBLENC	Projektant: ING. PETR KOBLENC	Hlavní projektant: ING. PETR KOBLENC	Technická kontrola: ING. JAN OHLAŘ
Umístění stavby: STŘEDOČESKÝ KRAJ	Investor: Město Mnichovice		
KÚ: Mnichovice u Říčan, Mýšíln	Soubor: C.2_Koordinační situace.dwg		
Název stavby:	Formát: 2 A4		
Výstavba vodovodní sítě Mýšíln	Datum: 4/2019		
Stavební objekt IO 01 – IO 05	Stupeň: DPS		
Část projektu: C. SITUAČNÍ VÝKRESY	Zakázka: 3672/002		
Příloha: Koordinační situace 4	Měřítko: 1:500	Číslo příloh: C.2.4	