



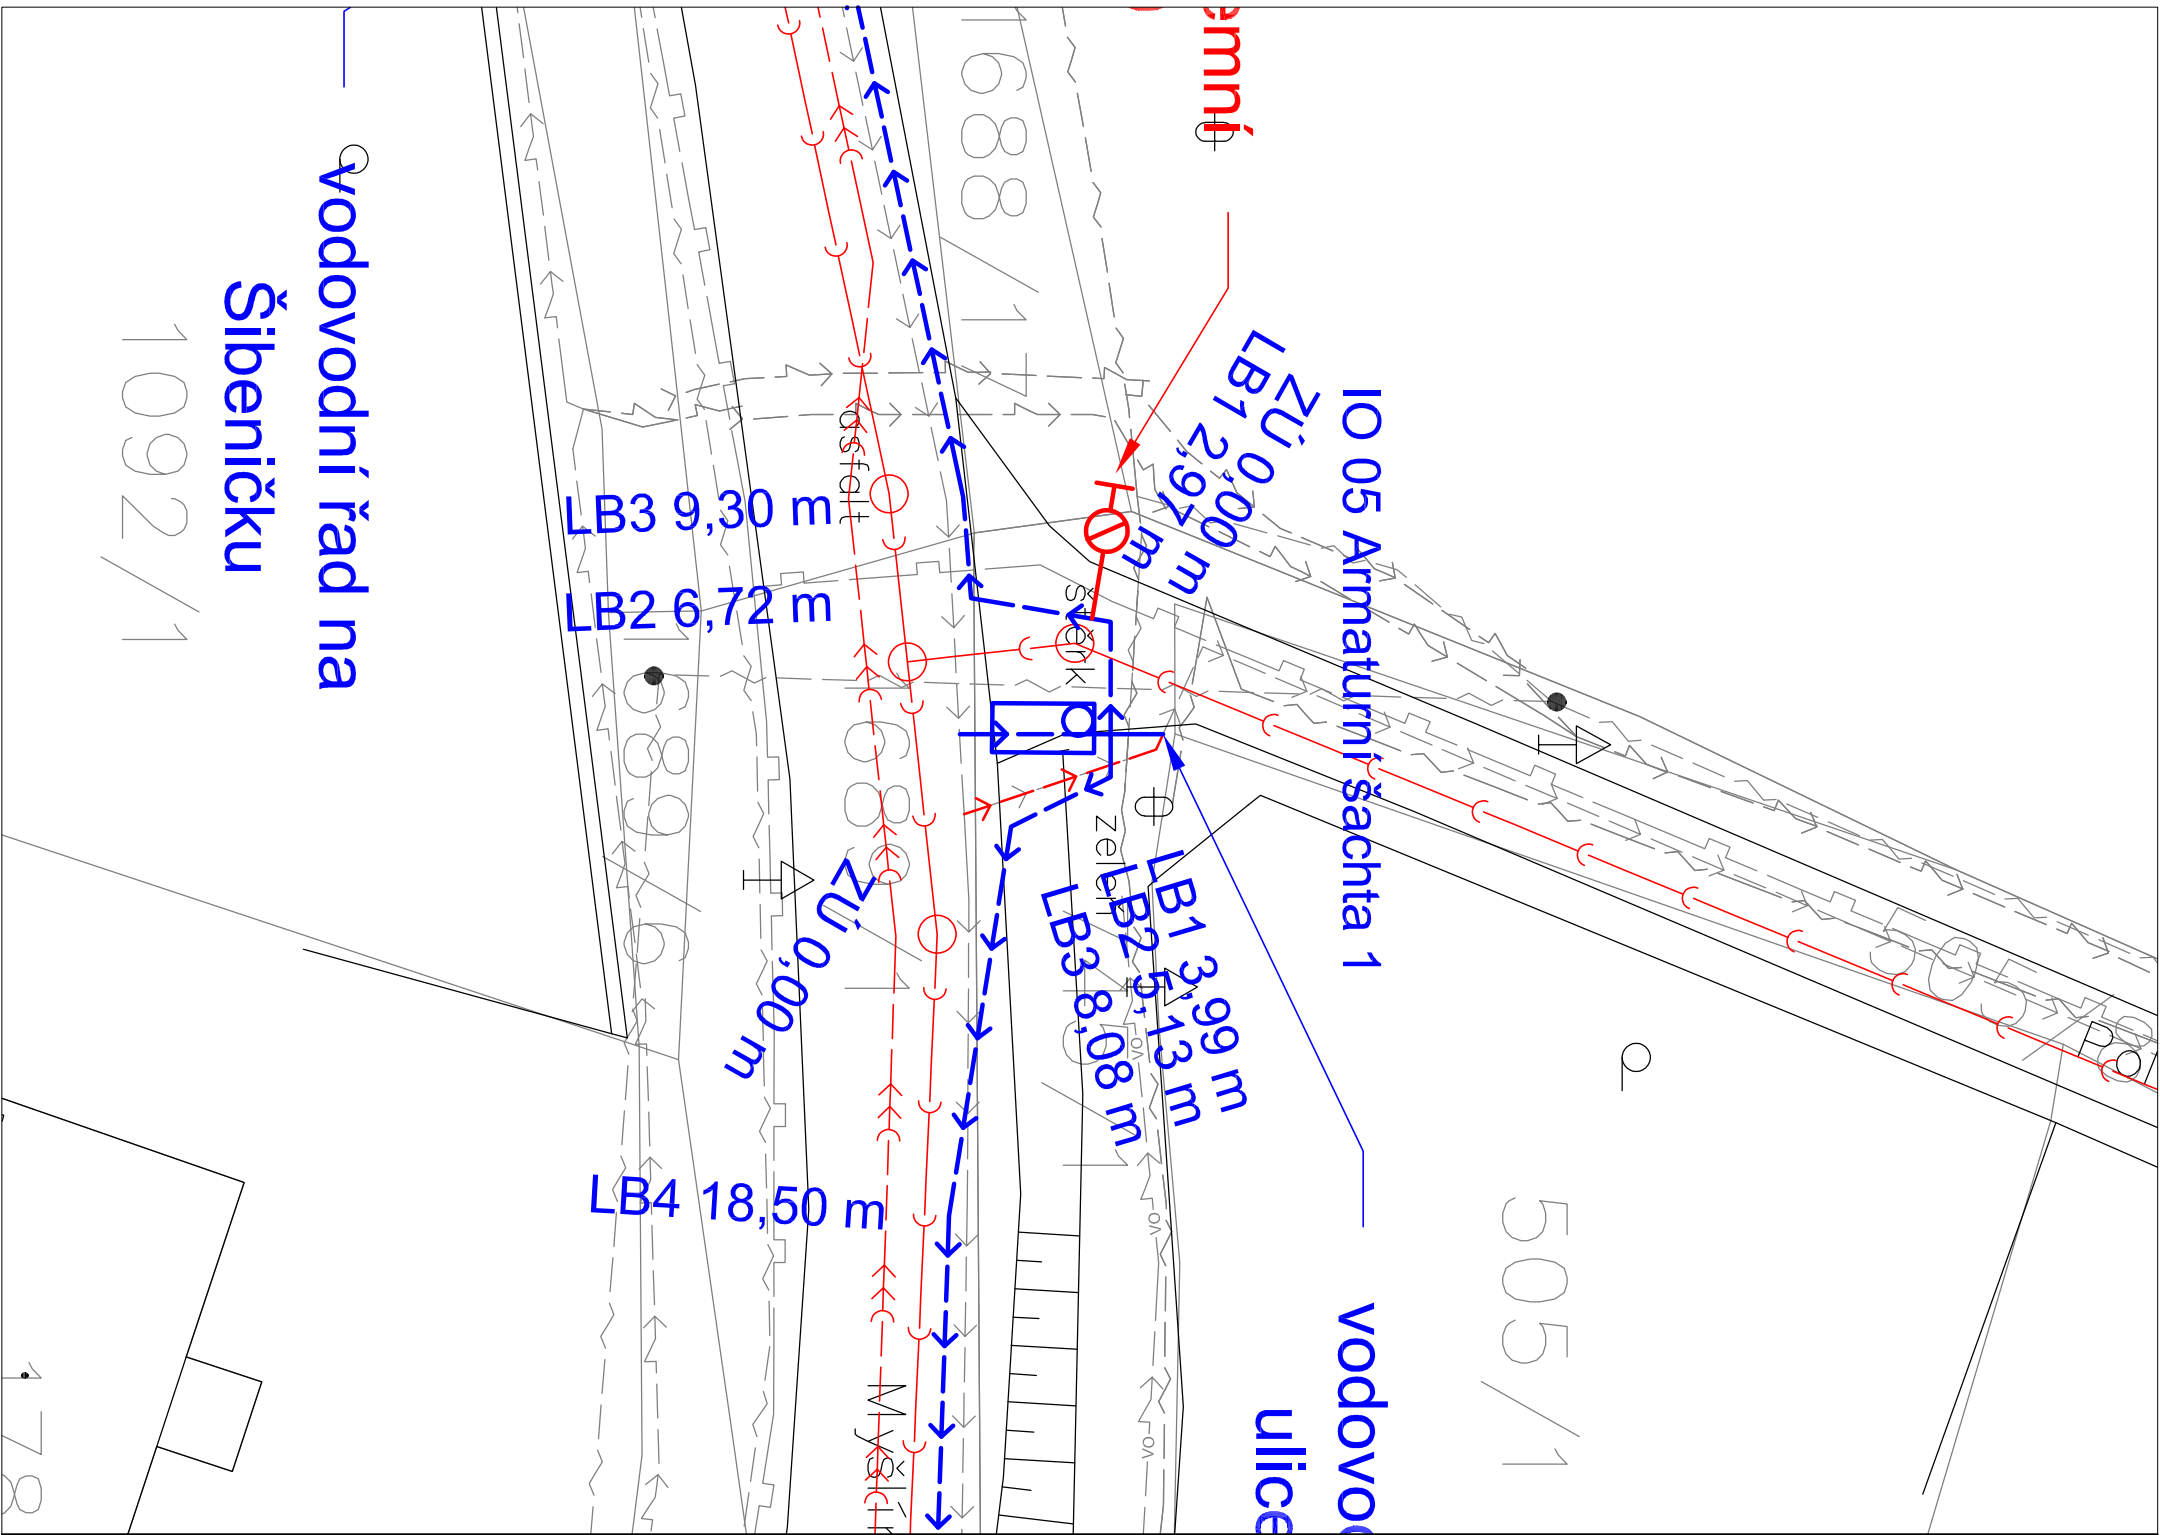


LEGENDA

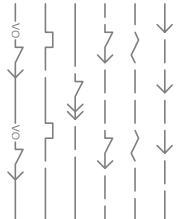

vodovod sít – ITV
sdělovací kabel – Cetin
nízké napětí – ČEZ
vysoké napětí – ČEZ
plynovod – Inogoy
veřejné osvětlení – ELTODO




zaměření
KN

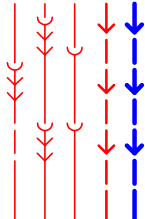

Vodovodní řad – návrh
Vodovodní řad – rušen
Budovaná kanalizace – gravitační
Budovaná kanalizace – tlaková
Budovaná kanalizace – výtlač

KLAD LISTŮ

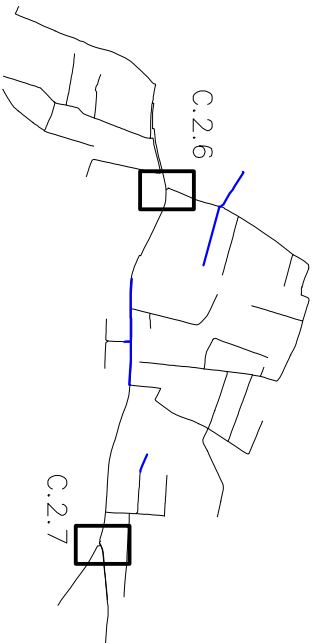


Poznámka:

Inženýrské sítě jsou zakresleny pouze informativně, před započítáním prací je nutné inženýrské sítě přesně vylýčit.
Před započítáním prací je nutné vylýčit hranice pozemků.

SOUŘADNICOVÝ SYSTÉM
VÝŠKOVÝ SYSTÉM

JTSK
BPV

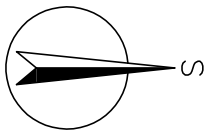

Kreslí: ING. PETR KOBLENC	Projektant: ING. PETR KOBLENC	Hlavní projektant: ING. PETR KOBLENC	Technická kontrola: ING. JAN OHLAŘ
Umístění stavby: STŘEDOČESKÝ KRAJ		Investor: Město Mnichovice	
Kraj: Kód: Mnichovice u Říčan, Mýšíln			
Název stavby: Výstavba vodovodní sítě Mýšíln			
Stavební objekt IO 01 – IO 05			
Část projektu: C. SITUAČNÍ VÝKRESY			
Příloha: Koordinální situace armaturní šachty 1			
			
VODOHOSPODÁŘSKÝ ROZVOJ A VÝSTAVBA a.s. Nádražní 4 150 56 Praha 5			
Soubor: C.2_Koordinální situace.dwg			
Formát: 2 A4			
Datum: 4/2019			
Stupeň: DPS			
Zakázka: 3672/002			
Měřítko: 1:200	Číslo přílohy: C.2.6		



VODOHOSPODÁŘSKÝ
ROZVOJ A VÝSTAVBA a.s.
Nábrežní 4
150 56 Praha 5