



Řad	označení	X	Y
Armaturní šachta 2	ZÚ	-1062418.96	-722451.26
	LB1	-1062418.786	-722448.922
	LB2	-1062416.943	-722445.98
	KÚ	-1062415.618	-722445.612

IO 05 Armaturní šachta 2
PE 100 RC d90x8,2 SDR 11,
dl. 4,8 m

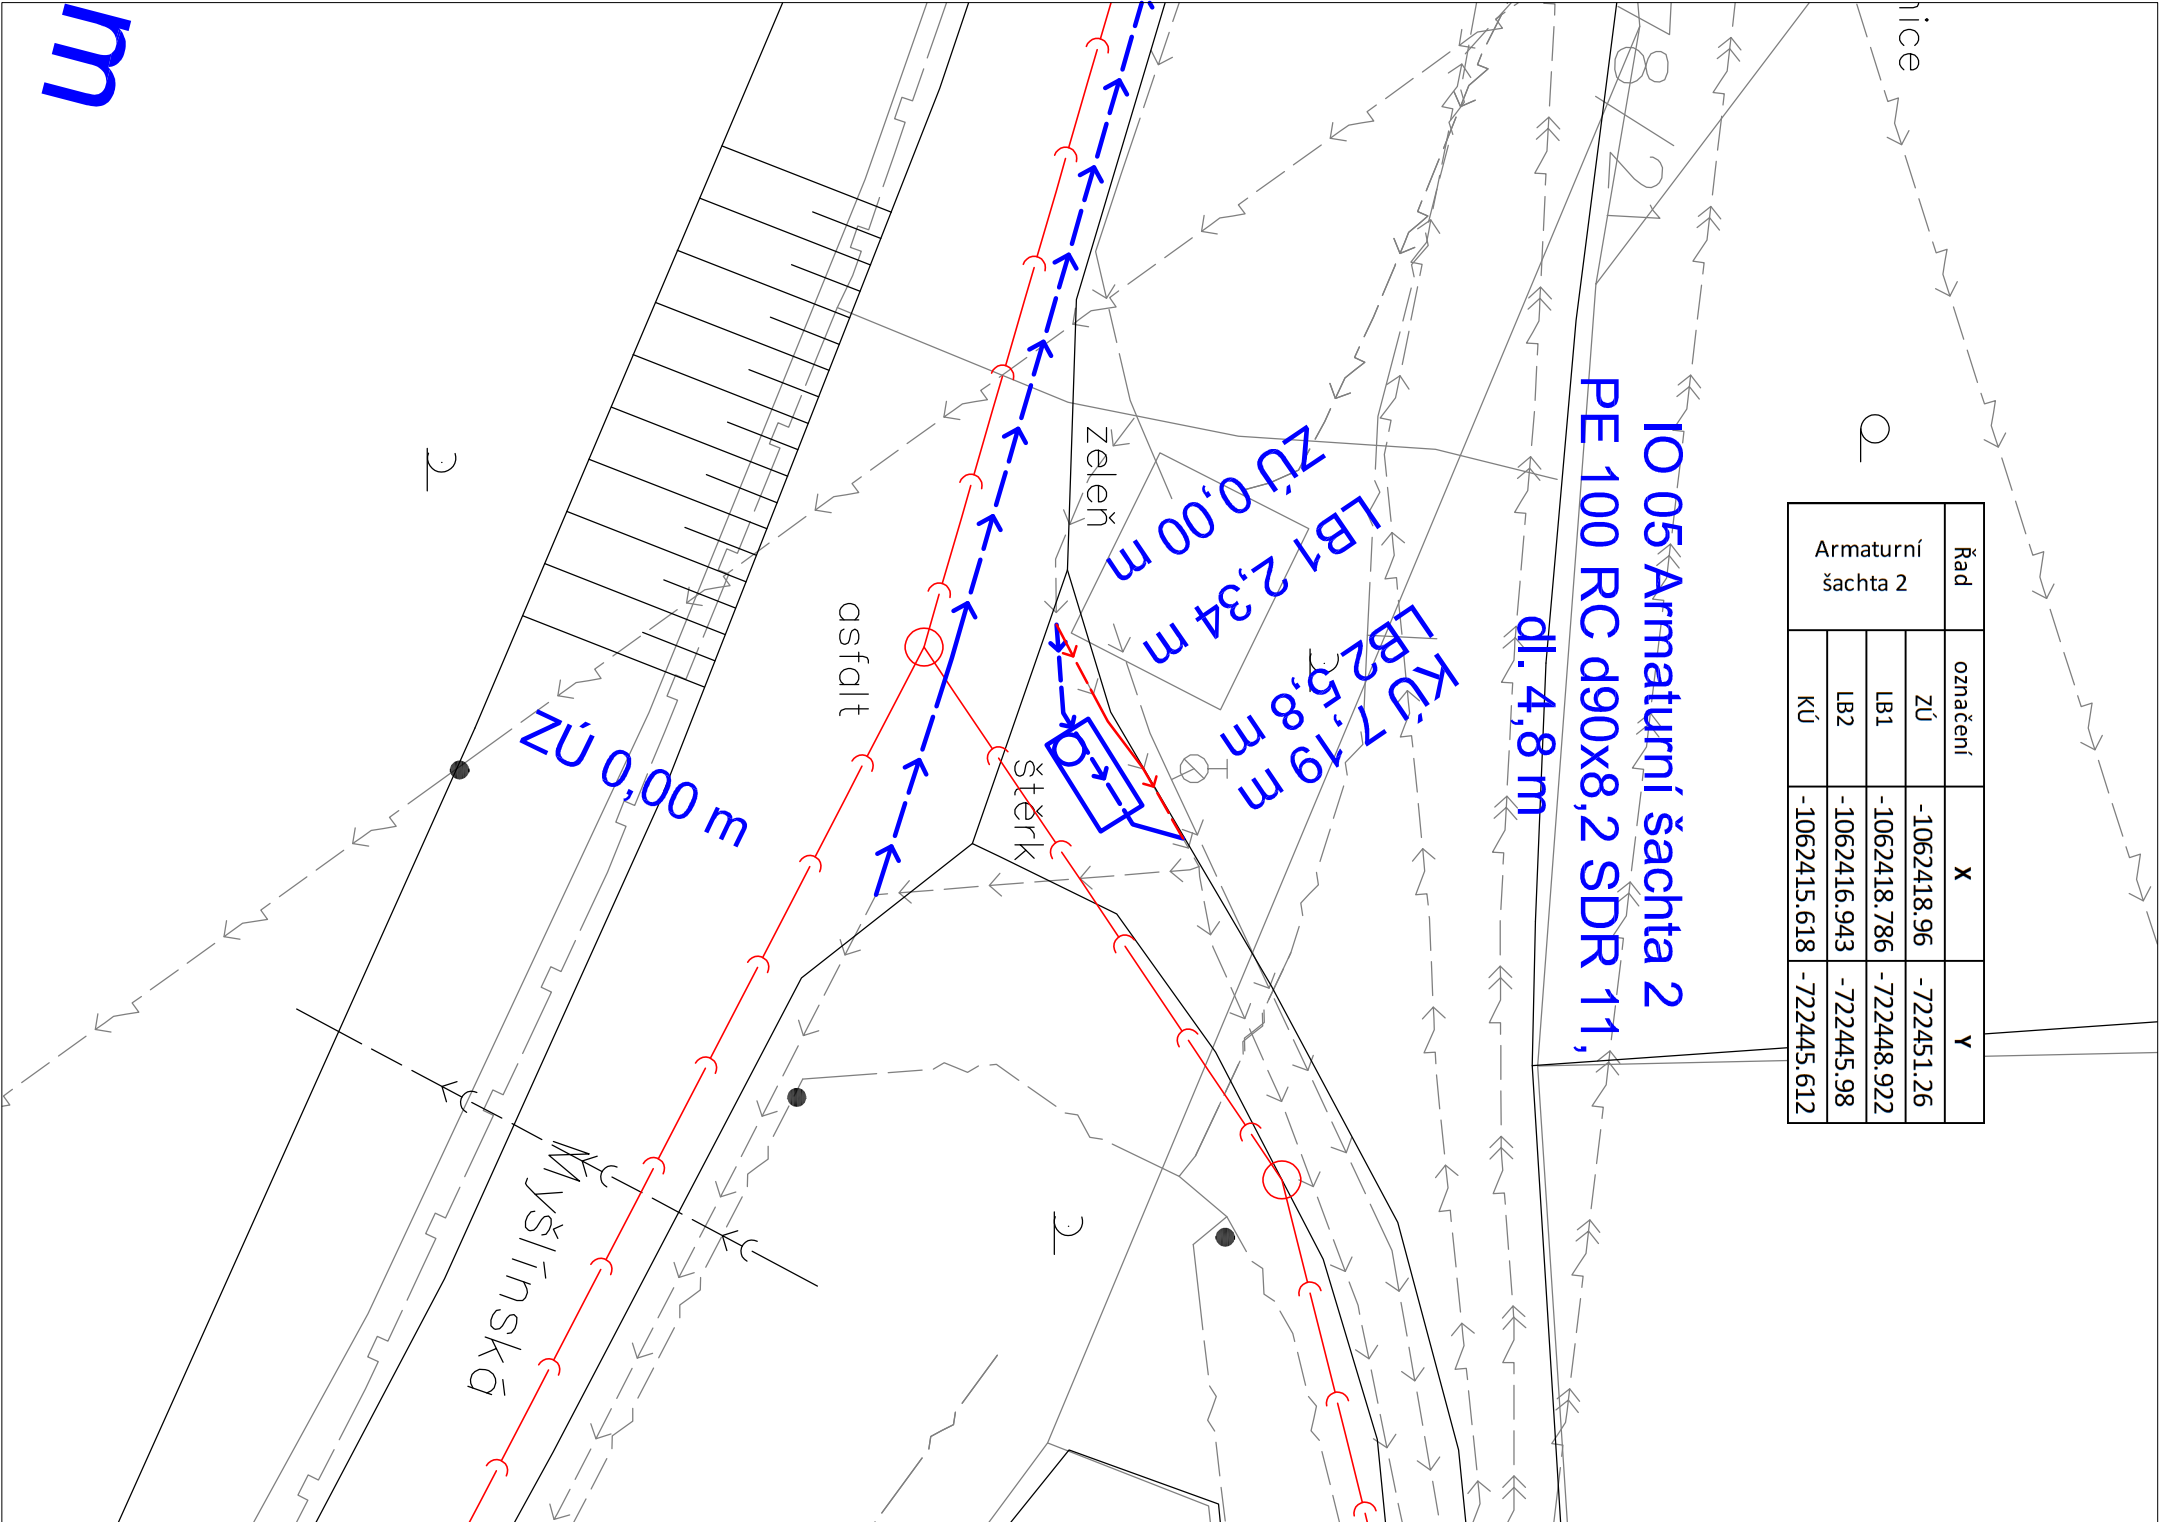


LEGENDA

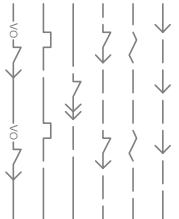

vodovod sít – ITV
sdělovací kabel – Cetin
nízké napětí – ČEZ
vysoké napětí – ČEZ
plynovod – Inogoy
veřejné osvětlení – EL TODO




zaměření
KN

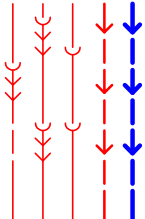

Vodovodní řad – návrh
Vodovodní řad – rušen
Budovaná kanalizace – gravitační
Budovaná kanalizace – tlaková
Budovaná kanalizace – výtlač


KLAD LISTŮ

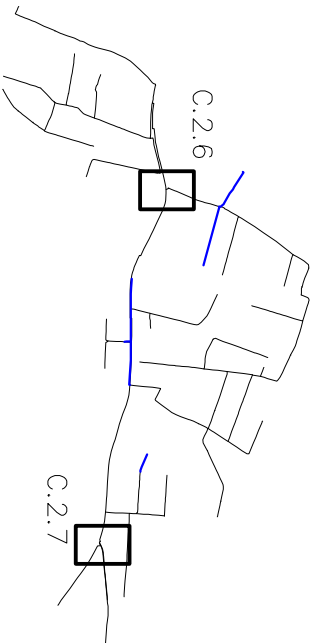

Poznámka:

Inženýrské sítě jsou zakresleny pouze informativně, před započítáním prací je nutné inženýrské sítě přesně výtýčit.
Před započítáním prací je nutné výtýčit hranice pozemků.

SOUŘADNICOVÝ SYSTÉM
VÝŠKOVÝ SYSTÉM
JTSK
BPV

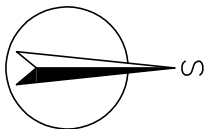

Kreslí: ING. PETR KOBLENC		Projektant: ING. PETR KOBLENC		Hlavní projektant: ING. PETR KOBLENC		Technická kontrola: ING. JAN OHLAŘ	
Umístění stavby: STŘEDOČESKÝ KRAJ		Investor: Město Mnichovice		 VODOHOSPODÁŘSKÝ ROZVOJ A VÝSTAVBA a.s. Nábrežní 4 150 56 Praha 5			
Kraj: Mníchovice u Říčan, Mýšíň							
Název stavby: Výstavba vodovodní sítě Mýšíň							
Stavební objekt: IO 01 – IO 05		Část projektu: C. SITUAČNÍ VÝKRESY					
Příloha: Koordinální situace armaturní šachty 2							
Měřítko: 1:200		Číslo přílohy: C.2.7					

