



KPPPB - PŮDORYS 1.NP

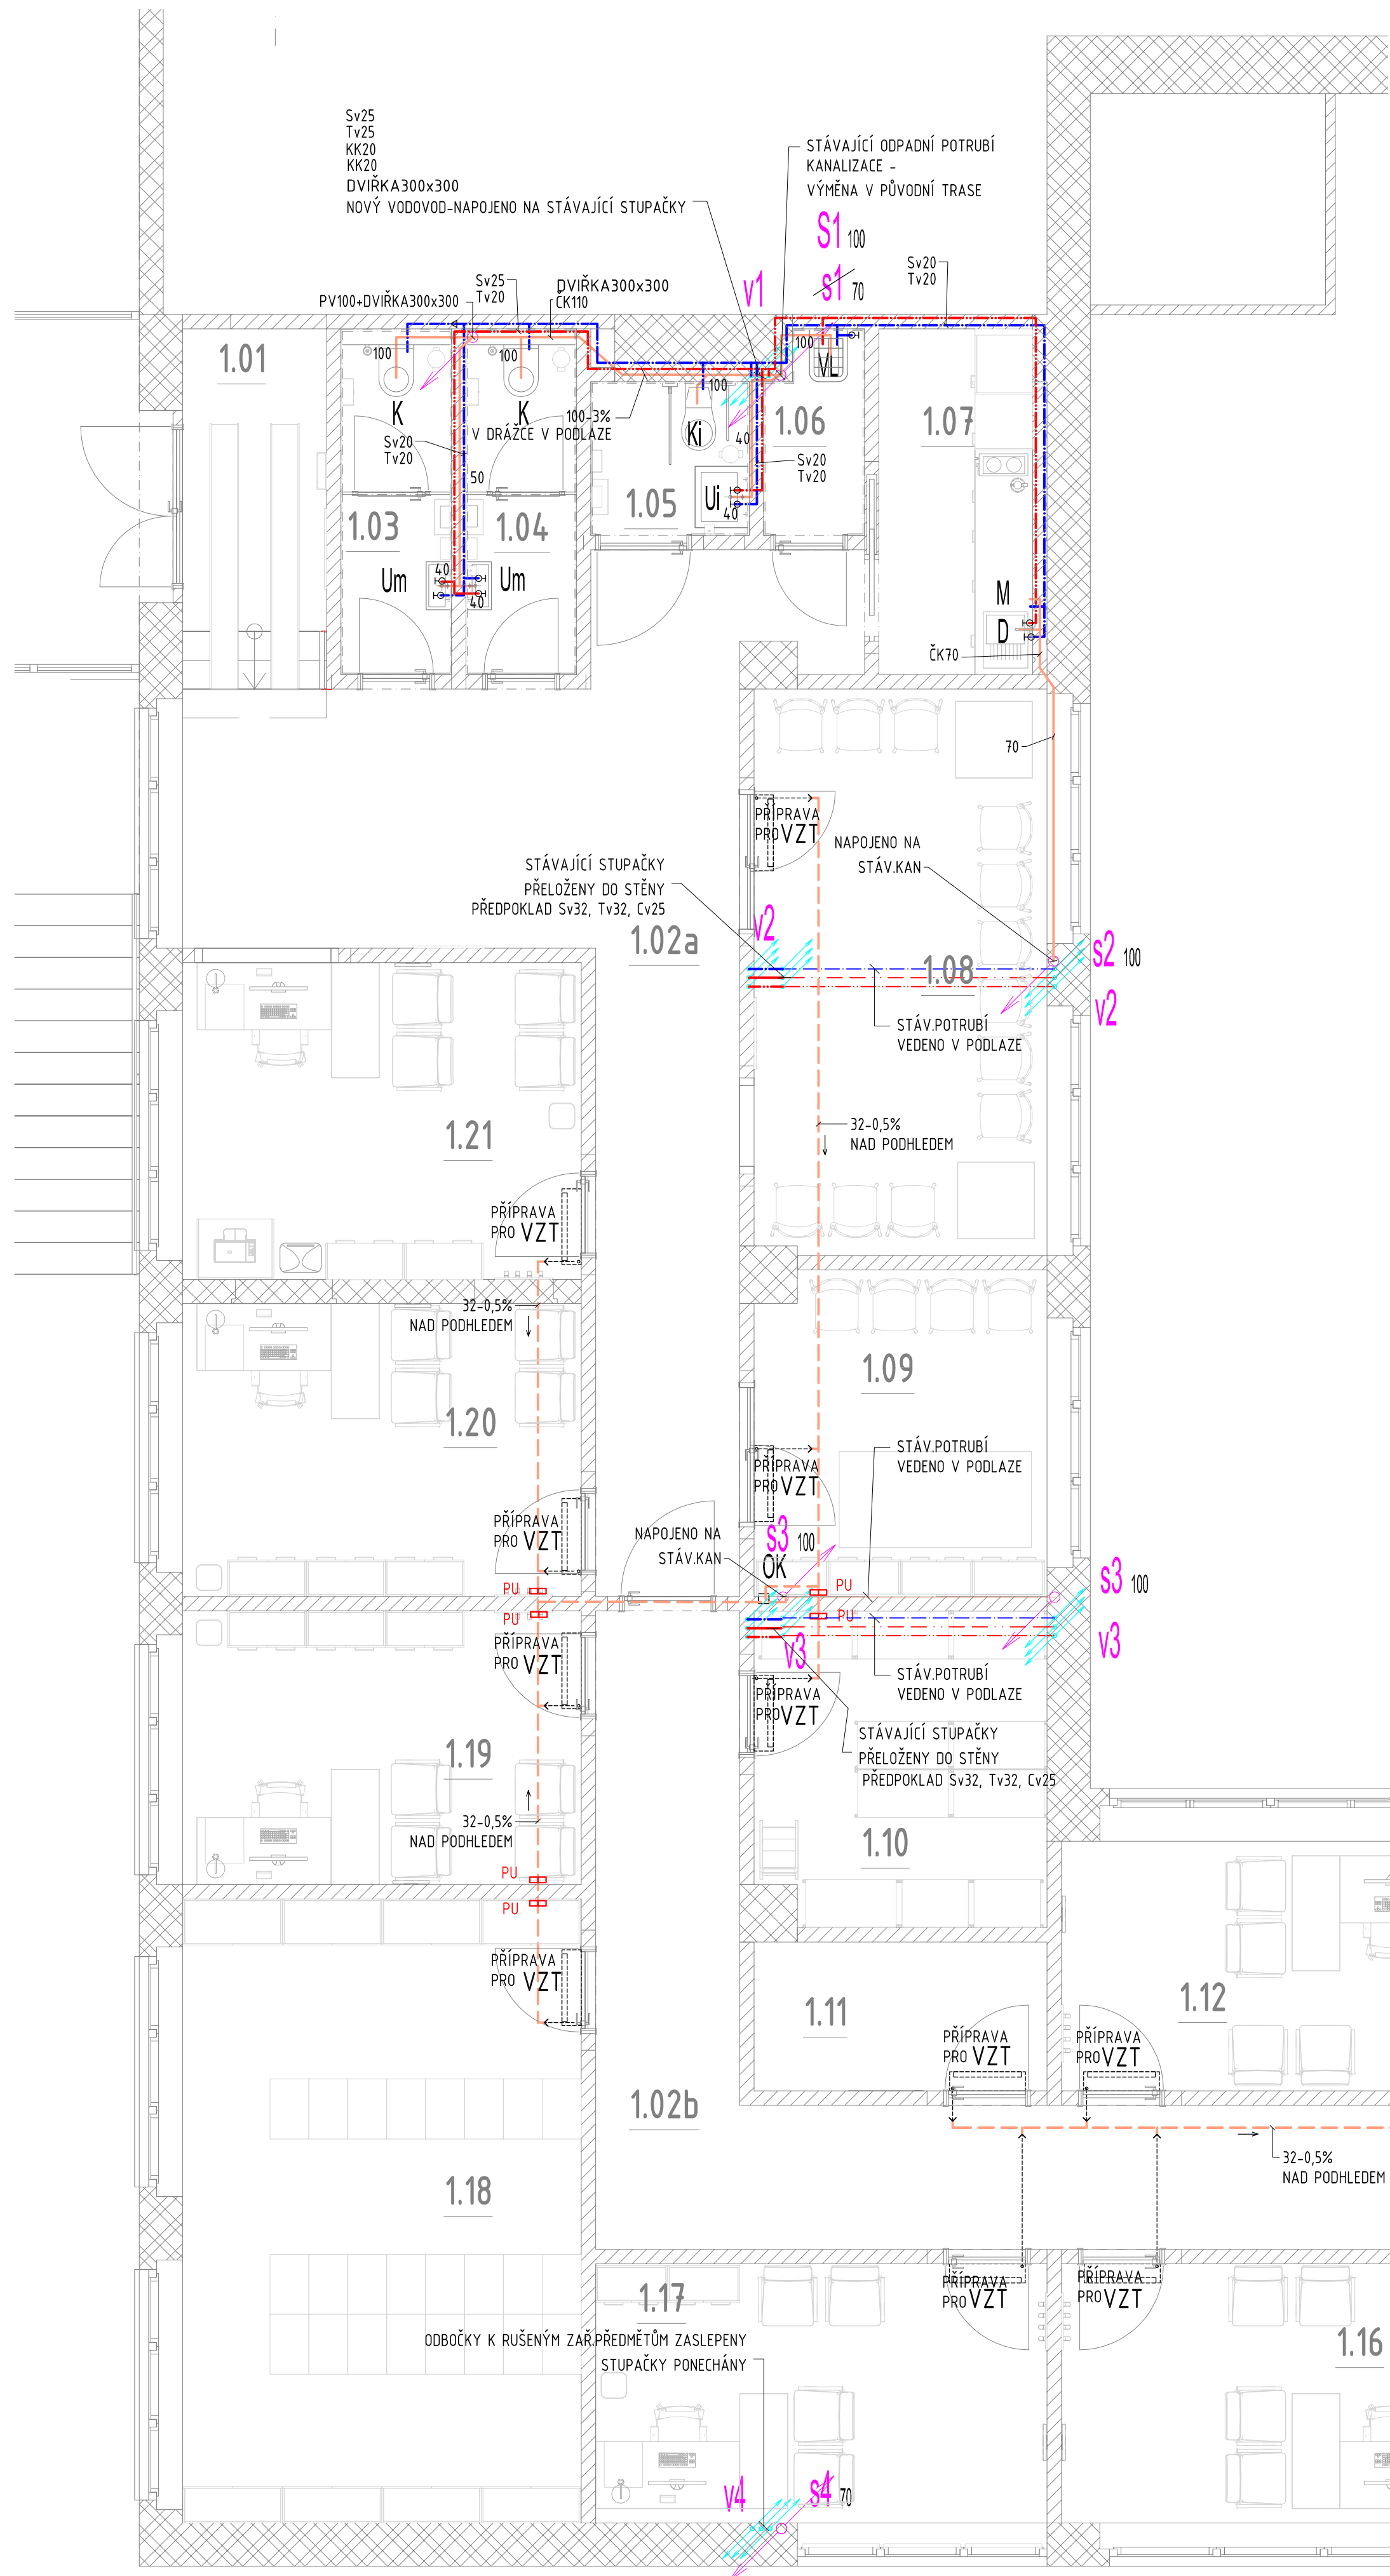

KPPPB - PŮDORYS 1.PP

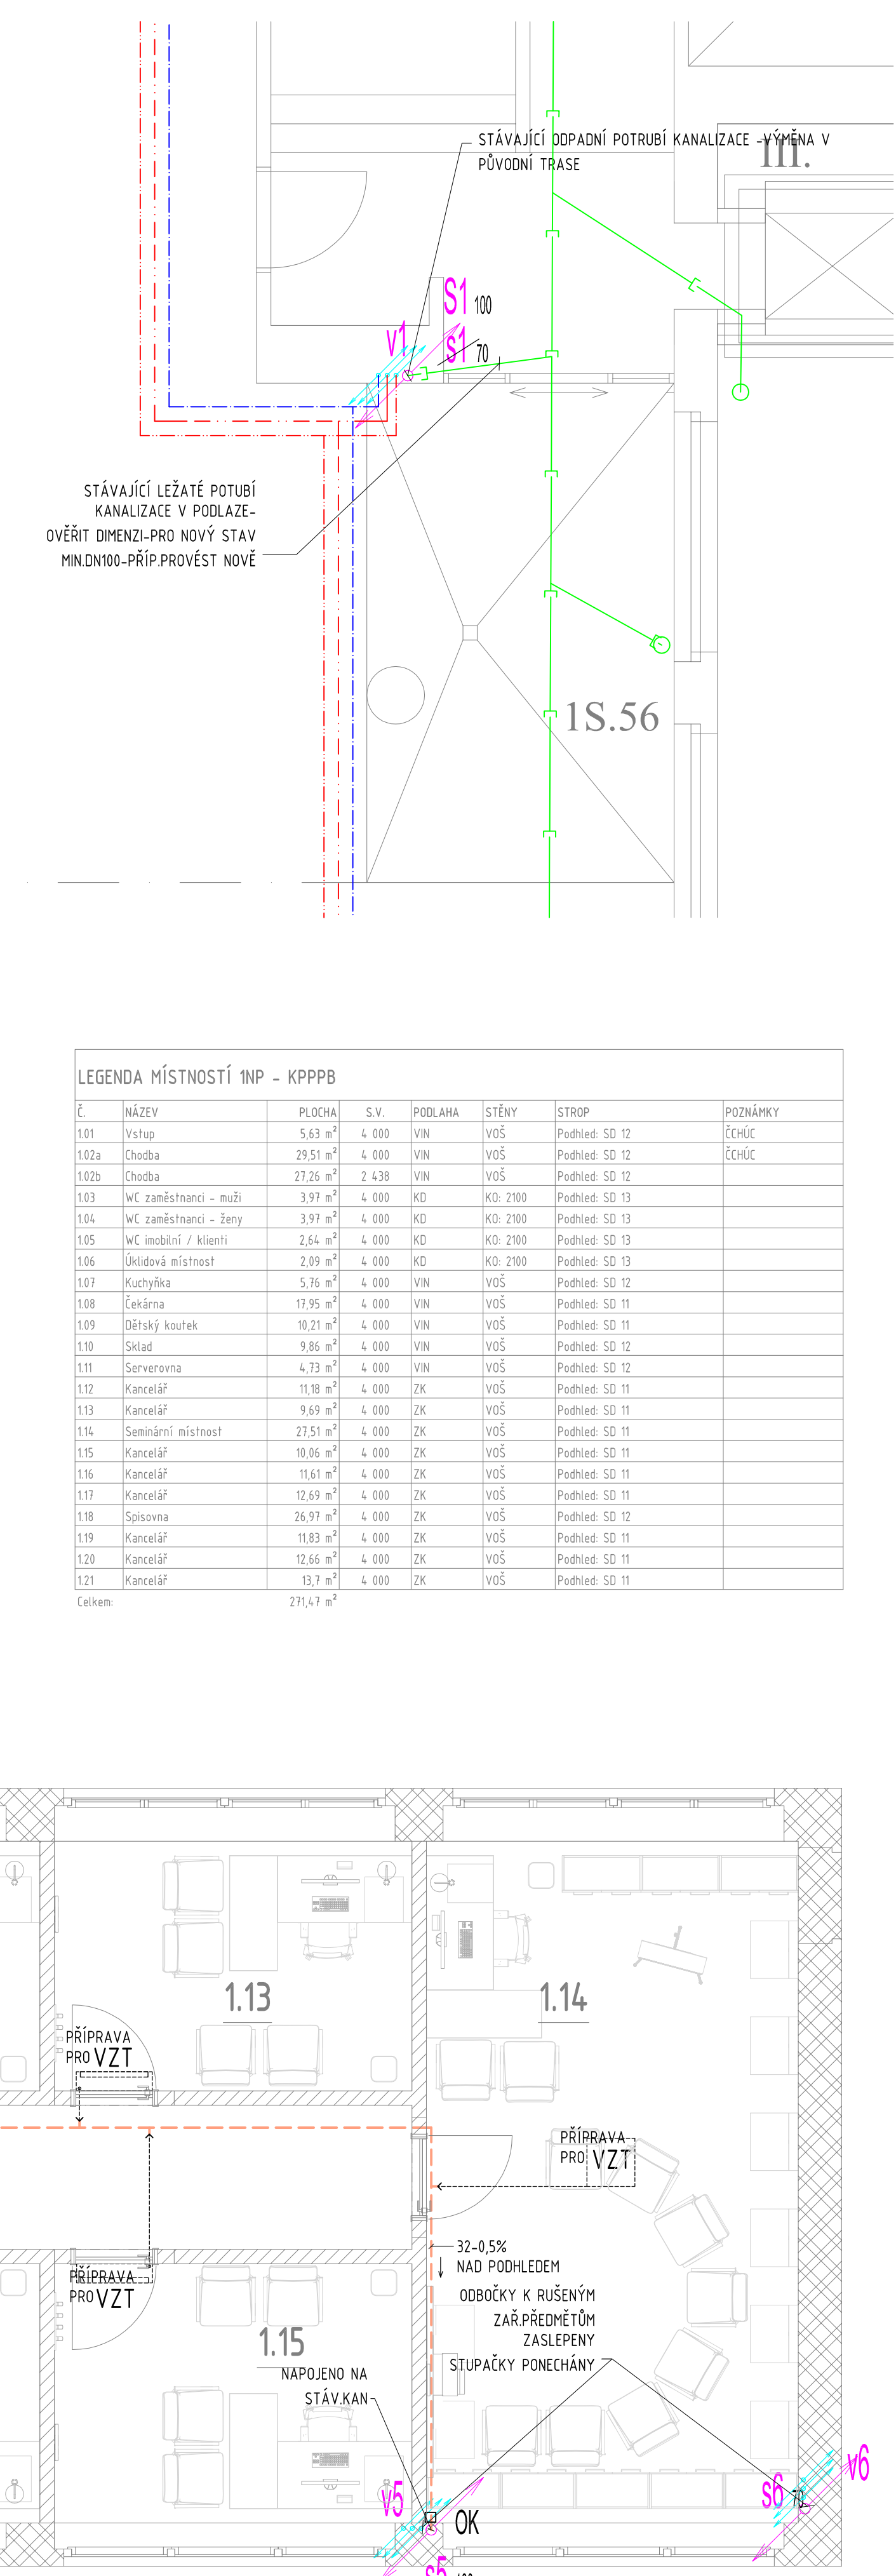

LEGENDA ZAŘÍZOVACÍCH PŘEDMĚTŮ

- K ZÁVĚSNÝ KLOZET, SEDÁTKO S POKLOPEM S ANTIBAKTERIÁLNÍ ÚPRAVOU, MONTÁŽNÍ PRVEK PRO WC S NÁDRŽKOU (UP320) h 112 cm, OVLÁDACÍ TLAČÍTKO NA DVĚ MNOŽSTVÍ VODY BÍLÉ PLASTOVÉ
- Ki ZÁVĚSNÝ KLOZET PRO INVALIDY 700x365x360mm, SEDÁTKO BEZ POKLOPU S ANTIBAKTERIÁLNÍ ÚPRAVOU, MONTÁŽNÍ PRVEK PRO ZÁVĚSNÉ WC-ZTP S NÁDRŽKOU (UP320), h 112 cm, OVLÁDACÍ TLAČÍTKO NA DVĚ MNOŽSTVÍ VODY BÍLÉ PLASTOVÉ, PNEUMATICKÉ ODDÁLENÉ OVLÁDÁNÍ
- Ui ZDRAVOTNÍ UMYVADLO 640x350x165mm, S OTVOREM PRO BATERII, ANTIBAKTERIÁLNÍ POVRCH, PÁKOVÁ UMYVADL. STOJÁNKOVÁ BATERIE, ZÁPACHOVÝ UZÁVĚR ZTP-HL137/40, 2xROHOVÝ VENTIL 1/2x3/8 S FILTREM
- Um UMYVÁTKO 450x340mm, S OTVOREM PRO BATERII, ANTIBAKTERIÁLNÍ POVRCH, PÁKOVÁ UMYVADL.STOJÁNKOVÁ BATERIE, 2x ROHOVÝ VENTIL 1/2x3/8 S FILTREM, UMYVADLOVÁ ZÁPACHOVÁ UZÁVĚRKA DN32
- VL VÝLEVKÁ KERAMICKÁ STOJÍCÍ 425x500x450mm S PLASTOVOU MŘÍŽKOU, ROHOVÝ VENTIL 1/2x3/8 S FILTREM, NÁSTĚNNÁ DŘEZOVÁ PÁKOVÁ BATERIE 1/2x150mm S DLOUHÝM VÝTOKEM 250mm, SPLACH.NÁDRŽKA, HADICE 3/8, DL.0,3m
- D DŘEZ NEREZ S ODKAPOVOU PLOCHOU, DŘEZOVÁ ZÁPACHOVÁ UZÁVĚRKA
- M DN50, PÁKOVÁ DŘEZOVÁ BATERIE STOJÁNKOVÁ, 2x ROHOVÝ VENTIL 1/2x3/8
- OK HL405 PODOMÍTKOVÁ ZÁPACHOVÁ UZÁVĚRKA DN40/50 PRO PRAČKY A MÝČKY S PŘIPOJENÍM ROZVODU VODY DN15, KRYCÍ DESKA 180x110mm
- OK PODOMÍTKOVÁ ZÁPACHOVÁ UZÁVĚRKA PRO ODVOD KONDENZÁTU

LEGENDA ČAR A ZNAČEK

- STÁVAJÍCÍ NOVÉ
- SPLAŠKOVÁ KANALIZACE-LEŽATÁ
- SPLAŠKOVÁ KANALIZACE-PŘIPOJOVACÍ
- SPLAŠKOVÁ KANALIZACE-LEŽATÁ POD STROPEM
- VODOVOD-POŽÁRNÍ VODA
- VODOVOD-STUDENÁ VODA
- VODOVOD-TEPLÁ VODA
- VODOVOD-CIRKULACE
- ODPADNÍ POTRUBÍ DEŠŤOVÉ KANALIZACE
- ODPADNÍ POTRUBÍ SPLAŠKOVÉ KANALIZACE
- STOUPACÍ POTRUBÍ VODOVODU
- STOUPACÍ POTRUBÍ POŽÁRNÍHO VODOVODU

Č.	NÁZEV	PLOCHA	S.V.	PODLAHA	STĚNY	STROP	POZNÁMKY
1.01	Vstup	5,63 m²	4 000	VIN	VOŠ	Podhled: SD 12	ČCHÚC
1.02a	Chodba	29,51 m²	4 000	VIN	VOŠ	Podhled: SD 12	ČCHÚC
1.02b	Chodba	27,26 m²	2 438	VIN	VOŠ	Podhled: SD 12	
1.03	WC zaměstnanci - muži	3,97 m²	4 000	KD	KO: 2100	Podhled: SD 13	
1.04	WC zaměstnanci - ženy	3,97 m²	4 000	KD	KO: 2100	Podhled: SD 13	
1.05	WC mobilní / klienti	2,64 m²	4 000	KD	KO: 2100	Podhled: SD 13	
1.06	Úklidová místnost	2,09 m²	4 000	KD	KO: 2100	Podhled: SD 13	
1.07	Kuchyně	5,76 m²	4 000	VIN	VOŠ	Podhled: SD 12	
1.08	Čekárna	13,95 m²	4 000	VIN	VOŠ	Podhled: SD 11	
1.09	Dětský koutek	10,21 m²	4 000	VIN	VOŠ	Podhled: SD 11	
1.10	Sklad	9,86 m²	4 000	VIN	VOŠ	Podhled: SD 12	
1.11	Serverovna	4,73 m²	4 000	VIN	VOŠ	Podhled: SD 12	
1.12	Kancelář	11,18 m²	4 000	ZK	VOŠ	Podhled: SD 11	
1.13	Kancelář	9,69 m²	4 000	ZK	VOŠ	Podhled: SD 11	
1.14	Seminární místnost	27,51 m²	4 000	ZK	VOŠ	Podhled: SD 11	
1.15	Kancelář	10,06 m²	4 000	ZK	VOŠ	Podhled: SD 11	
1.16	Kancelář	11,61 m²	4 000	ZK	VOŠ	Podhled: SD 11	
1.17	Kancelář	12,69 m²	4 000	ZK	VOŠ	Podhled: SD 11	
1.18	Spisovna	26,97 m²	4 000	ZK	VOŠ	Podhled: SD 12	
1.19	Kancelář	11,83 m²	4 000	ZK	VOŠ	Podhled: SD 11	
1.20	Kancelář	12,66 m²	4 000	ZK	VOŠ	Podhled: SD 11	
1.21	Kancelář	13,7 m²	4 000	ZK	VOŠ	Podhled: SD 11	
Celkem:		271,47 m²					

NÁZEV STAVBY:
ROZVOJ AREÁLU BISKUPSKÉHO GYMNÁZIA V BRNĚ

STAVEBNÍK:
Biskupství brněnské
Petrov 269/8
601 43 Brno

HLAVNÍ ARCHITEKT PROJEKTU:
A77 architektonický atelier Brno, s.r.o.
Tausigova 21
615 00 Brno
tel.: +420 548 216 533
e-mail: arch77@arch77.cz

HLAVNÍ INŽENÝR PROJEKTU A KOORDINACE:
A77 architektonický atelier Brno, s.r.o.
Tausigova 21
615 00 Brno
tel.: +420 548 216 533
e-mail: arch77@arch77.cz

PROJEKTANT PROFESNÍ ČÁSTI:
Ing. Jan Fikr
Zámecká 96/15
664 34 Kuřim
tel.: +420 602 535 687
e-mail: j.fikr@email.cz

PRACOVNÍ VERZE:
AUTORIZAČNÍ RAZÍTKO:

PARE:
SEVERKA:

STUPEŇ DOKUMENTACE:
Dokumentace pro provádění stavby

HLAVNÍ ARCHITEKT PROJEKTU:
Ing. arch. Zdeněk Bureš

JEDNATEL:
Jiří Kolář

VEDENÍ PROJEKTU:
Ing. arch. Zdeněk Bureš

HLAVNÍ INŽENÝR PROJEKTU:
Ing. arch. Zdeněk Bureš

ZODP. PROJEKTANT ČÁSTI:
Ing. Jan Fikr

VYPRACOVAL:
Ing. Jan Fikr

DATUM VYDÁNÍ:
06/2022

POLOHOPISNÝ SYSTÉM:
S-JTSK

VÝŠKOPISNÝ SYSTÉM:
Bpv

FORMÁT:
8xA4

MĚŘÍTKO:
1:50

ÚROVEŇ ±0,0:
±0,0 = 328,62 m n. m.

PROFESNÍ ČÁST:
D1.4e zdravotně technické instalace
SO 07 - Psychologická poradna

NÁZEV PŘÍLOHY:
KPPPB - PŮDORYS 1.PP a 1.NP

Č. PŘÍLOHY:
ZTI-101