


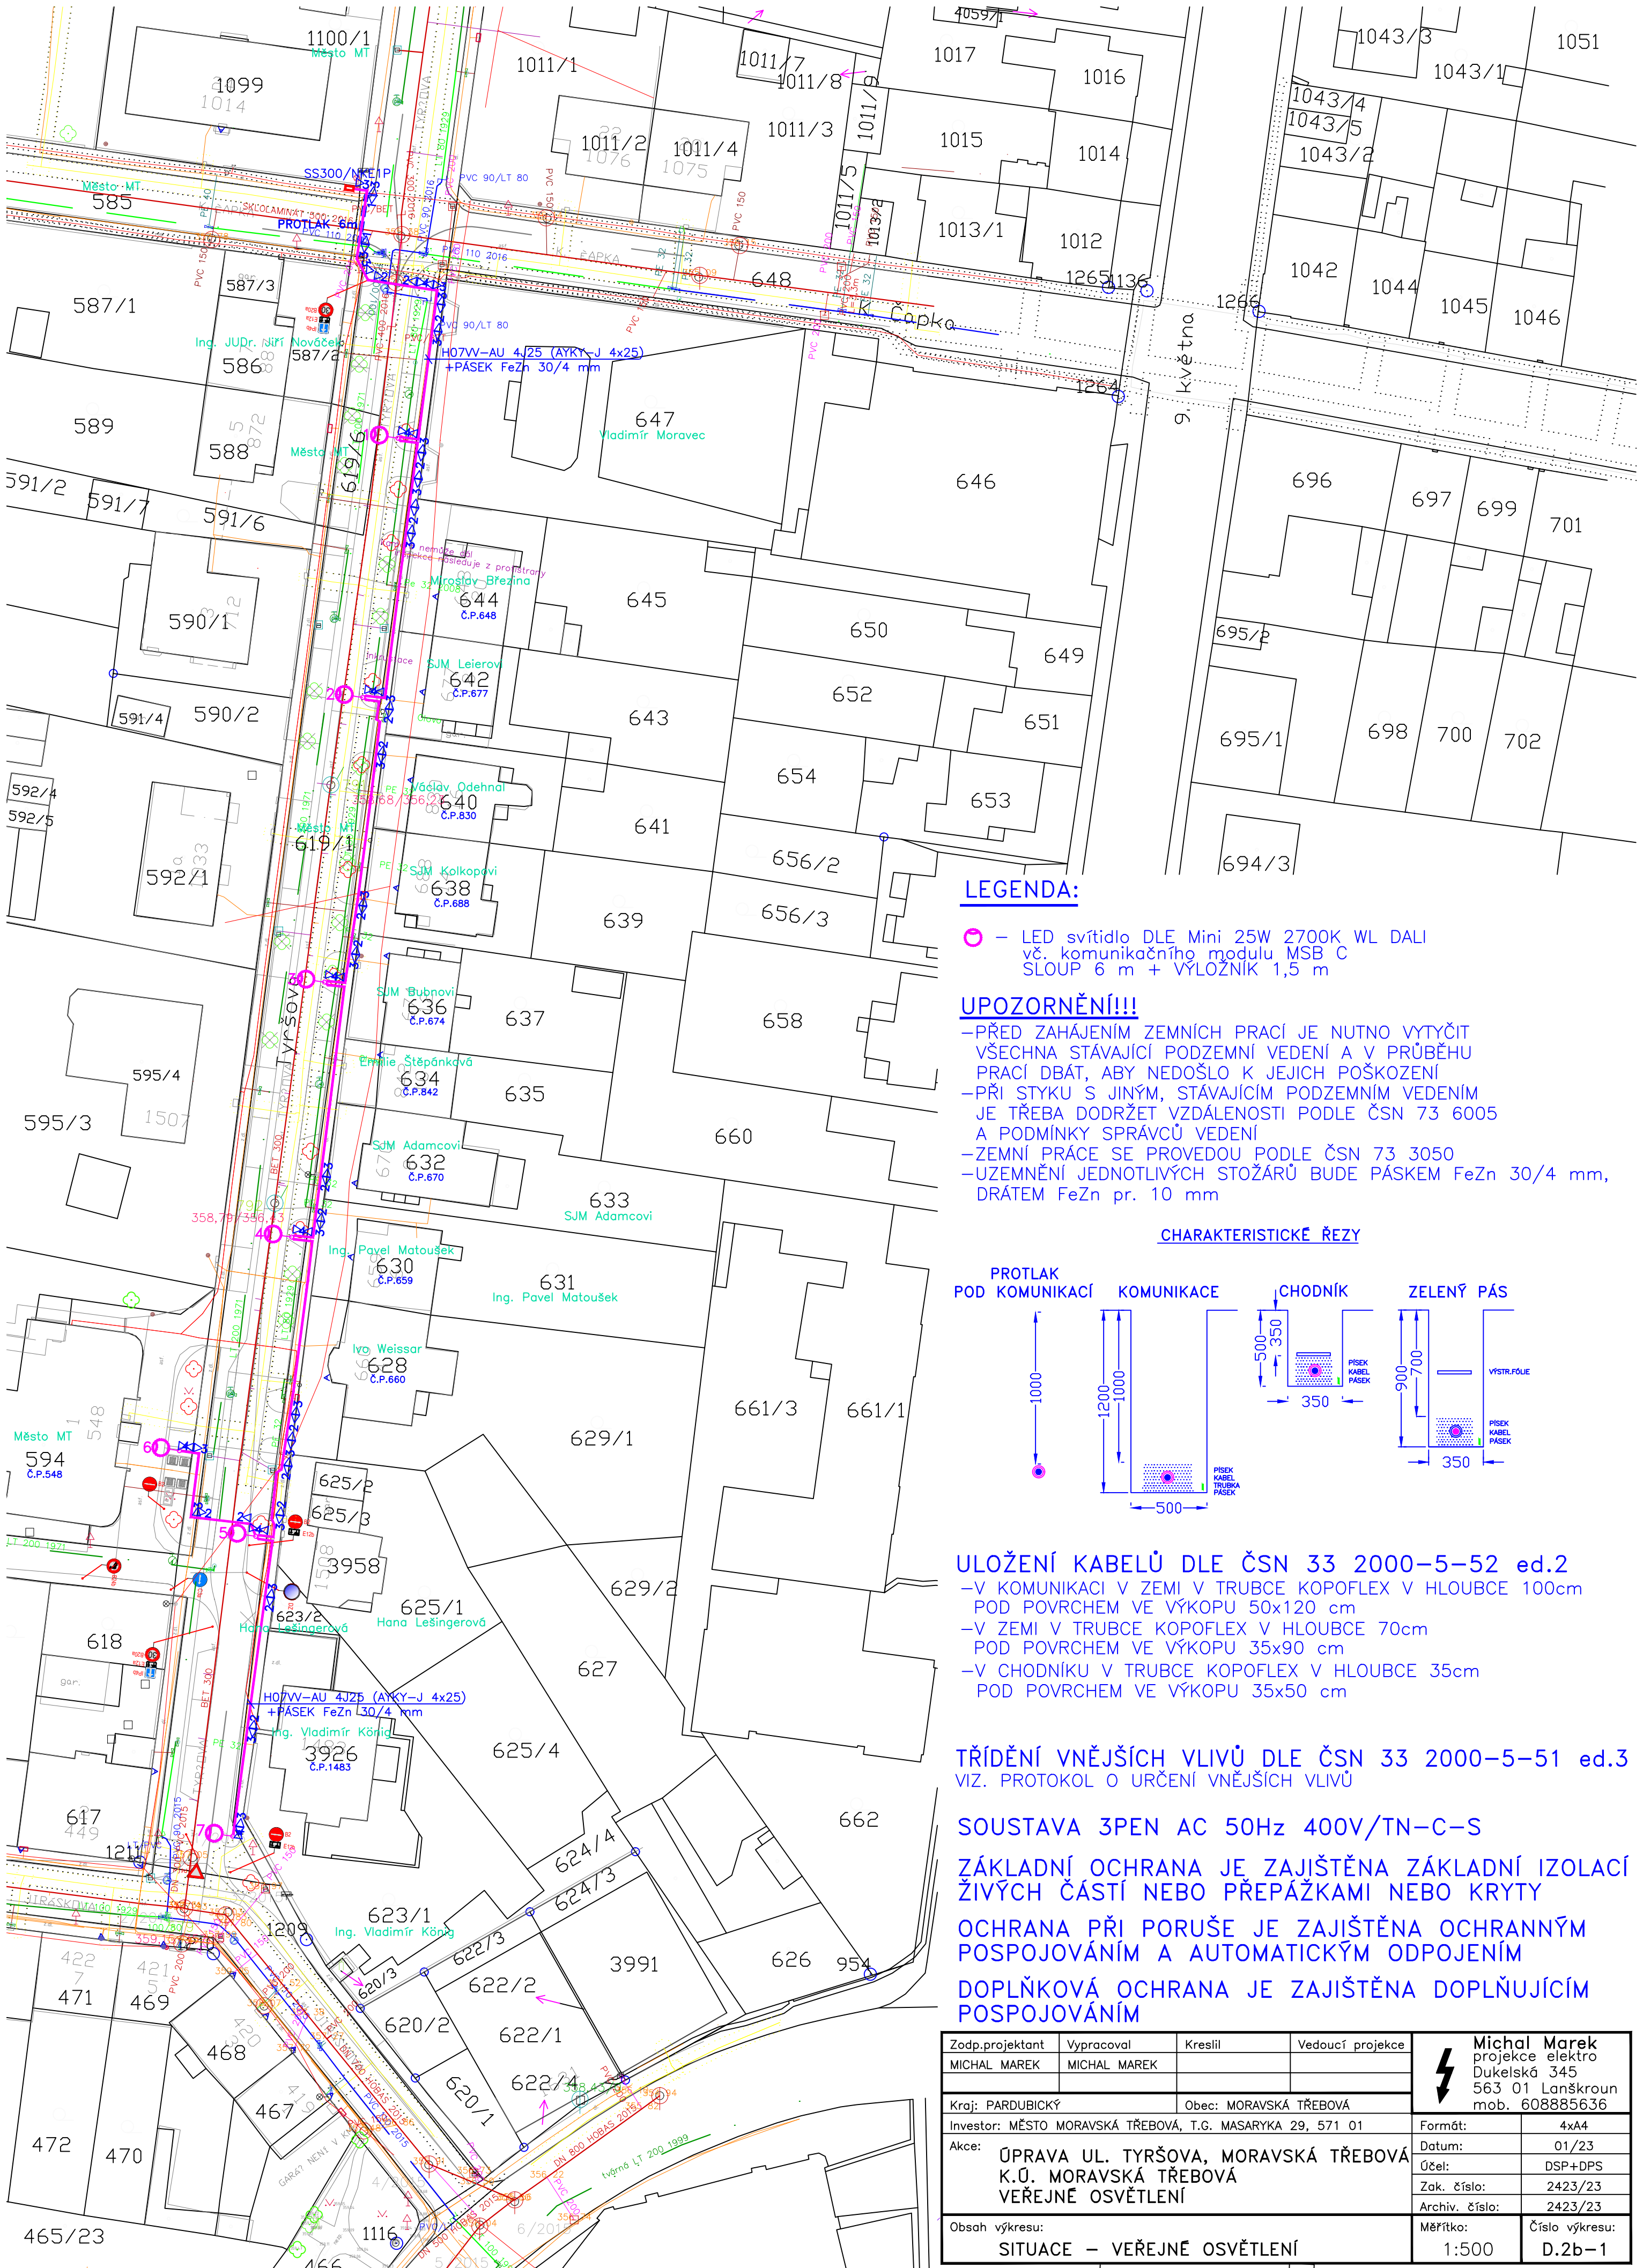


LEGENDA:

○ – LED svítidlo DLE Mini 25W 2700K WL DALI
vč. komunikačního modulu, MSB C
SLOUP 6 m + VÝLOŽNÍK 1,5 m

UPOZORNĚNÍ!!!

- PŘED ZAHÁJENÍM ZEMNÍCH PRACÍ JE NUTNO VYTÝČIT VŠECHNA STÁVAJÍCÍ PODZEMNÍ VEDENÍ A V PRŮBĚHU PRACÍ DBÁT, ABY NEDOŠLO K JEJICH POŠKOZENÍ
- PŘI STYKU S JINÝM, STÁVAJÍCÍM PODZEMNÍM VEDENÍM JE TŘEBA DODRŽET VZDÁLENOSTI PODLE ČSN 73 6005 A PODMÍNKY SPRÁVCŮ VEDENÍ
- ZEMNÍ PRÁCE SE PROVEDOU PODLE ČSN 73 3050
- UZEMNĚNÍ JEDNOTLIVÝCH STOŽÁRŮ BUDE PÁSKEM FeZn 30/4 mm, DRÁTEM FeZn pr. 10 mm

CHARAKTERISTICKÉ ŘEZY

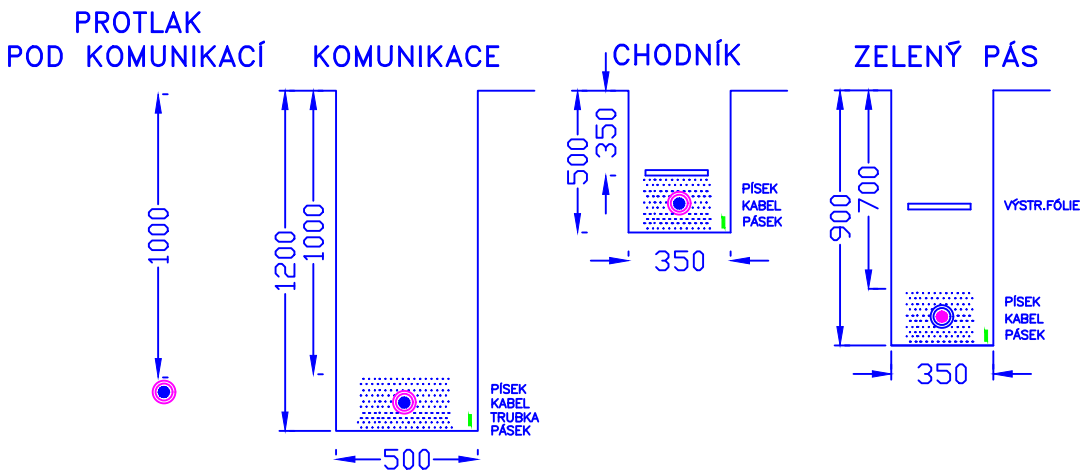

ULOŽENÍ KABELŮ DLE ČSN 33 2000-5-52 ed.2

- V KOMUNIKACI V ZEMI V TRUBCE KOPOFLEX V HLOUBCE 100cm POD POVRCHEM VE VÝKOPU 50x120 cm
- V ZEMI V TRUBCE KOPOFLEX V HLOUBCE 70cm POD POVRCHEM VE VÝKOPU 35x90 cm
- V CHODNÍKU V TRUBCE KOPOFLEX V HLOUBCE 35cm POD POVRCHEM VE VÝKOPU 35x50 cm

TŘÍDĚNÍ VNĚJŠÍCH VLVŮ DLE ČSN 33 2000-5-51 ed.3
VIZ. PROTOKOL O URČENÍ VNĚJŠÍCH VLVŮ

SOUSTAVA 3PEN AC 50Hz 400V/TN-C-S

ZÁKLADNÍ OCHRANA JE ZAJIŠTĚNA ZÁKLADNÍ ISOLACÍ ŽIVÝCH ČASTÍ NEBO PŘEPÁŽKAMI NEBO KRYTY

OCHRANA PŘI PORUŠE JE ZAJIŠTĚNA OCHRANNÝM POSPOJOVÁNÍM A AUTOMATICKÝM ODPOJENÍM

DOPLŇKOVÁ OCHRANA JE ZAJIŠTĚNA DOPLŇUJÍCÍM POSPOJOVÁNÍM

Zodp.projektant	Vypracoval	Kreslil	Vedoucí projekce	 Michal Marek projekce elektro Dukelská 345 563 01 Lanškroun mob. 608885636
MICHAL MAREK	MICHAL MAREK			
Kraj: PARDUBICKÝ		Obec: MORAVSKÁ TŘEBOVÁ		
Investor: MĚSTO MORAVSKÁ TŘEBOVÁ, T.G. MASARYKA 29, 571 01				Formát: 4xA4
Akce:	ÚPRAVA UL. TYRŠOVA, MORAVSKÁ TŘEBOVÁ K.Ú. MORAVSKÁ TŘEBOVÁ VEŘEJNÉ OSVĚTLENÍ			Datum: 01/23
				Účel: DSP+DPS
				Zak. číslo: 2423/23
				Archiv. číslo: 2423/23
Obsah výkresu:	SITUACE – VEŘEJNÉ OSVĚTLENÍ			Měřítko: 1:500
				Číslo výkresu: D.2b-1