


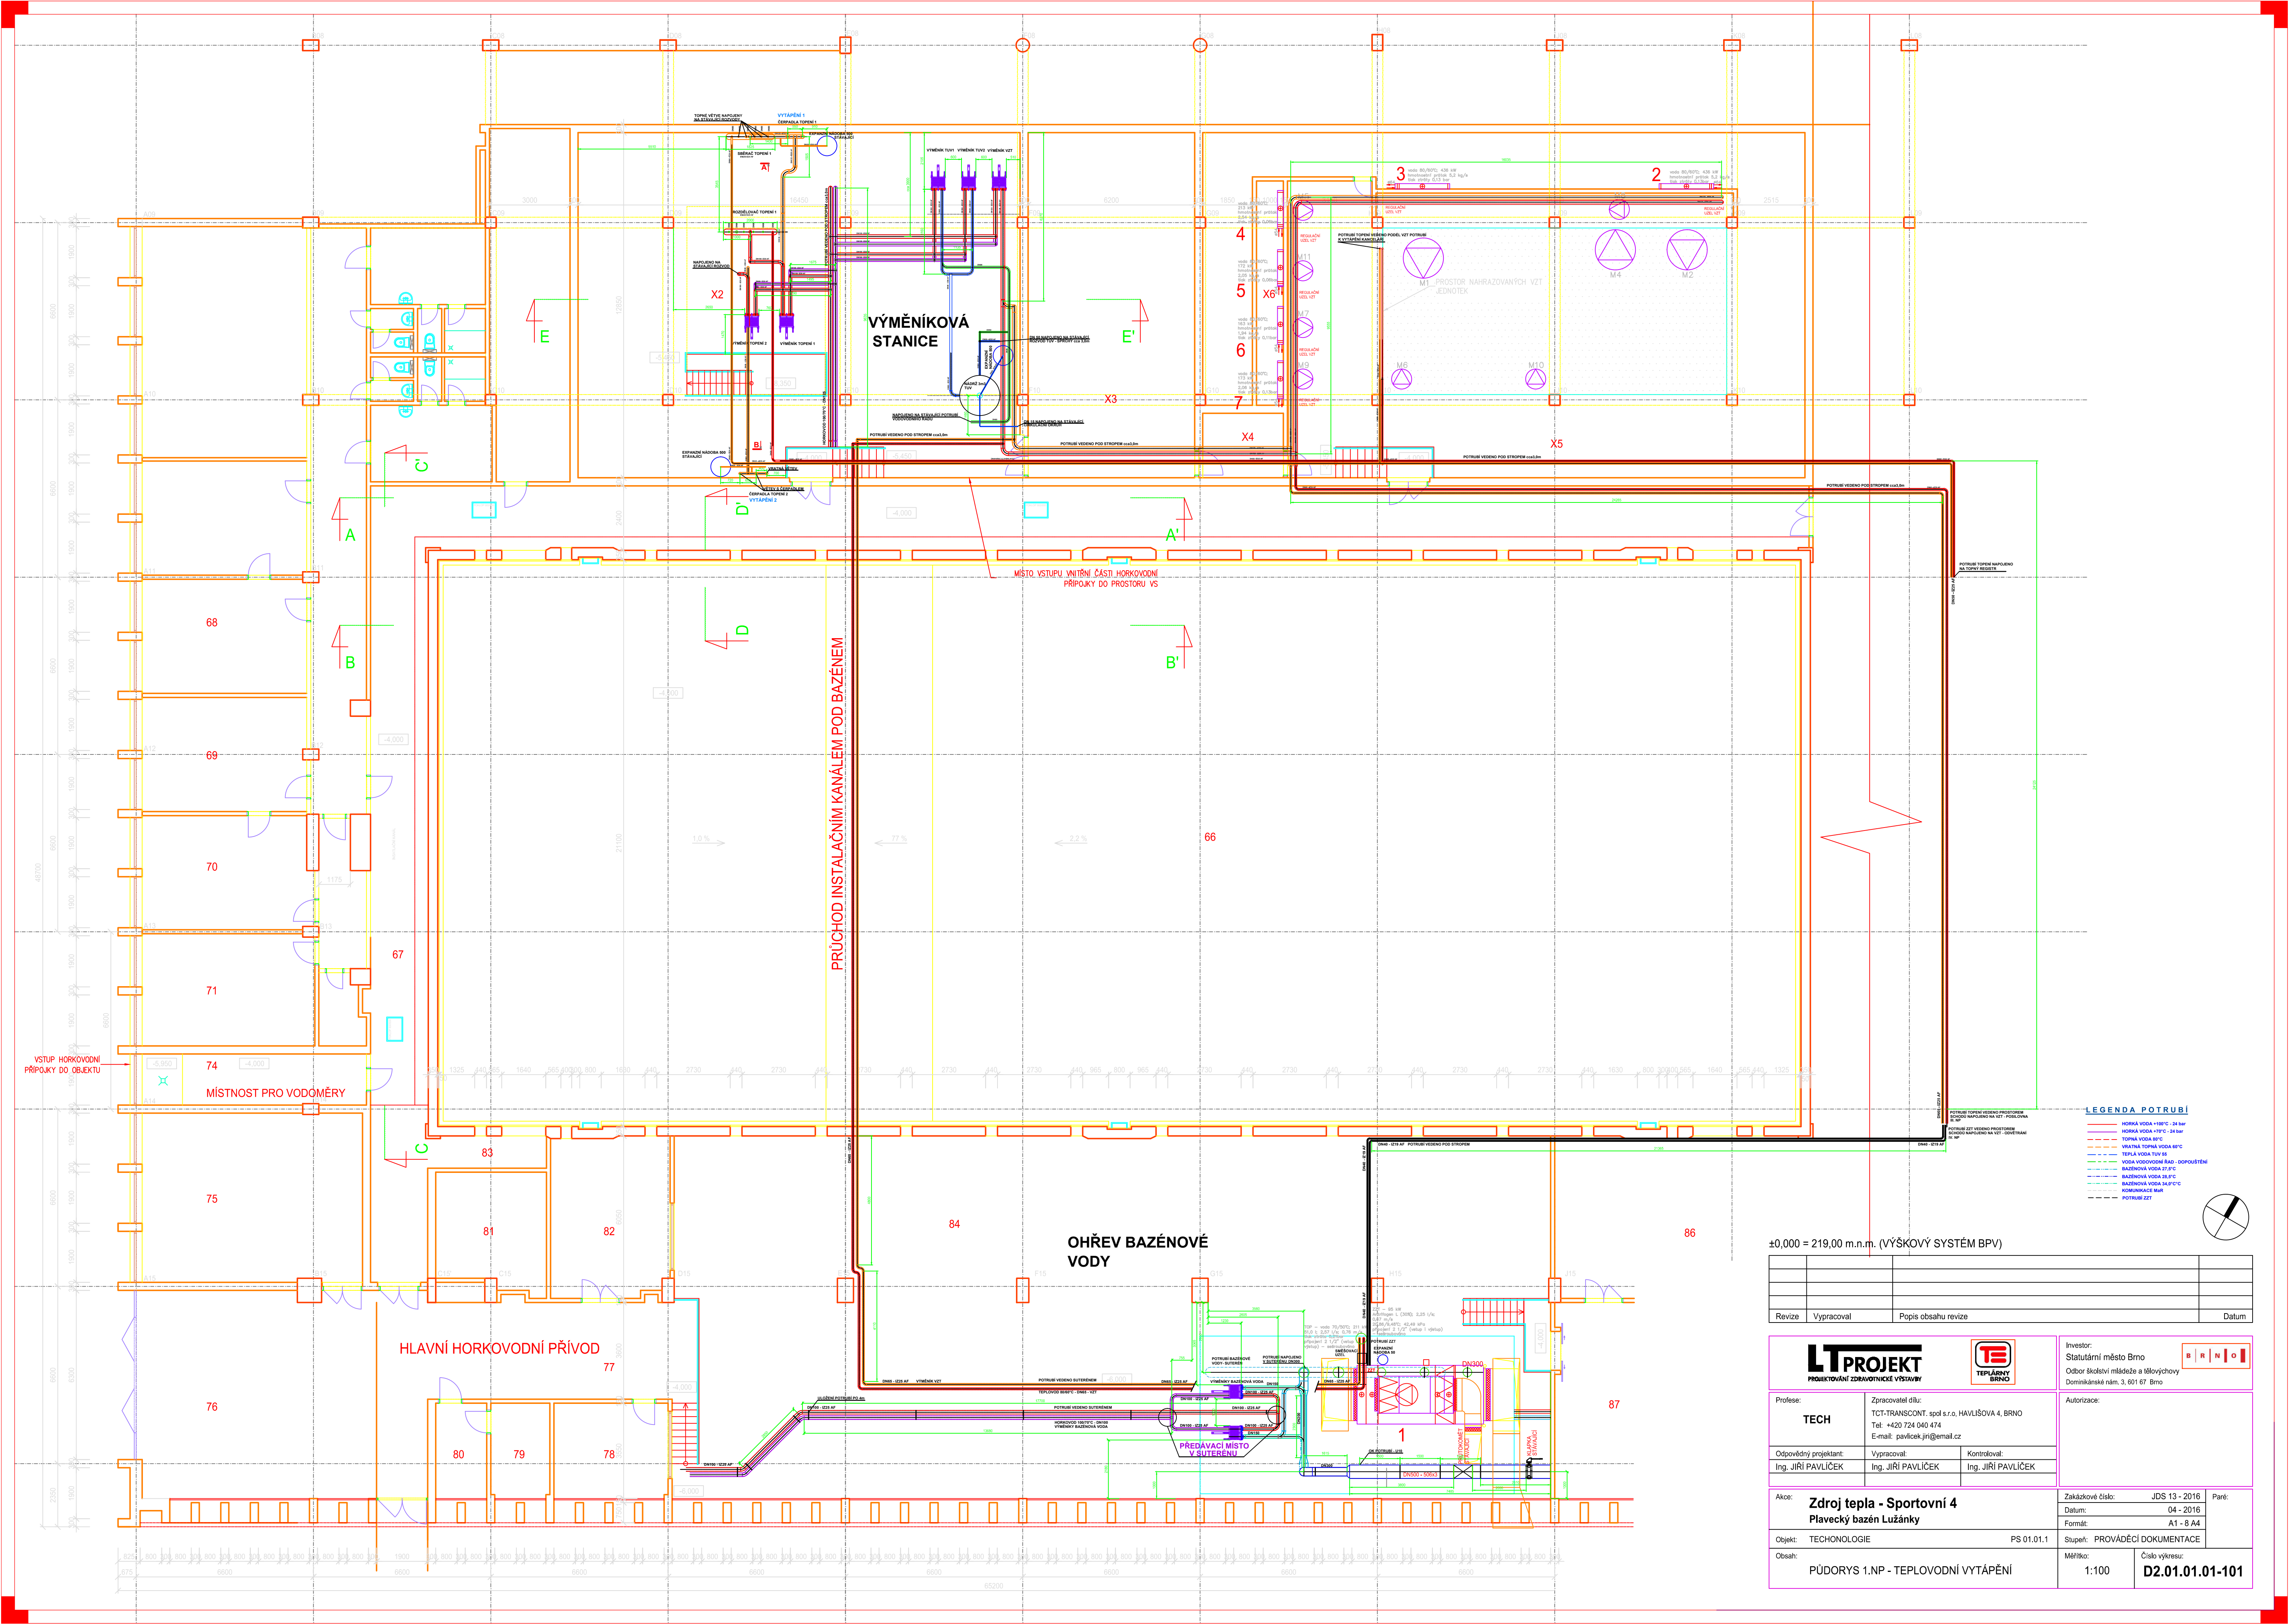

±0,000 = 219,00 m.n.m. (VÝŠKOVÝ SYSTÉM BPV)

Revize	Vypracoval	Popis obsahu revize	Datum

LTPROJEKT

PROJEKTOVÁNÍ ZDRAVOTNICKÉ VÝSTAVBY

TE

TEPLÁRNĚ BRNO

Investor:
Statutární město Brno
Odbor školství mládeže a tělovýchovy
Dominikánské nám. 3, 601 67 Brno

Autorizace:

BRNO

Profese:
TECH

Zpracovatel dlu:
TCT-TRANSCONT, spol. s r.o., HAVLIŠOVA 4, BRNO
Tel.: +420 724 040 474
E-mail: pavlicek.jiri@email.cz

Odpovědný projektant:
Ing. JIRÍ PAVLÍČEK

Vypracoval:
Ing. JIRÍ PAVLÍČEK

Kontroloval:
Ing. JIRÍ PAVLÍČEK

Akce:
**Zdroj tepla - Sportovní 4
Plavecký bazén Lužánky**

Objekt:
TECHNOLOGIE

PS 01.01.1

Obsah:
PŮDORYS 1.NP - TEPELOVNÍ VYTÁPĚNÍ

Zakázkové číslo:
JDS 13 - 2016

Datum:
04 - 2016

Formát:
A1 - B A4

Stupeň:
PROVÁDĚCÍ DOKUMENTACE

Měřítko:
1:100

Číslo výkresu:
D2.01.01.01-101