


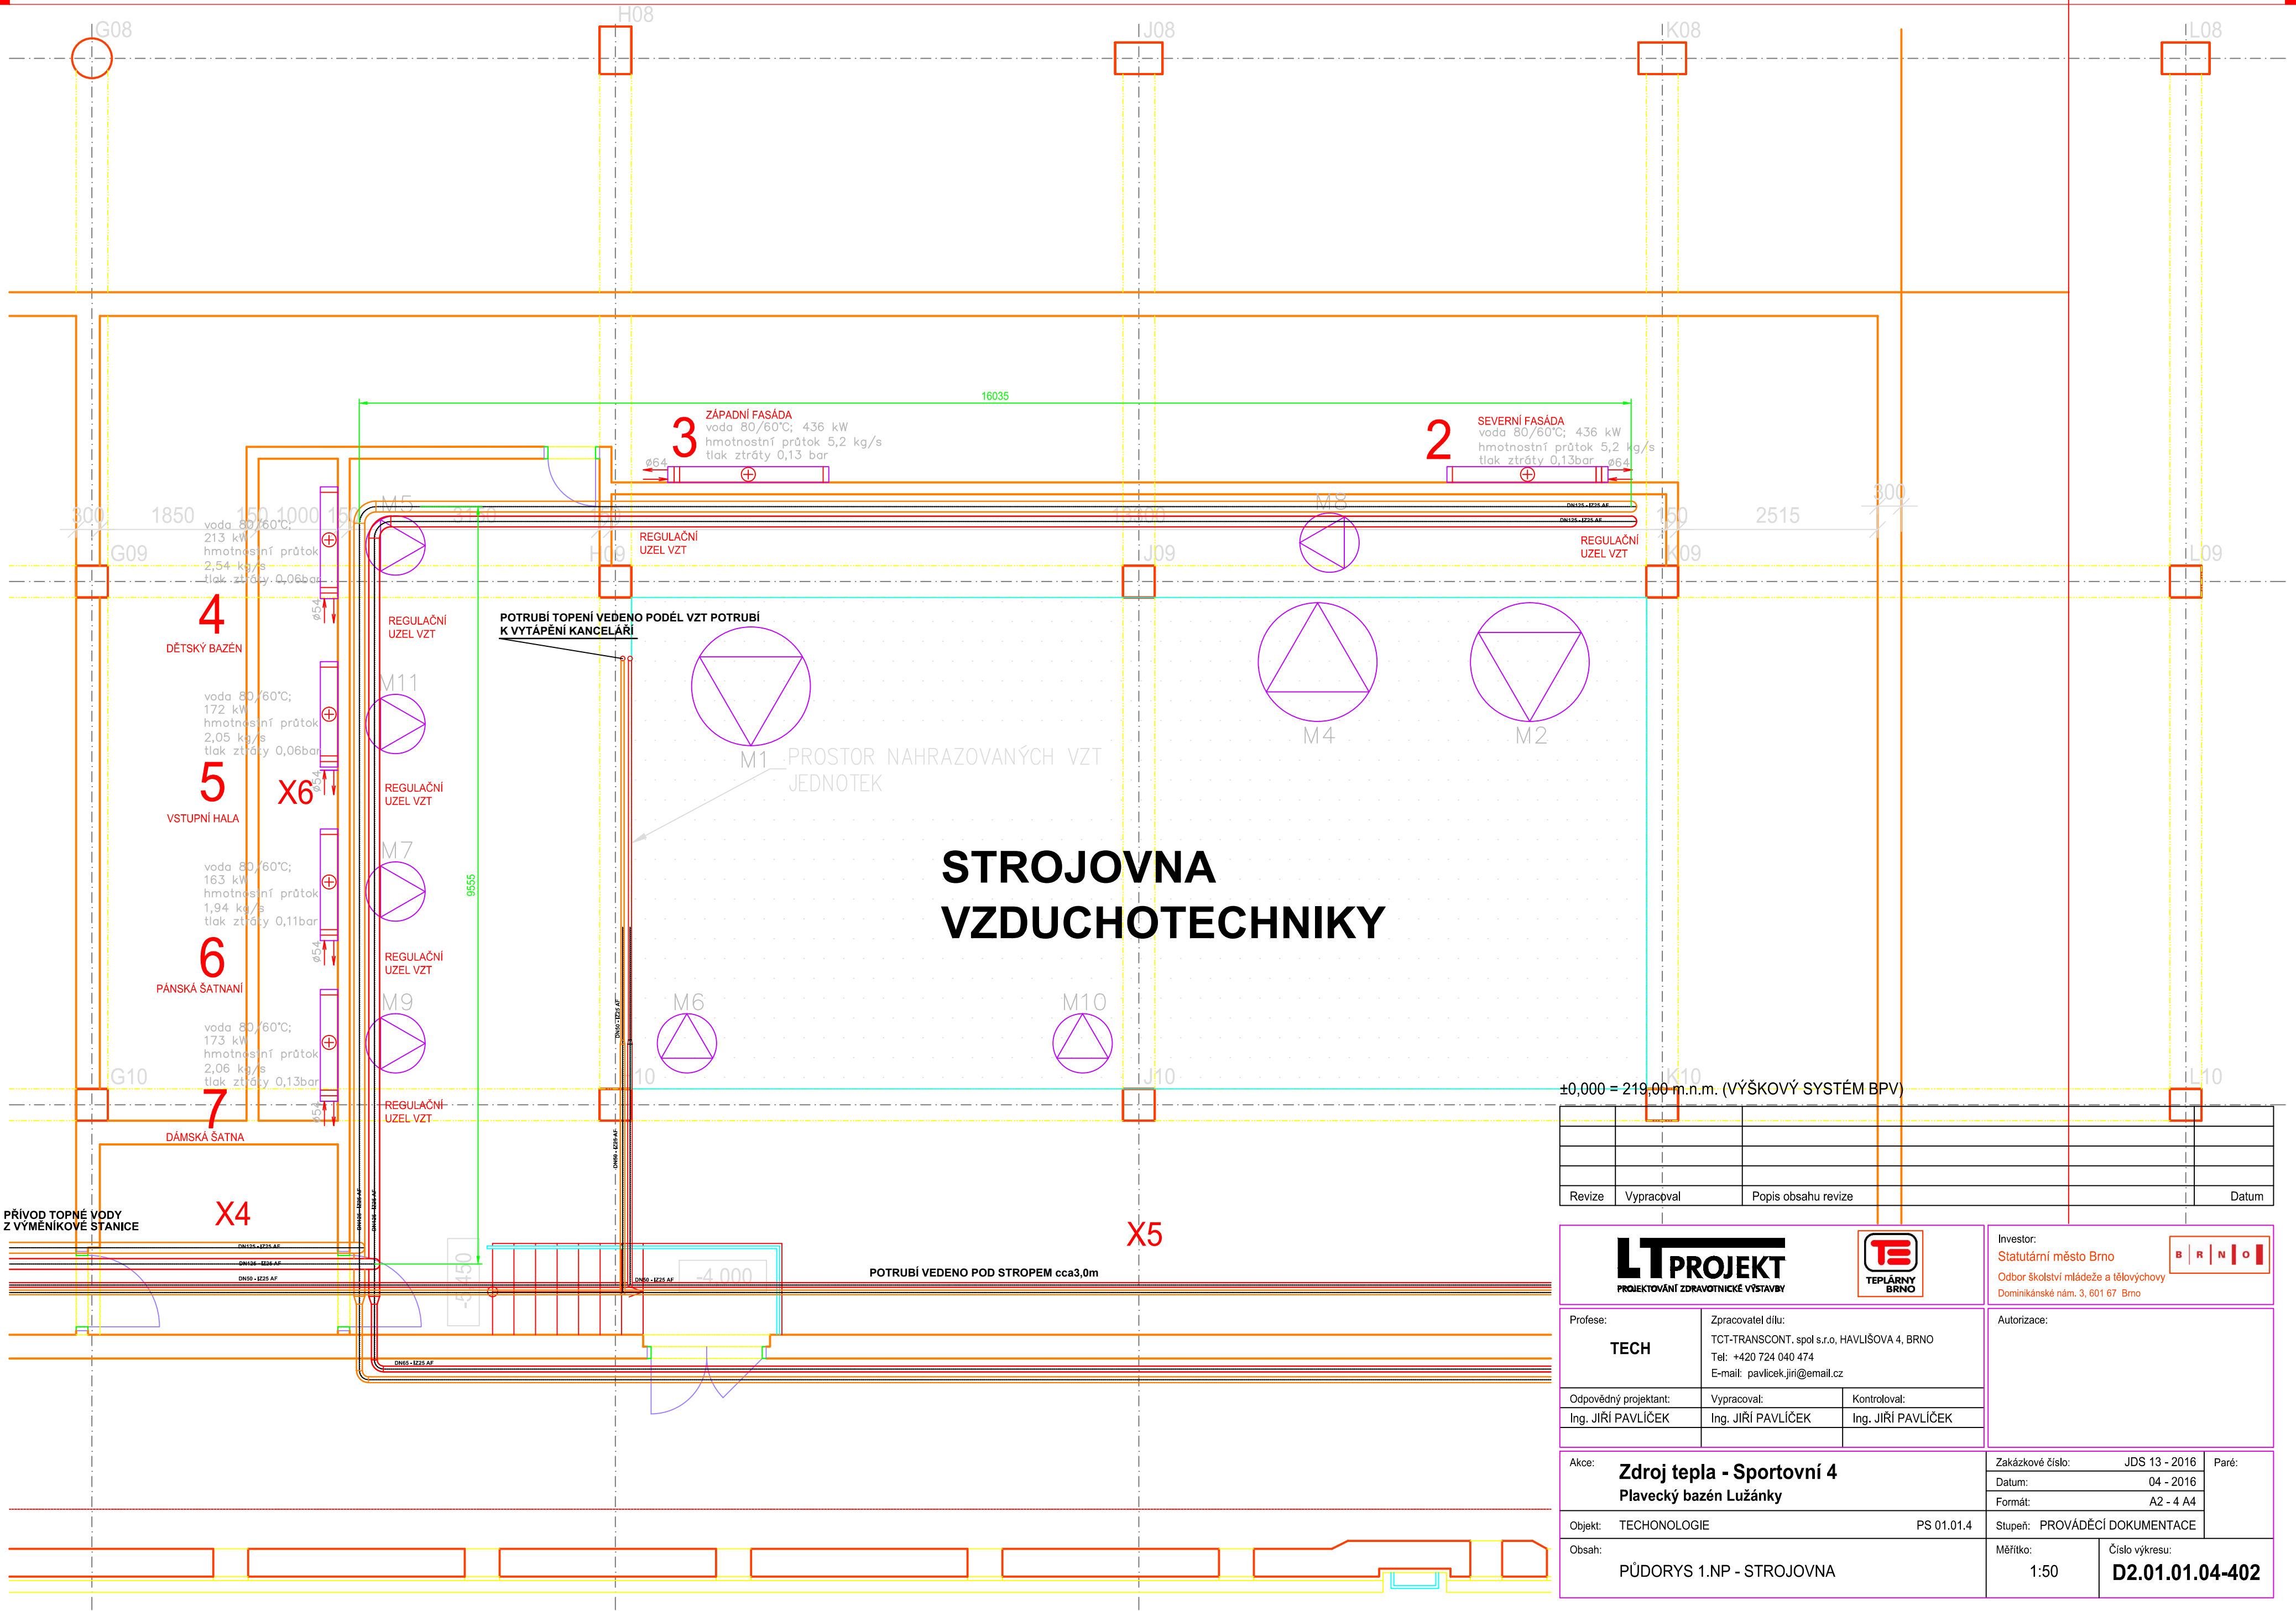

±0,000 = 219,00 m.n.m. (VÝŠKOVÝ SYSTÉM BPV)			
Revize	Vypracoval	Popis obsahu revize	Datum

LT PROJEKT
PROJEKTOVÁNÍ ZDRAVOTNICKÉ VÝSTAVBY



Investor:
Statutární město Brno
Odbor školství mládeže a tělovýchovy
Dominikánské nám. 3, 601 67 Brno

Autorizace:

Profese: TECH	Zpracovatel dílu: TCT-TRANSCONT, spol s.r.o, HAVLIŠOVA 4, BRNO Tel: +420 724 040 474 E-mail: pavlicek.jiri@email.cz	
Odpovědný projektant: Ing. JIŘÍ PAVLIČEK	Vypracoval: Ing. JIŘÍ PAVLIČEK	Kontroloval: Ing. JIŘÍ PAVLIČEK

Akce: Zdroj tepla - Sportovní 4 Plavecký bazén Lužánky	Zakázkové číslo: JDS 13 - 2016	Paré:
	Datum: 04 - 2016	
	Formát: A2 - 4 A4	
Objekt: TECHNOLOGIE	PS 01.01.4	Stupeň: PROVÁDĚCÍ DOKUMENTACE
Obsah: PŮDORYS 1.NP - STROJOVNA	Měřítko: 1:50	Číslo výkresu: D2.01.01.04-402