


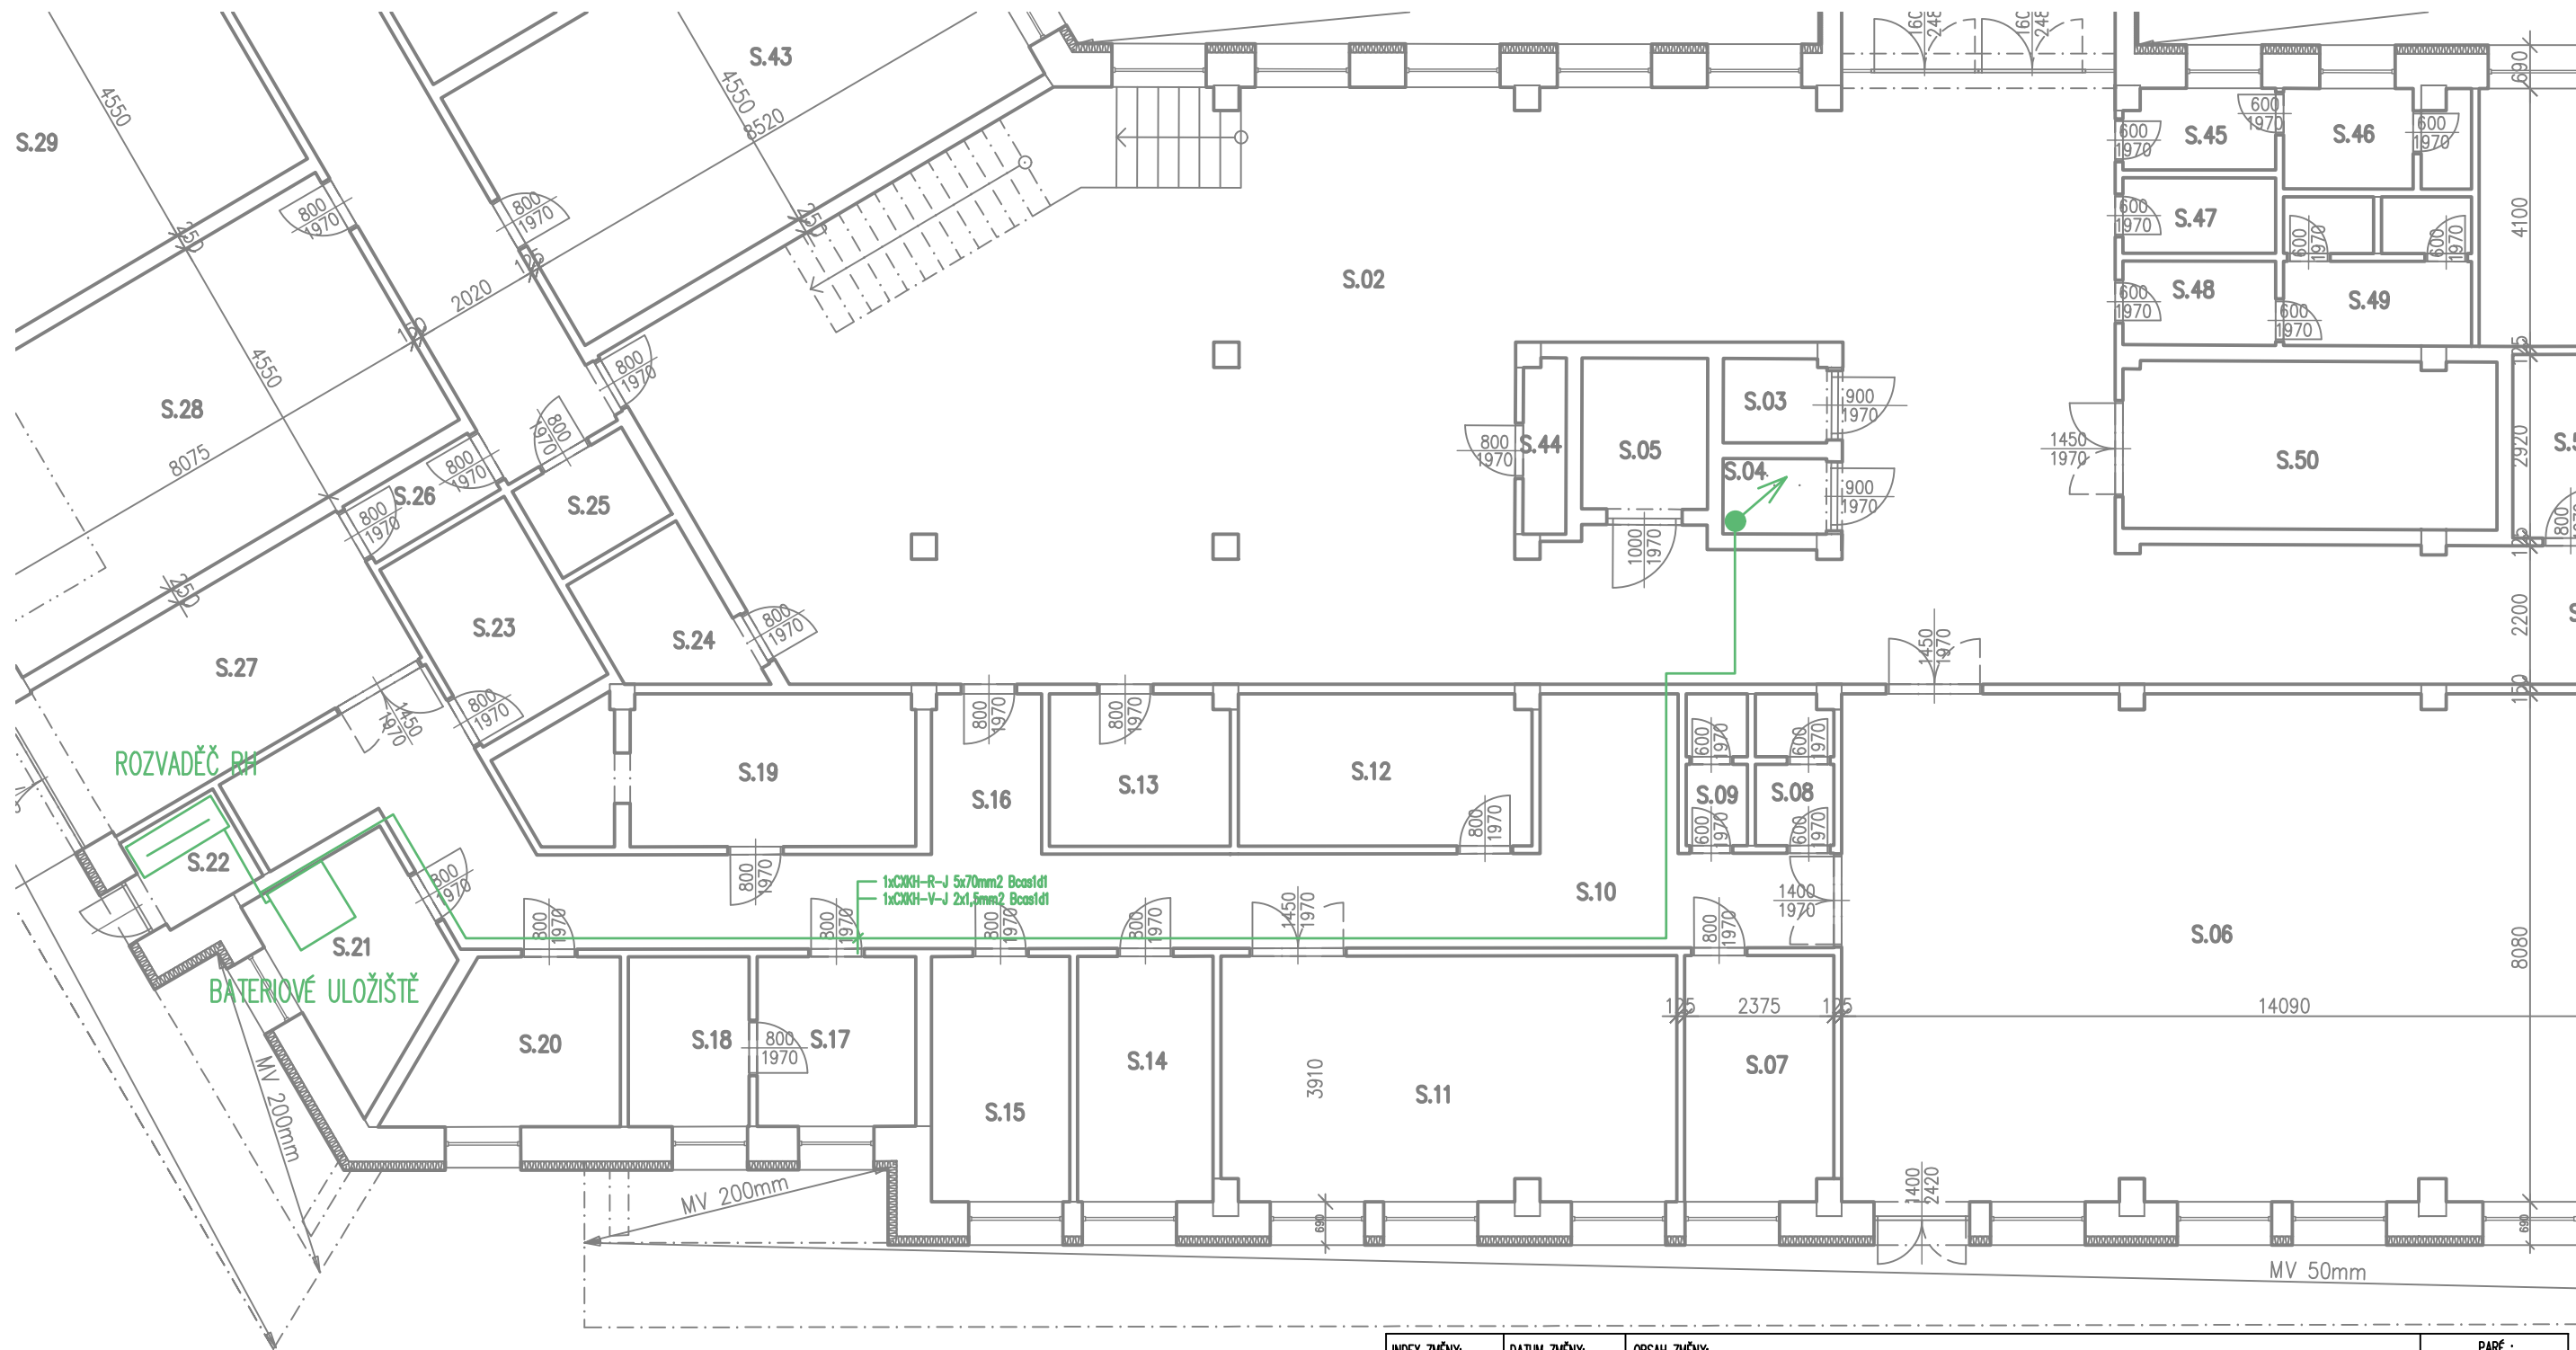

INDEX ZMĚNY:	DATUM ZMĚNY:	OBSAH ZMĚNY:	PARÉ :	
ZAKÁZKOVÉ ČÍSLO : 48V-2025		NÁZEV PROJEKTU : PD ELEKTRO FVE, DPS UL.DRUŽBY Č.P.1491/9 DUCHCOV		VKM PROJEKT TEL: +420 603 709 577 EMAIL: projekce@vkmprojekt.cz WEB: www.vkmprojekt.cz ADRESA: Strážky 21, 40340 Ústí n. L.
DATUM : 03/2025	OBEK : Duchcov			
STUPEŇ : Výběr zhotovitele	INVESTOR : město Duchcov			
PROFESE : FVE Fotovoltaická elektrárna	HLAVNÍ PROJEKTANT : Ing. Vlastimil Křížan, ČKAIT 0401361 Strážky 21, 403 40 Ústí nad Labem			
KONTROLOVAL : Ing. Vlastimil Křížan	POPIS VÝKRESU: PŮDORYS 1.PP			
VYPRACOVAL: Ing. Vlastimil Křížan			PŘÍLOHA : FVE-03.2	FORMÁT : A3 MĚŘÍTKO : 1:100