
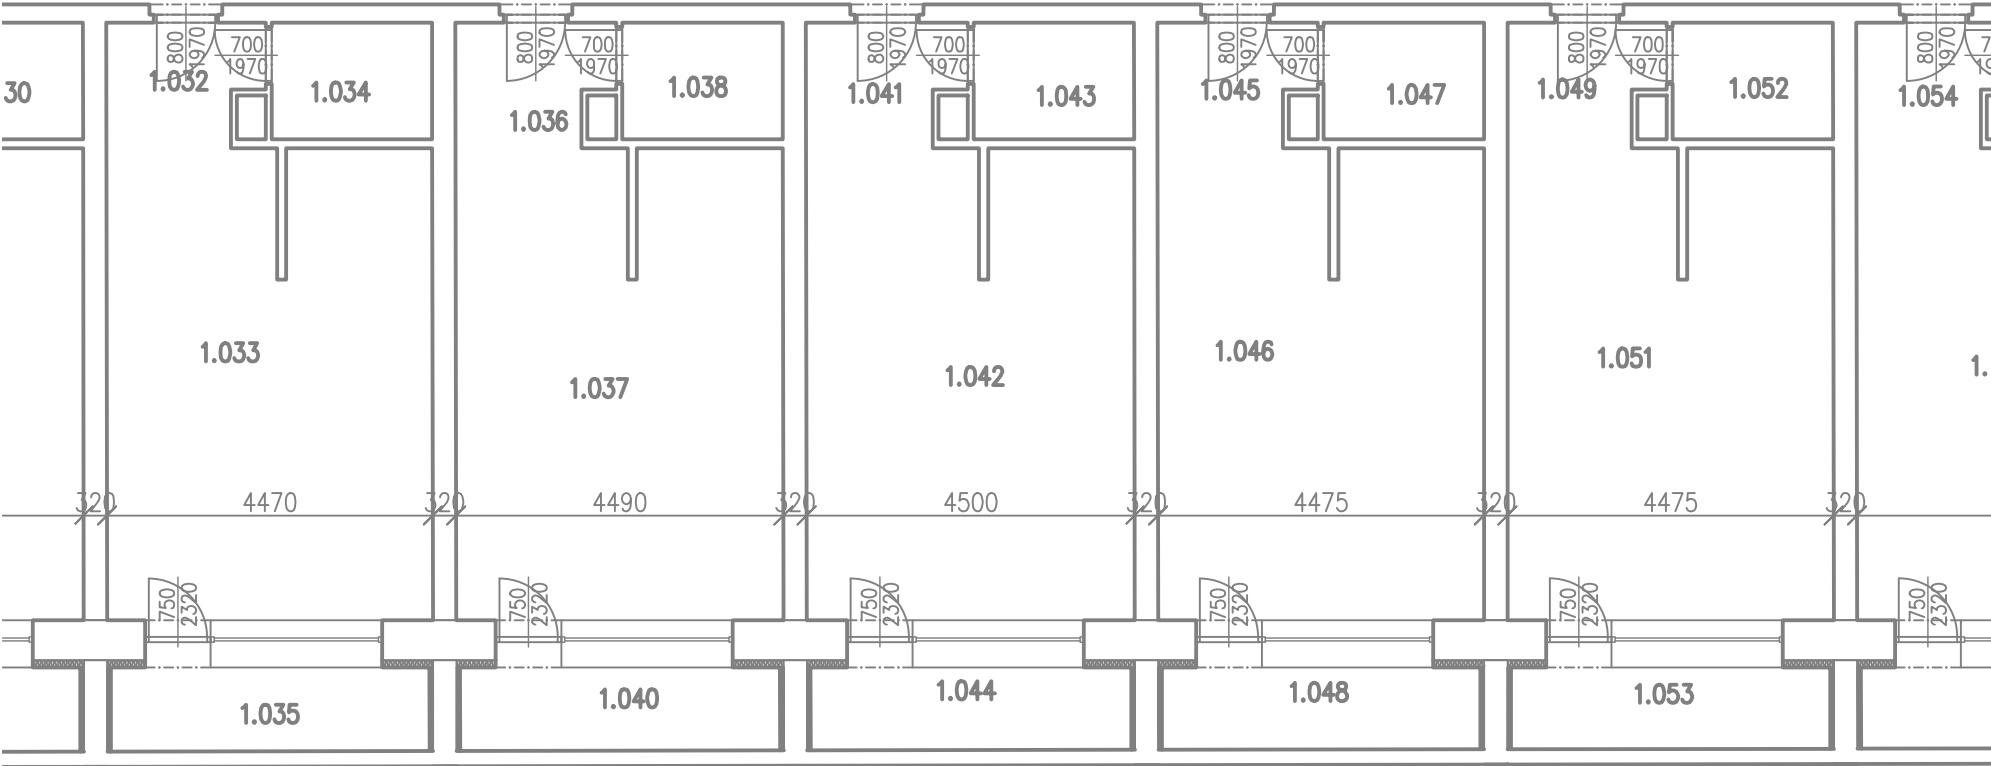


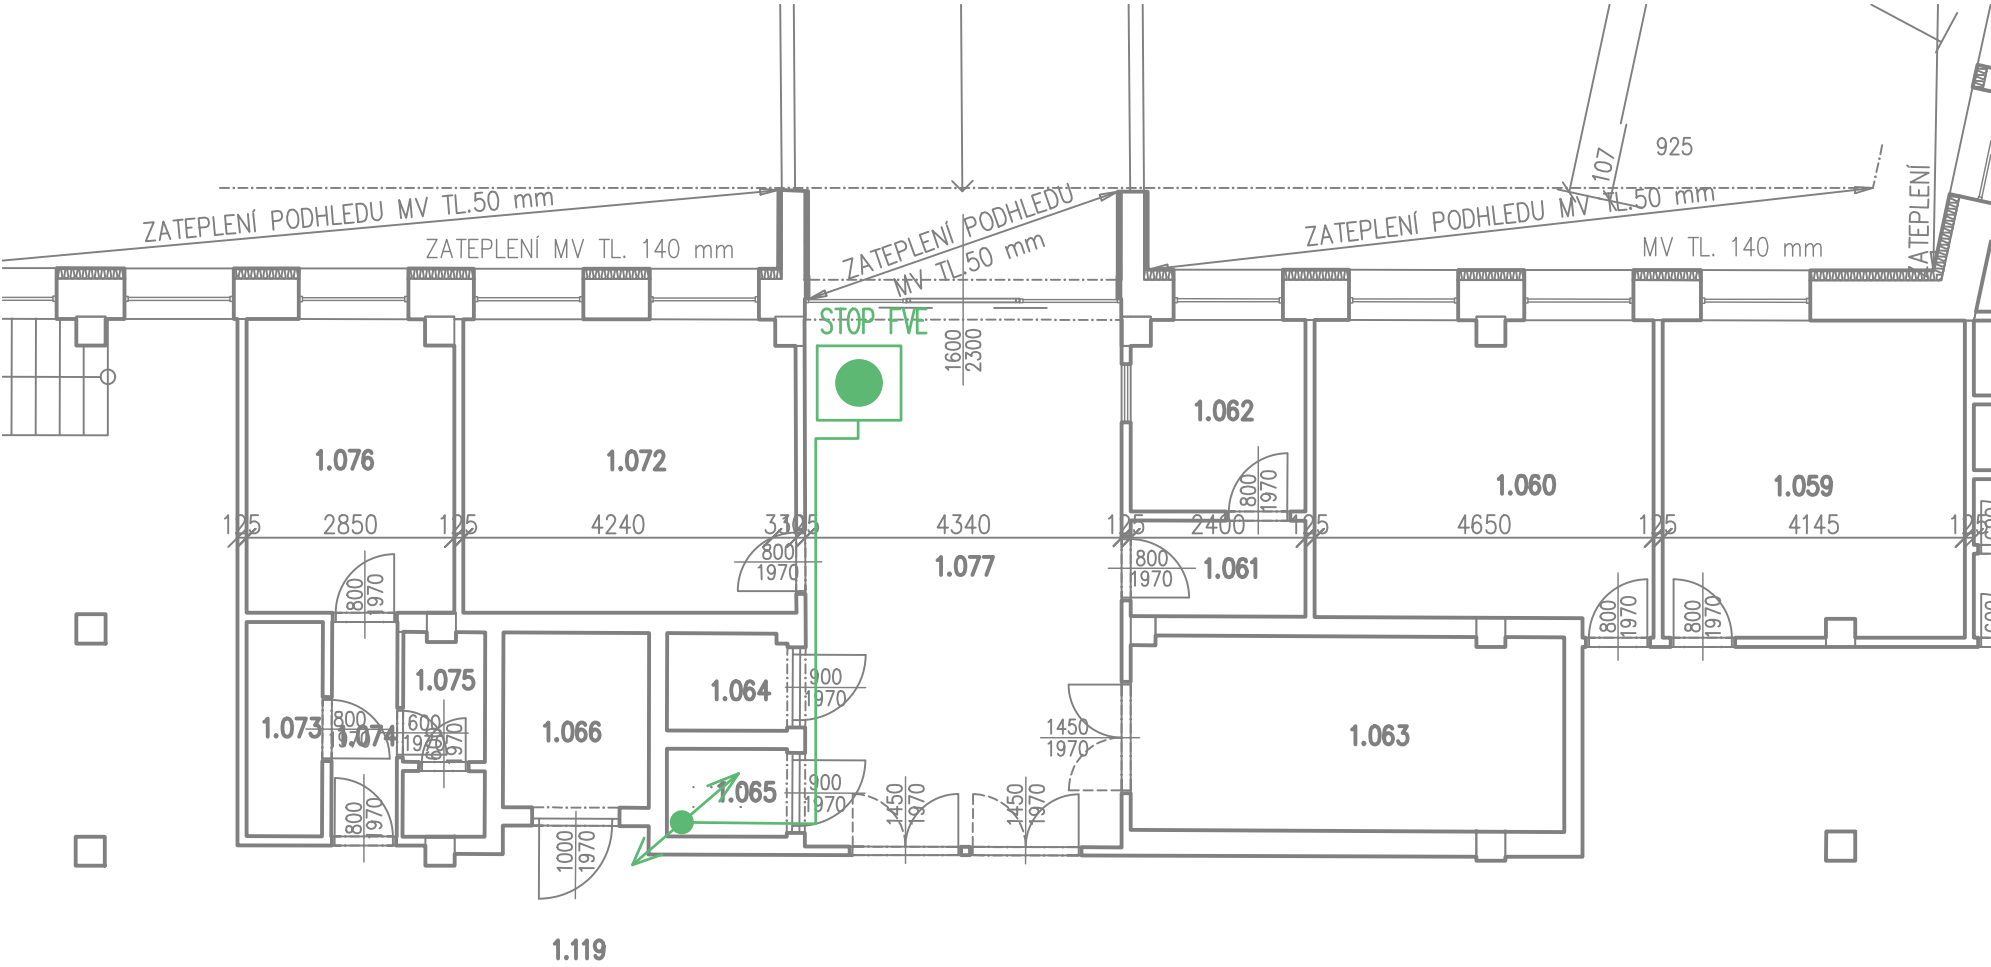

INDEX ZMĚNY:	DATUM ZMĚNY:	OBSAH ZMĚNY:	PŘÍLOHA : VK-M PROJEKT TEL: +420 603 709 577 EMAIL: projekce@vkmprojekt.cz WEB: www.vkmprojekt.cz ADRESA: Strážky 21, 40340 Ústí n. L.	
ZAKÁZKOVÉ ČÍSLO : 48V-2025		NÁZEV PROJEKTU : PD ELEKTRO FVE, DPS UL.DRUŽBY Č.P.1491/9 DUCHCOV		VK-M PROJEKT TEL: +420 603 709 577 EMAIL: projekce@vkmprojekt.cz WEB: www.vkmprojekt.cz ADRESA: Strážky 21, 40340 Ústí n. L.
DATUM : 03/2025		OBEC : Duchcov		
STUPEŇ : Výběr zhotovitele		INVESTOR : město Duchcov		FVE-03.3 FORMÁT : A3 MĚŘÍTKO : 1:100
PROFESÍ : FVE Fotovoltaická elektrárna		HLAVNÍ PROJEKTANT : Ing. Vlastimil Křížan, ČKA/IT 0401361 Strážky 21, 403 40 Ústí nad Labem		
KONTROLOVAL : Ing. Vlastimil Křížan		POPIS VÝKRESU: PŮDORYS 1.NP		
VYPRACOVAL: Ing. Vlastimil Křížan				