
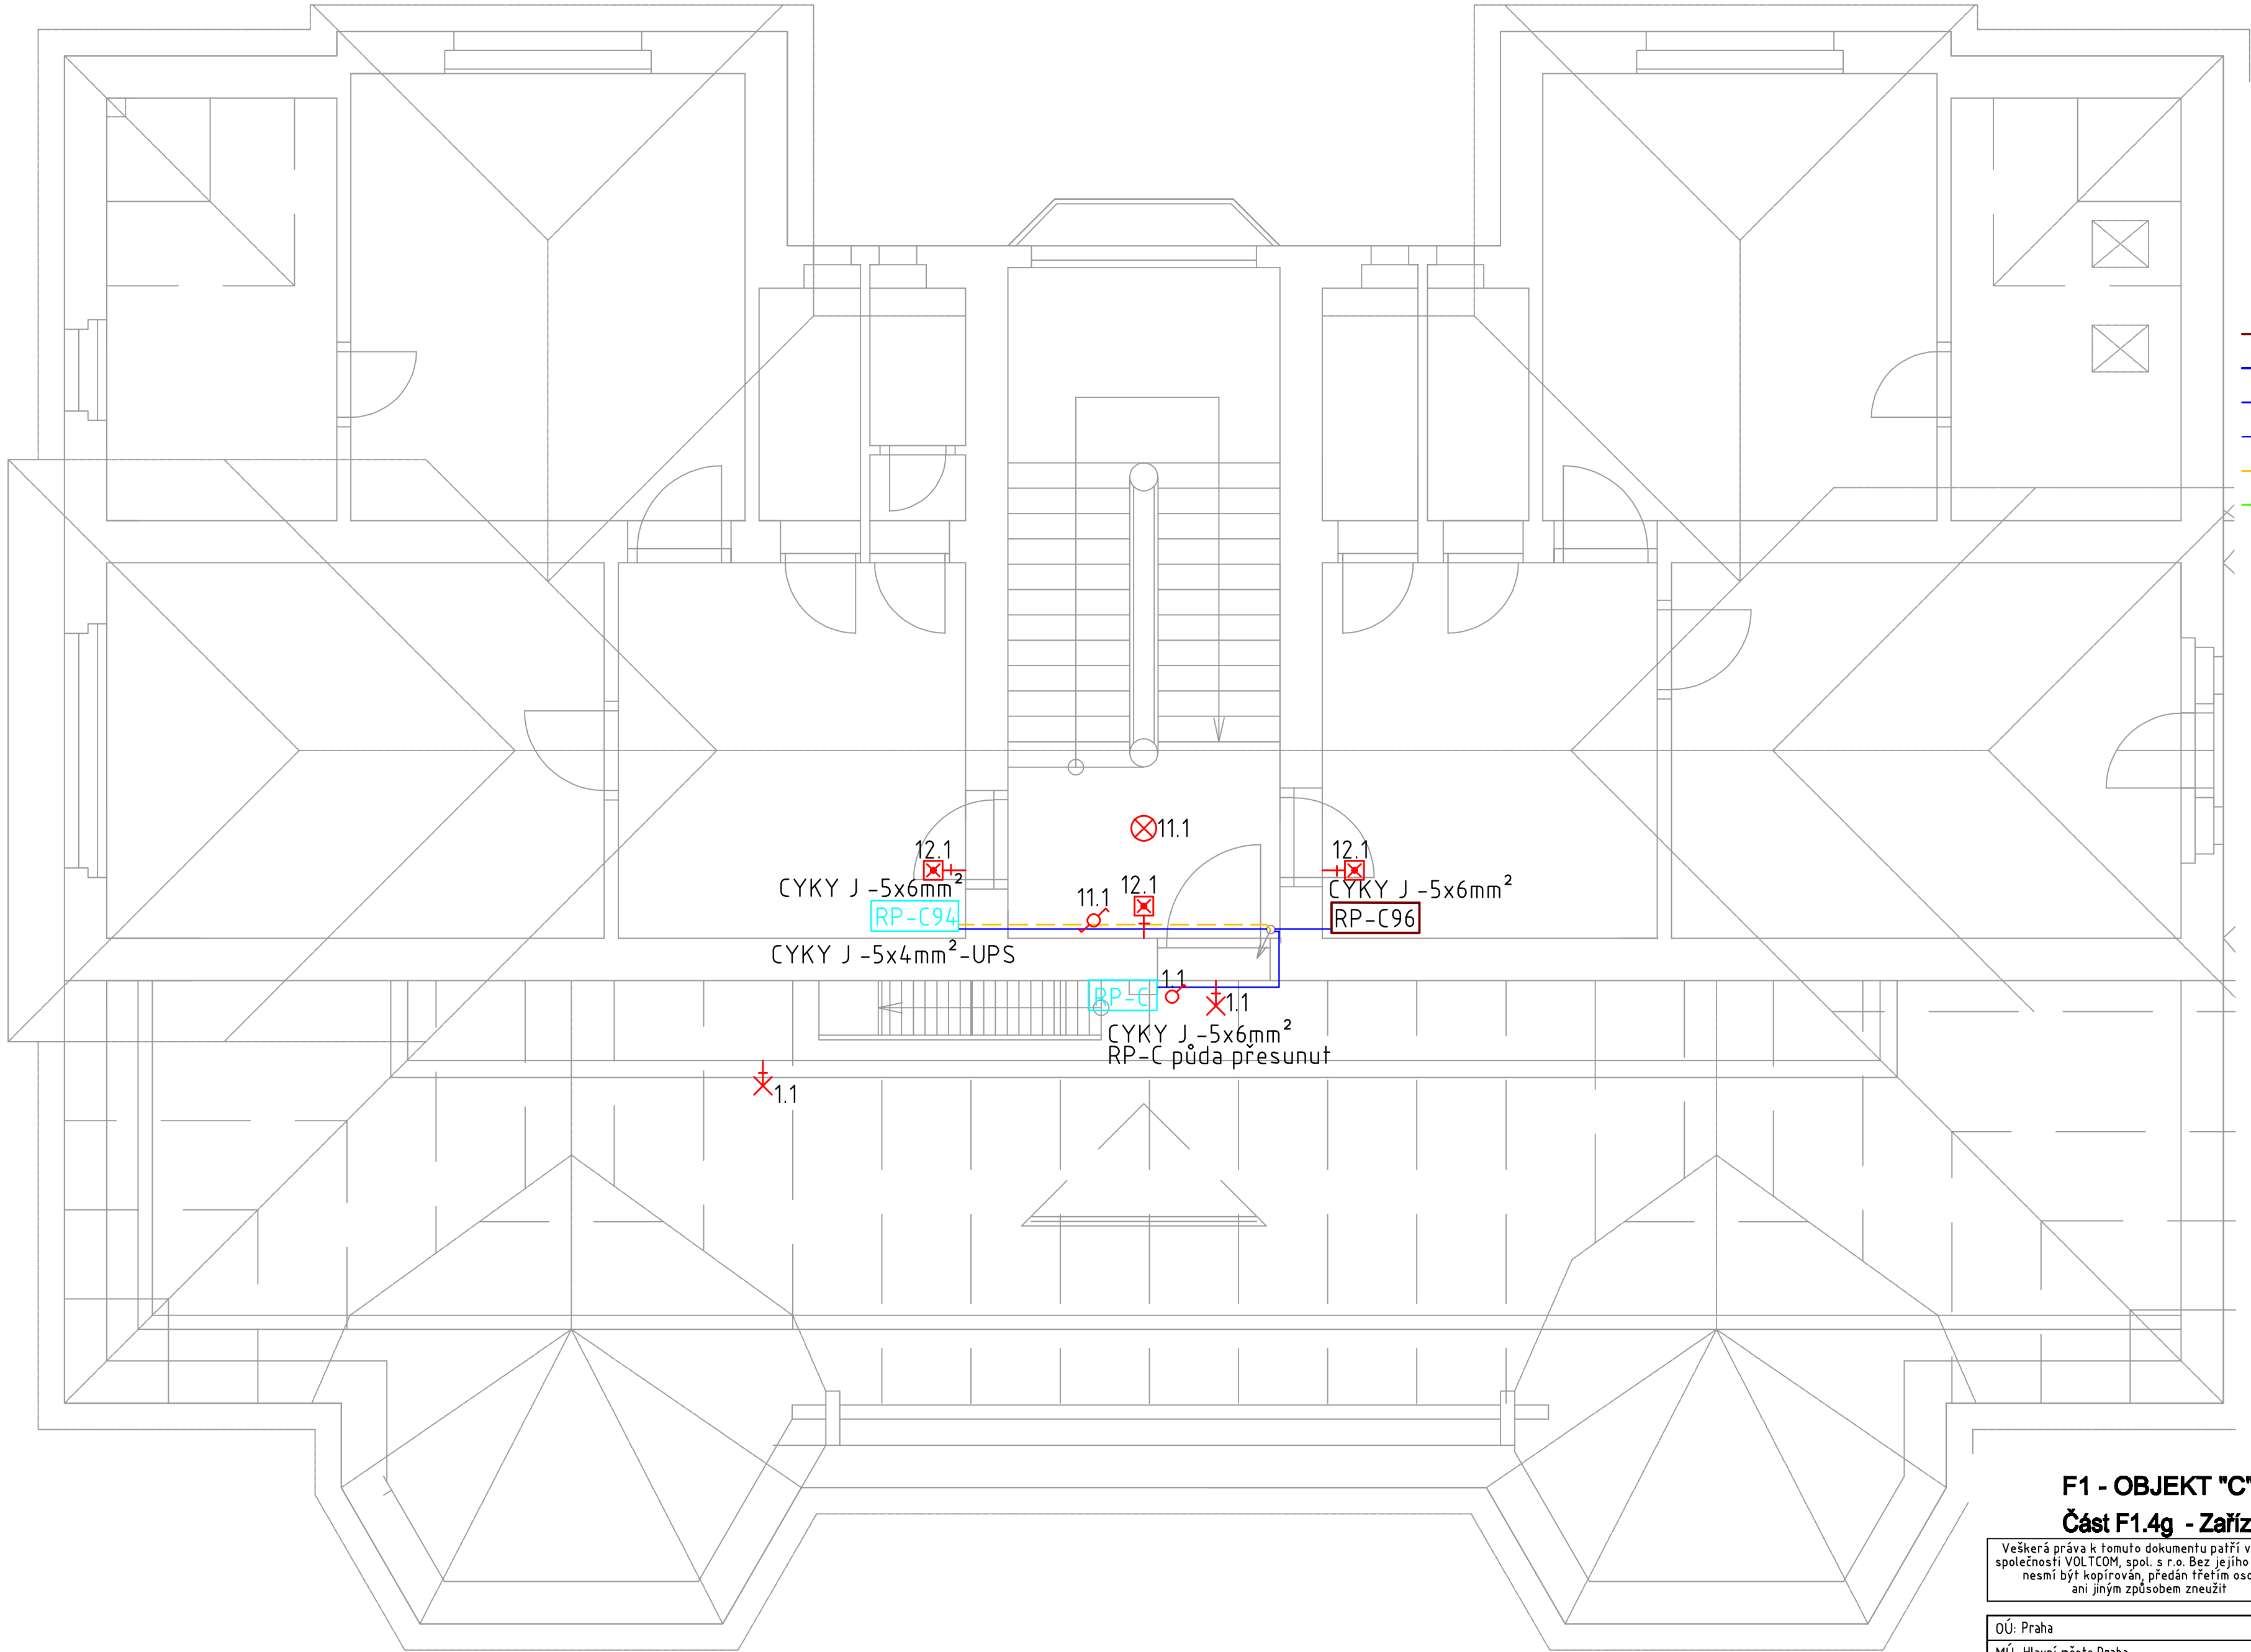



Půdorys 3.NP (2.patro), měř. 1:50:

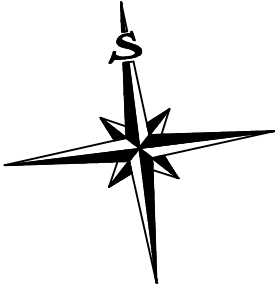

Legenda:

- Technologie
- Kabely NN – typ CYKY J – 5x6mm²
- Kabely NN – typ CYKY J – 5x10mm²
- Kabely NN – typ CYKY J – 5x16mm²
- Kabely NN – typ CYKY J – 5x4mm² – UPS
- Kabely NN – typ CYKY J – 5x4mm² – NZ
- Stávající rozvaděč NN
- Nový rozvaděč NN
- Vysoušeč rukou
- Nástěnné svítidlo
- Nouzové svítidlo s vlastním zdrojem nástěnné
- Zásuvka třífázová 400V/32A, ~ 50Hz
- Zásuvka jednofázová 230V/16A, ~ 50Hz
- Spínač jednopólový
- Zařivkové svítidlo stropní 2x36W, IP43, průmyslové provedení
- Žárovkové svítidlo stropní
- Přepínač schodišťový
- Přepínač křížový

Sítauce areálu:

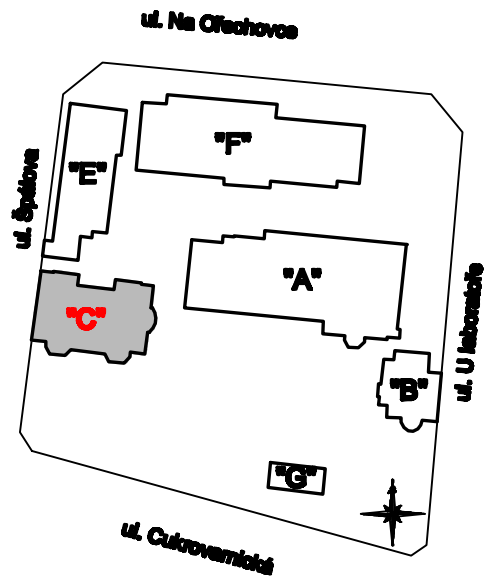

F1 - OBJEKT "C", etapa I

Část F1.4g - Zařízení silnoproudé a slaboproudé elektrotechniky,

Veškerá práva k tomuto dokumentu patří výhradně společnosti VOLTCOM, spol. s r.o. Bez jejího souhlasu nesmí být kopírován, předán třetím osobám ani jiným způsobem zneužit

All rights to this document reserved to VOLTCOM, spol. s r.o. Unauthorised disclosure or reproduction prohibited. Not to be used in any way harmful to a/m company

OÚ: Praha	Projektant: Ing. Kříž	 SPOL. S R.O. OTEVŘENÁ 1092/2, PRAHA 6 - STŘEŠOVICE, 169 00 TEL. 267052547-9, FAX. 267052550, IČO 44794274 email: voltcom@voltcom.cz, http://www.voltcom.cz		
MÚ: Hlavní město Praha	Kontroloval: P. Rozsypal			
Číslo stavby:	Schválil: P. Vávra			
NÁZEV: REKONSTRUKCE ROZVODŮ, Cukrovarnická Cukrovarnická 10, Praha 6 Půdorys budovy C - 3.NP - nový stav		STUPEŇ PD DRS	MĚŘÍTKO 1:50	FORMAT 4xA4
		DATUM 07/2013	VÝKRES Č. F3.4g -E08	
INVESTOR: Fyzikální ústav Akademie věd ČR, v.v.i. Na Slovance 2, 182 21 Praha 8		VÝROBNÍ ČÍSLO X321-05		