

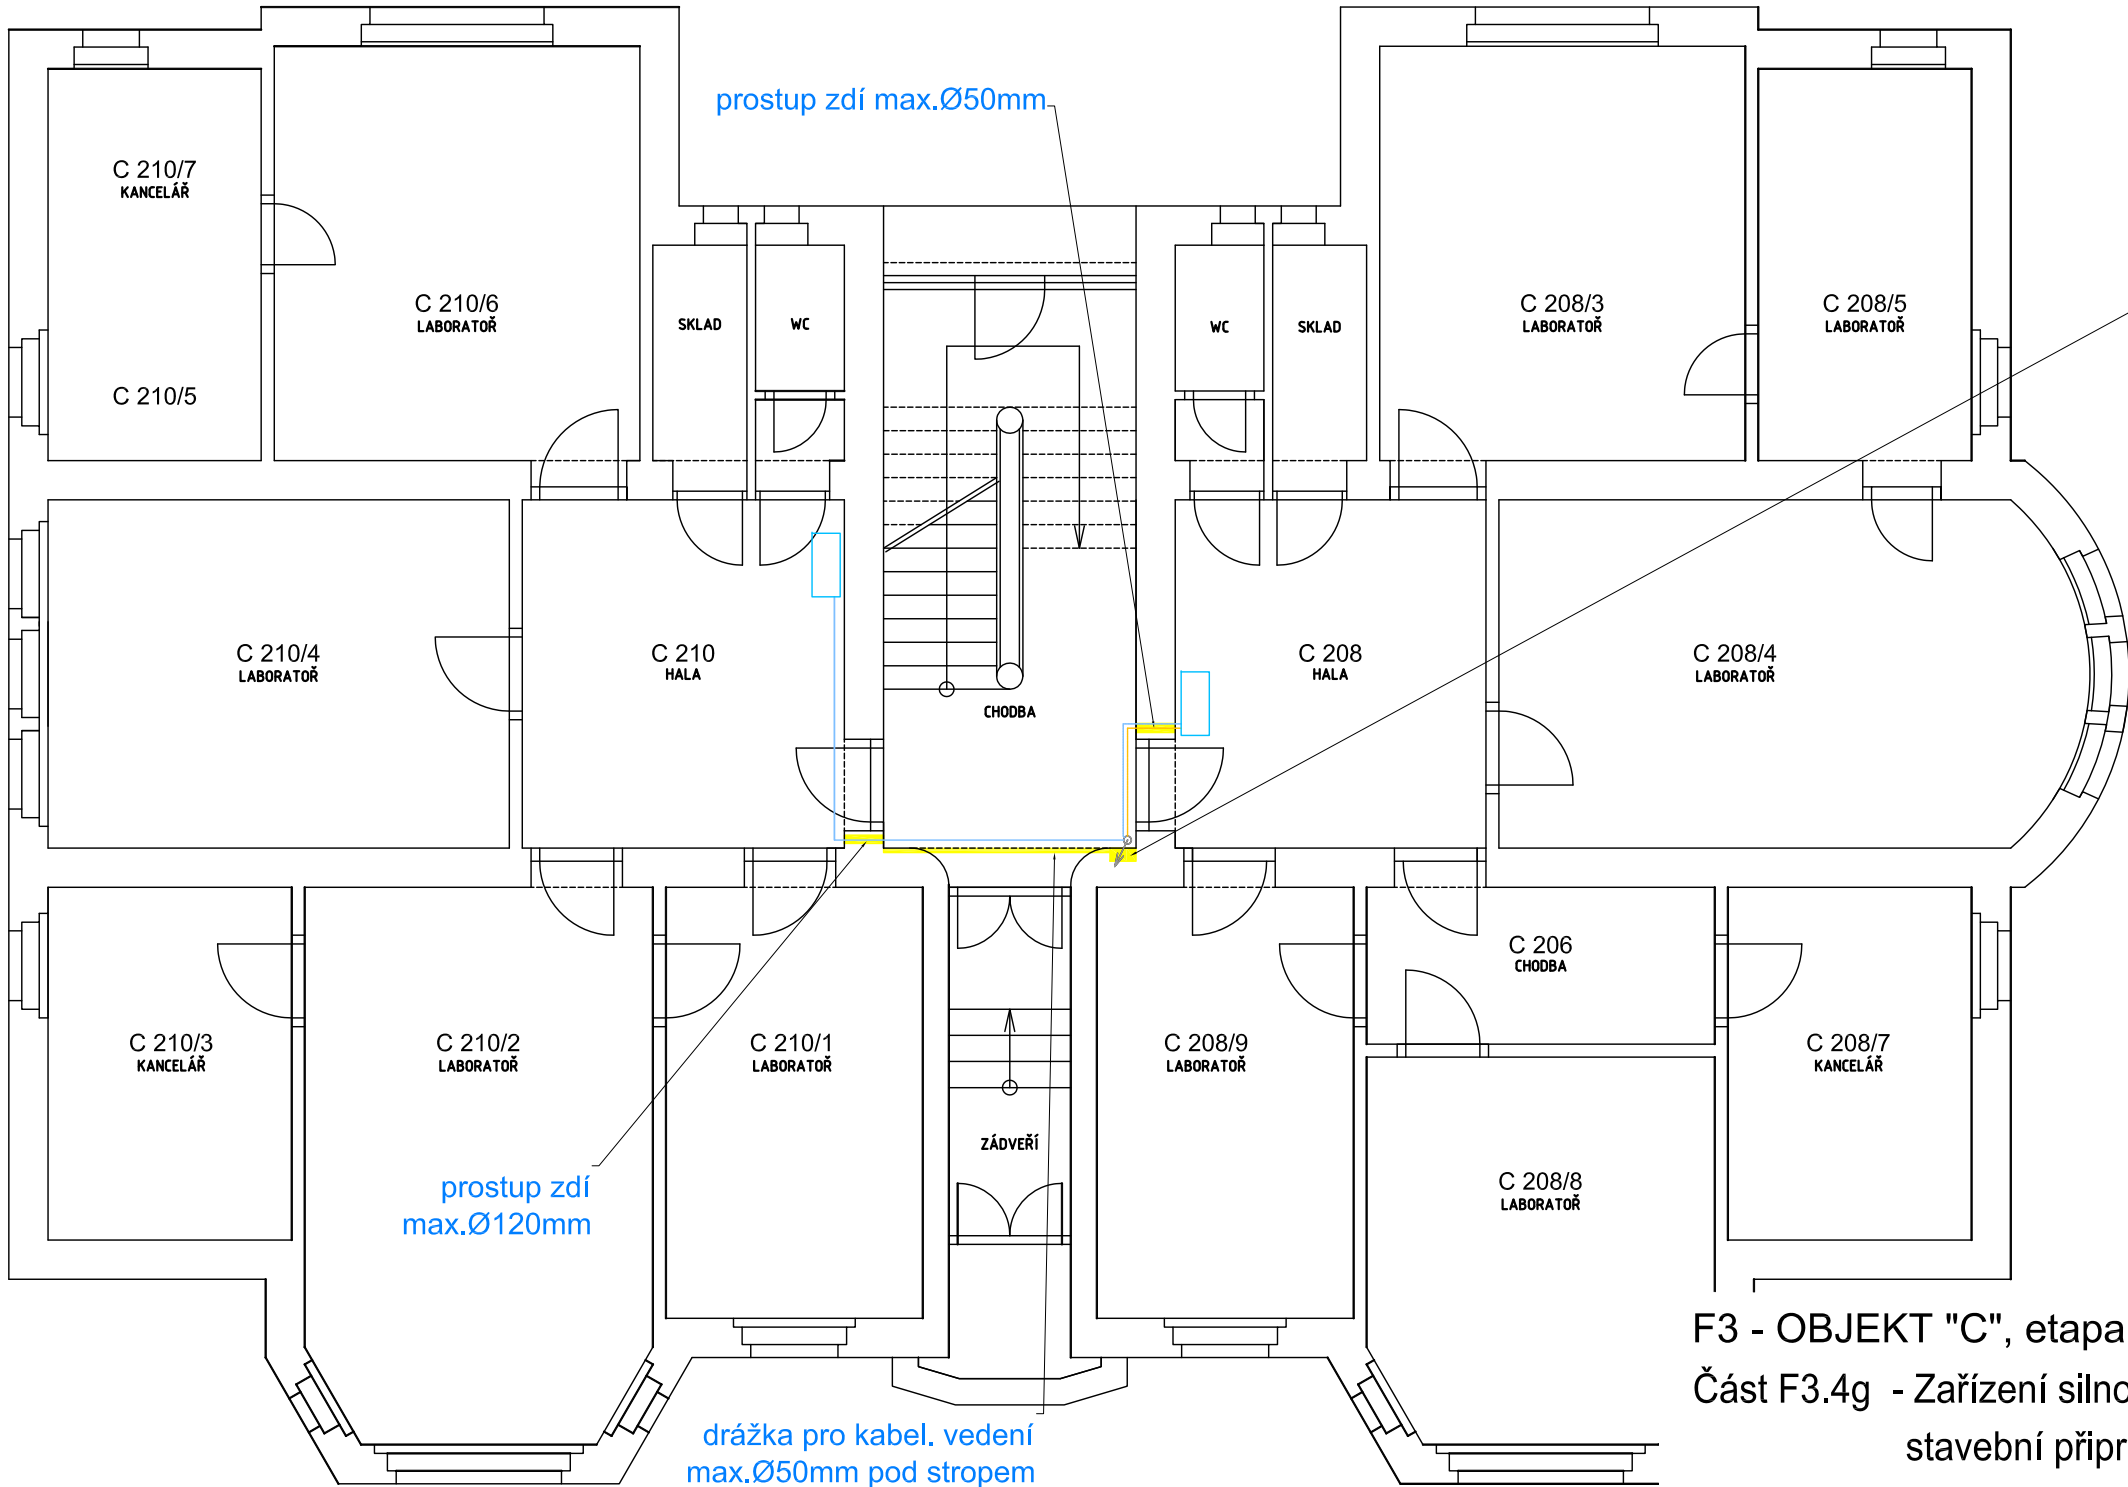


PŮDORYS 1 NP (PŘÍZEMÍ)

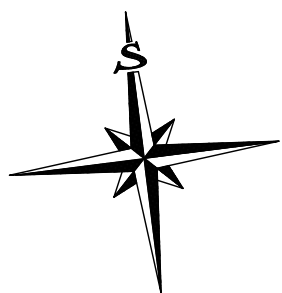

SITUACE AREÁLU

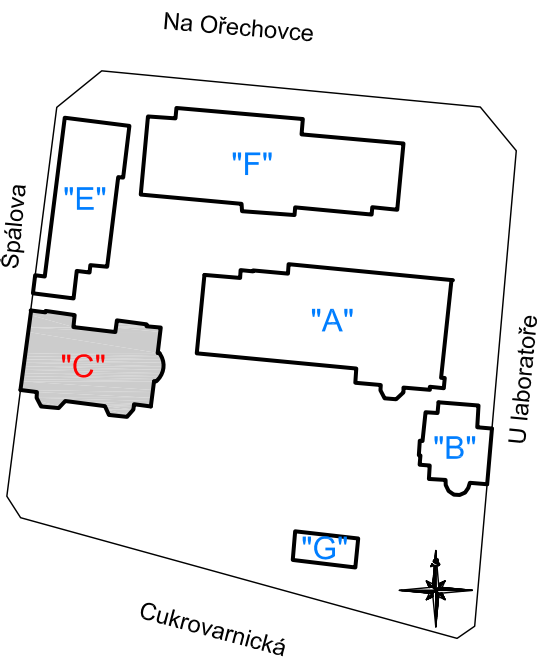

F3 - OBJEKT "C", etapa I

Část F3.4g - Zařízení silnoproudé a slaboproudé elektrotechniky, stavební připravenost

LEGENDA MATERIÁLU:

	STÁVAJÍCÍ KONSTRUKCE
	NOVÉ KONSTRUKCE
	BOURANÉ KONSTRUKCE
	TECHNOLOGIE
	DOZDÍVKY Z CP P15 NA MC 5

POZNÁMKA:

VEŠKERÁ ELEKTROINSTALAČNÍ VEDENÍ VE SCHODIŠŤOVÉ CHODBĚ BUDOU VEDENA V DRÁŽKÁCH V PROVEDENÍ POD OMÍTKOU. PRO PÁTEŘNÍ ROZVOD BUDE V ROHU PODESTY PŘIPRAVENA NIKA 300/150mm S PROSTUPY, JÁDROVÝM VRTEM 2Ø150, STROPNÍ KONSTRUKCÍ.

V RÁMCI STAVBY NEBUDE ZASAHOVÁNO DO NOSNÝCH KONSTRUKCÍ OBJEKTU, VYJMA KABELOVÝCH VSTUPŮ A PROSTUPŮ O MAX.Ø150, KTERÉ BUDOU PROVEDENY JÁDROVÝMI VRTY A NIKY PRO ROZVADĚČ, KTERÁ BUDE STATICKY ZAJIŠTĚNA VLOŽENÝMI OCELOVÝMI PROFILY.

Veškerá práva k tomuto dokumentu patří výhradně společnosti VOLTCOM, spol. s r.o. Bez jejího souhlasu nesmí být kopírován, předán třetím osobám ani jiným způsobem zneužit

All rights to this document reserved to VOLTCOM, spol. s r.o. Unauthorised disclosure or reproduction prohibited. Not to be used in any way harmful to a/m company

OÚ: Praha	Projektant: P.Rozsypal	 SPOL. S R.O. PROVOZ. UL. OTEVŘENÁ, PRAHA 6 - ŠTŘEŠOVICE TEL. 267052547-9, FAX. 267052550, IČO 44794274 email: voltcom@voltcom.cz, http://www.voltcom.cz		
MÚ: Hlavní město Praha	Kontroloval: P.Vávra			
Číslo stavby:	Schválil: P.Vávra	STUPEŇ PD DRS	MĚŘÍTKO 1:100	FORMÁT A2
NÁZEV: REKONSTRUKCE ROZVODŮ, Cukrovarnická Cukrovarnická 10, Praha 6		DATUM 07/2013	VÝKRES Č. F3.4g -S02	
INVESTOR: Fyzikální ústav Akademie věd ČR, v.v.i. Na Slovance 2, 182 21 Praha 8		VÝROBNÍ ČÍSLO X231-05		