


DETAIL B (1:50)

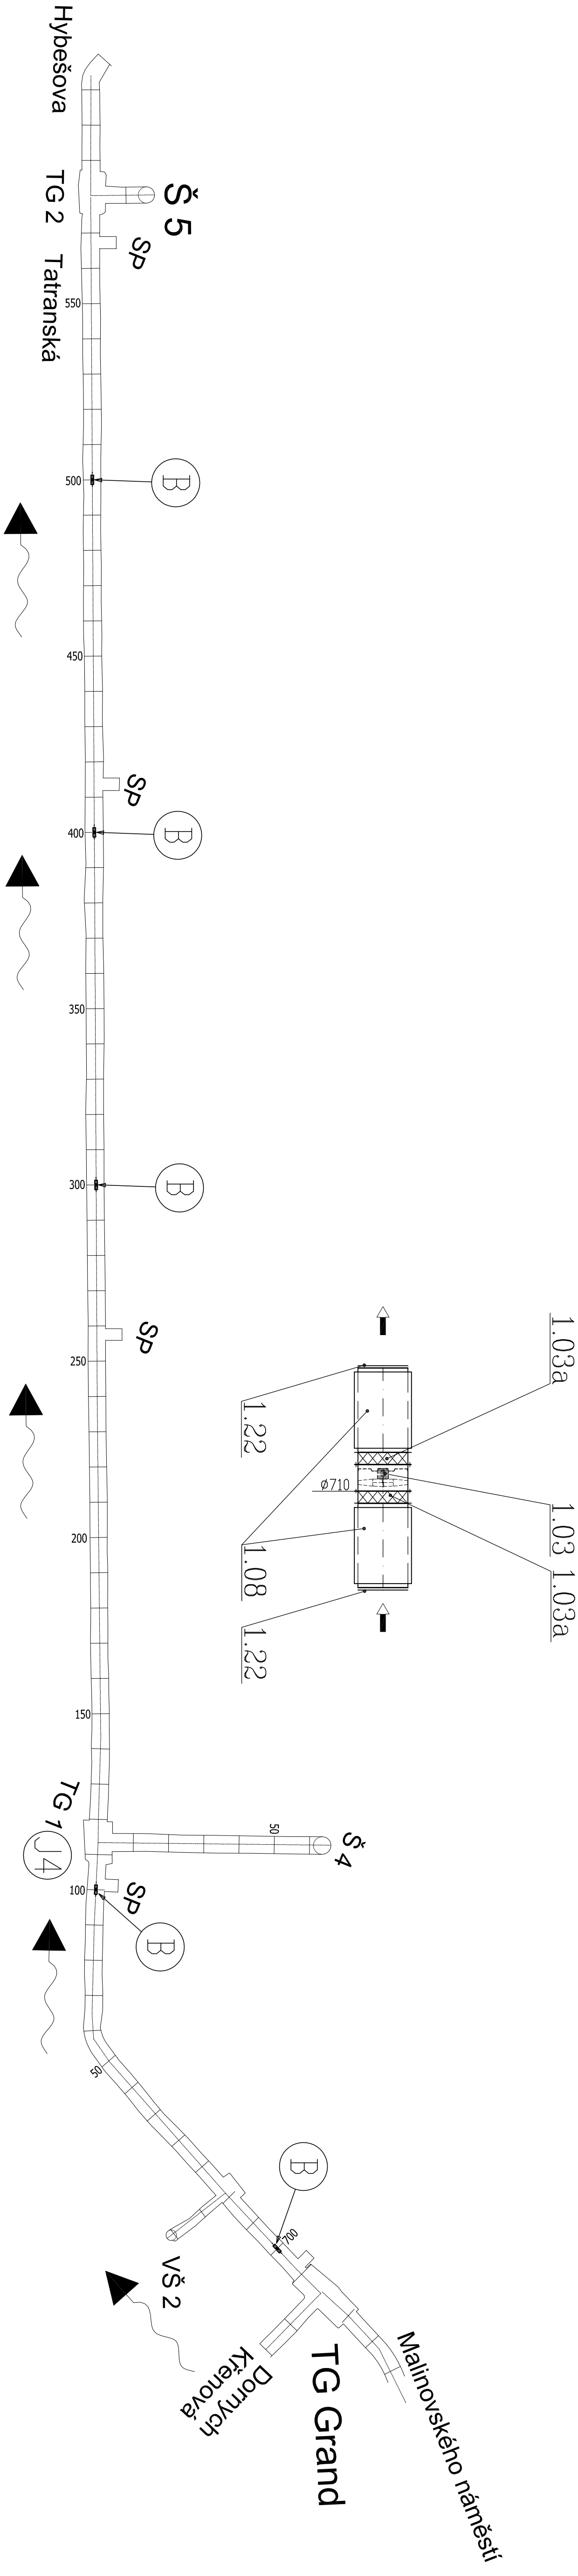

Zodp. proj: Ing. David Pavlas		Hlav. proj: Ing. David Pavlas	
Objednatel: TSB a.s. Barvířská 5, Brno		Ing. David Pavlas Lelkova 40, Brno 637 00 tel.: 603 568 968	
Investor: TSB a.s. Barvířská 5, Brno			
Stavba: DDVYLHČENÍ PRIMÁRNÍ KOLEKTOROVÉ SÍTĚ VE STATUTÁRNÍM MĚSTĚ BRNĚ – II. ETAPA		Měřítko 1:1000	Formát A4
		Stupeň DPS	Datum 04/2016
Obsah	SEKCE "B"	č. výkresu	VZT-04
Část	PS 01 VZDUCHOTECHNIKA	Zak. číslo	1605