



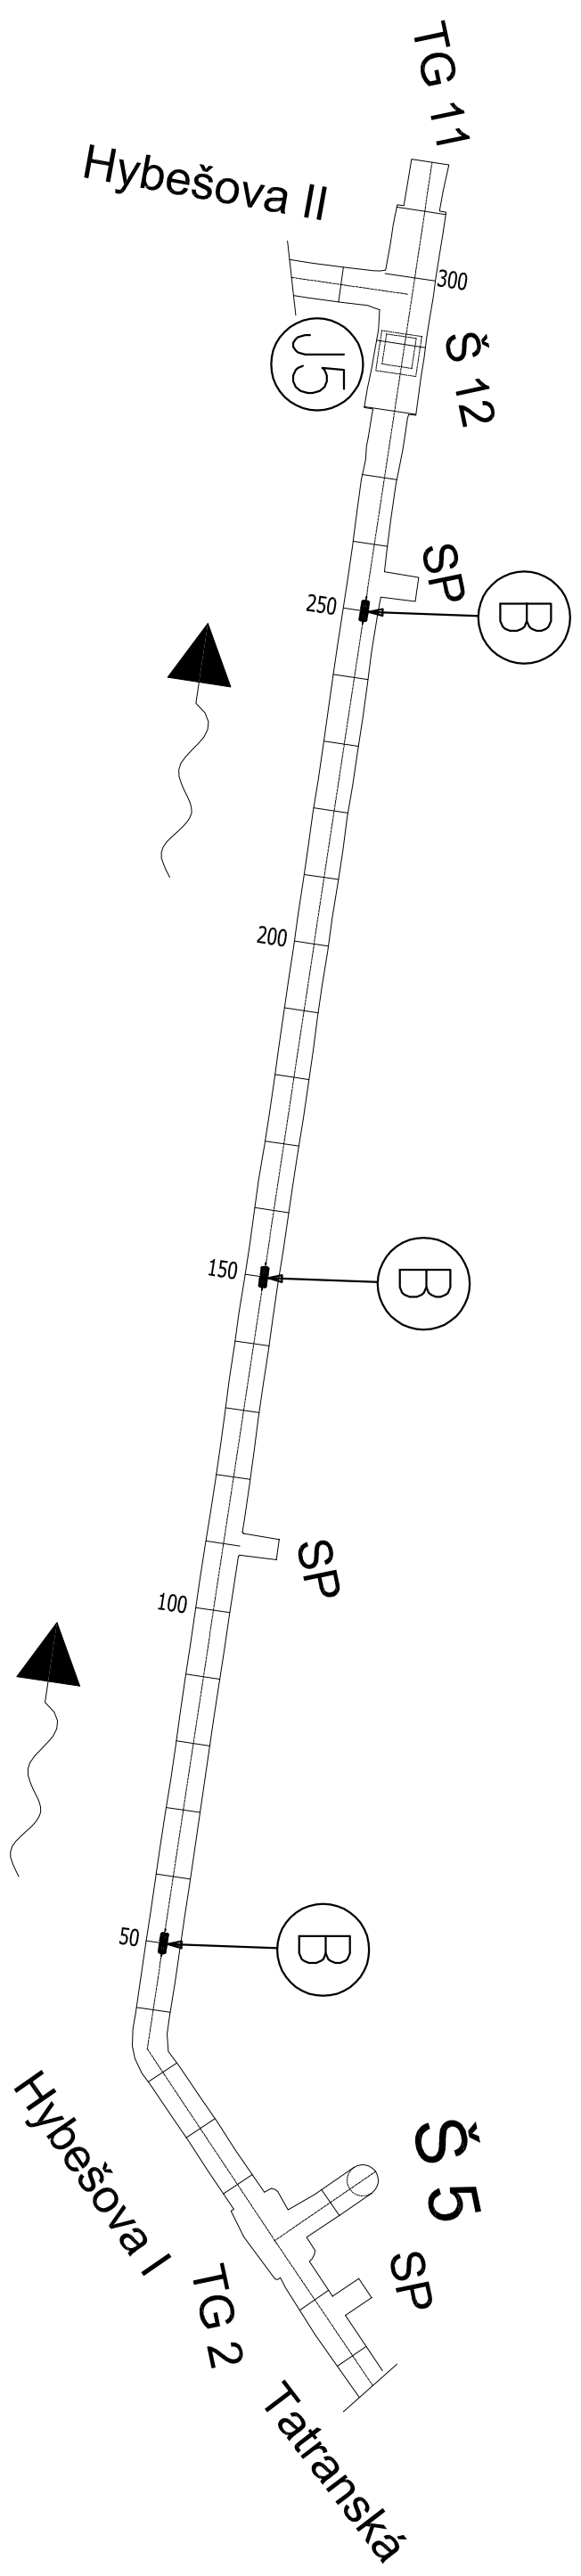

DETAIL B (1:50)

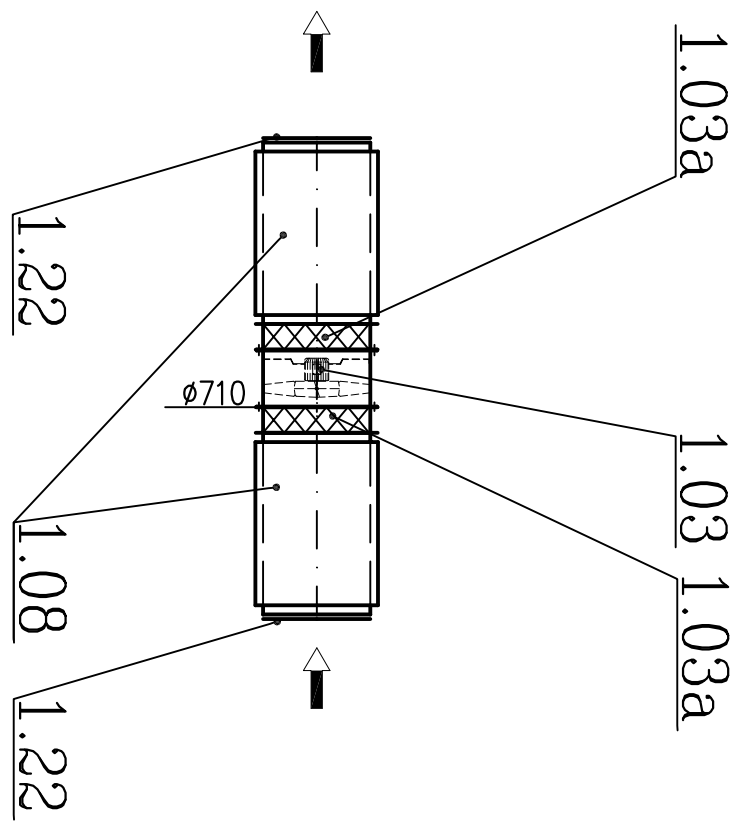

Zodp. proj. Ing. David Pavlas		Hlav. proj. Ing. David Pavlas	
Objednatel TSB a.s. Barvířská 5, Brno		Ing. David Pavlas	
Investor TSB a.s. Barvířská 5, Brno		Lelkova 40, Brno 637 00	
Stavba ODVLHČENÍ PRIMÁRNÍ KOLEKTOROVÉ SÍTĚ VE STATUTÁRNÍM MĚSTĚ BRNĚ – II. ETAPA		tel.: 603 568 968	
Obsah SEKCE "C"		Měřítko 1:1000	Formát 3A4
Část PS 01 VZDUCHOTECHNIKA		Stupeň DPS	Datum 04/2016
		Č. výkresu	VZT-05
		Zak. číslo	1605