
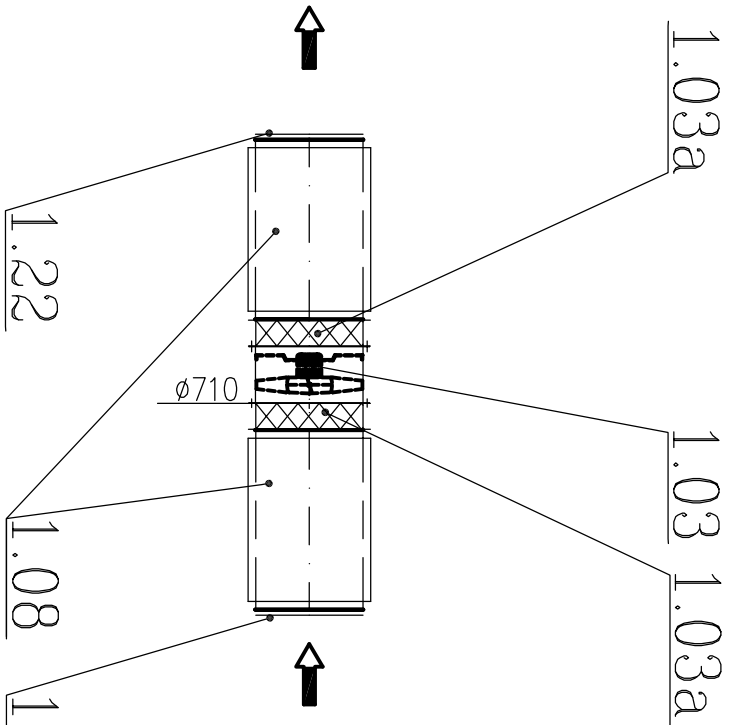


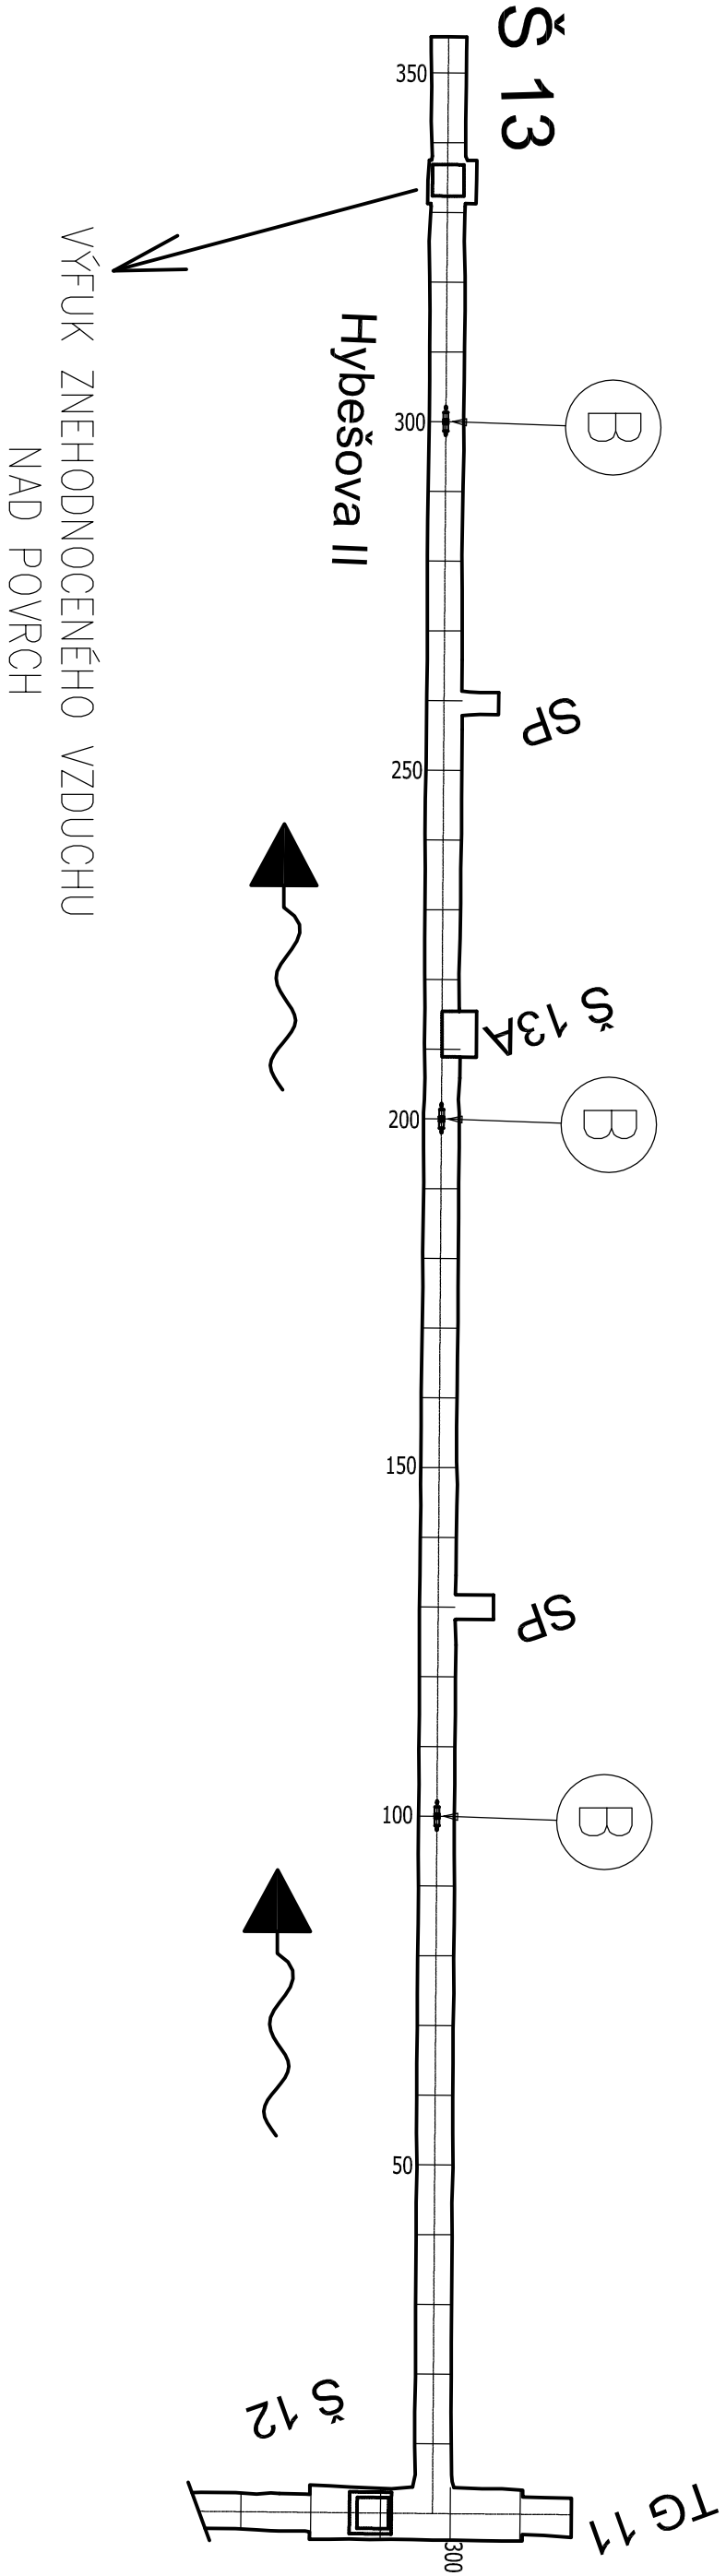

Zodp. proj. Ing. David Pavlas		Hlavní proj. Ing. David Pavlas		Ing. David Pavlas	
Objednatel TSB a.s. Barviřská 5, Brno		Investor TSB a.s. Barviřská 5, Brno		Lelkova 40, Brno 637 00	
Stavba ODVLHČENÍ PRIMÁRNÍ KOLEKTOROVÉ SÍTĚ VE STATUTÁRNÍM MĚSTĚ BRNĚ – II. ETAPA		Měřítko 1:1000		Formát 3A4	
Obsah SEKCE "D"		Stupeň DPS		Datum 04/2016	
Část PS 01 VZDUCHOTECHNIKA		Číslo výkresu		VZT-06	
		Znak číslo		1605	