



DETAIL B (1:50)

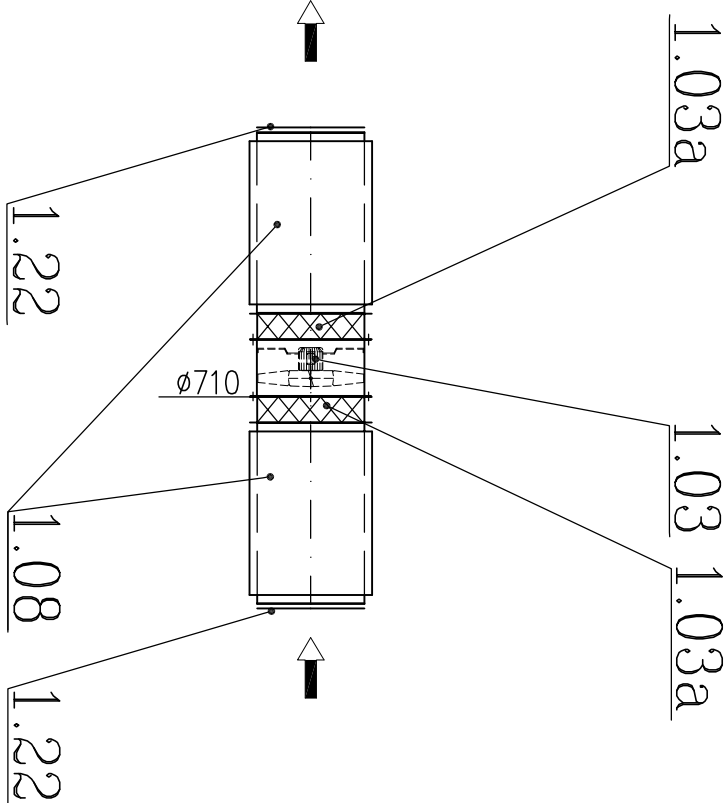


PŘEPÁŽENÍ S PŘEFUKEM
2x 1.10

Š 15A

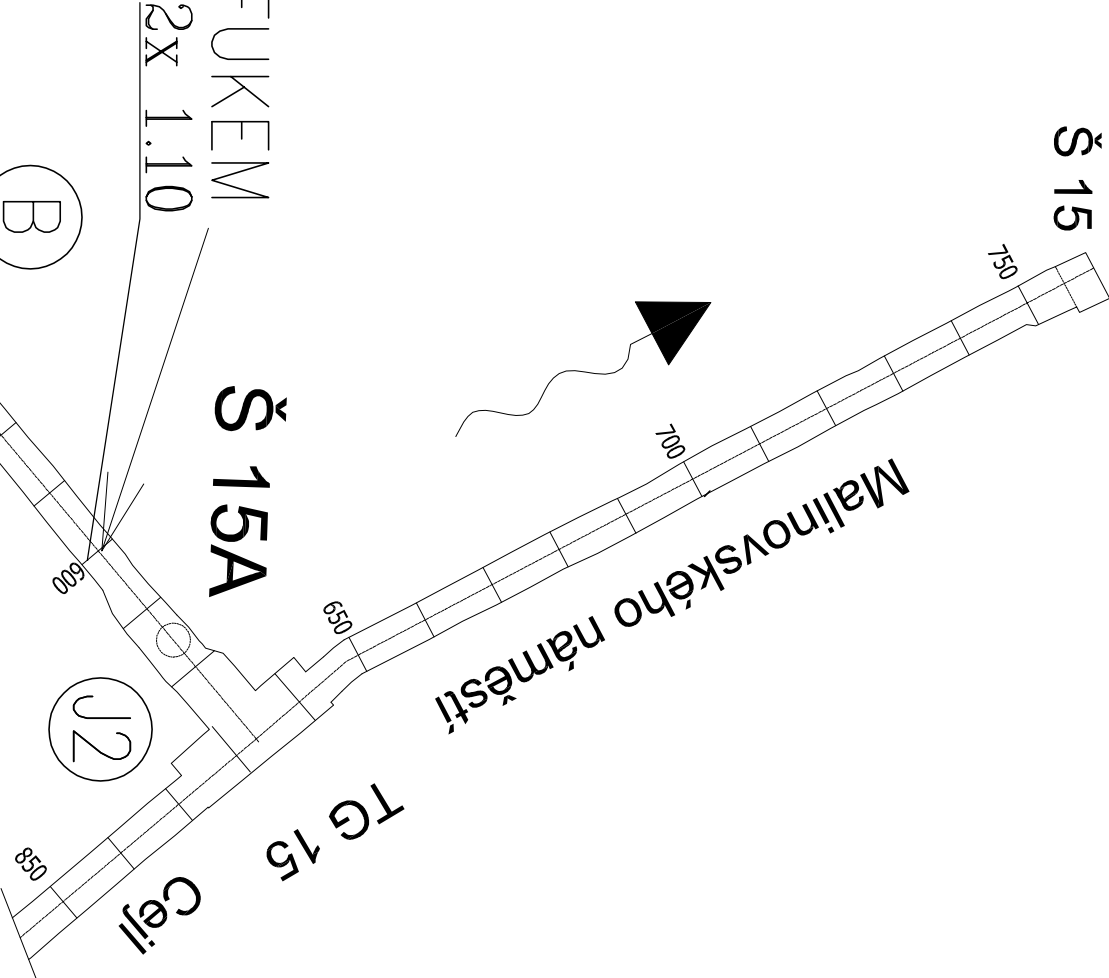

TG Grand

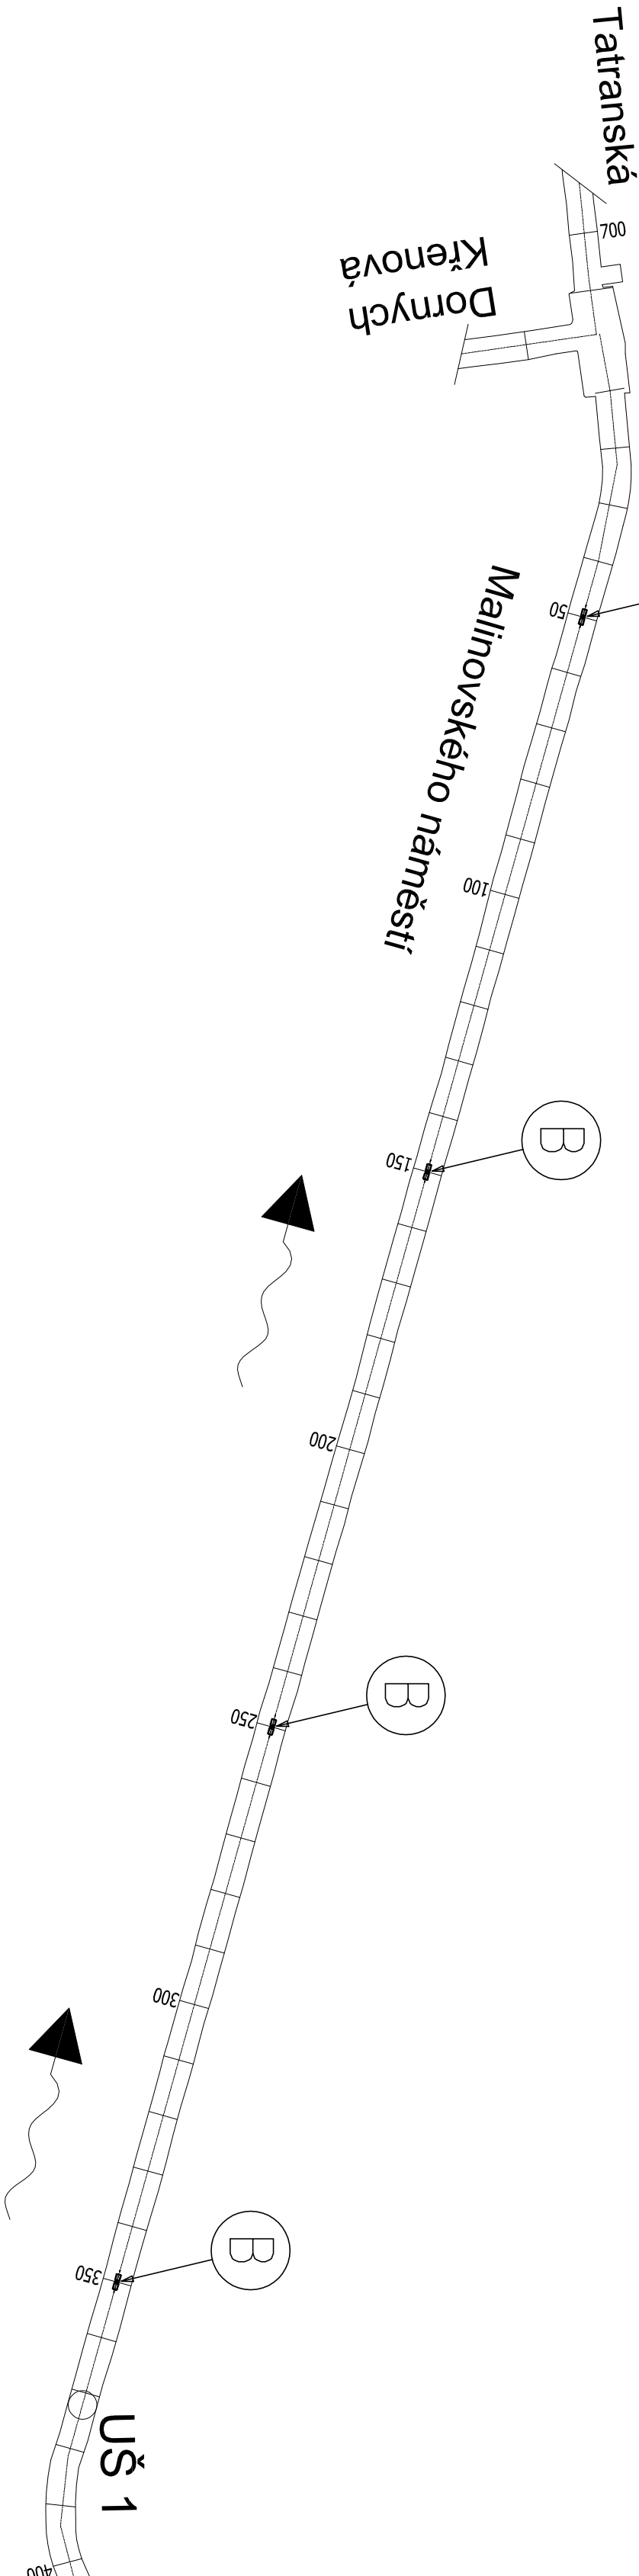

UŠ 1

Zedp. proj. Ing. David Pavlas		Hlav. proj. Ing. David Pavlas	
Objednatel TSB a.s. Barviřská 5, Brno		Ing. David Pavlas Lelkova 40, Brno 637 00 tel.: 603 568 968	
Investor TSB a.s. Barviřská 5, Brno			
Stavba ODVLHČENÍ PRIMÁRNÍ KOLEKTOROVÉ SÍTĚ VE STATUTÁRNÍM MĚSTĚ BRNĚ – II. ETAPA			
Obsah	SEKCE "E"	Měřítko 1:1000	Formát A4
Část	PS 01 VZDUCHOTECHNIKA	Stupeň DPS	Datum 04/2016
		č. výkresu	VZT-03
		Zak. číslo	1605