


I. NP PAVILON B

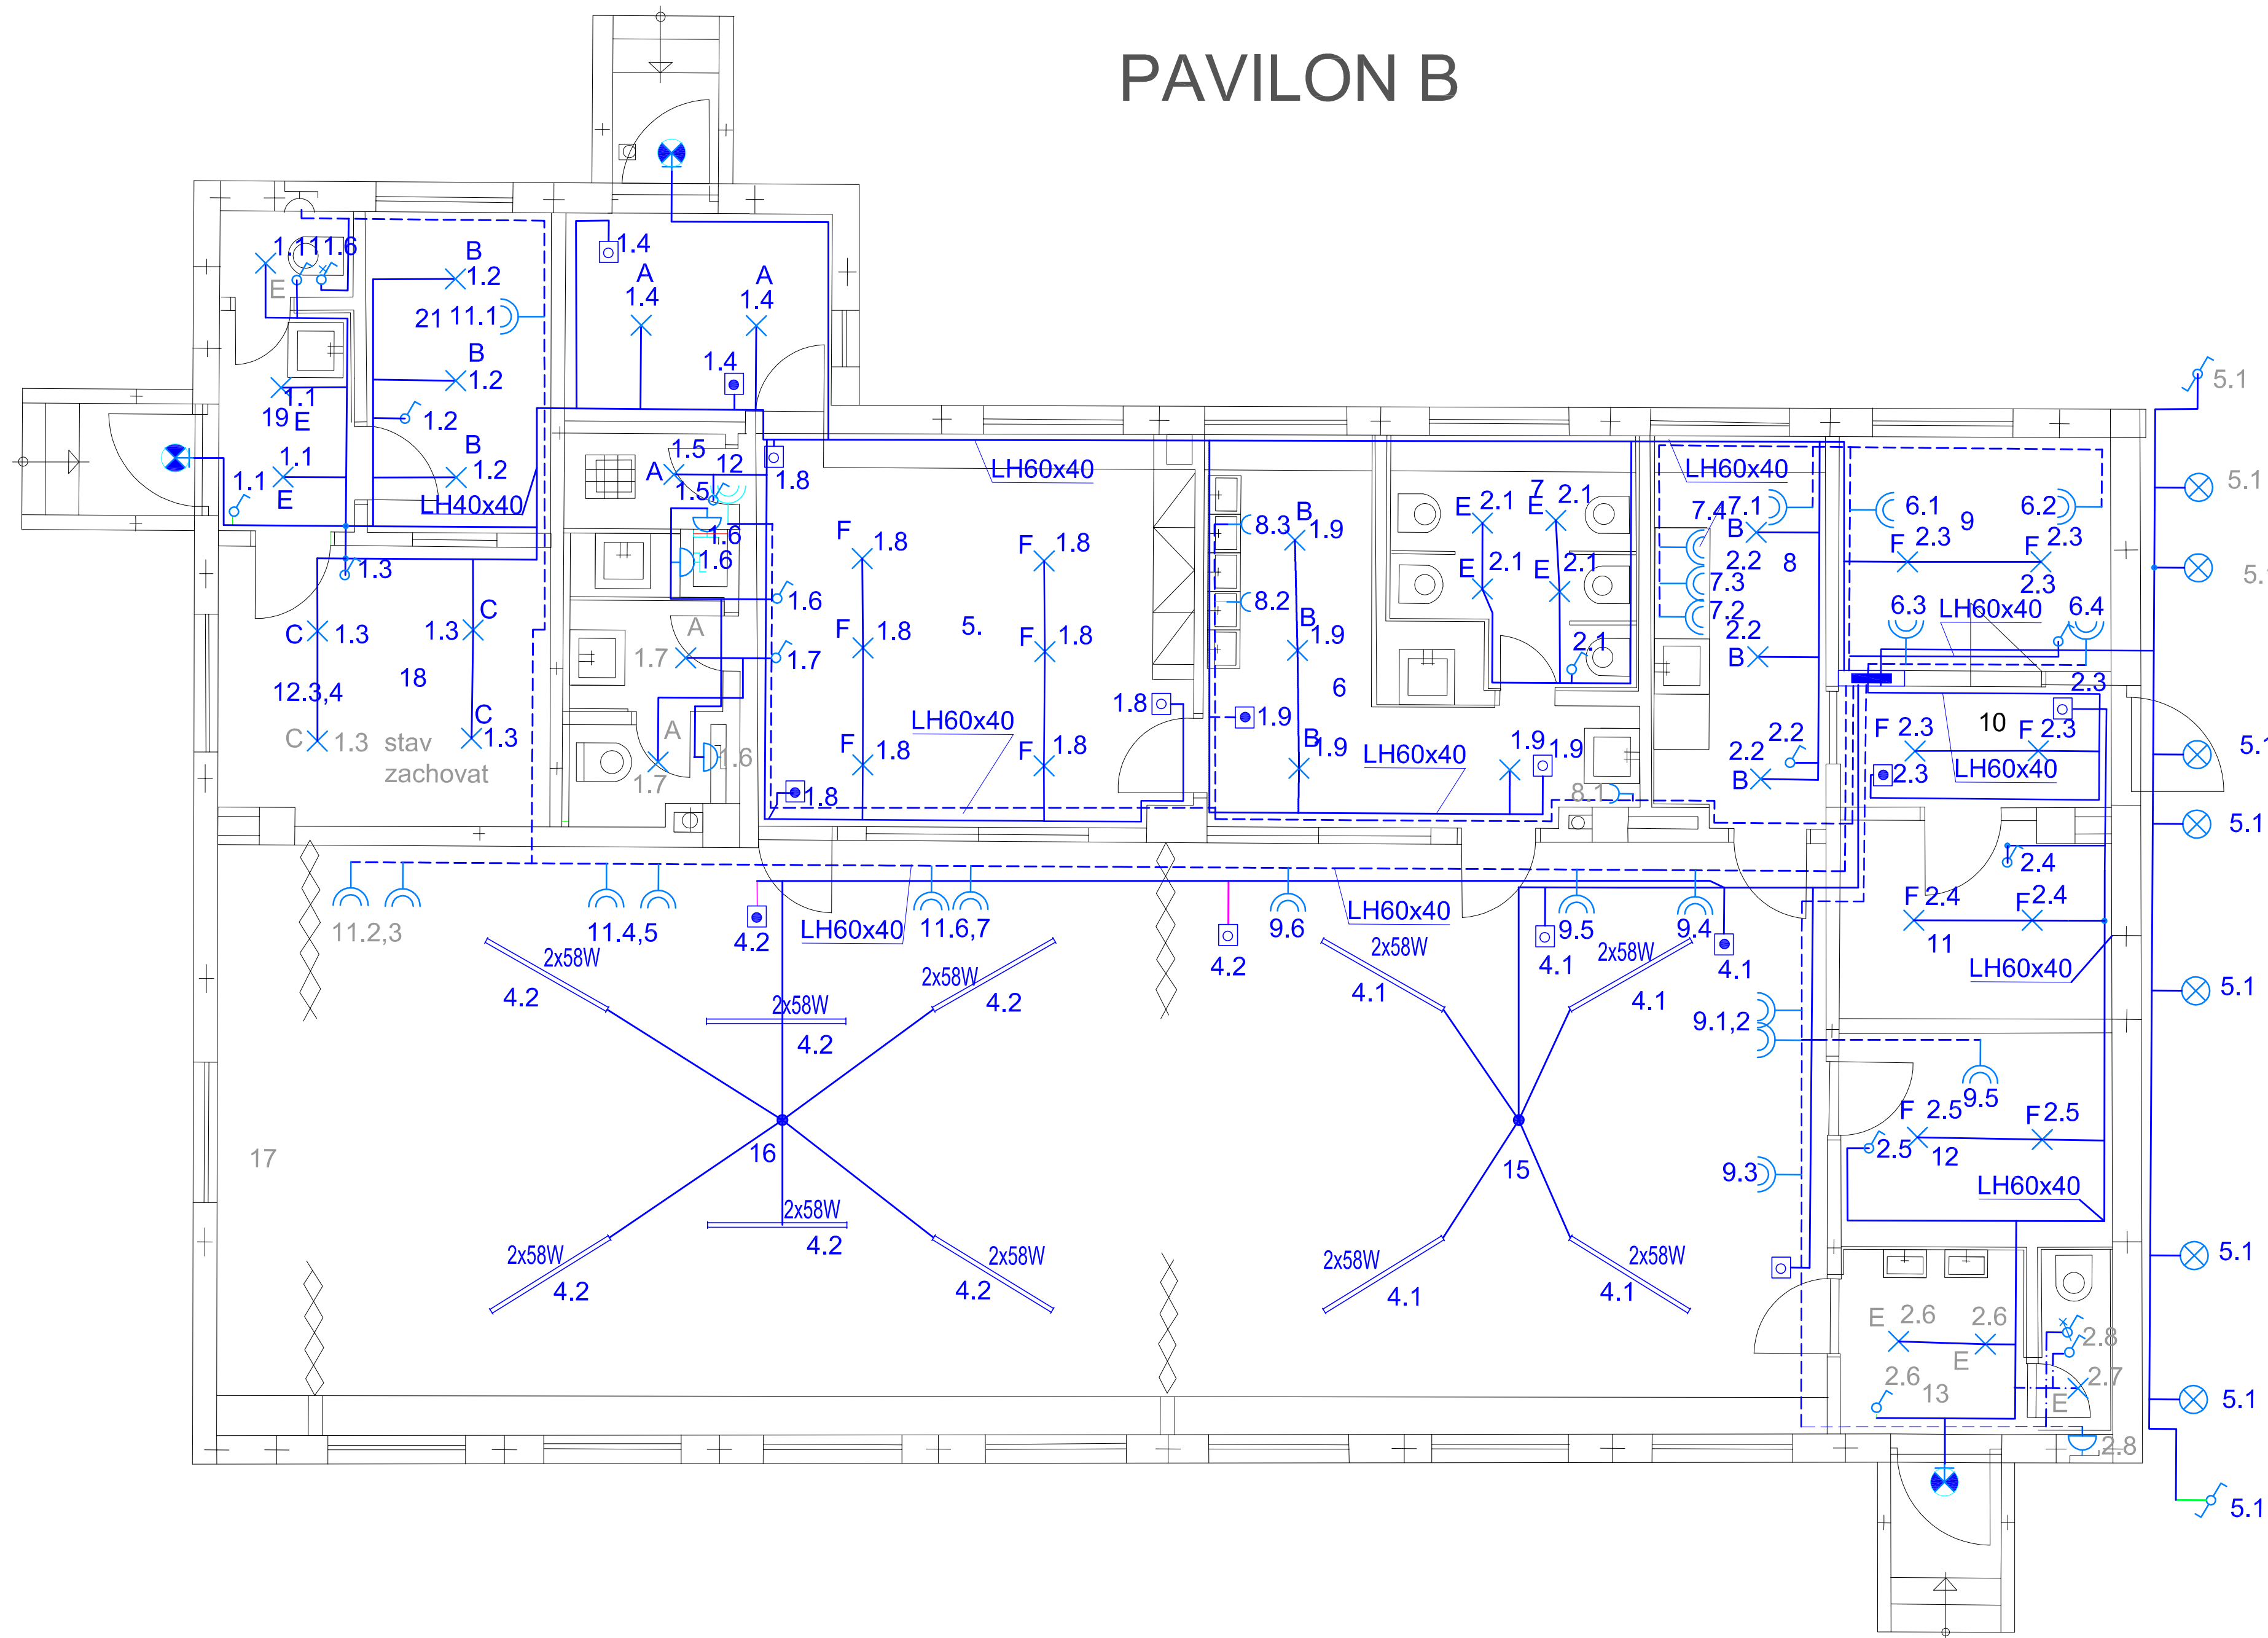

- LEGENDA:
- ⊗ žárovkové svítidlo
 - ⊗ nástěnné žárovkové svítidlo
 - ⊗ svítidlo s řídím
 - ⊗ svítidlo s kruhovou zářivkou
 - ⊗ nouzové svítidlo se zdrojem
 - ⊗ jednopólová zásuvka
 - ⊗ jednopólová dvojjednotka
 - ⊗ klíbový přepínač
 - ⊗ stříkací (schodišťový) vypínač
 - ⊗ stříkací (schodišťový) vypínač
 - ⊗ vypínač
 - ⊗ sériový vypínač
 - ⊗ tlačítko
 - ⊗ tlačítko s impulsním relé pod tlačítkem
 - ⊗ domovní rozvaděč
 - ⊗ elektroměrový rozvaděč
 - ⊗ stoupač vedení
 - ⊗ klasický vedení
 - ⊗ zvukové tlačítko
 - ⊗ zásuvka rozvodu PC
 - ⊗ telefonní zásuvka
 - ⊗ televizní a rádiová zásuvka
 - ⊗ vývod
 - ⊗ vývod pro stropní osvětlení
 - ⊗ domácí telefon s hlasovým koncem
 - ⊗ ventilátor
 - ⊗ zářivkové svítidlo se dvěma tělesy
 - ⊗ sportovní přípojka
 - ⊗ sdružené kabelové vedení
 - ⊗ termostat
 - ⊗ tlačítko na ovládní rolet
 - ⊗ motor s řídicí, příjmačem a vysílčem

Provozní napětí: 3PN+N, 3x400V/230V, 50Hz

Ochrana: automatickým odpojením od zdroje dle ČSN 332000-4-41, doplněna ochranou pospojováním a proudovými chráničemi

Prostředí hala č. 2: normální (vnitřní prostory), dle ČSN 332000-5-51 A45, A85, A1, AD1, CA1, CA2, CB1, AD1, BA1, BA2 nebezpečné: ABB

zvláště nebezpečné (kuchyně) (venkovní prostory), dle ČSN 332000-5-51, AD 2, AD 3, AD4

Krytí: IP21, IP30, IP 44, IP 54, IP 65,

TYP	VÝKON OSVĚTLENÍ-W
A	1 x 100
B	1 x 100
C	1 x 200
D	1 x 60
E	1 x 60
F	2 x 60
I	1 x 75
J	1 x 100

Elektrická instalace je navržena vodící CXKH po zdi v kabelových štátech

LEGENDA:

VÝŠKA ZÁSUVKOVÝCH VÝVODŮ 0,3 a 1,2 m NAD PODLAHOU, VÝŠKA 0,3 a 1,2 m NAD PODLAHOU BUDE V KUCHYNI, VÝŠKA 1,2 BUDE V MÍSTNOSTI ÚKLID, V UMYVÁRNĚCH, V MÍSTNOSTI ÚKLID BUDE ZÁSUVKA V IP44

VEŠKERÉ ZÁSUVKOVÉ OBVODY CHRÁNIT PROUD. CHRÁNIČEM 30 mA, V KOUPELNĚ A VE VENKOVNÍM PROSTŘEDÍ CHRÁNIT I SVĚTELNÉ OBVODY PROUDOVÝM CHRÁNIČEM, V KOUPELNĚ VODIVÉ PŘEDMĚTY A KONSTRUKCE CHRÁNIT MÍSTNÍM POSPOJOVÁNÍM, PŘÍSTROJE A KRABICE MONTOVANÉ DO ZDIVA MUSÍ BYT V PROVEDENÍ PRO MONTÁŽ TĚTO TRÁDI HOŘLAVOSTI, VÝŠKA SVĚTELNÝCH VYPÍNAČŮ A TLAČÍTEK 1,2 m NAD PODLAHOU NENÍ UVEDENO JINAK, POTRUBÍ A EL. VODIVÉ KONSTRUKCE CHRÁNIT POSPOJOVÁNÍM,

KABELÁŽ VODIT V PLASTOVÝCH LIŠTÁCH: OD ROZVADĚČE DO MÍSTNOSTI KABELY VESTI V LIŠTĚ LH 60x40, PO OBVODOVÉ ZDI, LIŠTU LH 80x40 VĚST cca 150 mm SPODNÍM OKRAJEM NAD PODLAHOU.

ZÁSUVKOVÉ OBVODY BUDOU ODOBOČOVÁNY V LIŠTĚ LH 20x20 K PŘÍSTROJÍ

SVĚTELNÉ OBVODY ODOBOČOVAT V MÍSTĚ VYPÍNAČŮ, SVISLOU LIŠTOU 20x20mm K TLAČÍTKŮM A KE SVĚTLIDLŮM, SVĚTELNÉ OBVODY OVLÁDAT VYPÍNAČI TANGO, PŘI POTŘEBĚ OVLÁDÁNÍ Z VÍCE MÍST POUŽIT TLAČÍTKA S IMPULSNÍM RELÉ

TLAČÍTKA A VYPÍNAČE BUDOU VKLÁDÁNY DO KRABIC (LK80x28), V PŘÍPADĚ ŽE BUDE V KRABICI IMPULZ. RELÉ, NA KRABICI PŘIDAT ZVÝŠUJÍCÍ RAM NR1R, NAD KRABICÍ S IMPULZ. RELÉ (NA OBVODOVOU ZEĎ) PŘIDAT DALŠÍ KRABICI LK1T PRO VĚTVĚNÍ OBVODŮ, POSPOJOVÁNÍ KABELŮ PROVADEŤ VAGO-SVORKAMI, V KRABICI UZAVŘÍT VÍCEM ULK-BOITČ, NA PŘÍPADNÝCH ŠÁDKOKARTONOVÝCH STĚNÁCH BUDOU VKLÁDÁNY POD KRABICE, IZOLAČNÍ-NEHOŘLAVÉ PODLOŽKY,

PŘÍPADNÉ KRABICE PRO VĚTVĚNÍ OBVODŮ V LIŠTÁCH BUDOU MIMO LIŠTOVÁNÍ, LIŠTY MOHOU BYT ZAPLNĚNY KABELY NA 60% SVĚ KAPACITY, V PŘÍPADĚ ZAPLNĚNÍ LIŠTY BUDE INSTALOVÁNA NOVÁ LIŠTA!!

ROZVADĚČ VLOŽIT DO PŮVODNÍHO VÝKLENKU POD OMIŤKU, (V PŘÍPADĚ POTŘEBY MÍRNĚ STAVEBNĚ UPRAVIT) PŘÍVOD DO ROZVADĚČE VĚST V PODLAZE A VE ZDI POD ROZVADĚČEM, KABEL DO ROZVADĚČE VYŠŠÍHO PODLAŽÍ VĚST STOUPAČKOU, V LIŠTÁCH ZÁSUVKOVÝCH OBVODŮ VĚST POSPOJOVACÍ VODIČE PRO VYROVNÁNÍ POTENCIÁLŮ (CVA, 1022) POD ROZVADĚČEM ROZD. BUDE OCHRANNÁ PŘÍPOJNICE V KP 250,

REVIZE	POPIS	DATUM	PODPIS

OBJEDNATEL
MĚSTSKÁ ČÁST PRAHA 18
Odbor hospodářské správy a investic
Bechovská 639, 199 00 Praha 9 - Letňany
IČ: 00231321 DIČ: CZ00231321

ELTODO, a.s. SÍDLO: NOVODVORSKÁ 1010/14, 142 00 PRAHA 4 IČ: 45274517 DIČ: CZ45274517		JTSK ČÍSLO SOUPRAVY Bpv	
ODPOVĚDNÝ PROJEKTANT ING. RUDOLF ŠTECHER	VYPRACOVAL MICHAL ONDRÁČEK	VYPRACOVAL ING. ALEŠ DRAGONOV	KONTROLOVAL ING. RUDOLF ŠTECHER
PODPIS <i>RS</i>	PODPIS <i>MO</i>	PODPIS <i>AD</i>	PODPIS <i>RS</i>
STAVBA PD - rekonstrukce elektrického zařízení - MŠ Příborská 514		ČÍSLO ZAKÁZKY 1218710214	DVZ
		MĚŘÍTKO 1:50	
		DATUM 05/2018	
		POČET FORMÁTŮ 8x A4	
NÁZEV PŘÍLOHY Půdorys I.NP Pavilon B - elektroinstalace		ČÁST	ČÍSLO PŘÍLOHY 013
DOKUMENTACE LZE UŽÍVAT POUZE VE SMYSLU PŘÍSLUŠNÉ SMLOUVY O DÍLO, VÝKRES, ČI JEHO ČÁSTI, MŮŽE BYT KOPÍROVÁN NEBO JINYM ZPŮSOBEM ROZŠÍŘOVÁN POUZE PO PŘEDCHOZÍM SOUHLASÍ ELTODO, s.r.o.			