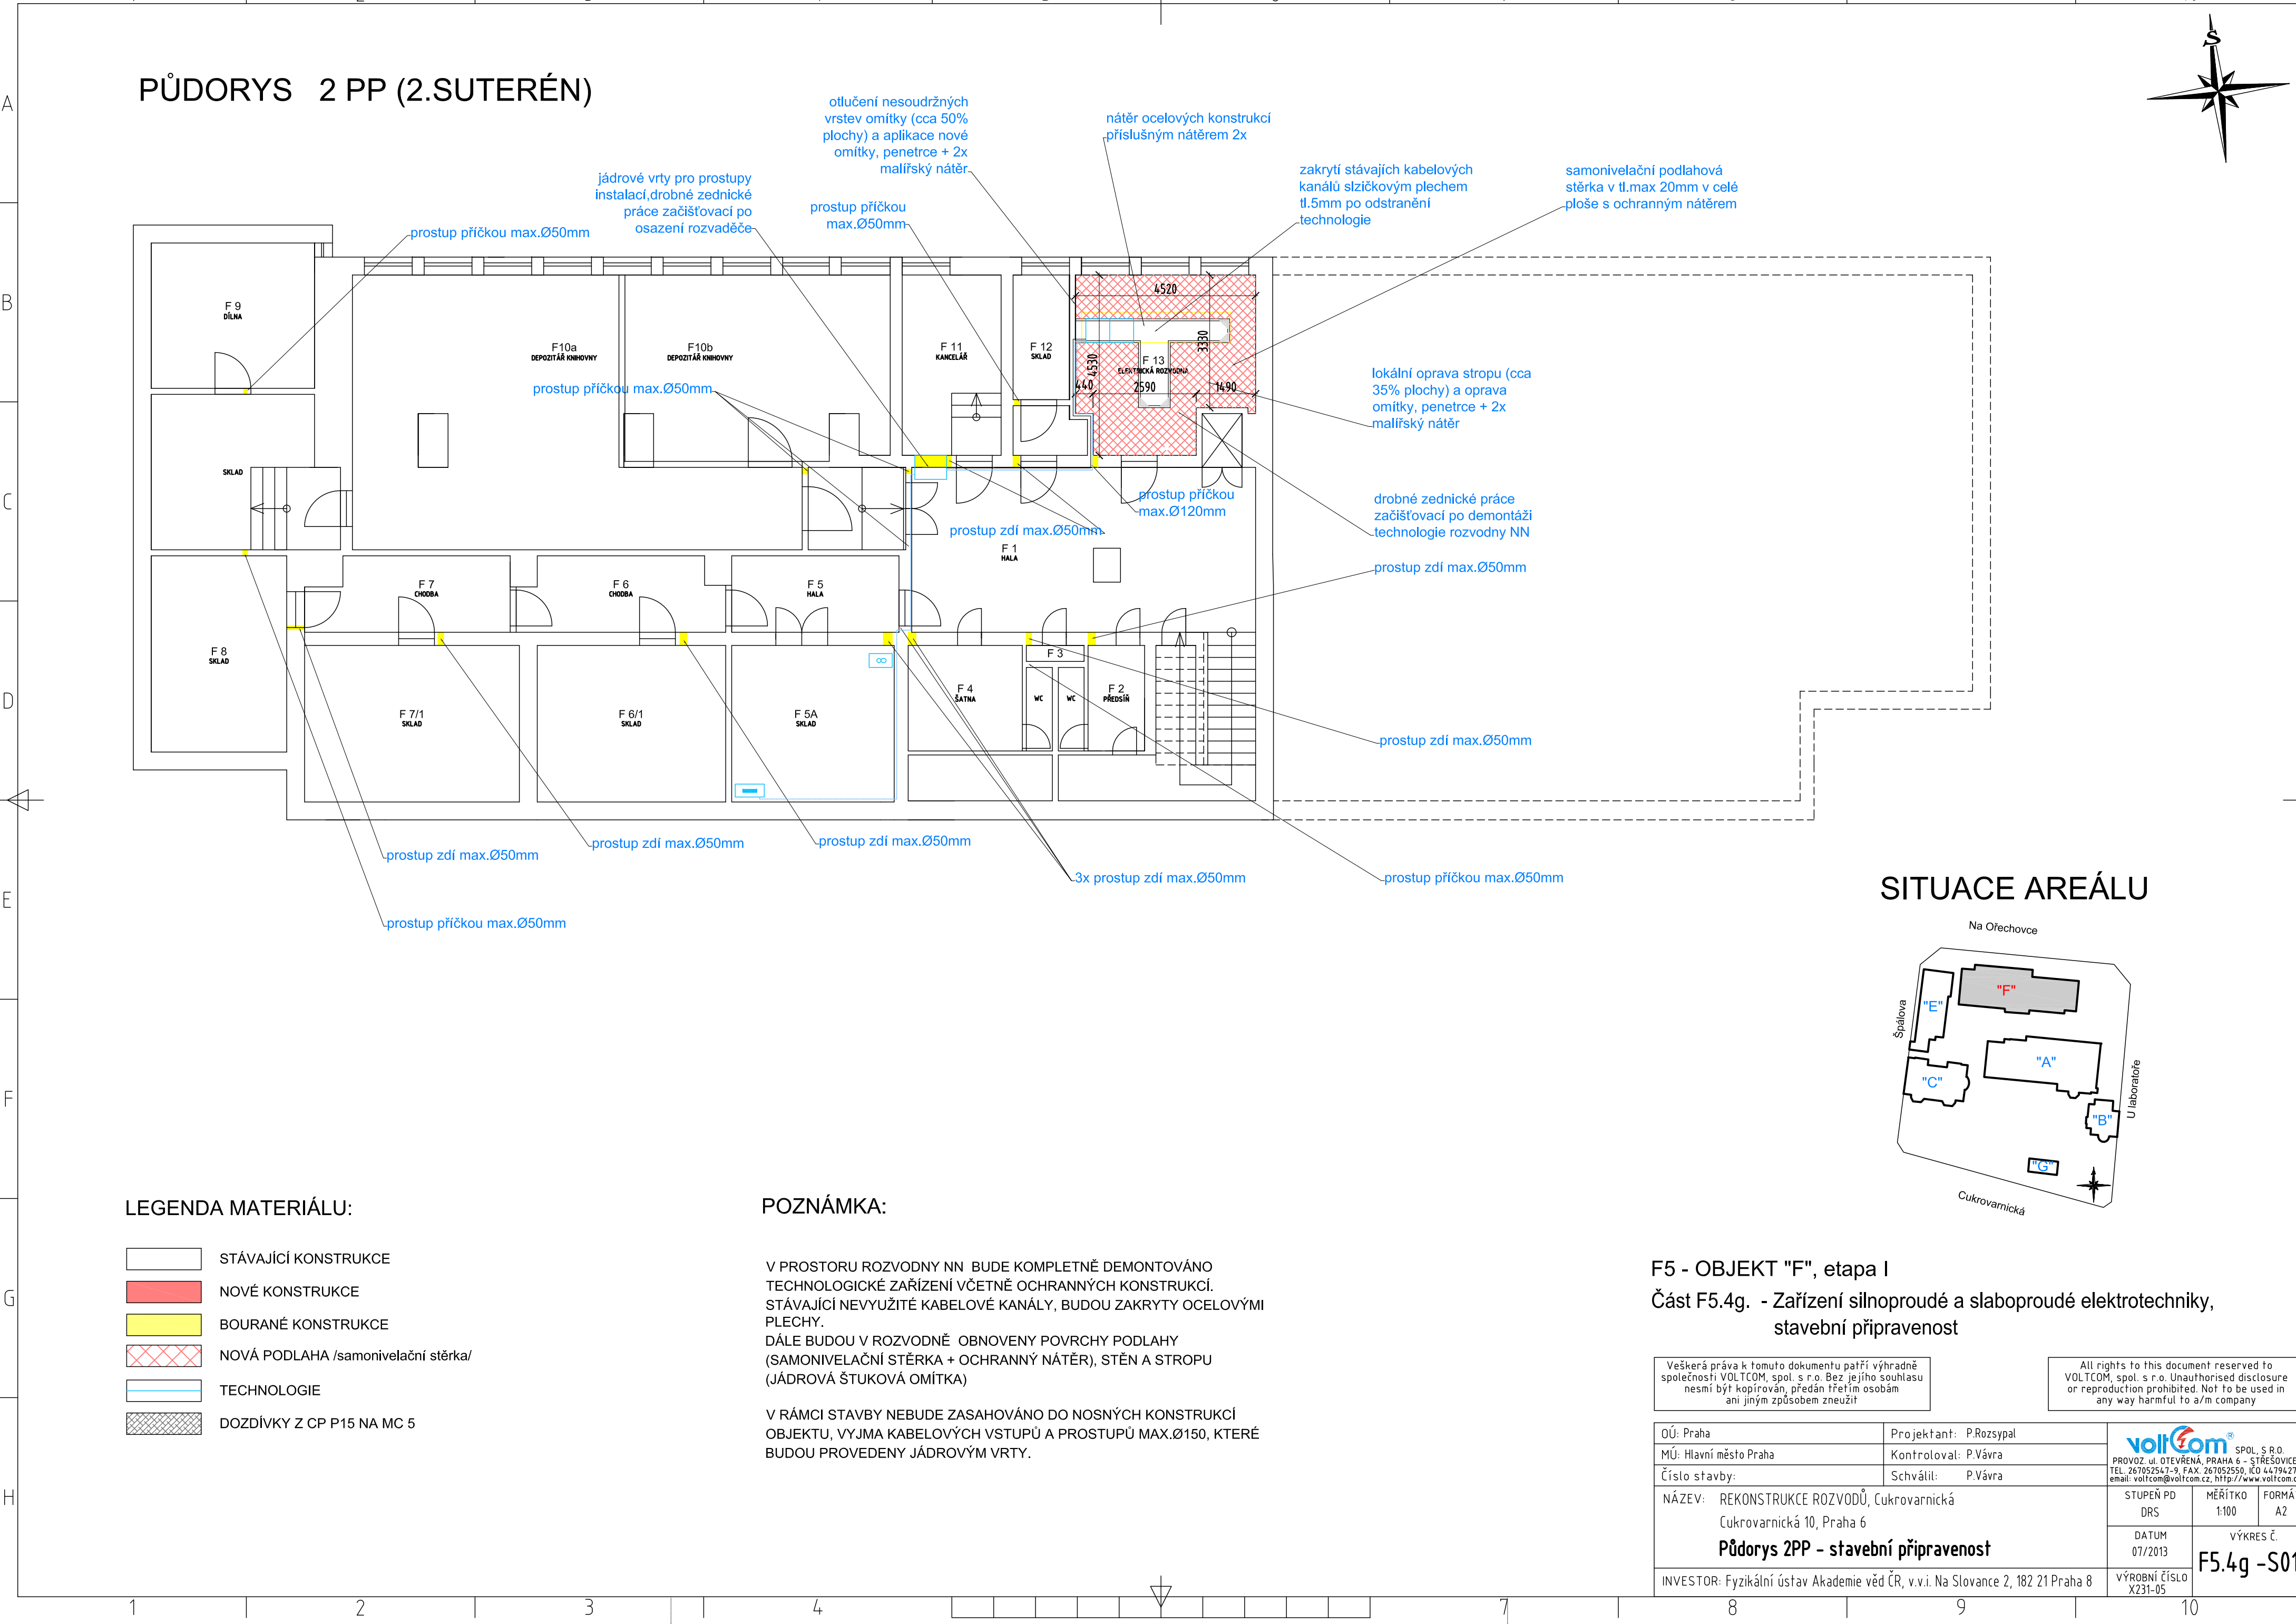
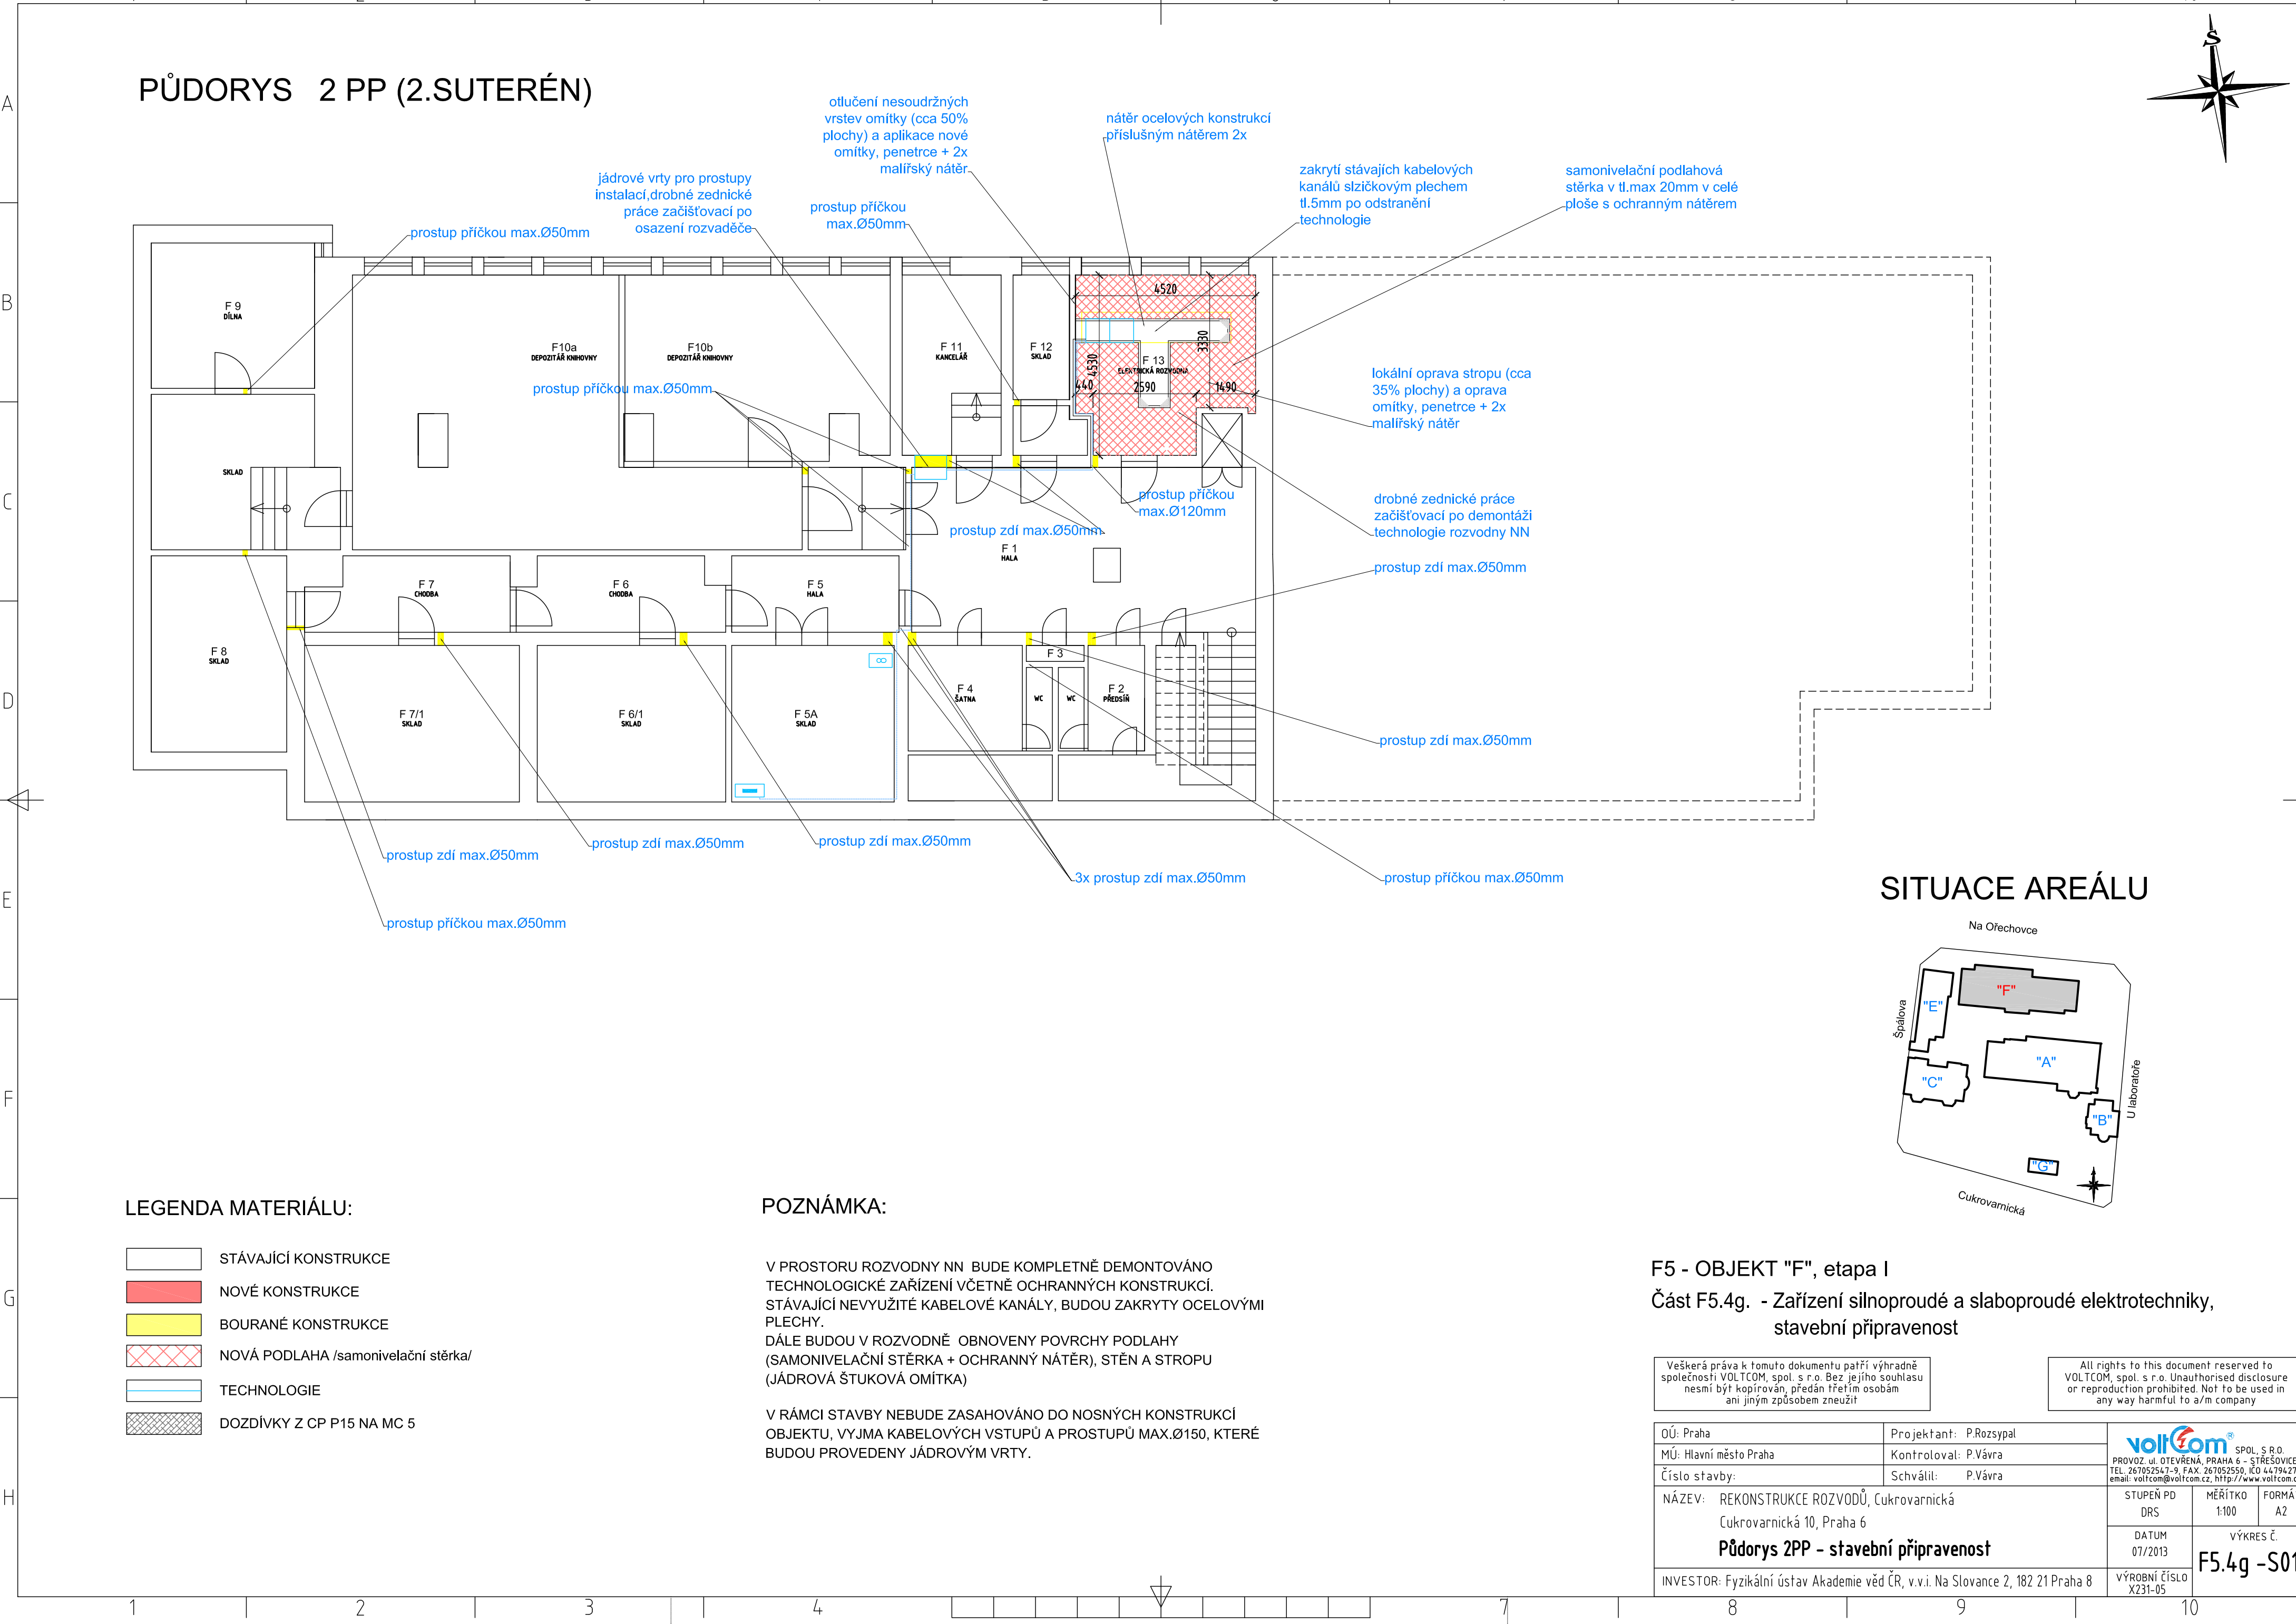


[illegible][illegible][illegible]

- [illegible]

Architectural drawing showing the floor plan (PŮDORYS) of a building, specifically the 2nd floor (2. SUTERÉN). The plan includes various rooms and areas, with dimensions and annotations indicating construction details and materials.

LEGENDA MATERIÁLU:

- STÁVAJÍCÍ KONSTRUKCE
- NOVÉ KONSTRUKCE
- BOURANÉ KONSTRUKCE
- NOVÁ PODLAHA /samonivelační stěrka/
- TECHNOLOGIE
- DOZDÍVKY Z CP P15 NA MC 5

POZNÁMKA:

V PROSTORU ROZVODNY NN BUDE KOMPLETNĚ DEMONTOVÁNO TECHNOLOGICKÉ ZAŘÍZENÍ VČETNĚ OCHRANNÝCH KONSTRUKCÍ. STÁVAJÍCÍ NEVYUŽITÉ KABELOVÉ KANÁLY, BUDOU ZAKRYTY OCELOVÝMI PLECHY. DÁLE BUDOU V ROZVODNĚ OBNOVENY POVRCHY PODLAHY (SAMONIVELAČNÍ STĚRKA + OCHRANNÝ NÁTĚR), STĚN A STROPU (JÁDROVÁ ŠTUKOVÁ OMÍTKA).

V RÁMCÍ STAVBY NEBUDE ZASAHOVÁNO DO NOSNÝCH KONSTRUKCÍ OBJEKTU, VYJMA KABELOVÝCH VSTUPŮ A PROSTUPŮ MAX.Ø150, KTERÉ BUDOU PROVEDENY JÁDROVÝM VRTY.

SITUACE AREÁLU

Na Ořechovce

Špálava

Cukrovarnická

U laboratoře

F5 - OBJEKT "F", etapa I

Část F5.4g. - Zařízení silnoproudé a slaboproudé elektrotechniky, stavební připravenost

VEŠKERÁ PRÁVA K TOMUTO DOKUMENTU PATŘÍ VÝHRADNĚ SPOLEČNOSTI VOLTCOM, spol. s r.o. Bez jejího souhlasu nesmí být kopírován, předán třetím osobám ani jiným způsobem zneužit

ALL rights to this document reserved to VOLTCOM, spol. s r.o. Unauthorised disclosure or reproduction prohibited. Not to be used in any way harmful to a/m company

OÚ: Praha	Projektant: P.Rozsypal	voltcom SPOL. S R.O. PROVOZ, ul. OTEVŘENÁ, PRAHA 6 - ŠTŘEŠOVICE TEL. 267052547-9 FAX 267052550, IČO 44479427 email: voltcom@voltcom.cz, http://www.voltcom.cz	
MÚ: Hlavní město Praha	Kontroloval: P.Vávra		
Číslo stavby:	Schválil: P.Vávra		
NÁZEV: REKONSTRUKCE ROZVODŮ, Cukrovarnická	STUPEŇ PD DRS	MĚŘÍTKO 1:100	FORMA A2
Cukrovarnická 10, Praha 6	DATUM 07/2013	VÝKRES Č. F5.4g - S01	
INVESTOR: Fyzikální ústav Akademie věd ČR, v.v.i. Na Slovance 2, 182 21 Praha 8	VÝROBNÍ ČÍSLO X231-05		

Architectural drawing showing the floor plan (PŮDORYS) of a building, specifically the 2nd floor (2. SUTERÉN). The plan includes various rooms and areas, with dimensions and annotations indicating construction details and materials.

LEGENDA MATERIÁLU:

- STÁVAJÍCÍ KONSTRUKCE
- NOVÉ KONSTRUKCE
- BOURANÉ KONSTRUKCE
- NOVÁ PODLAHA /samonivelační stěrka/
- TECHNOLOGIE
- DOZDÍVKY Z CP P15 NA MC 5

POZNÁMKA:

V PROSTORU ROZVODNY NN BUDE KOMPLETNĚ DEMONTOVÁNO TECHNOLOGICKÉ ZAŘÍZENÍ VČETNĚ OCHRANNÝCH KONSTRUKCÍ. STÁVAJÍCÍ NEVYUŽITÉ KABELOVÉ KANÁLY, BUDOU ZAKRYTY OCELOVÝMI PLECHY. DÁLE BUDOU V ROZVODNĚ OBNOVENY POVRCHY PODLAHY (SAMONIVELAČNÍ STĚRKA + OCHRANNÝ NÁTĚR), STĚN A STROPU (JÁDROVÁ ŠTUKOVÁ OMÍTKA).

V RÁMCÍ STAVBY NEBUDE ZASAHOVÁNO DO NOSNÝCH KONSTRUKCÍ OBJEKTU, VYJMA KABELOVÝCH VSTUPŮ A PROSTUPŮ MAX.Ø150, KTERÉ BUDOU PROVEDENY JÁDROVÝM VRTY.

SITUACE AREÁLU

Na Ořechovce

Špálava

Cukrovarnická

U laboratoře

F5 - OBJEKT "F", etapa I

Část F5.4g. - Zařízení silnoproudé a slaboproudé elektrotechniky, stavební připravenost

VEŠKERÁ PRÁVA K TOMUTO DOKUMENTU PATŘÍ VÝHRADNĚ SPOLEČNOSTI VOLTCOM, spol. s r.o. Bez jejího souhlasu nesmí být kopírován, předán třetím osobám ani jiným způsobem zneužit

ALL rights to this document reserved to VOLTCOM, spol. s r.o. Unauthorised disclosure or reproduction prohibited. Not to be used in any way harmful to a/m company

OÚ: Praha	Projektant: P.Rozsypal	voltcom SPOL. S R.O. PROVOZ, ul. OTEVŘENÁ, PRAHA 6 - ŠTŘEŠOVICE TEL. 267052547-9 FAX 267052550, IČO 44479427 email: voltcom@voltcom.cz, http://www.voltcom.cz	
MÚ: Hlavní město Praha	Kontroloval: P.Vávra		
Číslo stavby:	Schválil: P.Vávra		
NÁZEV: REKONSTRUKCE ROZVODŮ, Cukrovarnická	STUPEŇ PD DRS	MĚŘÍTKO 1:100	FORMA A2
Cukrovarnická 10, Praha 6	DATUM 07/2013	VÝKRES Č. F5.4g - S01	
INVESTOR: Fyzikální ústav Akademie věd ČR, v.v.i. Na Slovance 2, 182 21 Praha 8	VÝROBNÍ ČÍSLO X231-05		

Architectural drawing showing the floor plan (PŮDORYS) of a building, specifically the 2nd floor (2. SUTERÉN). The plan includes various rooms and areas, with dimensions and annotations indicating construction details and materials.

LEGENDA MATERIÁLU:

- STÁVAJÍCÍ KONSTRUKCE
- NOVÉ KONSTRUKCE
- BOURANÉ KONSTRUKCE
- NOVÁ PODLAHA /samonivelační stěrka/
- TECHNOLOGIE
- DOZDÍVKY Z CP P15 NA MC 5

POZNÁMKA:

V PROSTORU ROZVODNY NN BUDE KOMPLETNĚ DEMONTOVÁNO TECHNOLOGICKÉ ZAŘÍZENÍ VČETNĚ OCHRANNÝCH KONSTRUKCÍ. STÁVAJÍCÍ NEVYUŽITÉ KABELOVÉ KANÁLY, BUDOU ZAKRYTY OCELOVÝMI PLECHY. DÁLE BUDOU V ROZVODNĚ OBNOVENY POVRCHY PODLAHY (SAMONIVELAČNÍ STĚRKA + OCHRANNÝ NÁTĚR), STĚN A STROPU (JÁDROVÁ ŠTUKOVÁ OMÍTKA).

V RÁMCÍ STAVBY NEBUDE ZASAHOVÁNO DO NOSNÝCH KONSTRUKCÍ OBJEKTU, VYJMA KABELOVÝCH VSTUPŮ A PROSTUPŮ MAX.Ø150, KTERÉ BUDOU PROVEDENY JÁDROVÝM VRTY.

SITUACE AREÁLU

Na Ořechovce

Špálava

Cukrovarnická

U laboratoře

F5 - OBJEKT "F", etapa I

Část F5.4g. - Zařízení silnoproudé a slaboproudé elektrotechniky, stavební připravenost

VEŠKERÁ PRÁVA K TOMUTO DOKUMENTU PATŘÍ VÝHRADNĚ SPOLEČNOSTI VOLTCOM, spol. s r.o. Bez jejího souhlasu nesmí být kopírován, předán třetím osobám ani jiným způsobem zneužit

ALL rights to this document reserved to VOLTCOM, spol. s r.o. Unauthorised disclosure or reproduction prohibited. Not to be used in any way harmful to a/m company

OÚ: Praha	Projektant: P.Rozsypal	voltcom SPOL. S R.O. PROVOZ, ul. OTEVŘENÁ, PRAHA 6 - ŠTŘEŠOVICE TEL. 267052547-9 FAX 267052550, IČO 44479427 email: voltcom@voltcom.cz, http://www.voltcom.cz	
MÚ: Hlavní město Praha	Kontroloval: P.Vávra		
Číslo stavby:	Schválil: P.Vávra		
NÁZEV: REKONSTRUKCE ROZVODŮ, Cukrovarnická	STUPEŇ PD DRS	MĚŘÍTKO 1:100	FORMA A2
Cukrovarnická 10, Praha 6	DATUM 07/2013	VÝKRES Č. F5.4g - S01	
INVESTOR: Fyzikální ústav Akademie věd ČR, v.v.i. Na Slovance 2, 182 21 Praha 8	VÝROBNÍ ČÍSLO X231-05		

Architectural drawing showing the floor plan (PŮDORYS) of a building, specifically the 2nd floor (2. SUTERÉN). The plan includes various rooms and areas, with dimensions and annotations indicating construction details and materials.

LEGENDA MATERIÁLU:

- STÁVAJÍCÍ KONSTRUKCE
- NOVÉ KONSTRUKCE
- BOURANÉ KONSTRUKCE
- NOVÁ PODLAHA /samonivelační stěrka/
- TECHNOLOGIE
- DOZDÍVKY Z CP P15 NA MC 5

POZNÁMKA:

V PROSTORU ROZVODNY NN BUDE KOMPLETNĚ DEMONTOVÁNO TECHNOLOGICKÉ ZAŘÍZENÍ VČETNĚ OCHRANNÝCH KONSTRUKCÍ. STÁVAJÍCÍ NEVYUŽITÉ KABELOVÉ KANÁLY, BUDOU ZAKRYTY OCELOVÝMI PLECHY. DÁLE BUDOU V ROZVODNĚ OBNOVENY POVRCHY PODLAHY (SAMONIVELAČNÍ STĚRKA + OCHRANNÝ NÁTĚR), STĚN A STROPU (JÁDROVÁ ŠTUKOVÁ OMÍTKA).

V RÁMCÍ STAVBY NEBUDE ZASAHOVÁNO DO NOSNÝCH KONSTRUKCÍ OBJEKTU, VYJMA KABELOVÝCH VSTUPŮ A PROSTUPŮ MAX.Ø150, KTERÉ BUDOU PROVEDENY JÁDROVÝM VRTY.

SITUACE AREÁLU

Na Ořechovce

Špálava

Cukrovarnická

U laboratoře

F5 - OBJEKT "F", etapa I

Část F5.4g. - Zařízení silnoproudé a slaboproudé elektrotechniky, stavební připravenost

VEŠKERÁ PRÁVA K TOMUTO DOKUMENTU PATŘÍ VÝHRADNĚ SPOLEČNOSTI VOLTCOM, spol. s r.o. Bez jejího souhlasu nesmí být kopírován, předán třetím osobám ani jiným způsobem zneužit

ALL rights to this document reserved to VOLTCOM, spol. s r.o. Unauthorised disclosure or reproduction prohibited. Not to be used in any way harmful to a/m company

OÚ: Praha	Projektant: P.Rozsypal	voltcom ® SPOL. S R.O. PROVOZ. UL. OTEVŘENÁ, PRAHA 6 - ŠTŘEŠOVICE TEL. 267052547-9 FAX 267052550, IČO 44479427 email: voltcom@voltcom.cz, http://www.voltcom.cz	
MÚ: Hlavní město Praha	Kontroloval: P.Vávra		
Číslo stavby:	Schválil: P.Vávra		
NÁZEV: REKONSTRUKCE ROZVODŮ, Cukrovarnická	STUPEŇ PD DRS	MĚŘÍTKO 1:100	FORMA A2
Cukrovarnická 10, Praha 6	DATUM 07/2013	VÝKRES Č. F5.4g - S01	
INVESTOR: Fyzikální ústav Akademie věd ČR, v.v.i. Na Slovance 2, 182 21 Praha 8		VÝROBNÍ ČÍSLO XZ31-05	

Architectural drawing showing the floor plan (PŮDORYS) of a building, specifically the 2nd floor (2. SUTERÉN). The plan includes various rooms and areas, with dimensions and annotations indicating construction details and materials.

LEGENDA MATERIÁLU:

- STÁVAJÍCÍ KONSTRUKCE
- NOVÉ KONSTRUKCE
- BOURANÉ KONSTRUKCE
- NOVÁ PODLAHA /samonivelační stěrka/
- TECHNOLOGIE
- DOZDÍVKY Z CP P15 NA MC 5

POZNÁMKA:

V PROSTORU ROZVODNY NN BUDE KOMPLETNĚ DEMONTOVÁNO TECHNOLOGICKÉ ZAŘÍZENÍ VČETNĚ OCHRANNÝCH KONSTRUKCÍ. STÁVAJÍCÍ NEVYUŽITÉ KABELOVÉ KANÁLY, BUDOU ZAKRYTY OCELOVÝMI PLECHY. DÁLE BUDOU V ROZVODNĚ OBNOVENY POVRCHY PODLAHY (SAMONIVELAČNÍ STĚRKA + OCHRANNÝ NÁTĚR), STĚN A STROPU (JÁDROVÁ ŠTUKOVÁ OMÍTKA).

V RÁMCÍ STAVBY NEBUDE ZASAHOVÁNO DO NOSNÝCH KONSTRUKCÍ OBJEKTU, VYJMA KABELOVÝCH VSTUPŮ A PROSTUPŮ MAX.Ø150, KTERÉ BUDOU PROVEDENY JÁDROVÝM VRTY.

SITUACE AREÁLU

Na Ořechovce

Špálava

U laboratoře

Cukrovarnická

F5 - OBJEKT "F", etapa I

Část F5.4g. - Zařízení silnoproudé a slaboproudé elektrotechniky, stavební připravenost

Veškerá práva k tomuto dokumentu patří výhradně společnosti VOLTCOM, spol. s r.o. Bez jejího souhlasu nesmí být kopírován, předán třetím osobám ani jiným způsobem zneužit

All rights to this document reserved to VOLTCOM, spol. s r.o. Unauthorised disclosure or reproduction prohibited. Not to be used in any way harmful to a/m company

OÚ: Praha	Projektant: P.Rozsypal	voltcom SPOL. S R.O. PROVOZ. UL. OTEVŘENÁ, PRAHA 6 - ŠTŘEŠOVICE TEL. 267052547-9 FAX 267052550, IČO 44479427 email: voltcom@voltcom.cz, http://www.voltcom.cz	
MÚ: Hlavní město Praha	Kontroloval: P.Vávra		
Číslo stavby:	Schválil: P.Vávra		
NÁZEV: REKONSTRUKCE ROZVODŮ, Cukrovarnická	STUPEŇ PD DRS	MĚŘÍTKO 1:100	FORMA A2
Cukrovarnická 10, Praha 6	DATUM 07/2013	VÝKRES Č. F5.4g - S01	
INVESTOR: Fyzikální ústav Akademie věd ČR, v.v.i. Na Slovance 2, 182 21 Praha 8	VÝROBNÍ ČÍSLO X231-05		

[illegible]