
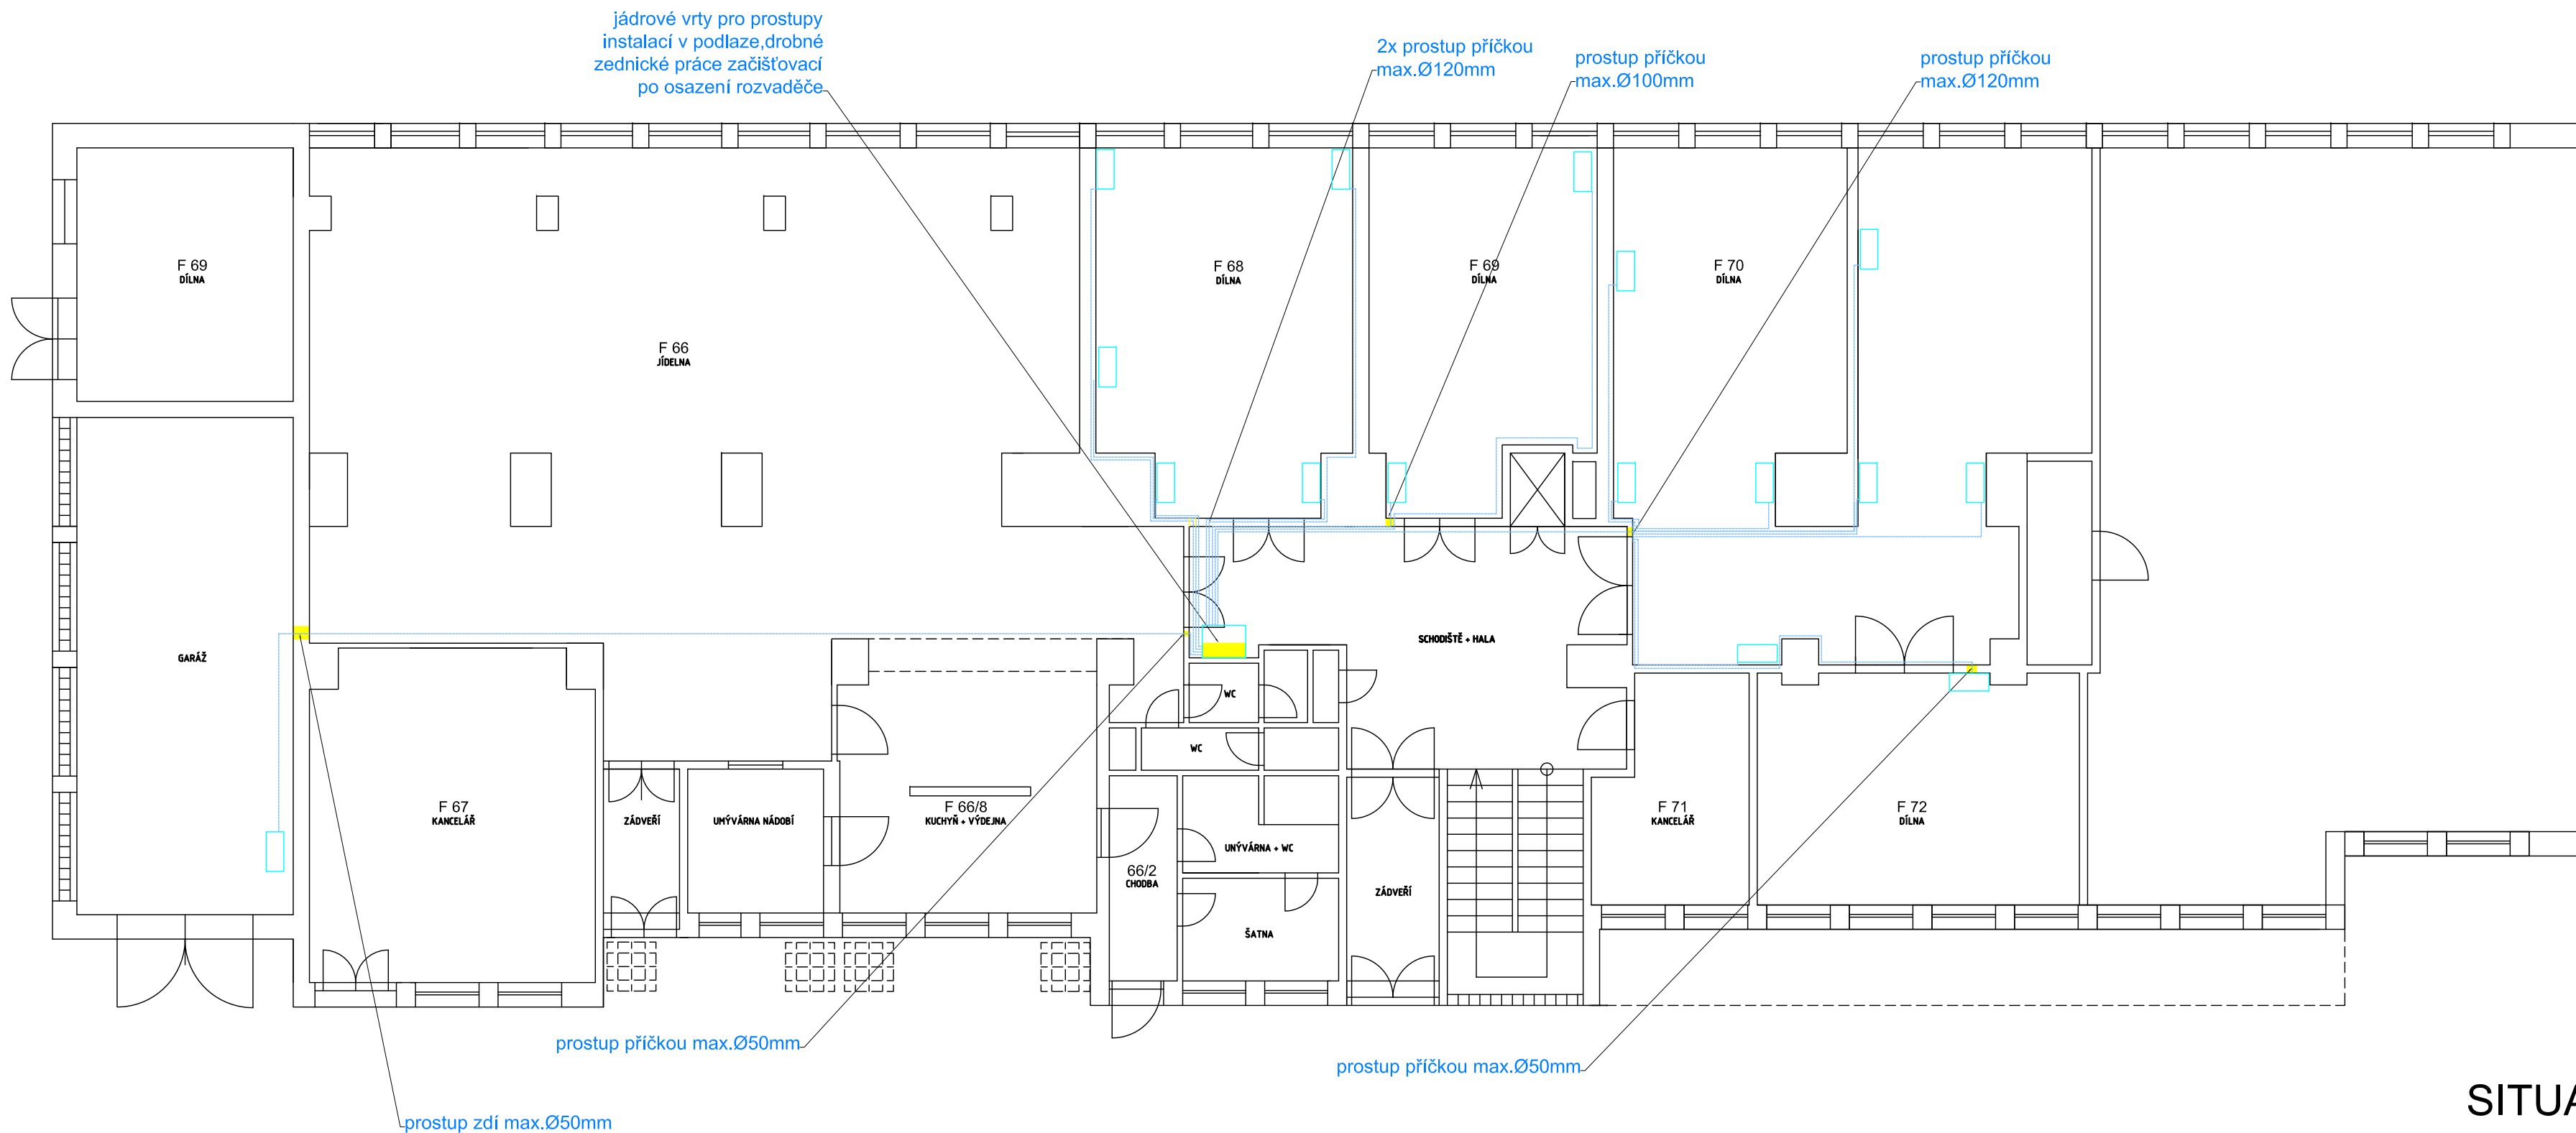


PŮDORYS 1 NP (PŘÍZEMÍ)

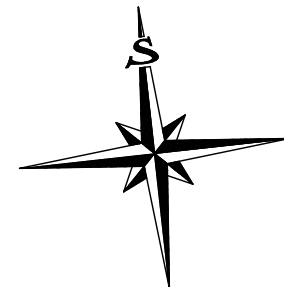

LEGENDA MATERIÁLU:


- STÁVAJÍCÍ KONSTRUKCE
- NOVÉ KONSTRUKCE
- BOURANÉ KONSTRUKCE
- NOVÁ PODLAHA /samonivelační stěrka/
- TECHNOLOGIE
- DOZDÍVKY Z CP P15 NA MC 5

POZNÁMKA:

V RÁMCI STAVBY NEBUDE ZASAHOVÁNO DO NOSNÝCH KONSTRUKCÍ OBJEKTU, VYJMA KABELOVÝCH VSTUPŮ A PROSTUPŮ MAX.Ø150, KTERÉ BUDOU PROVEDENY JÁDROVÝM VRTY.

ELEKTROINSTALAČNÍ VEDENÍ NA SPOLEČNÝCH CHODBÁCH BUDE VEDENO NAD STÁVAJÍCÍMI PODHLEDY.

SITUACE AREÁLU

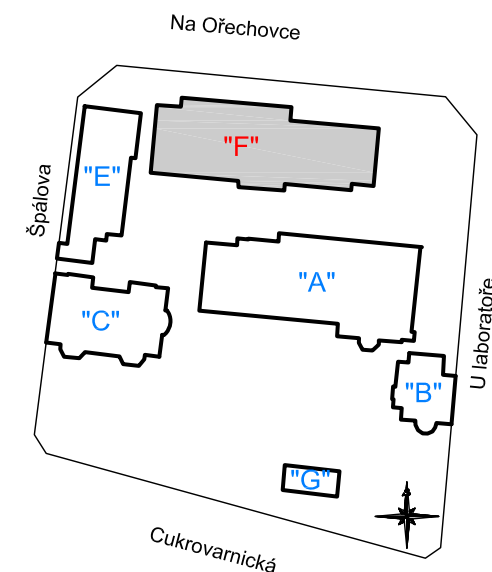

F5 - OBJEKT "F", etapa I
Část F5.4g. - Zařízení silnoproudé a slaboproudé elektrotechniky, stavební připravenost

Veškerá práva k tomuto dokumentu patří výhradně společnosti VOLTCOM, spol. s r.o. Bez jejího souhlasu nesmí být kopírován, předán třetí osobě ani jiným způsobem zneužit		All rights to this document reserved to VOLTCOM, spol. s r.o. Unauthorised disclosure or reproduction prohibited. Not to be used in any way harmful to a/m company		
OÚ: Praha	Projektant: P.Rozsypal	 VOLTCOM, spol. s r.o. PROVOZ ul. OTEVŘENÁ, PRAHA 6 - STŘEŠOVICE TEL. 267052541-9, FAX. 267052550, IČO 44794274 email: voltcom@voltcom.cz, http://www.voltcom.cz		
MÚ: Hlavní město Praha	Kontroloval: P.Vávra			
Číslo stavby:	Schválil: P.Vávra			
NÁZEV: REKONSTRUKCE ROZVODŮ, Cukrovarnická Cukrovarnická 10, Praha 6		STUPĚŇ PD DRS	MĚŘÍTKO 1:100	FORMÁT A2
Půdorys 1NP - stavební připravenost		DATUM 07/2013	VÝKRES Č. F5.4g -S03	
INVESTOR: Fyzikální ústav Akademie věd ČR, v.v.i. Na Slovance 2, 182 21 Praha 8		VÝROBNÍ ČÍSLO X231-05		