

PŮDORYS 3.NP

TĚLOCVIČNA

OCHOZ

A'

CHODBA

CHODBA

+8,100

UČEBNA

UČEBNA

UČEBNA

UČEBNA

UČEBNA

UČEBNA

SDK PODHLED (*)
149,14 m²

UČEBNA

SDK PODHLED (*)
70,74 m²

UČEBNA

SDK PODHLED (*)
60,26 m²

UČEBNA

SDK PODHLED (*)
60,91 m²

UČEBNA

SDK PODHLED (*)
69,10 m²

WC

SDK PODHLED (*)
5,17 m²

WC

SDK PODHLED (*)
21,70 m²

SHODIŠTĚ

+8,100

VÝTAH

POZNÁMKA

SDK PODHLED (*)

VE 3.NP BUDOU PROVEDENY NIŽE POPSANÉ ÚPRAVY VYPLÝVAJÍCÍ ZE STAVEBNÍCH ÚPRAV 4.NP.

VE VYZNAČENÝCH MÍSTNOSTECH BUDOU DEMONTOVÁNA STÁVAJÍCÍ STROPNÍ SVÍTLA (ULOŽIT NA STAVBĚ, NEPOŠKODIT).

NA STÁVAJÍCÍ STROPNÍ KONSTRUKCI BUDE NAMONTOVÁN SDK PODHLED (ČERVENÝ) BEZ IZOLACE:


1x SDK POŽÁRNÍ TL12,5mm, EI 30, ŠROUBOVÁNO PŘÍMO K PODKLADU

PODHLÉD BUDE PROVEDEN TAK, ABY BYLO CO NEJMÉNĚ SNIŽENA SVĚTLÁ VÝŠKA MÍSTNOSTI.

POVRCH BUDE ZATMELEN, PŘEBROUŠEN A OPATŘEN BÍLOU BARVOU.

NÁSLEDNĚ BUDOU ZPĚTNĚ NAMONTOVÁNA STROPNÍ SVÍTLA.

SCHEMA OBJEKTU ŠKOLY

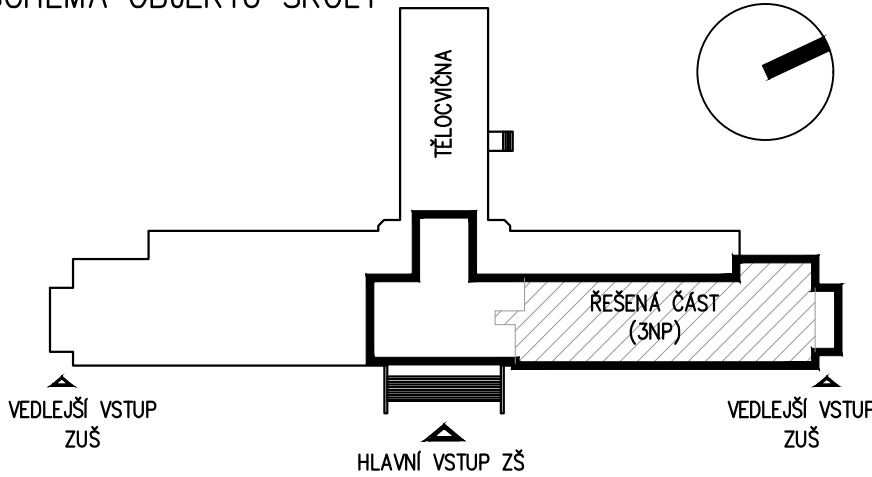

REVIZE a - 06/2025

ATELIER RENO spol. s r.o. 120 00 PRAHA 2 VÁCLAVSKÁ 10	HIP:	ZODPOV. PROJEKTANT:	VYPRACOVAL:	SPEC.: STAVEBNÍ
	ING. J. MALINA	ING. J. MALINA	ING. ARCH. J. MALINA	STUPEŇ: DPS
	D. LANGROVÁ			Č.ZAK.: 17-4-007
	INVESTOR: MĚSTO PODĚBRADY, Jiřího náměstí 20/1, 290 31 Poděbrady			DATUM: 08/2017
projektová a inženýrská společnost www.atelierreno.cz TEL.: 224916527 FAX/ZÁZN.: 224921737 IČ: 45796572	MÍSTO ST.: ZŠ T.G.M. PODĚBRADY, Školní 556, 290 01 Poděbrady			FORMÁT: 6 A4
	AKCE: PŮDNÍ VESTAVBA ZŠ A ZUŠ T.G.M. PODĚBRADY			MĚŘÍTKO: 1:50
Dokumentace je chráněna autorským právem a nesmí se rozmnožovat a poskytovat třetím osobám bez souhlasu autorů nebo investora	OBJEKT: ZŠ A ZUŠ T.G.M. PODĚBRADY ŠKOLNÍ 556, 290 01 PODĚBRADY			Č.VÝKR.: D.1.1.02
	VÝKRES: PŮDORYS 3.NP NAVRHOVANÉ ŘEŠENÍ			