



PŮDORYS 4NP - PŮDNÍ VESTAVBA

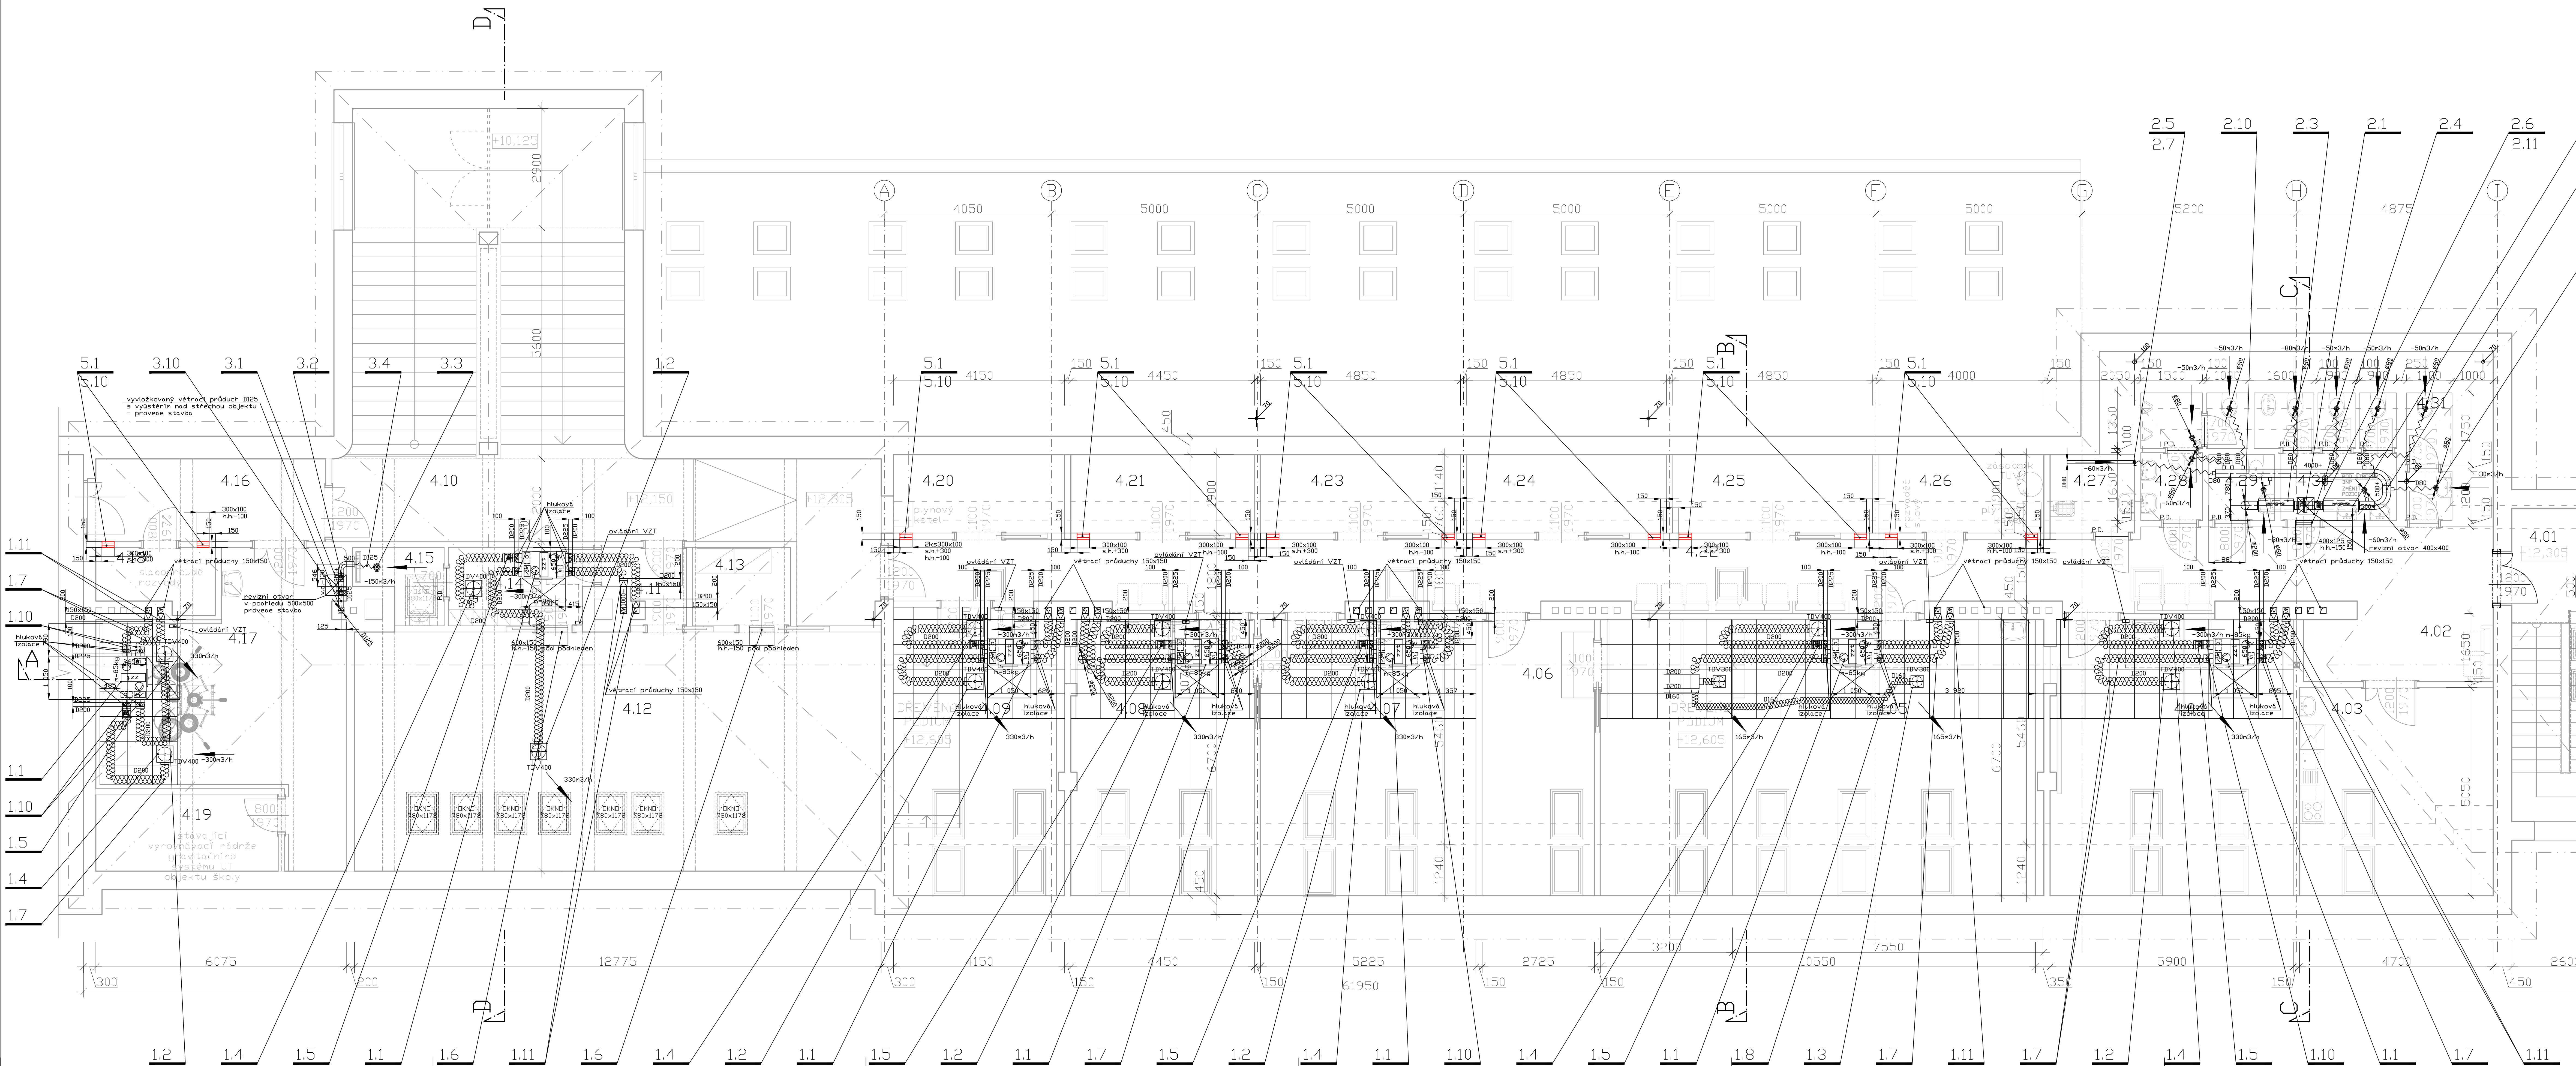

TABULKA MÍSTNOSTÍ						
OZN.	POPIS MÍSTNOSTI	nč	PODLAHY	TYP	DMETKY	OBKLADY
4.01	SCOBISTÉ	####	PVC	P1	STĚROVÁ	DMYV. NATĚR v=1,5m
4.02	ŠATNA	####	PVC	P1	STĚROVÁ	DMYV. NATĚR v=1,5m
4.03	DENNÍ MÍSTNOST	####	KOBRECE	P1a	STĚROVÁ	KERAMICKÝ v=1,5m(za umývač)
4.04	HUDEBNÍ NÁUKA	####	KOBRECE	P1a	STĚROVÁ	KERAMICKÝ v=1,5m(za umývač)
4.05	KONCERTNÍ SÁL	####	KOBRECE	P1a	STĚROVÁ	-
4.06	ZÁZEMÍ SÁL	####	PVC	P1	STĚROVÁ	-
4.07	VÝTVARNÁ VÝCHOVA	####	PVC	P1	STĚROVÁ	KERAMICKÝ v=1,5m(za umývač)
4.08	VÝTVARNÁ VÝCHOVA	####	PVC	P1	STĚROVÁ	KERAMICKÝ v=1,5m(za umývač)
4.09	LIT.-DRAM. KROUŽEK	####	KOBRECE	P1a	STĚROVÁ	KERAMICKÝ v=1,5m(za umývač)
4.10	CHODBA	####	PVC	P3	ŠTUKOVÁ	DMYV. NATĚR v=1,5m
4.11	TANEČNÍ SÁL - VSTUP	####	PVC	P3	ŠTUKOVÁ	-
4.12	TANEČNÍ SÁL	####	BALETTIZOL.	P5	ŠTUKOVÁ	-
4.13	SKLAD KOSTÝMŮ	####	PVC	P3	ŠTUKOVÁ	-
4.14	ŠATNA	####	PVC	P3	ŠTUKOVÁ	-
4.15	ŠPROCHA	####	KER. BLAŽBA	P4	ŠTUKOVÁ	KERAMICKÝ v=2,2m
4.16	CHODBA	####	PVC	P3	ŠTUKOVÁ	DMYV. NATĚR v=1,5m
4.17	RÍCE NASTROJE	####	KOBRECE	P2	ŠTUKOVÁ	-
4.18	SERVROVNA	####	PVC	P3	ŠTUKOVÁ	-
4.19	EXPANZNÍ NÁDOBY	####	PVC	P3	ŠTUKOVÁ	-
4.20	SKLAD	####	PVC	P1	STĚROVÁ	-
4.21	SKLAD	####	PVC	P1	STĚROVÁ	-
4.22	CHODBA	####	PVC	P1	STĚROVÁ	DMYV. NATĚR v=1,5m
4.23	SKLAD	####	PVC	P1	STĚROVÁ	-
4.24	SKLAD	####	PVC	P1	STĚROVÁ	-
4.25	ARCHIV	####	PVC	P1	STĚROVÁ	-
4.26	TECHNICKÁ MÍSTNOST	####	PVC	P1	STĚROVÁ	-
4.27	OKLIDOVÁ KOMORA	####	PVC	P1	STĚROVÁ	DMYV. NATĚR v=2,2m
4.28	VC CHALUPCI	####	PVC	P1	STĚROVÁ	DMYV. NATĚR v=2,2m
4.29	VC INVALIDY	####	PVC	P1	STĚROVÁ	DMYV. NATĚR v=2,2m
4.30	VC DIVKY	####	PVC	P1	STĚROVÁ	DMYV. NATĚR v=2,2m
4.31	VC UČITELÉ	####	PVC	P1	STĚROVÁ	DMYV. NATĚR v=2,2m

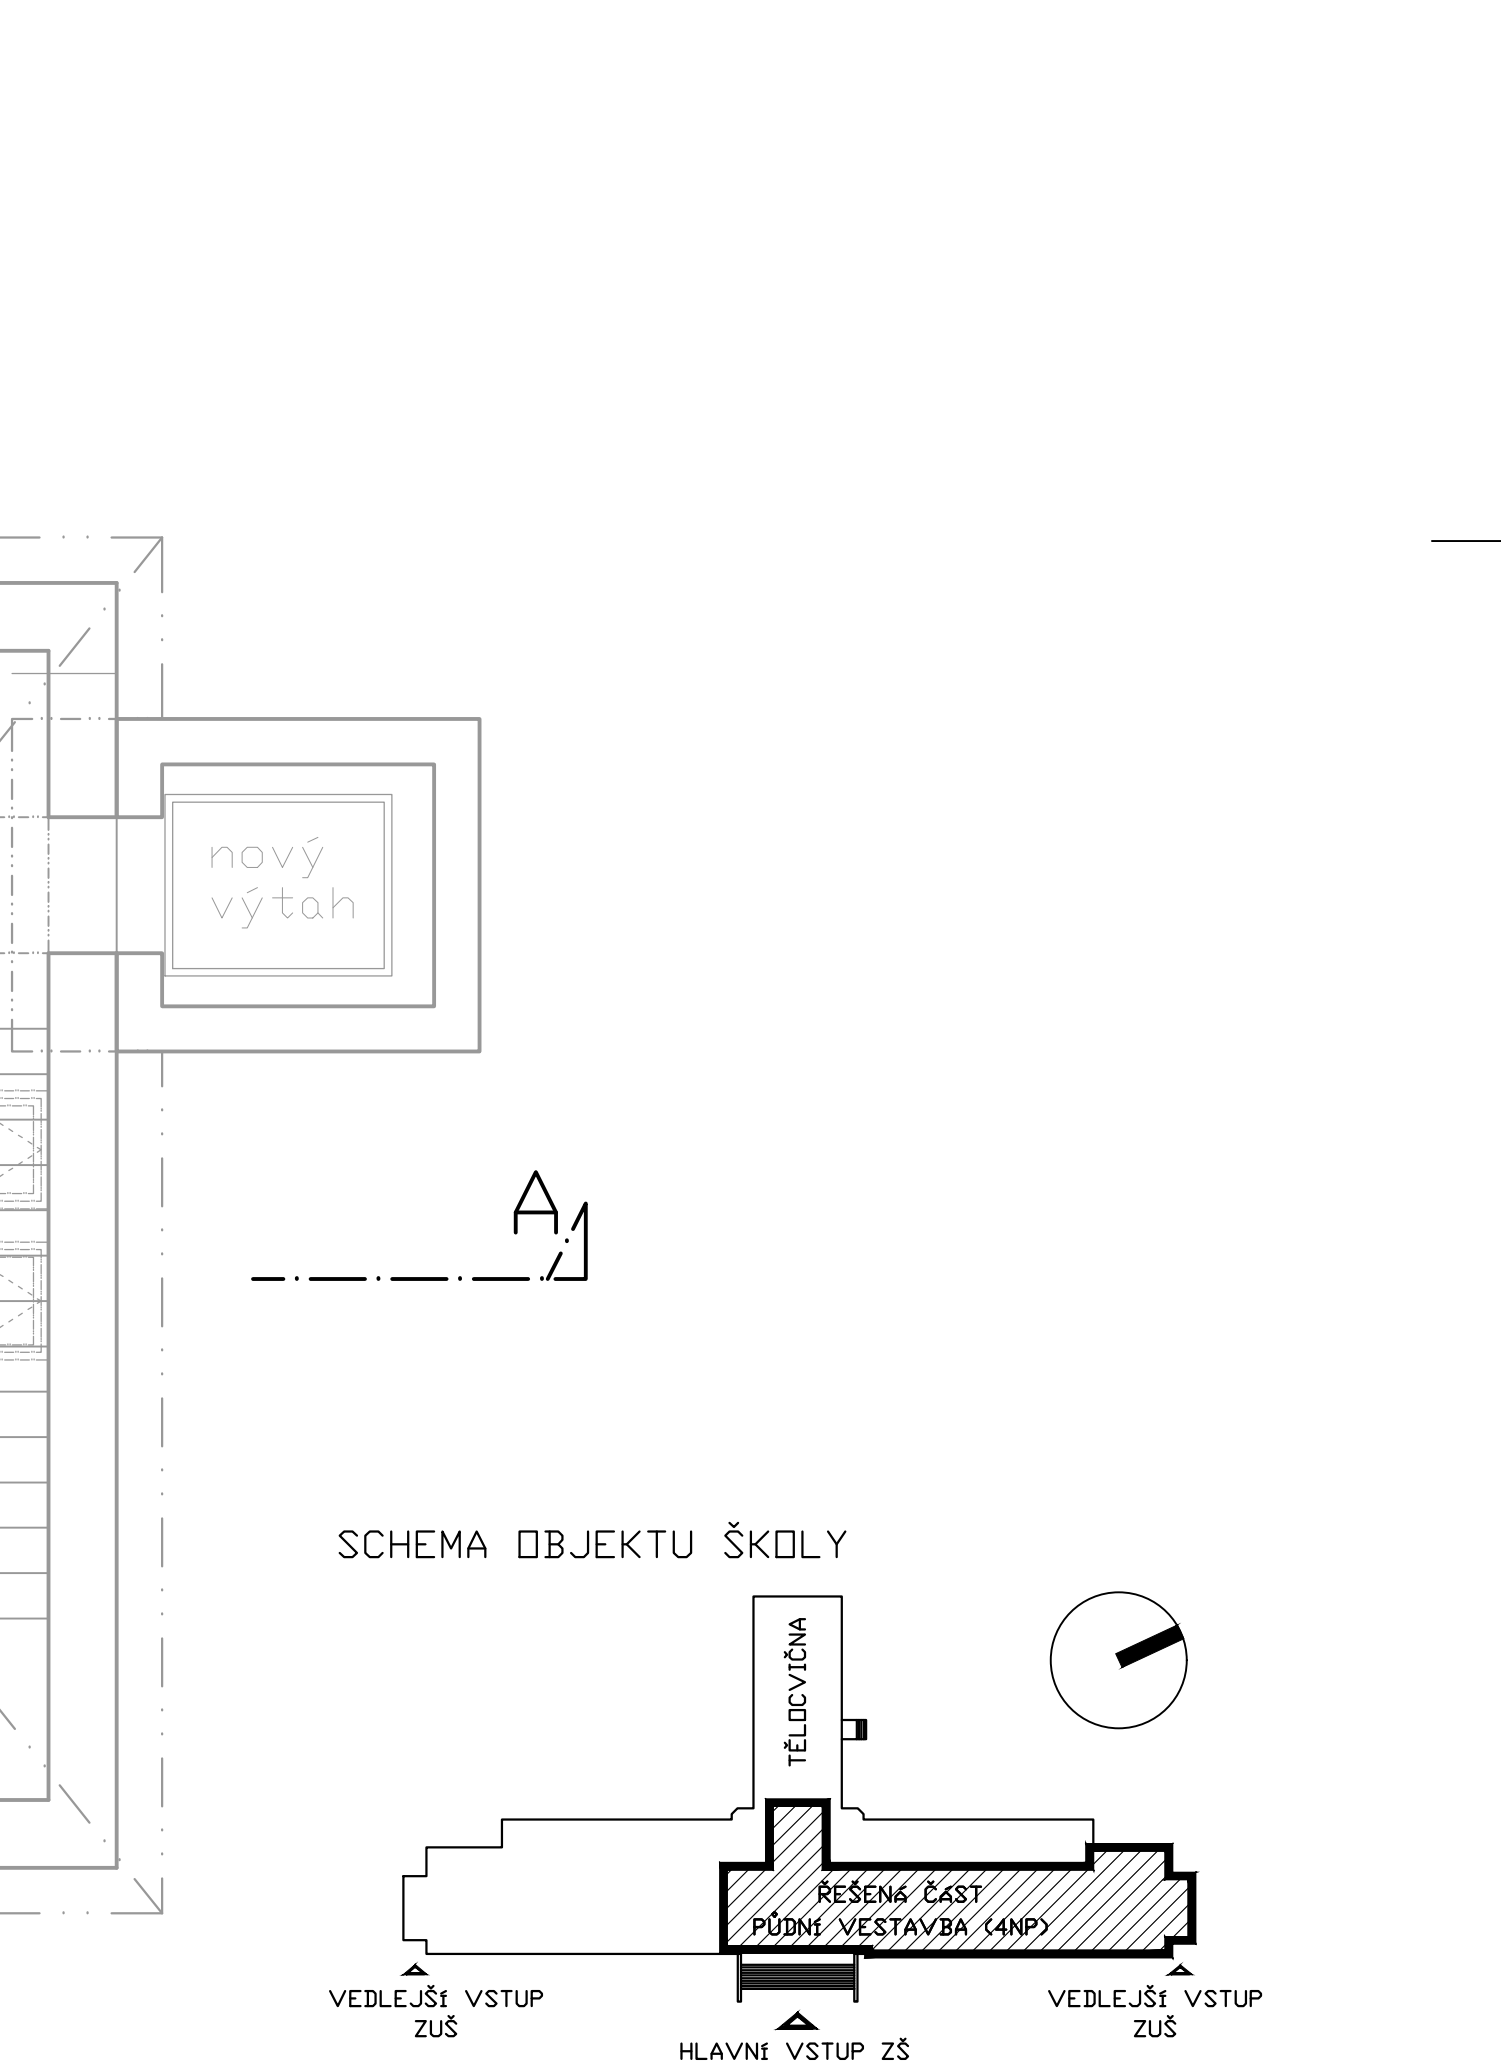

REVIZE a - 06/2025 ±0,000 = 176,40 m.n.m.			
ATELIER RENO spol. s r.o. 120 00 PRAHA 2 VÁCLAVSKÁ 10	HP: ING. J. MALINA	ZODPOV. PROJEKTANT: ING. P. SUK	VYPRACOVAL: ING. P. SUK
INVESTOR: MÍSTO PODBRADY, Ústecký územní plán 20/1, 290 31 Podbrady	MÍSTO ST.: ZŠ T.G.M. PODEBRADY, Školní 556, 290 01 Podbrady	AKCE: PŮDNÍ VESTAVBA ZŠ A ZŠ T.G.M. PODEBRADY	SPEC.: VZT STUPEŇ: DPS
PROJEKT: PŮDORYS 4NP - PŮDNÍ VESTAVBA	OBJEKT: ZŠ A ZŠ T.G.M. PODEBRADY SKOLNÍ 556, 290 01 PODEBRADY	VÝKRES: PŮDORYS 4NP - VZDUCHOTECHNIKA	Č.ČAK.: 17-4-007 DATUM: 07/2017 FORMÁT: 14 A4 MĚŘÍTKO: 1:50 Č.ČVKR.: D.14.2.03