

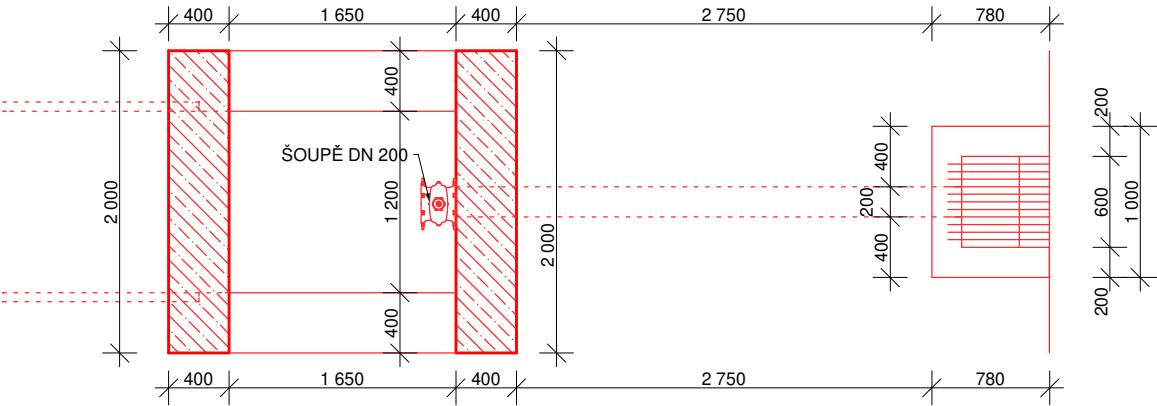



PŮDORYS 1 - 1'

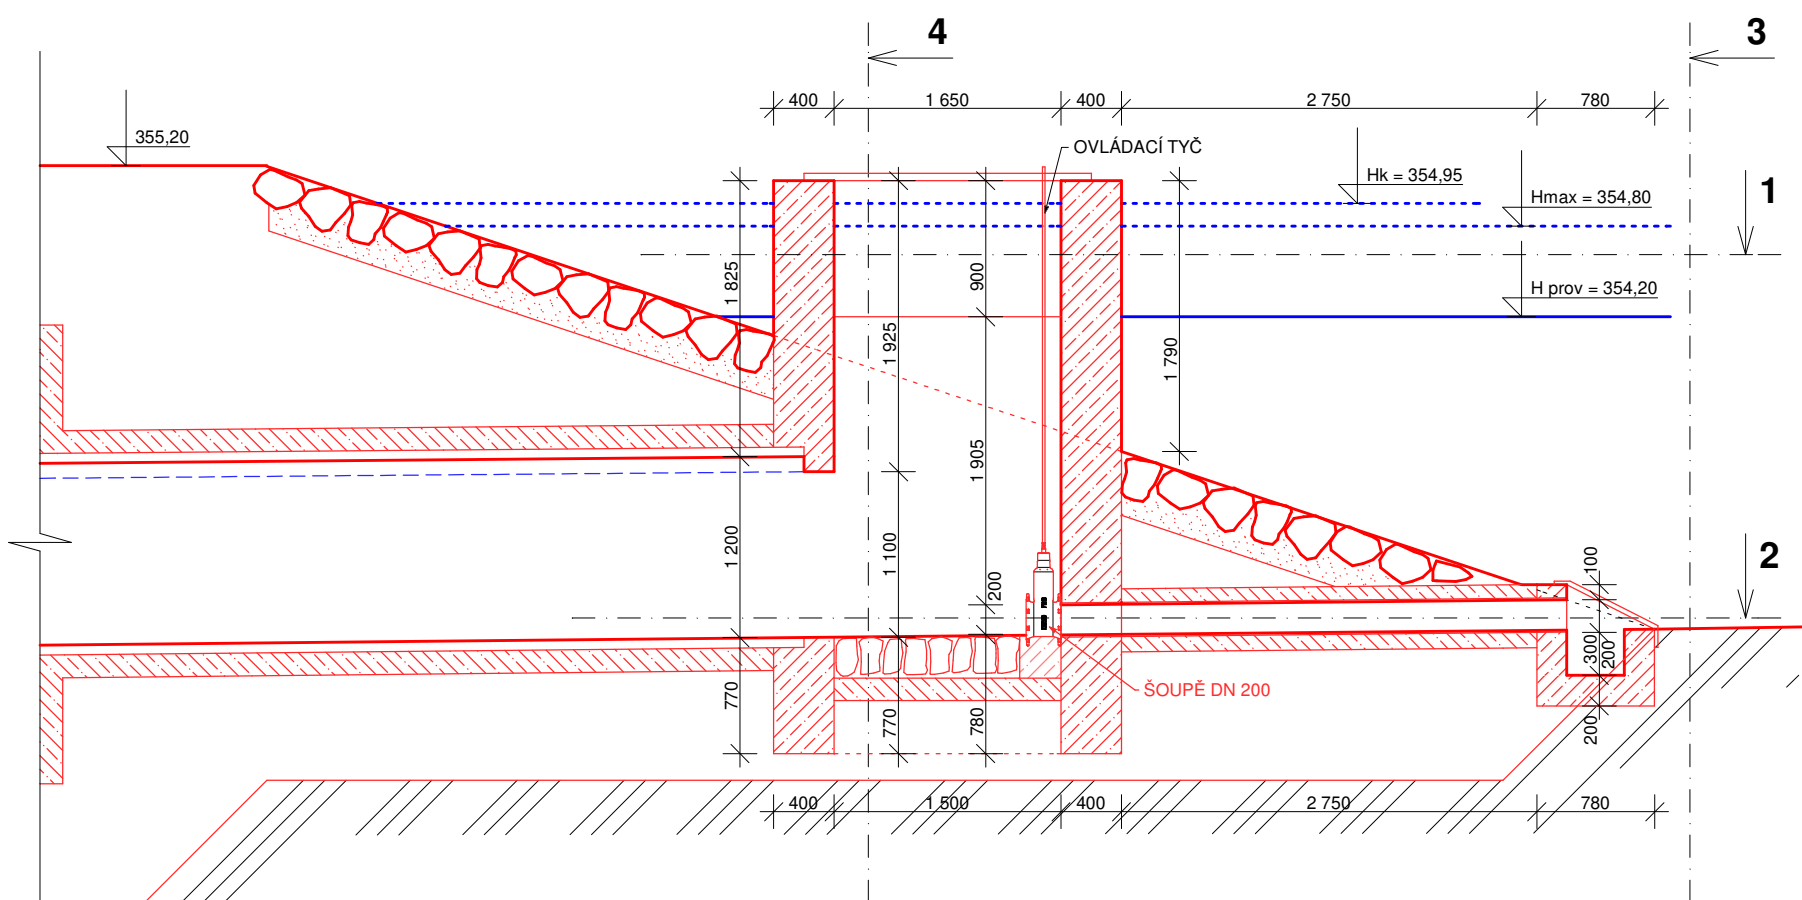


ŘEZ 3 - 3'

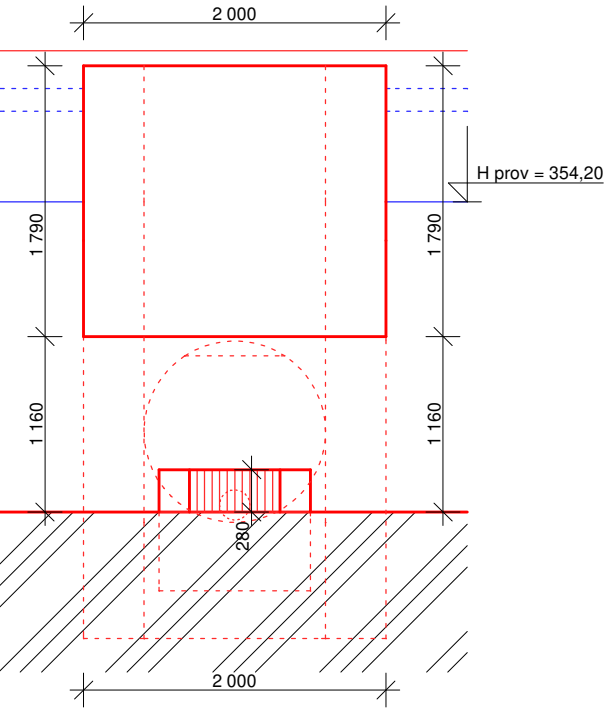

PŮDORYS 2 - 2'

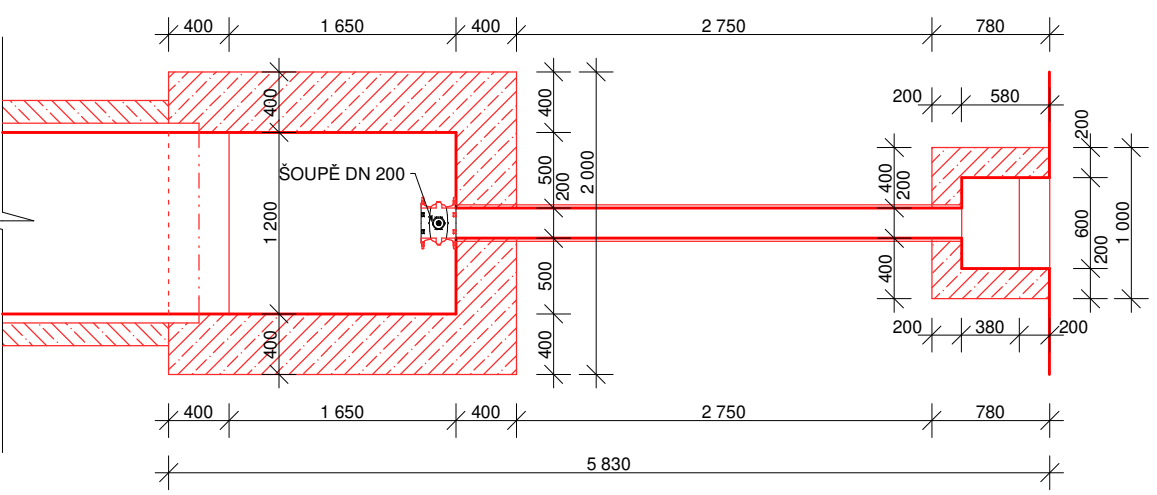

ŘEZ 4 - 4'

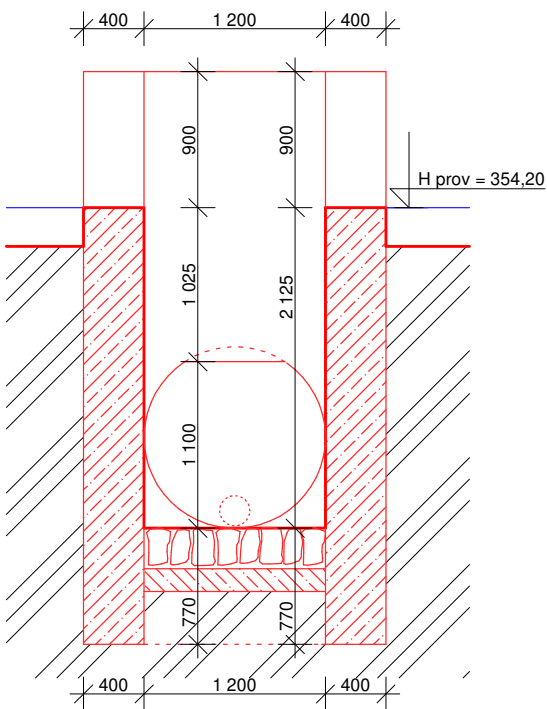

PROJEKTANT VODOHOSPODÁŘSKÝCH OBJEKTŮ ŘADY 300:	RAZÍTKO:
PROJEKTOVÁNÍ, REALIZACE STAVEB Ing. Vlastimil Šilhan Studenec 75, 675 02 Koněšín T: +420 775 334 347 W: www.sadka-pucov.cz IČ: 75362465	
Ing. Vlastimil Šilhan ČKAIT - 1007040	

SOUŘADNICOVÝ SYSTÉM: JTSK VÝŠKOVÝ SYSTÉM: BPV	RAZÍTKO:
STAVEBNÍK: Městys Doubravník Doubravník 75 592 61 Doubravník IČ: 00294268 DIČ: CZ00294268	
HLAVNÍ PROJEKTANT: VUT v Brně, Fakulta stavební Ústav pozemních komunikací Veveří 331/95, 602 00 Brno T: +420 737 103 345 E: marsmely@email.cz IČ: 00216305 DIČ: CZ216305	ING. MARTIN SMĚLÝ ČKAIT - 1004435
NÁZEV STAVBY:	
INFRASTRUKTURA PRO LOKALITU DOUBRAVNÍK - JIH	
MĚŘÍTKO: 1 : 50	KRAJ: JIHOHRÁVSKÝ
DATUM: Prosinec 2022	OKRES: BRNO - VENKOV
VYPRACOVAL: Ing. Vlastimil Šilhan	MÍSTO STAVBY: DOUBRAVNÍK
VED. PROJEKTANT: Ing. Martin Smělý	KAT. ÚZEMÍ: DOUBRAVNÍK
STUPEŇ: PDPS	Č. KAT. ÚZEMÍ: 631 388
NÁZEV VÝKRESU:	
SO 301 - SDRUŽENÝ BEZPEČNOSTNÍ OBJEKT	
KÓD D1.3.1	ČÍSLO VÝKRESU 10
PARÉ	