


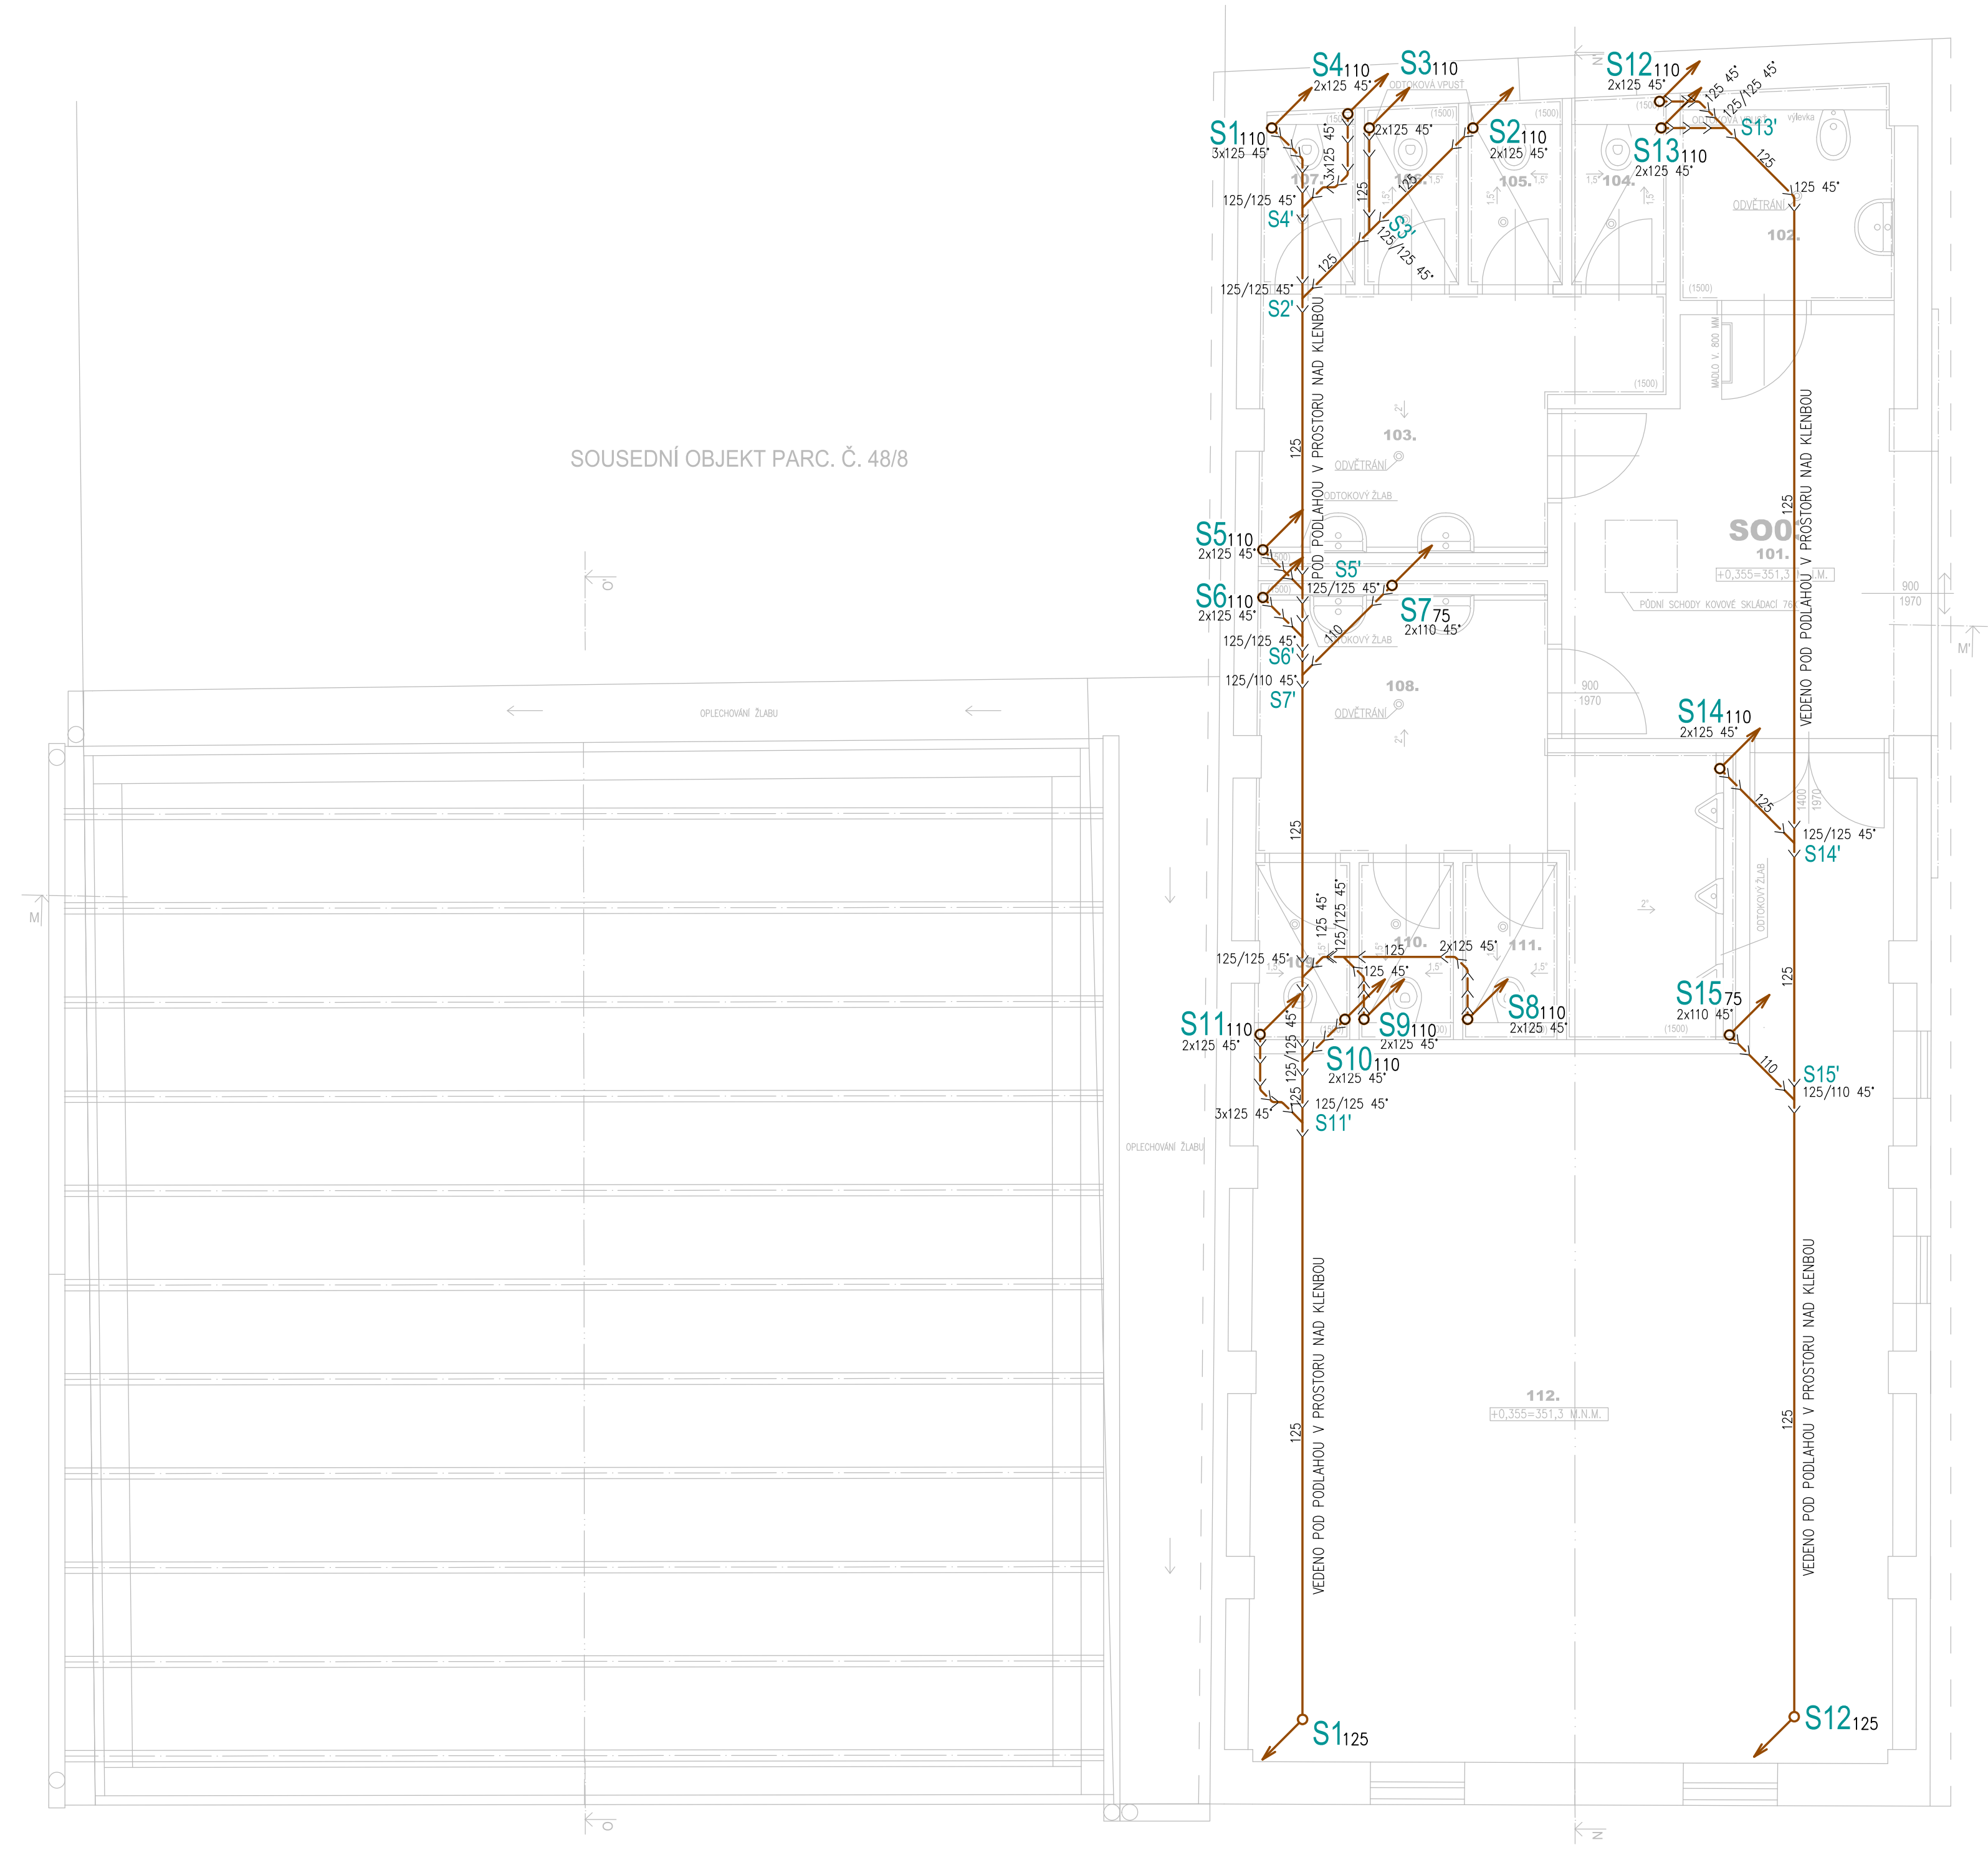

LEGENDA

S SVISLÉ ODPADNÍ POTRUBÍ – SPLAŠKOVÁ KANALIZACE

LEGENDA ČAR

SPLAŠKOVÁ KANALIZACE – PŘIPOJOVACÍ

POZNÁMKA

SPECIFIKACI A PŘESNÉ OSAZENÍ ZAŘIZOVACÍCH PŘEDMĚTŮ JE TŘEBA PRŮBĚŽNĚ KONZULTOVAT S INVESTOREM. KANALIZAČNÍ POTRUBÍ JE OZNAČENO VNITŘNÍM PRŮMĚREM. TRASOVÁNÍ POTRUBÍ JE JEN ORIENTAČNÍ. PŘÍPADNÉ ODCHYLKY JE POTŘEBA ŘEŠIT S PROJEKTANTEM ČÁSTI.

VZDÁLENOST UPEVNĚNÍ BODŮ SVISLÉHO ODPADNÍHO POTRUBÍ DN 100 JE MAX. 2,0m. JAKO PEVNÝ BOD BY MĚLA BÝT UCHYČENA KAŽDÁ SKUPINA TVAROVEK.

VZDÁLENOSTI PODPOR POTRUBÍ (VODOROVNÁ)

Ø POTRUBÍ (mm)	VZDÁLENOSTI PODPOR (mm)
Ø 75	750
Ø 90	900
Ø 110	1100
Ø 125	1250
Ø 160	1600

±0,000=354,59 M.N.M.		Ing. Ludvík Sláma Bieblova 22 613 00, Brno ČKAIT: 1001660
UPOZORNĚNÍ: PŘEDKLADANÁ PROJEKTOVÁ DOKUMENTACE JE URČENA POUZE PRO ÚČELY ÚZEMNÍHO A STAVEBNÍHO ŘÍZENÍ. NENAHRAZUJE REALIZAČNÍ DOKUMENTACI.		
Projektant :	Ing. Ludvík Sláma, Bieblova 22, 613 00 Brno	
Vypracoval:	Ing. Radek Blažiček, Vlachovice 62, 592 31	
Stavebník:	Obec Račice–Pístovice, Račice 72, 683 05 Račice–Pístovice	
STAVBA: Stavební úpravy areálu bývalé sladovny, ETAPA II - Račice-Pístovice		Stupeň PD: DSP
		Datum: 01/2024
		Formát: A2
Místo stavby: parc.č. 186, 78, 959/1, 959/9 k.ú. Račice–Pístovice, 683 05 Račice–Pístovice		Měřítko: 1:50
VÝKRES: PŮDORYS 1.NP (SO03) - VEDENÍ POD PODLAHOU		Číslo výkresu: D.1.4.07