


VZT - PŮDORYS 2.NP M 1:50

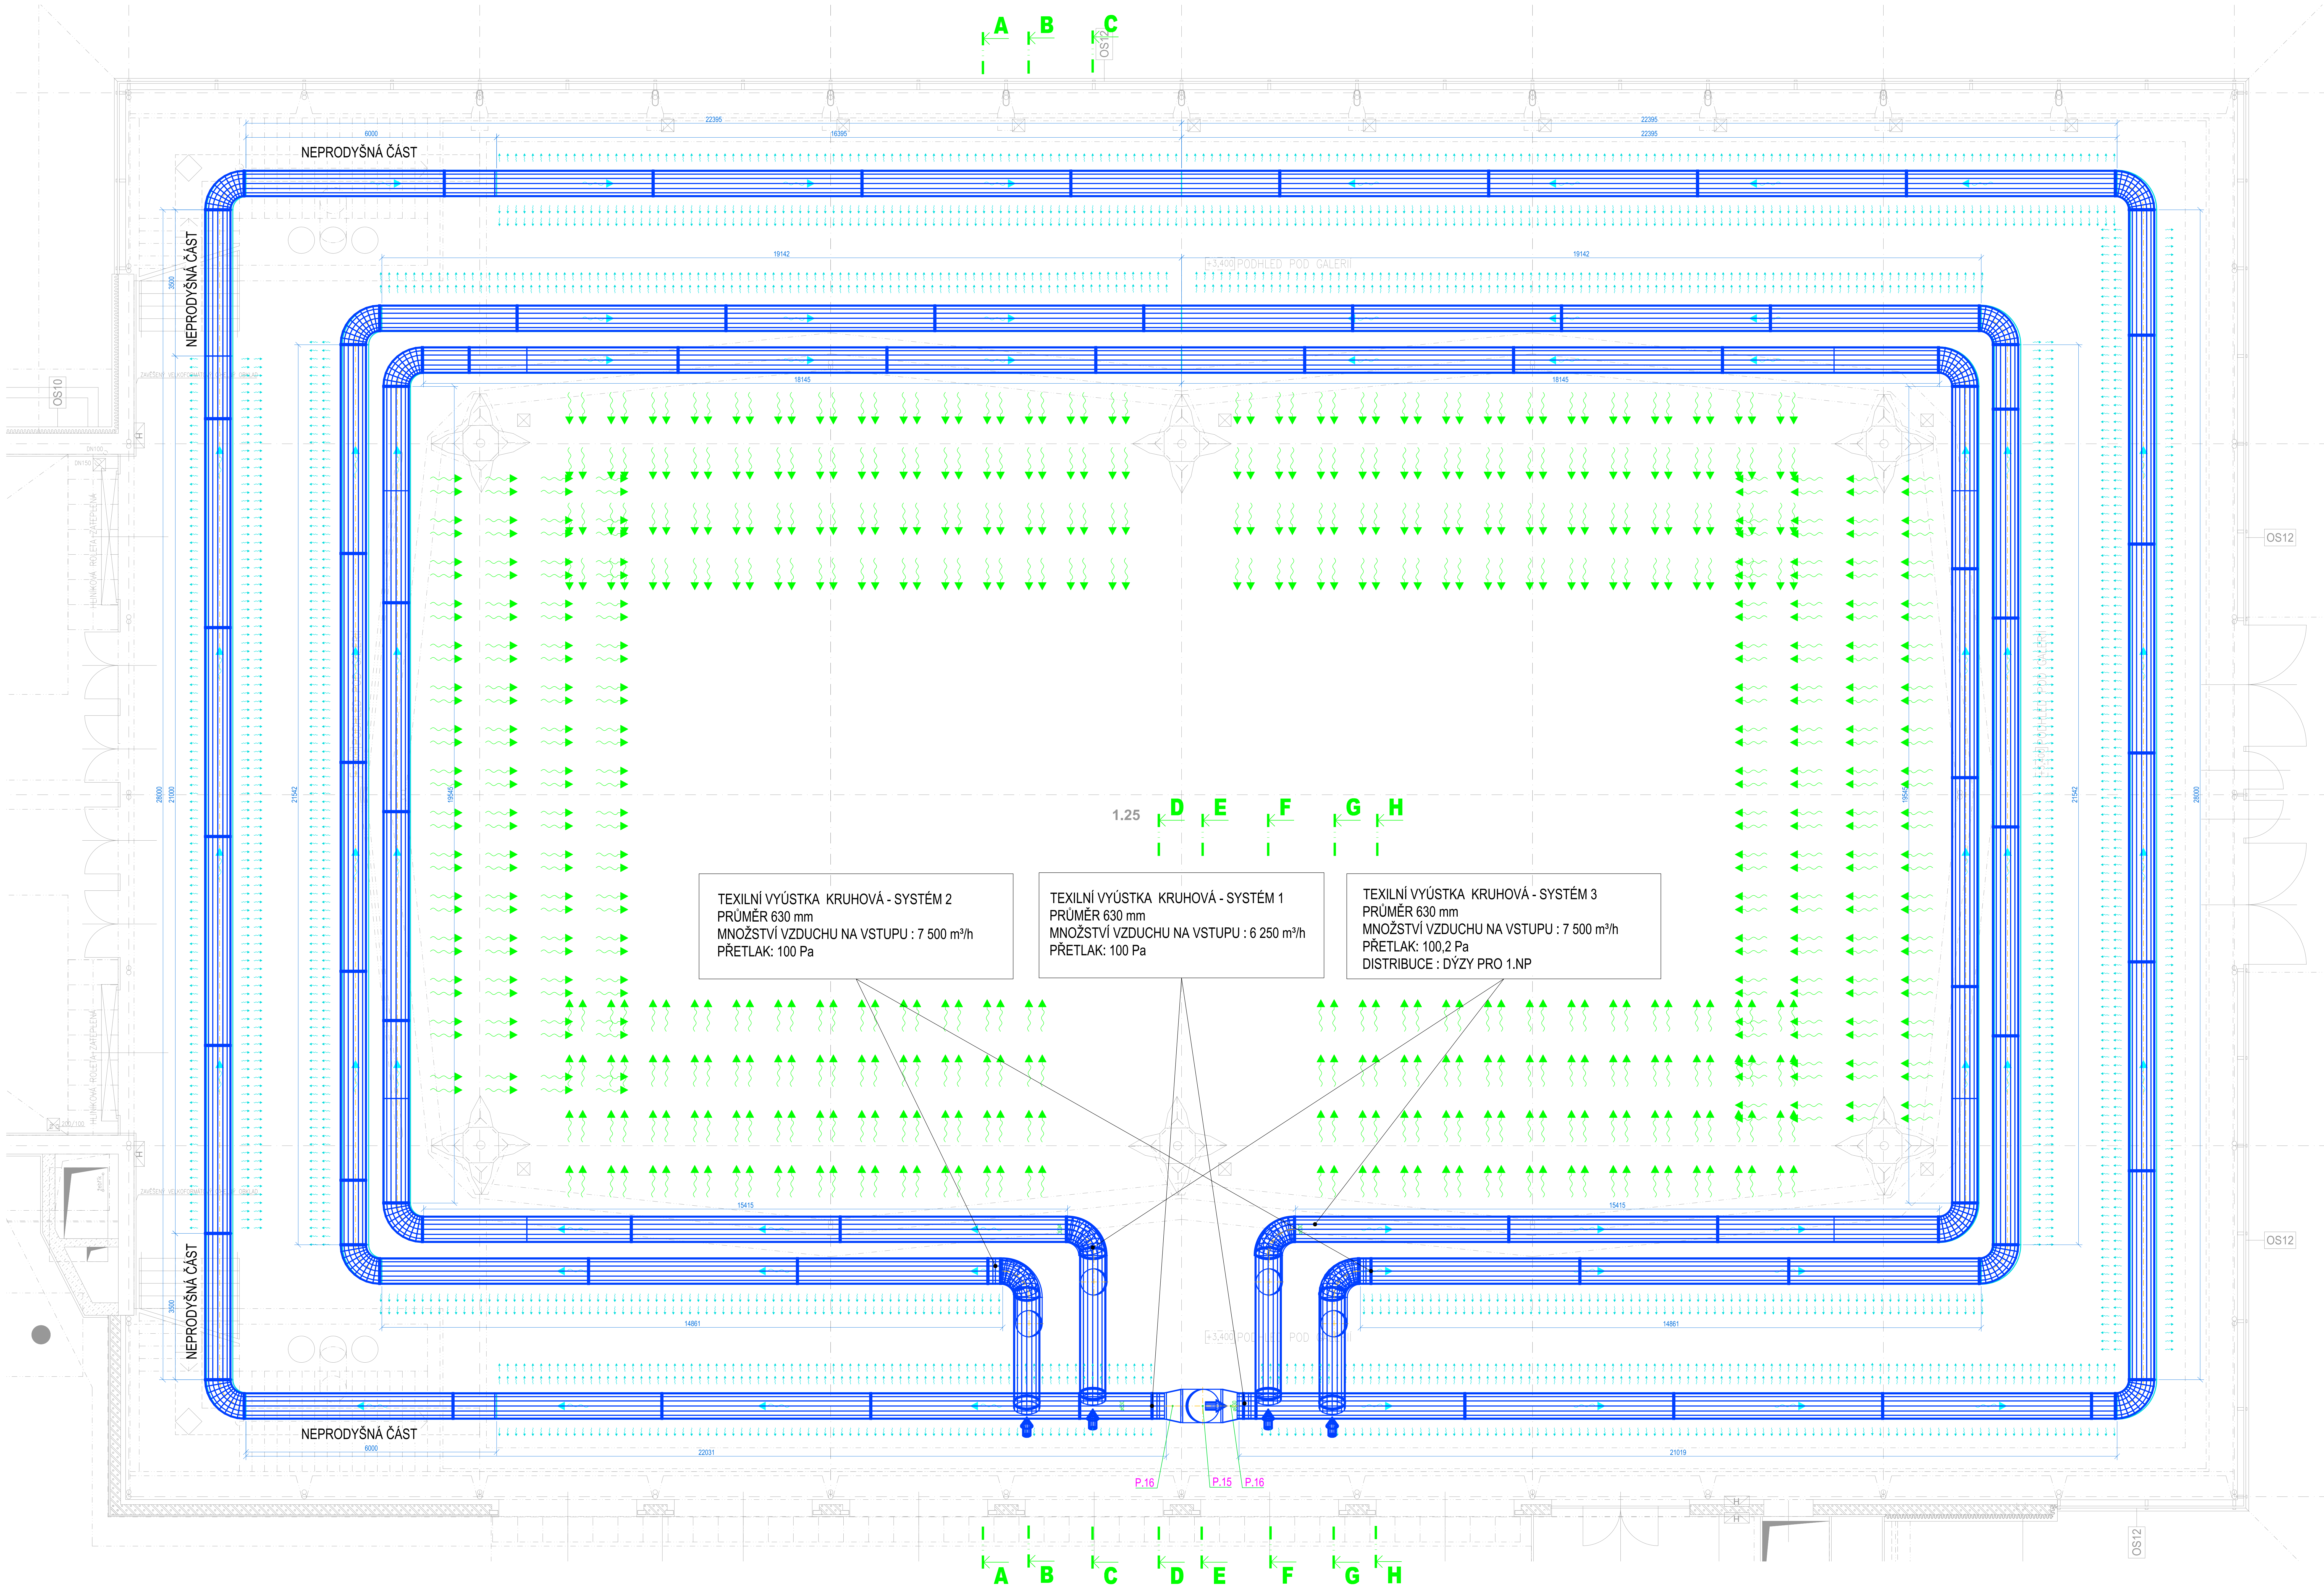

- LEGENDA VZT:
- ODVOD ZNEKONKOCENÉHO VZDUCHU Z VNITŘNÍCH PROSTOR
 - PŘÍVOD VENKOVNÍHO UPRAVENÉHO, FILTROVANÉHO A OHŘÁTÉHO VZDUCHU
 - PŘÍVOD VENKOVNÍHO VZDUCHU
 - ODPARNÍ VZDUCH

ZODP. PROJEKTANT ING. PETR LYSEK		VYPRACOVAL ING. PETR LYSEK		V-PROJEKT Prostějov, v.o.s. Ujezd 2175/6a, 796 01 Prostějov tel. 50 251 111 e-mail: v-projekt@prostejov.cz
KRAJ: OLOMOUCKÝ		STAV. ÚR. OLOMOUČ		
INVESTOR		MĚSTO: OLOMOUČ		
AKCE:		REKONSTRUKCE VZDUCHOTECHNIKY A CHLÁZENÍ V PAVILONU „A“		
STUPEN :		DPS		
DATUM :		03 / 2025		ZAK. ČÍSLO 110325
FORMÁT :		21 A4		
MĚŘÍTKO 1 : 50		ČÍSLO VÝKR. D.1.2.4.2.h-01		
OBSAH: VZT - PŮDORYS 2.NP				