


VZT - PŮDORYS STŘECHY M 1:50

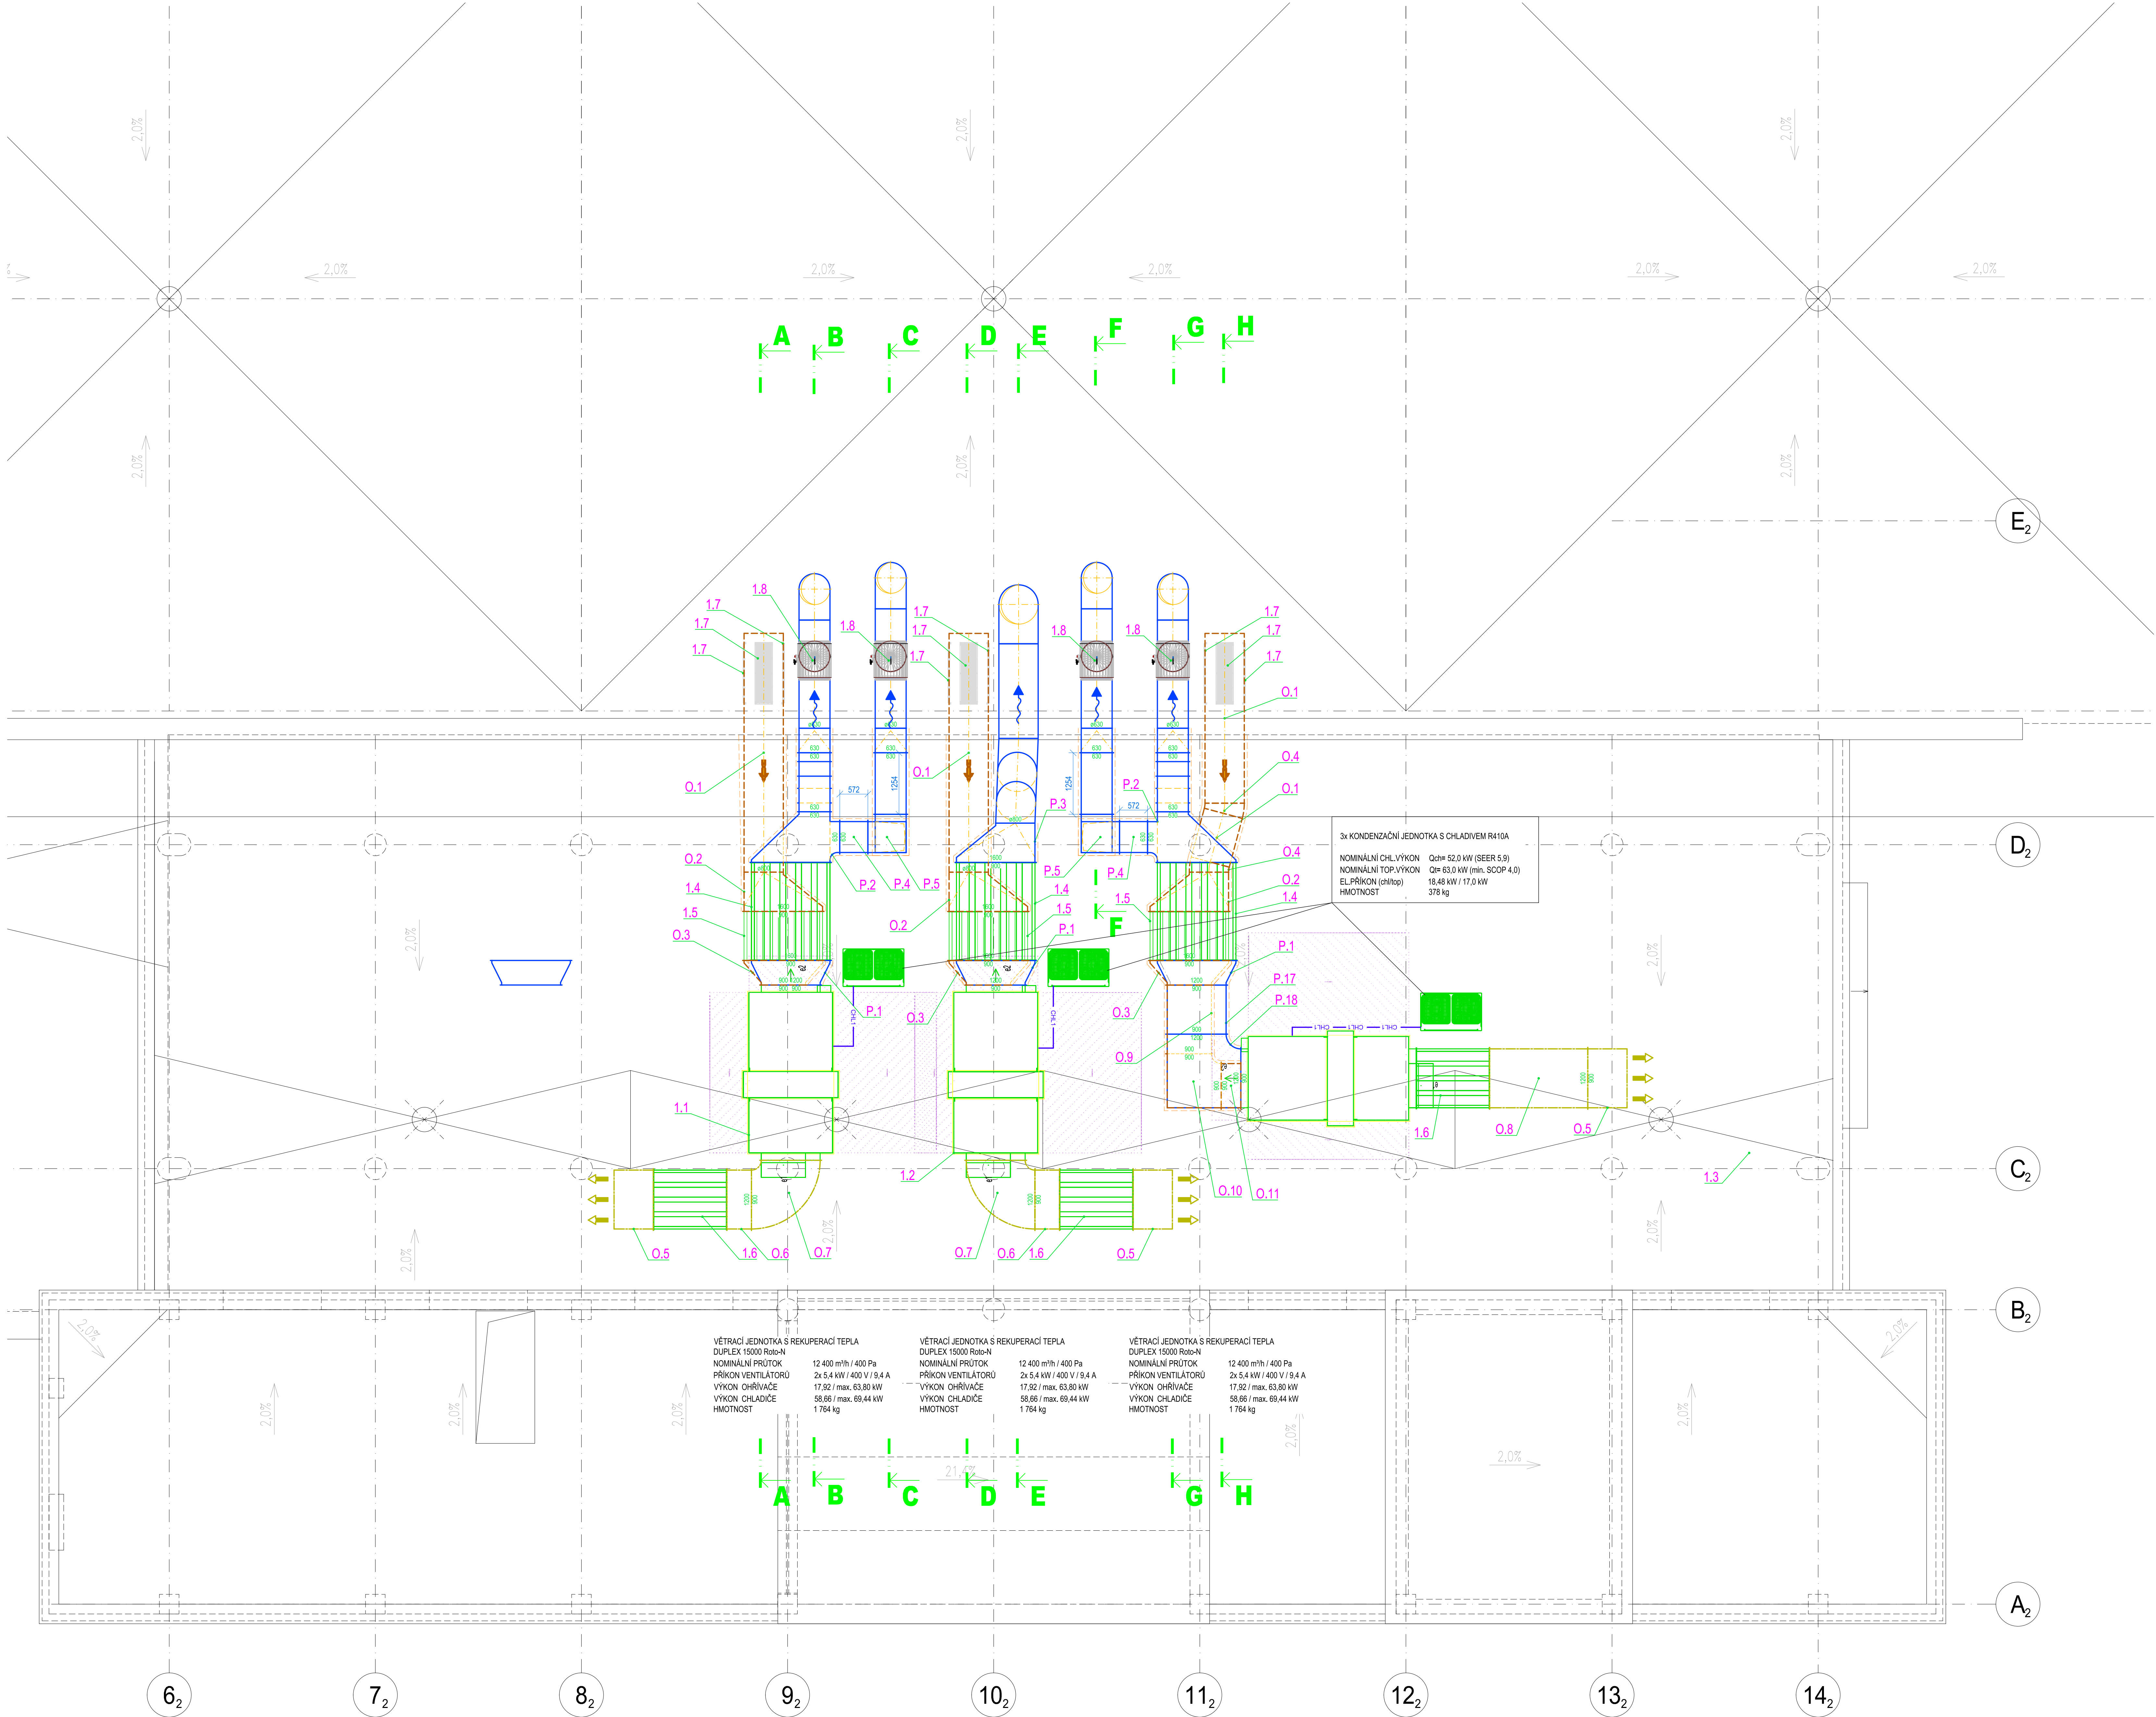

LEGENDA VZT:

- ← ODVOD ZNEHODNOCENÉHO VZDUCHU Z VNITŘNÍCH PROSTOR
- PŘÍVOD VENKOVNÍHO UPRAVENÉHO, FILTROVANÉHO A OHŘÁTEHO VZDUCHU
- PŘÍVOD VENKOVNÍHO VZDUCHU
- ODPADNÍ VZDUCH

ZODP. PROJEKTANT ING. PETR LYSEK	VYPRACOVAL ING. PETR LYSEK
KRAJ: OLOMOUCKÝ	STAV: ÚR. OLOMOUČ
INVESTOR AKCE: REKONSTRUKCE VZDUCHOTECHNIKY A CHLAZENÍ V PAVILONU „A“	MĚSTO: OLOMOUČ Výstavba s.r.o. Olomouc, a.s., Wolkenova 37/17, 779 00 Olomouc
STUPEŇ: DPS	
DATUM: 03 / 2025	
FORMÁT: 21 A4	
ZAK. ČÍSLO 110325	
MĚŘÍTKO 1 : 50	ČÍSLO VÝKRU D.1.2.4.2.h - 02

OBSAH: VZT - PŮDORYS STŘECHY