




VZT - ŘEZ F-F M 1:50

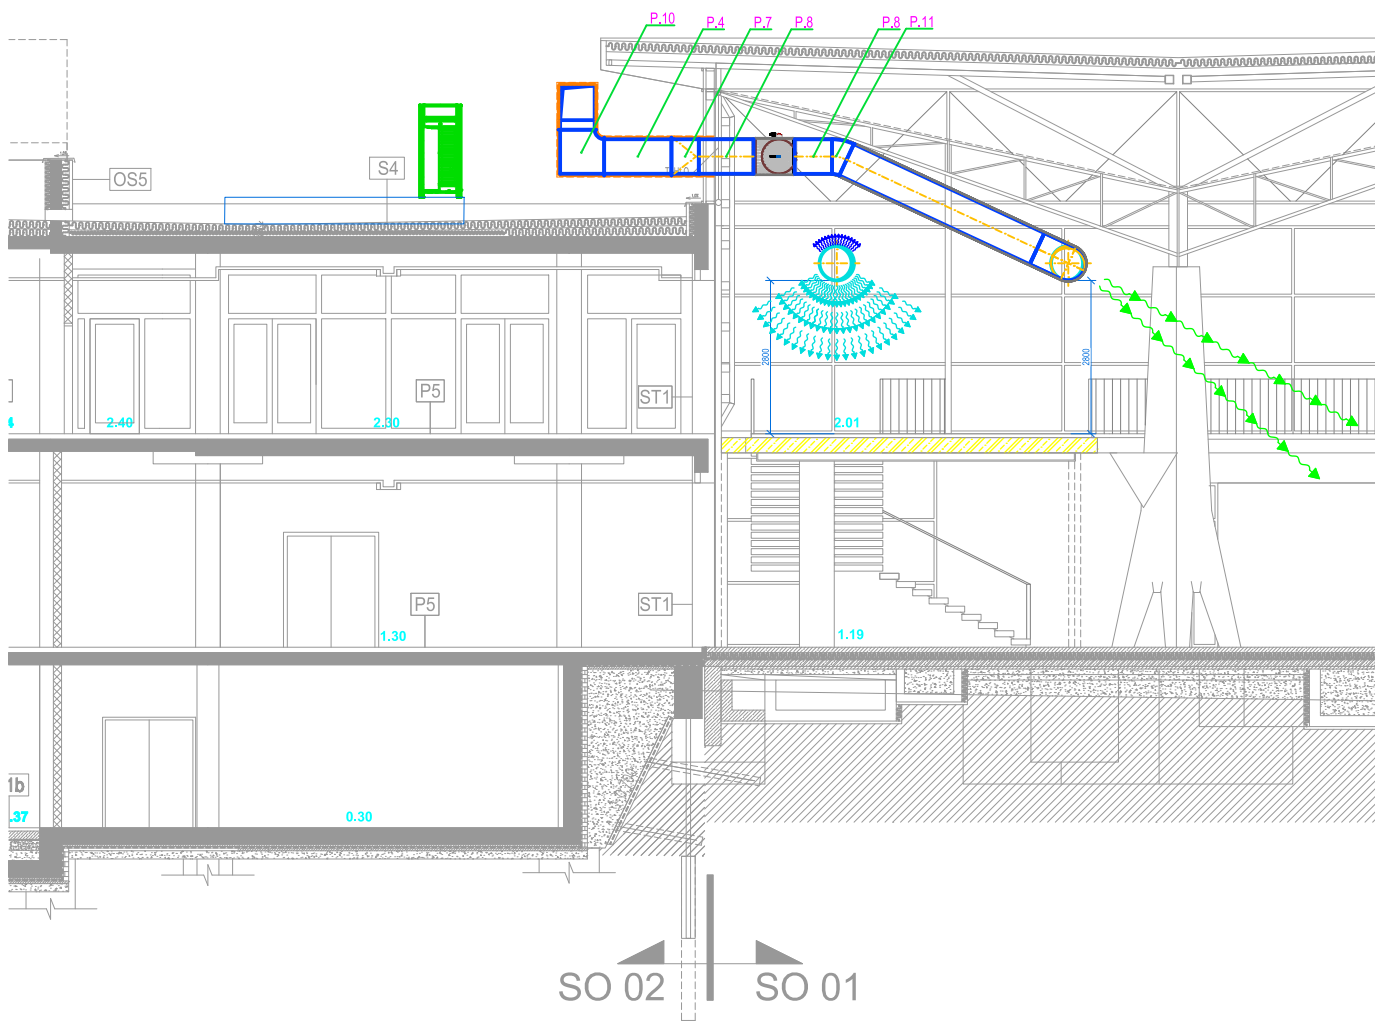


VZT - ŘEZ A-A M 1:50

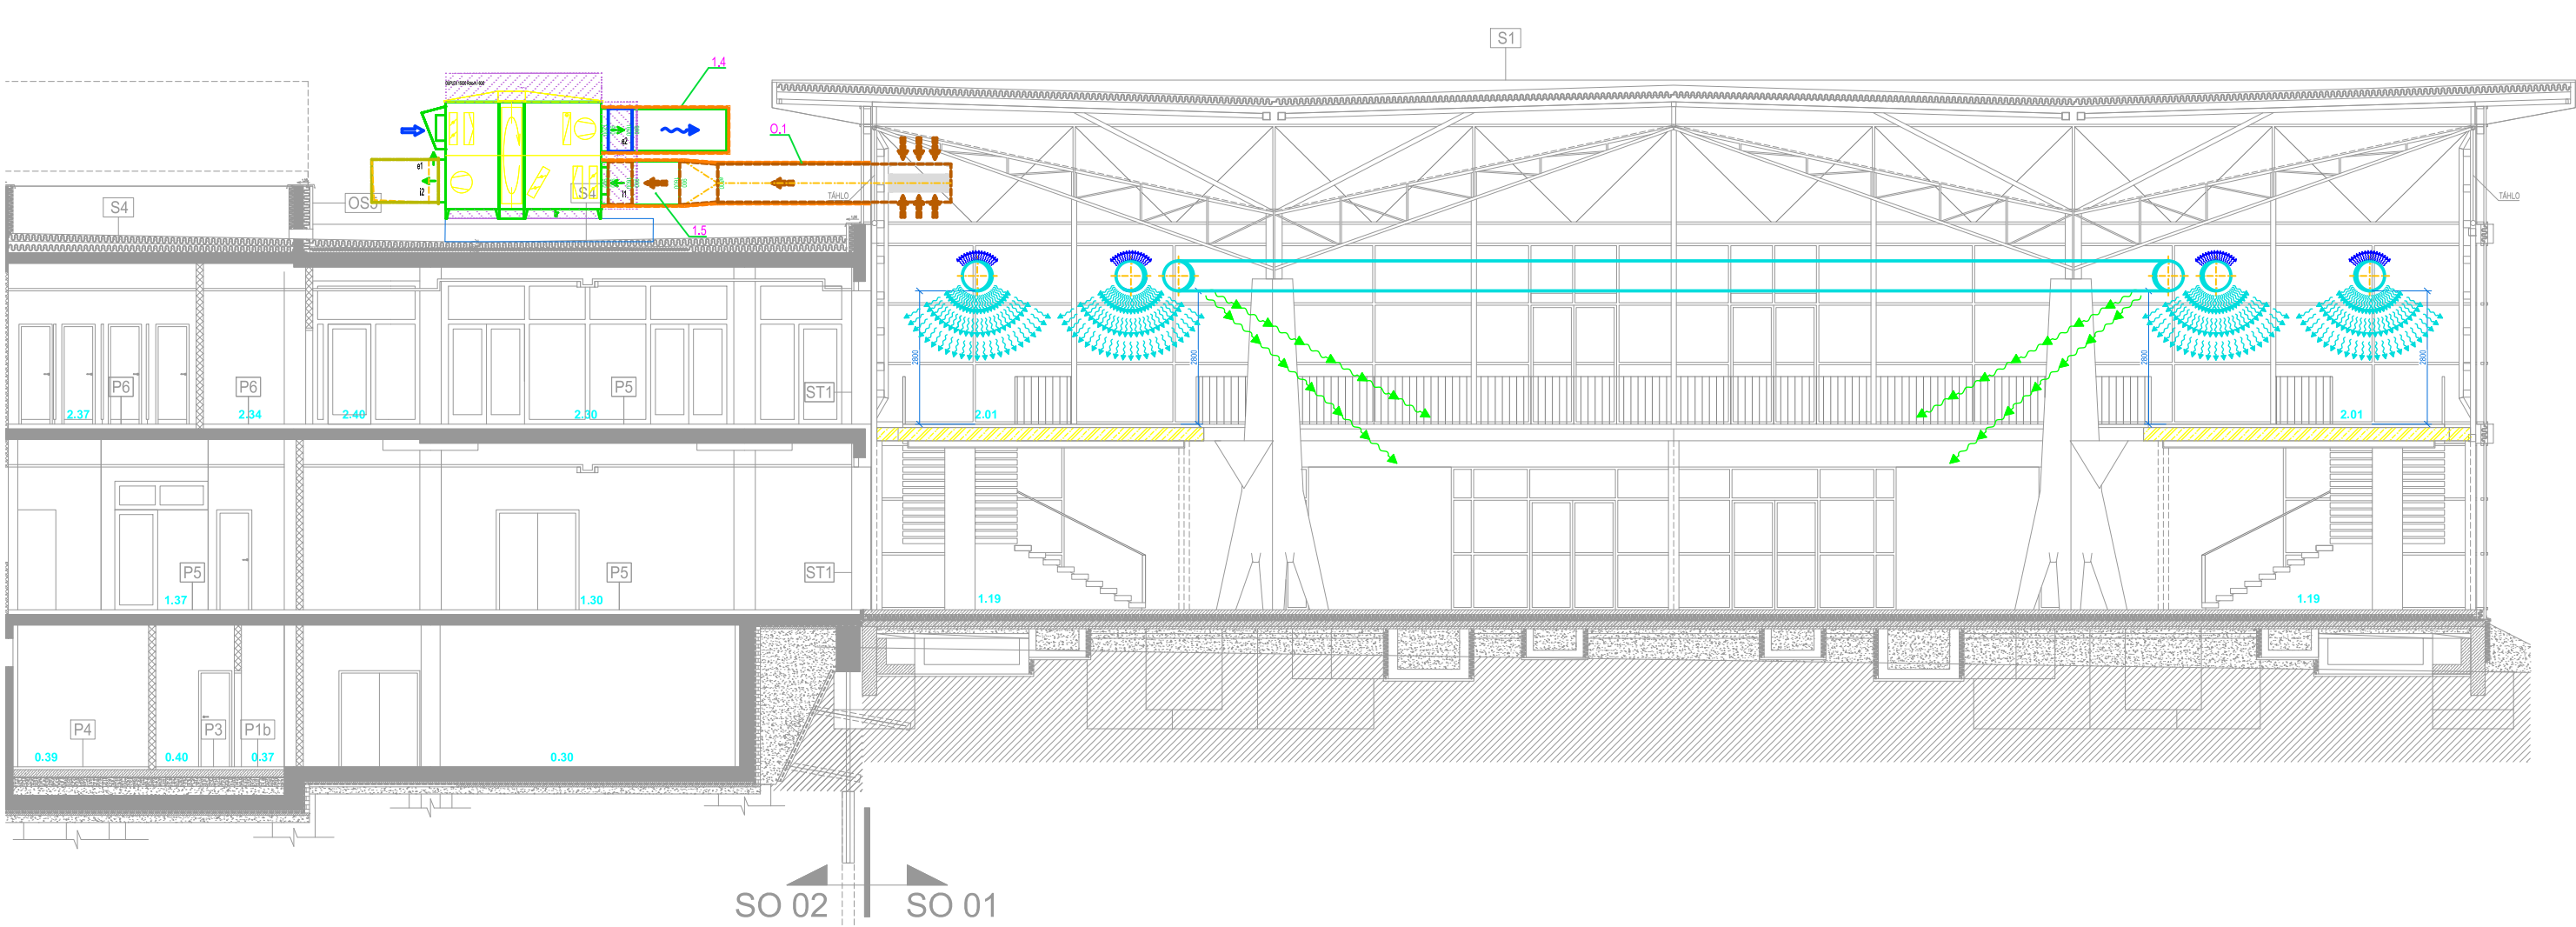


VZT - ŘEZ D-D M 1:50

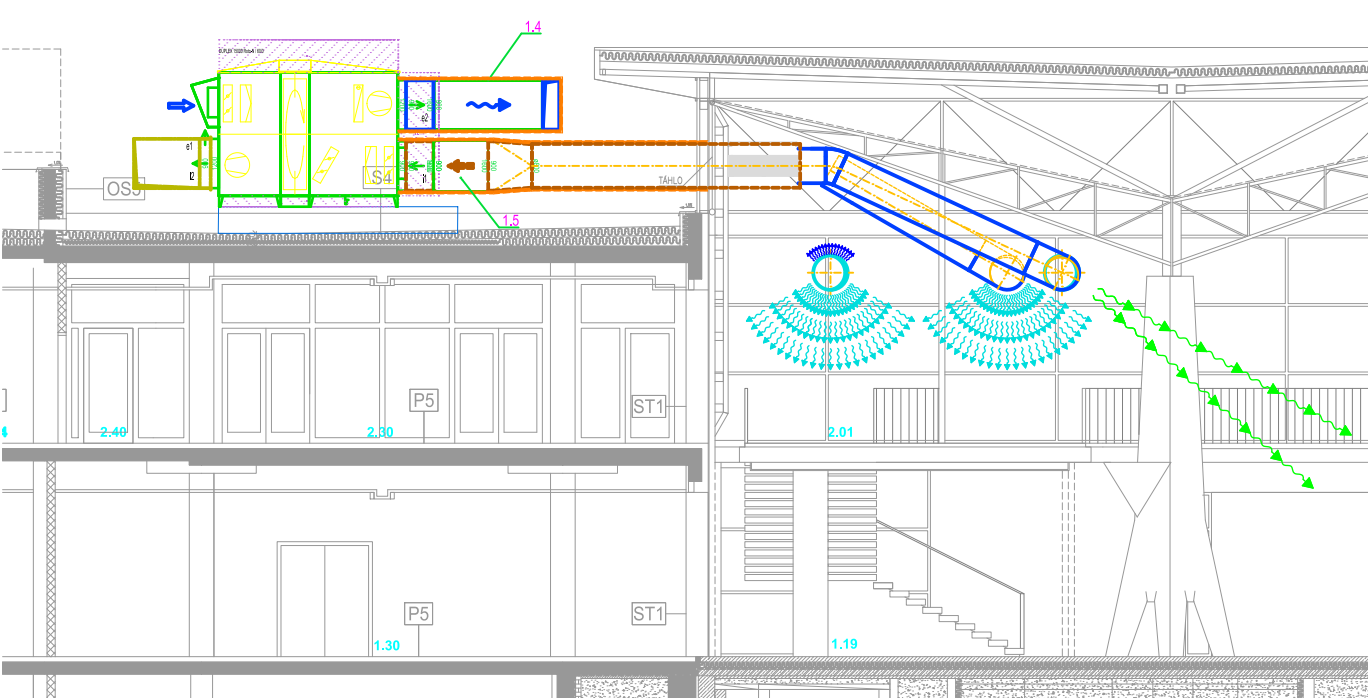


VZT - ŘEZ E-E M 1:50

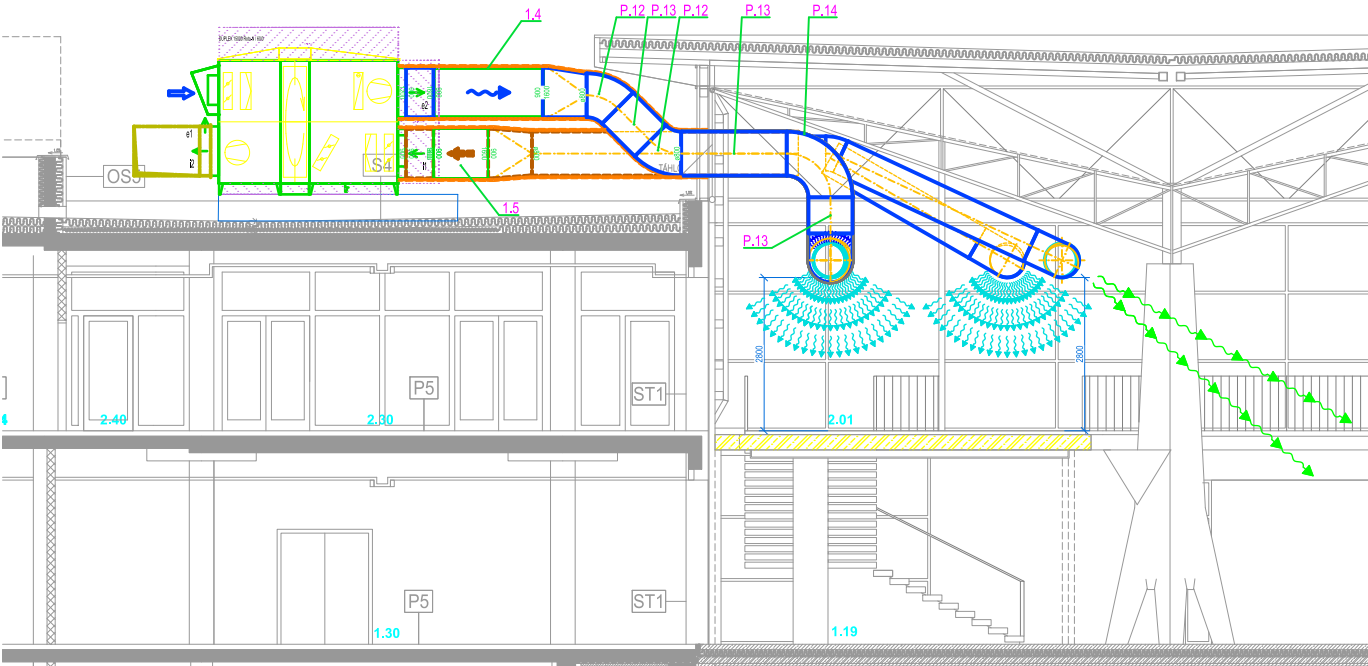


VZT - ŘEZ G-G M 1:50

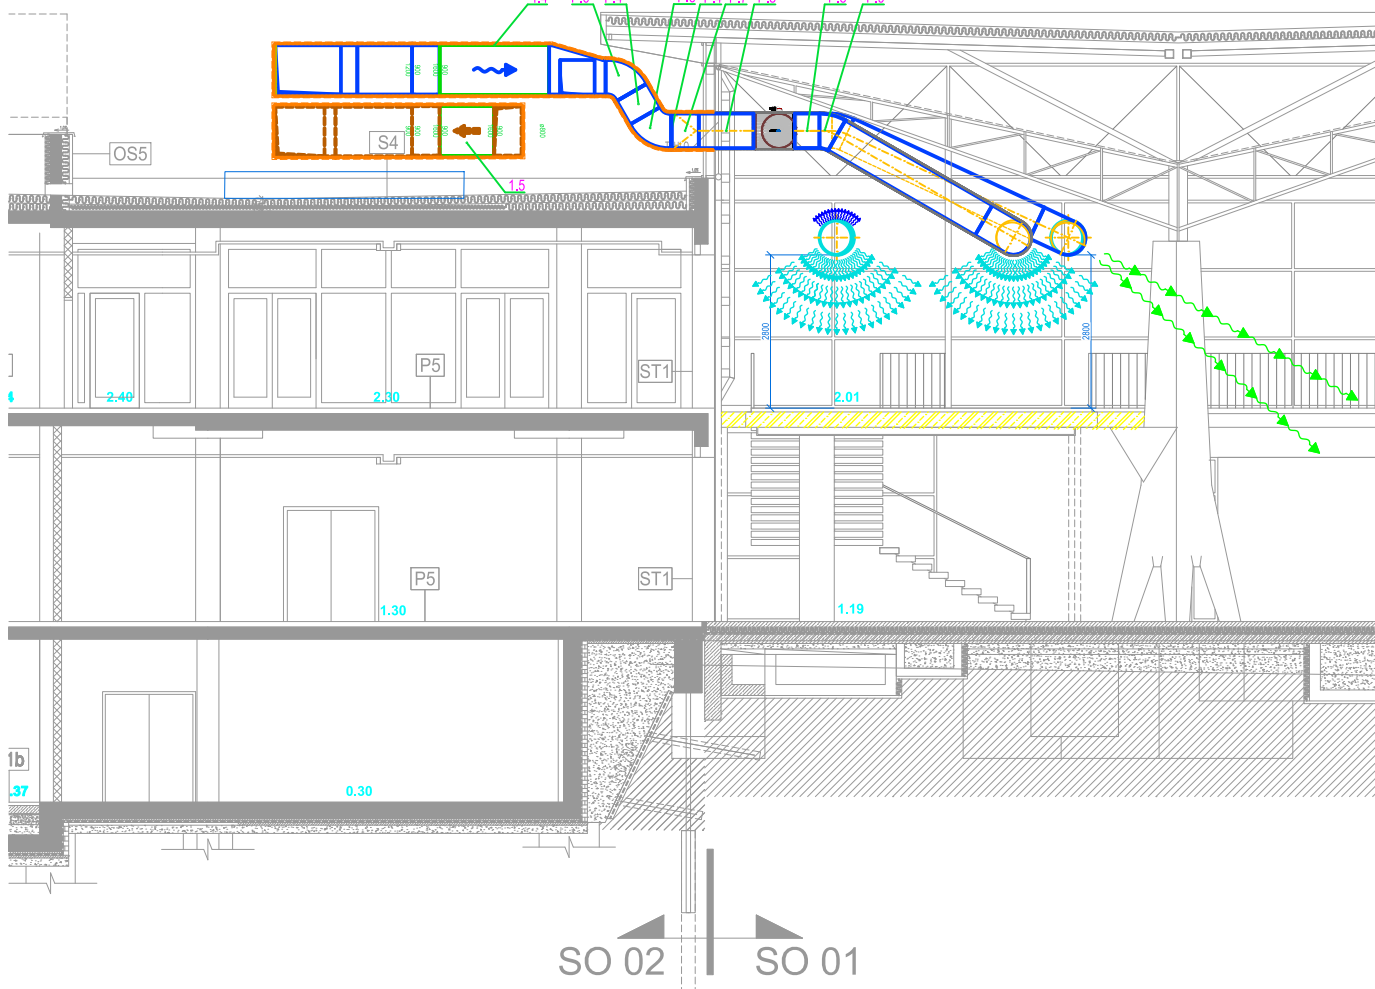


VZT - ŘEZ B-B M 1:50

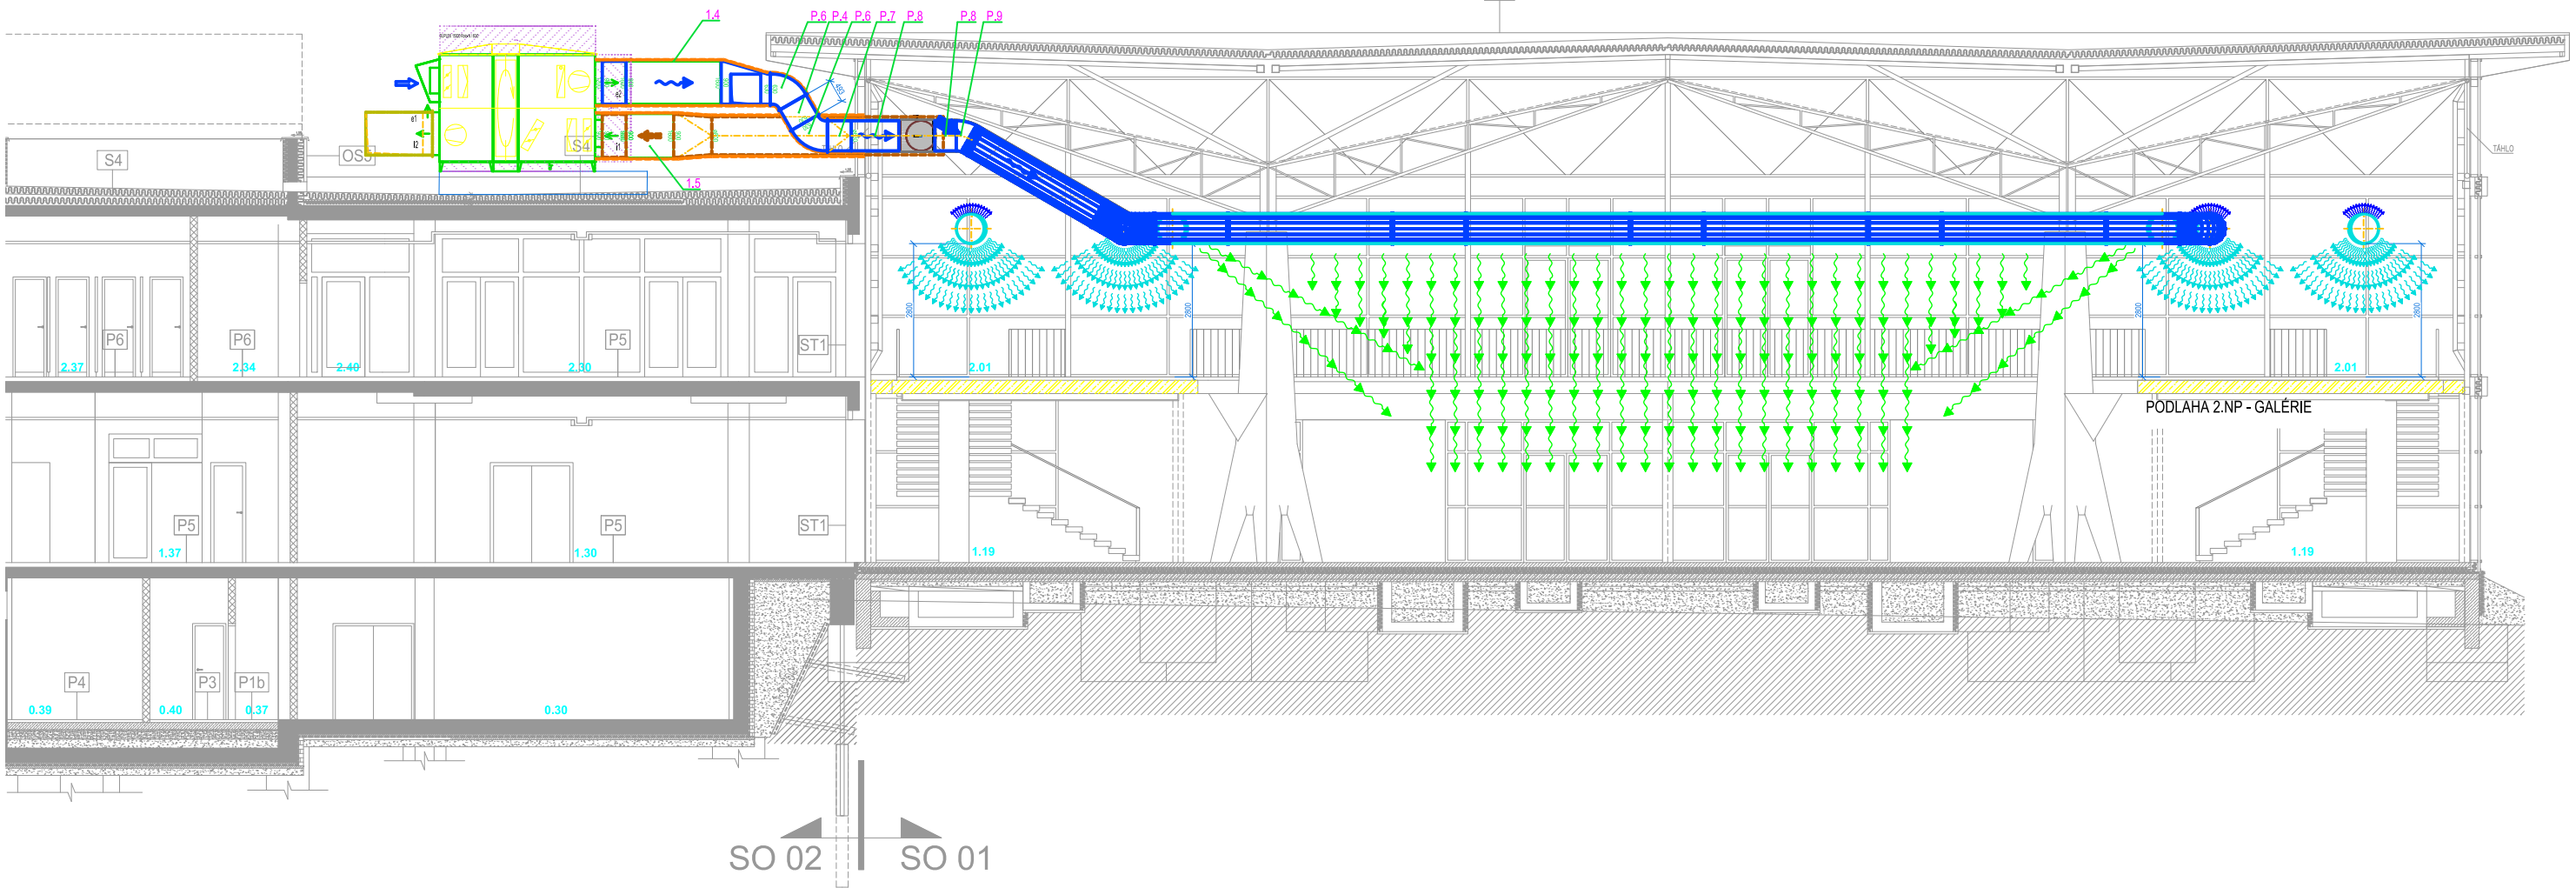

VZT - ŘEZ H-H M 1:50

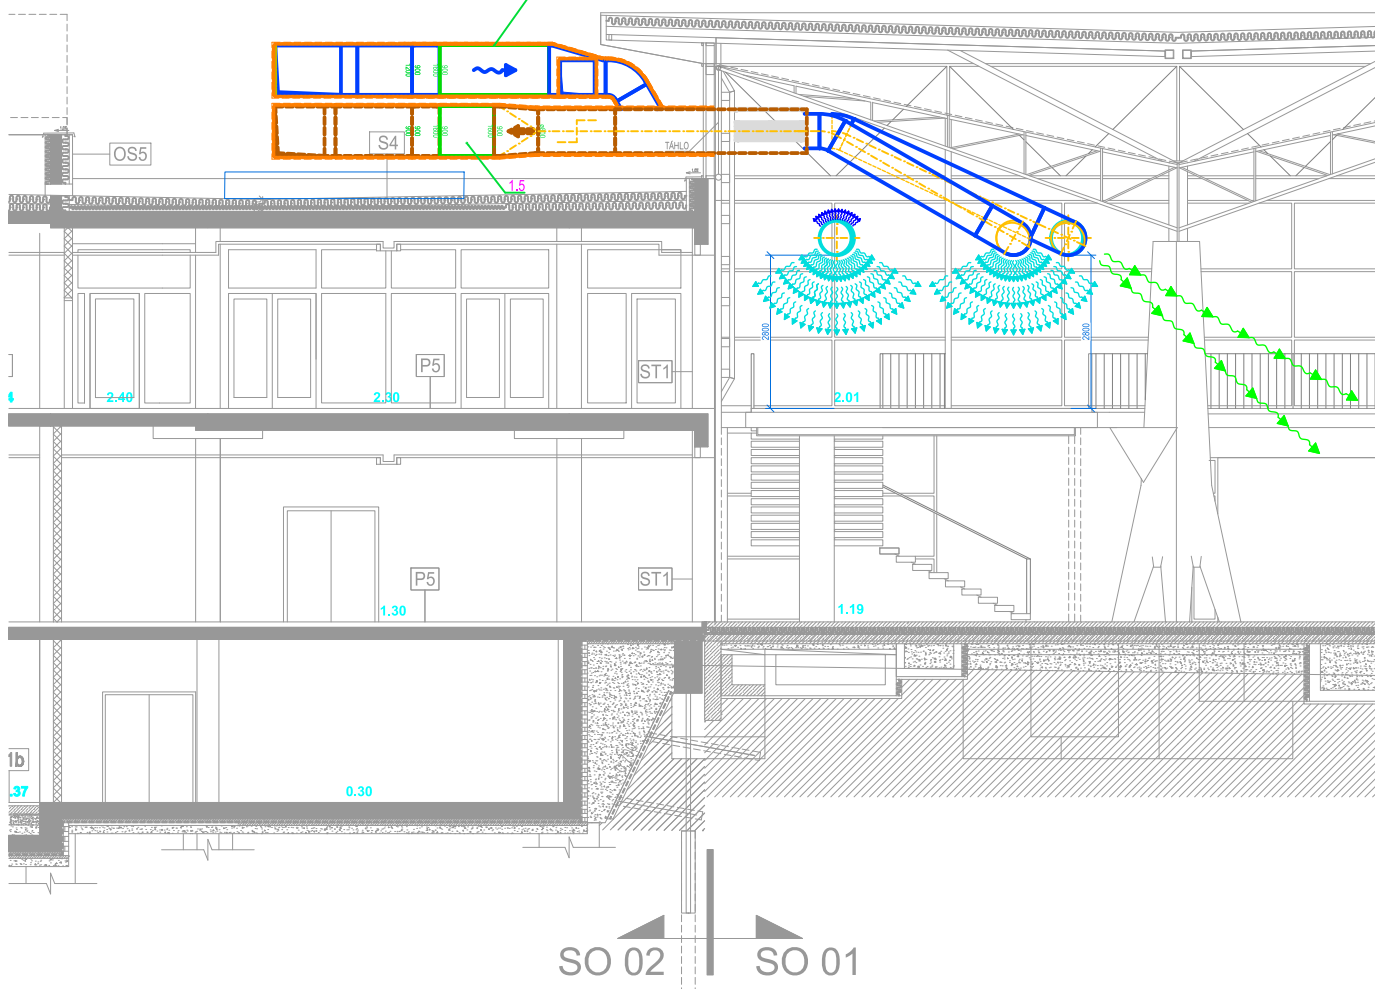

VZT - ŘEZ C-C M 1:50

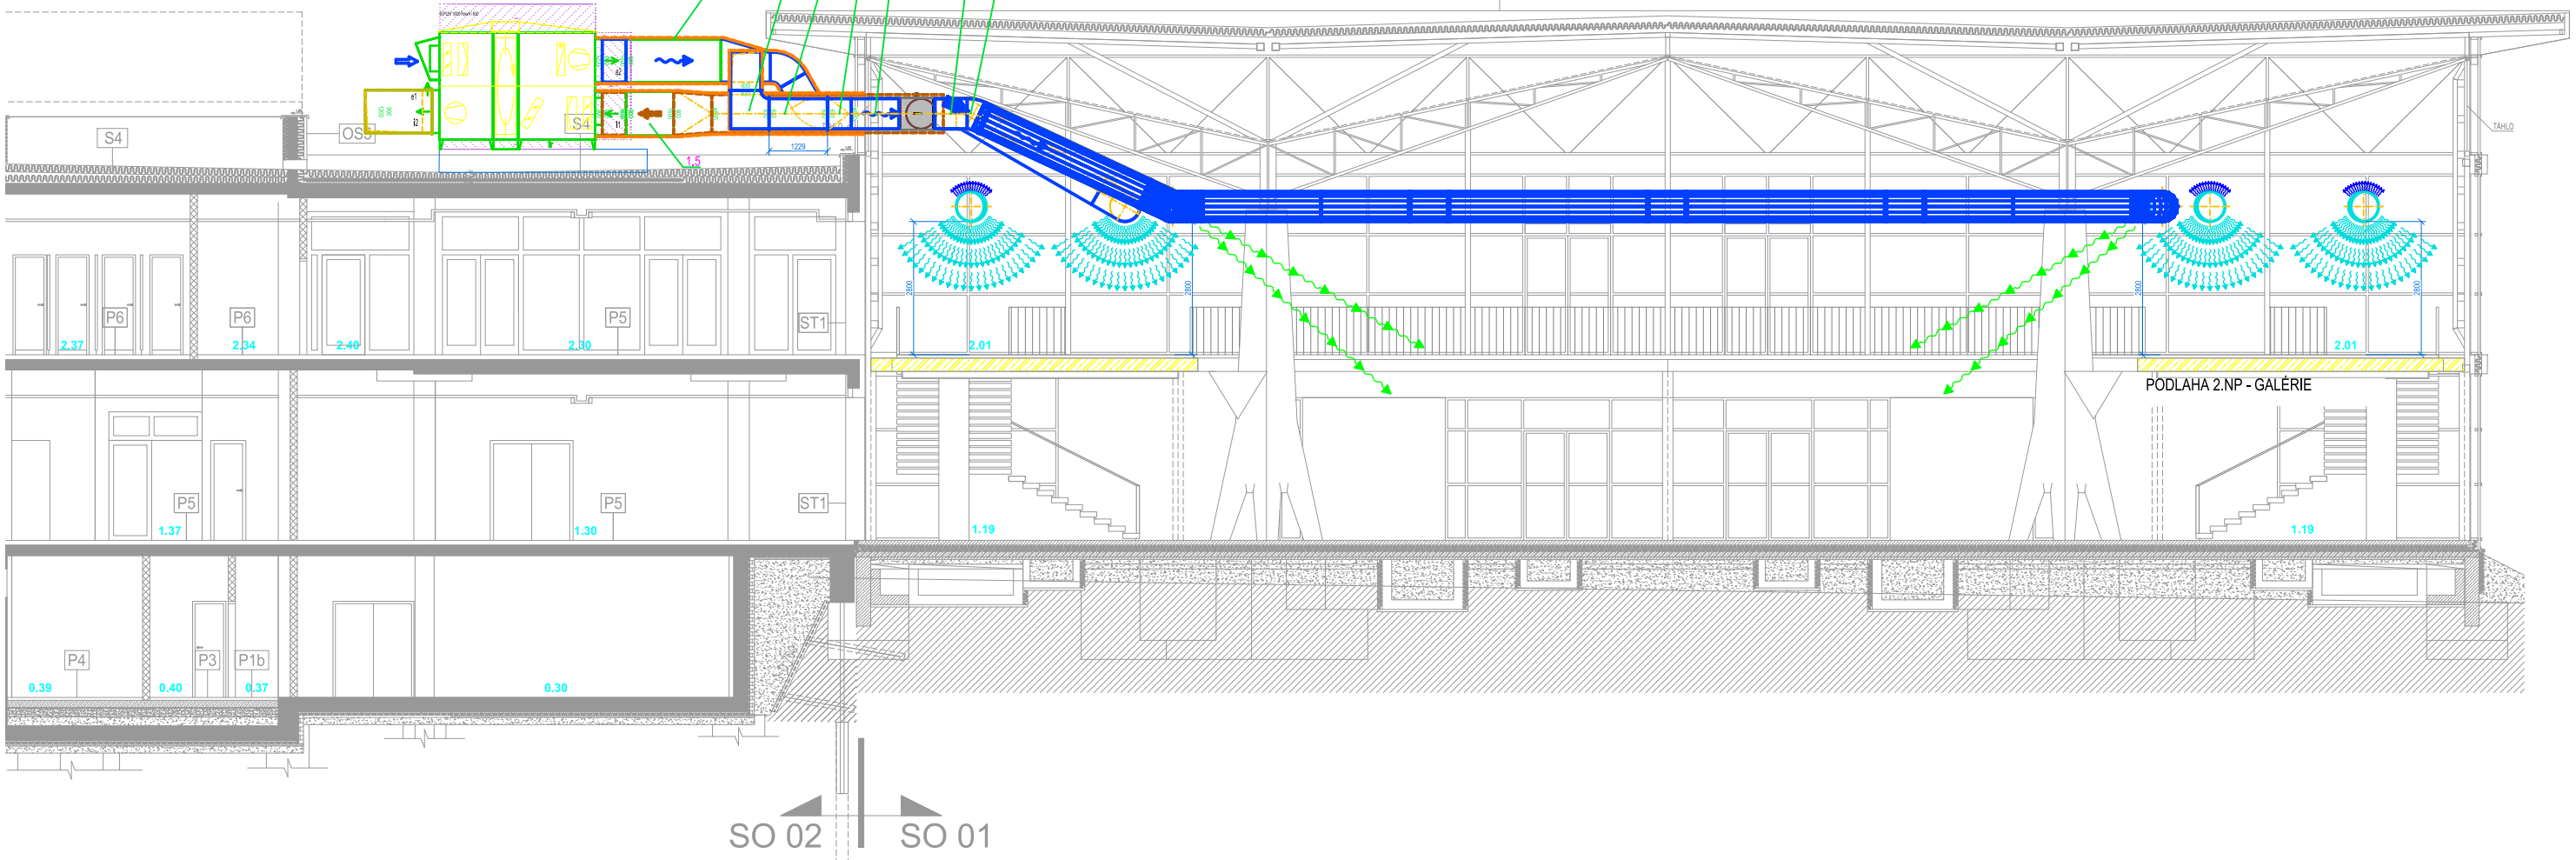

LEGENDA VZT:

- ODVOD ZNEHODNOCENÉHO VZDUCHU Z VNITŘNÍCH PROSTOR
- PRÍVOD VENKOVNÍHO UPRAVENÉHO, FILTROVANÉHO A OHŘÁTEHO VZDUCHU
- PRÍVOD VENKOVNÍHO VZDUCHU
- ODPADNÍ VZDUCH

ZODP. PROJEKTANT ING. PETR LYSEK	VYPRACOVAL ING. PETR LYSEK	V-PROJEKT Prostějov, v.o.s.
KRAJ: OLOMOUCKÝ	STAV. ÚR. OLOMOUC	MĚSTO: OLOMOUC
INVESTOR	Výstavětelé Flora Olomouc, a.s., Wolkerova 37/17, 779 00 Olomouc	Újezd 2175/9a, 796 01 Prostějov tel.: 582 333 111 / email: vprojekt@vprojekt.cz
AKCE:	REKONSTRUKCE VZDUCHOTECHNIKY A CHLAZENÍ V PAVILONU „A“	STUPEŇ : DPS DATUM : 03 / 2025 FORMÁT : 08 A ₄ ZAK. ČÍSLO 110325 MĚŘÍTKO 1 : 50
OBSAH:	VZT - ŘEZY A,B,C,D,E,F,G,H,	ČÍSLO VYKR. D.1.2.4.2.h - 03