

C3.3 - KOORDINAČNÍ SITUAČNÍ VÝKRES č. 3



LEGENDA

NAVRHOVANÉ SÍTĚ (IO.) - VODOVOD:

- VODOVODNÍ ŘADY
- VODOVODNÍ PRIVÁDĚCÍ / VÝTLAČNÝ ŘAD
- VODOVODNÍ ODBOČKA

ATS BORKA

- PŘÍPOJKA NN
- ODPAD
- OPLOCENÍ
- ZPEVNĚNÁ PLOCHA

KATASTR NEMOVITOSTÍ:

- HRANICE PARCELY
- HRANICE KATASTRÁLNÍHO ÚZEMÍ

OSTATNÍ - POLOHOPIS:

- KOMUNIKACE, SILNICE, CESTA
- HRANA POVRCHU, SVAH
- STROM / KŘOVINY
- STROMY URČENÉ KE KÁCENÍ

OSTATNÍ:

- MANIPULAČNÍ PRUH
- OCHRANNÉ PÁSMO LESA
- II. OCHRANNÉ PÁSMO ŠTOLOVÉHO PRIVÁDĚČE

STÁVAJÍCÍ SÍTĚ (PODZEMNÍ):


- JEDNOTNÁ KANALIZACE - geodet
- JEDNOTNÁ KANALIZACE - VHS Benešov
- VODOVOD
- SKUPINOVÝ VODOVOD - odstraněno, vč. KŠ 19 a AŠ 20
- SKUPINOVÝ VODOVOD BENEŠOV - SEDLČANY
- SDĚLOVACÍ / OPTICKÉ KABELY
- SILOVÉ KABELY - VEDENÍ NN
- VTL PLYNOVOD
- VVTI PLYNOVOD

STÁVAJÍCÍ SÍTĚ (NADZEMNÍ):

- SILOVÉ KABELY - VEDENÍ NN
- SILOVÉ KABELY - VEDENÍ VN
- SILOVÉ KABELY - VEDENÍ VVN
- SDĚLOVACÍ KABELY

IO.01.2 - VÝTLAČNÝ ŘAD "A-2"  
PE d160, dl. 1969 m

KLAD LISTŮ:

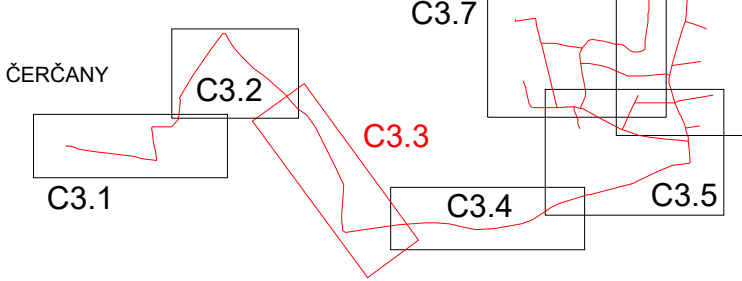

Kreslil: ING. K. KOHOUTOVÁ <i>Kohoutová</i>	Projektant: ING. DAVID BRÁBNÍK <i>Brabník</i>	Hlavní projektant: ING. DAVID BRÁBNÍK <i>Brabník</i>	Techn. kontrola: ING. B. ANDERLOVÁ <i>Anderslová</i>	<b>VRV</b> VODOHOSPODÁŘSKÝ ROZVOJ A VÝSTAVBA a.s. Nábřeží 90/4 150 00 Praha 5
Kraj: Středočeský	Obec: Přestavky u Čerčan			
Investor: Obec Přestavky u Čerčan	Název stavby: VODOVOD BORKA			Soubor: C_situace_voda_Prestavky_DSP_zaloha.p
Část projektu: C. SITUAČNÍ VÝKRESY				Formát: —
Příloha: KOORDINAČNÍ SITUAČNÍ VÝKRES č. 3				Datum: 08/2023
Měřítko: 1:500				Stupeň: DSP/DPS
Číslo přílohy: C.3.3-				Č. zakázky: 5630/002

Tento výkres a jeho přílohy jsou duševním vlastnictvím akciové společnosti Vodohospodářský rozvoj a výstavba, a.s.