



PŮDORYS 1.NP

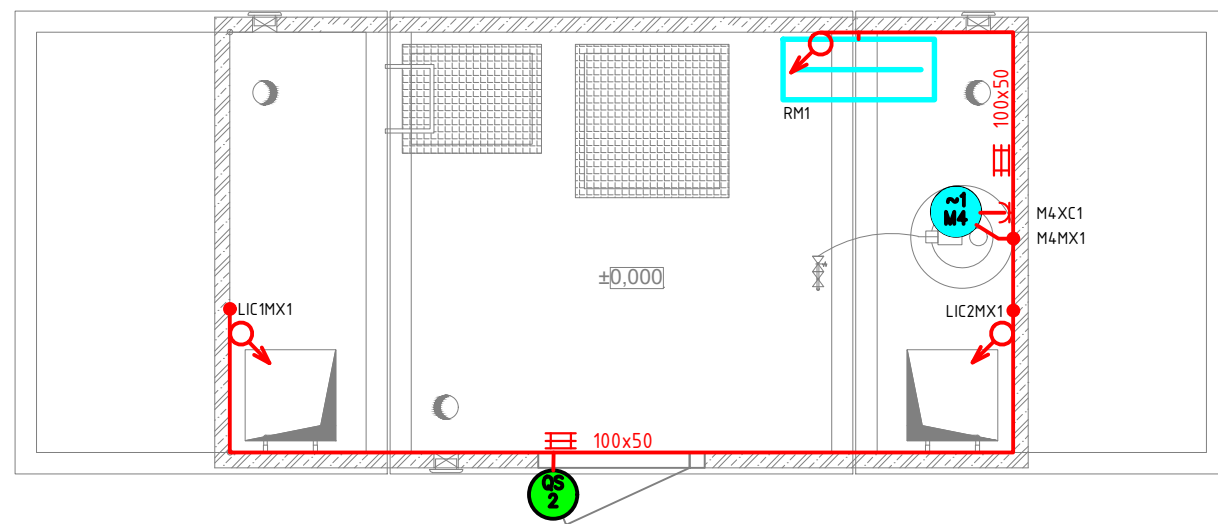

PŮDORYS 1.PP

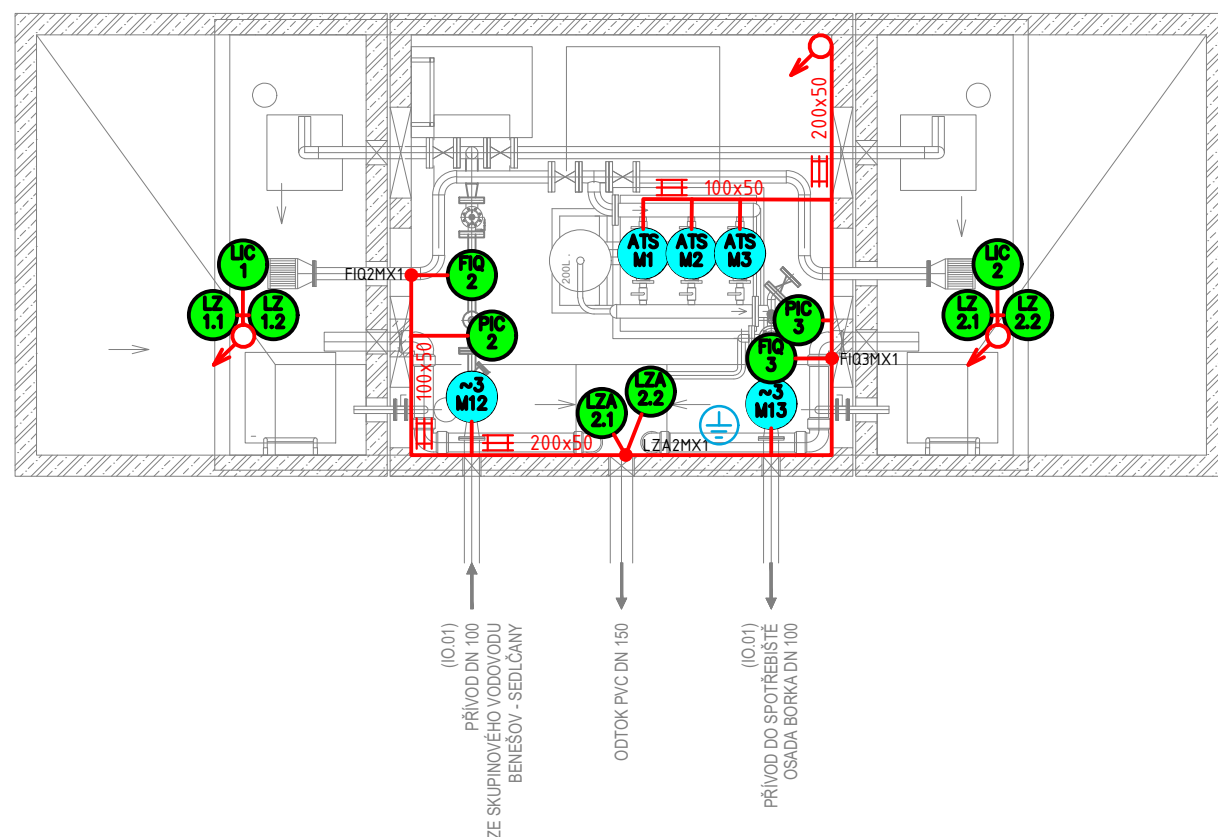

LEGENDA

- SNÍMAČ, MĚŘICÍ ZAŘÍZENÍ
- POHON
- ROZVÁDĚČ
- ZÁSUVKA 230V/16A
- ROZVÁDĚČ
- KABELOVÁ TRASA
- ODBOČNÁ KRABICE
- MET

ULOŽENÍ KABELŮ

- V PVC TRUBCE
- VE VKLÁDACÍ LIŠTĚ
- V PLECHOVÉM ŽLABU
- V DRÁTĚNÉM ŽLABU
- V ZEMI

ATS – Automatická tlaková stanice 3X 400V, 11kW, 19,6A
M12 – Servopohon 0,37kW, 400V – uzávěr na přítoku do ATS
M13 – Servopohon 0,37kW, 400V – uzávěr na výtlaku z ATS
M4 – Dávkovací čerpadlo NaClO 230V, 0,018kW

LIC1 – Ponorná tlaková sonda – výška hladiny akumulární nádrže 1
LZ1.1, LZ1.2 – Plovákový spínač – min. a max. hladina akumulární nádrže 1
LIC2 – Ponorná tlaková sonda – výška hladiny akumulární nádrže 2
LZ2.1, LZ2.2 – Plovákový spínač – min. a max. hladina akumulární nádrže 2
FIQ2 – Vodoměr s pulzním výstupem – přítok
FIQ3 – Vodoměr s pulzním výstupem – výtlak ATS
PIC2 – Tlakový snímač – tlak na přítoku
PIC3 – Tlakový snímač – tlak na výtlaku ATS
LZA2.1 – Plovák spínač – zaplavení 1. úroveň
LZA2.2 – Plovák spínač – zaplavení 2. úroveň
QS2 – Koncový spínač s pružinou – vstup do objektu

VÝŠKOPISNÝ SYSTÉM: BpV
POLOHOPISNÝ SYSTÉM: S–JTSK

Ing. Jan Nedvěď

Projektování, montáž, opravy, výroba
a revize elektrických zařízení
Bavoryně 55, 267 51 Zdice
IČ: 02262959, DIČ: CZ8307170608
mob.: +420 736 404 243
e-mail: nedved.jan@gmail.com

Kreslil:
ING. JAN NEDVĚď

Odp. projektant
ING. JAN NEDVĚď

Kreslil: JAN CHLOUPEK
Projektant: ING. DAVID BRÁBNÍK
Hlavní projektant: ING. DAVID BRÁBNÍK
Techn. kontrola: ING. B. ANDERLOVÁ

Kraj: Středočeský
Obec: Čerčany, Přestavky

Investor: Obec Přestavky

Název stavby:
VODOVOD BORKA

Část projektu: D.2.2. ČÁST ELEKTRO A ASŘTP

Příloha:
ATS BORKA – PŮDORYS TECHNOLOGICKÉ ELEKTROINSTALACE

VRV VODOHOSPODÁŘSKÝ
ROZVOJ A VÝSTAVBA a.s.
Nábřeží 90/4
150 00 Praha 5

Soubor: Dispozice.dwg

Formát: 2 A4

Datum: 08/2023

Stupeň: DSP/DPS

Č. zakázky: 5630/002

Měřítko: 1:50
Číslo přílohy: D.2.2.6.

Tento výkres a jeho přílohy jsou duševním vlastnictvím akciové společnosti Vodohospodářský rozvoj a výstavba, a.s.