


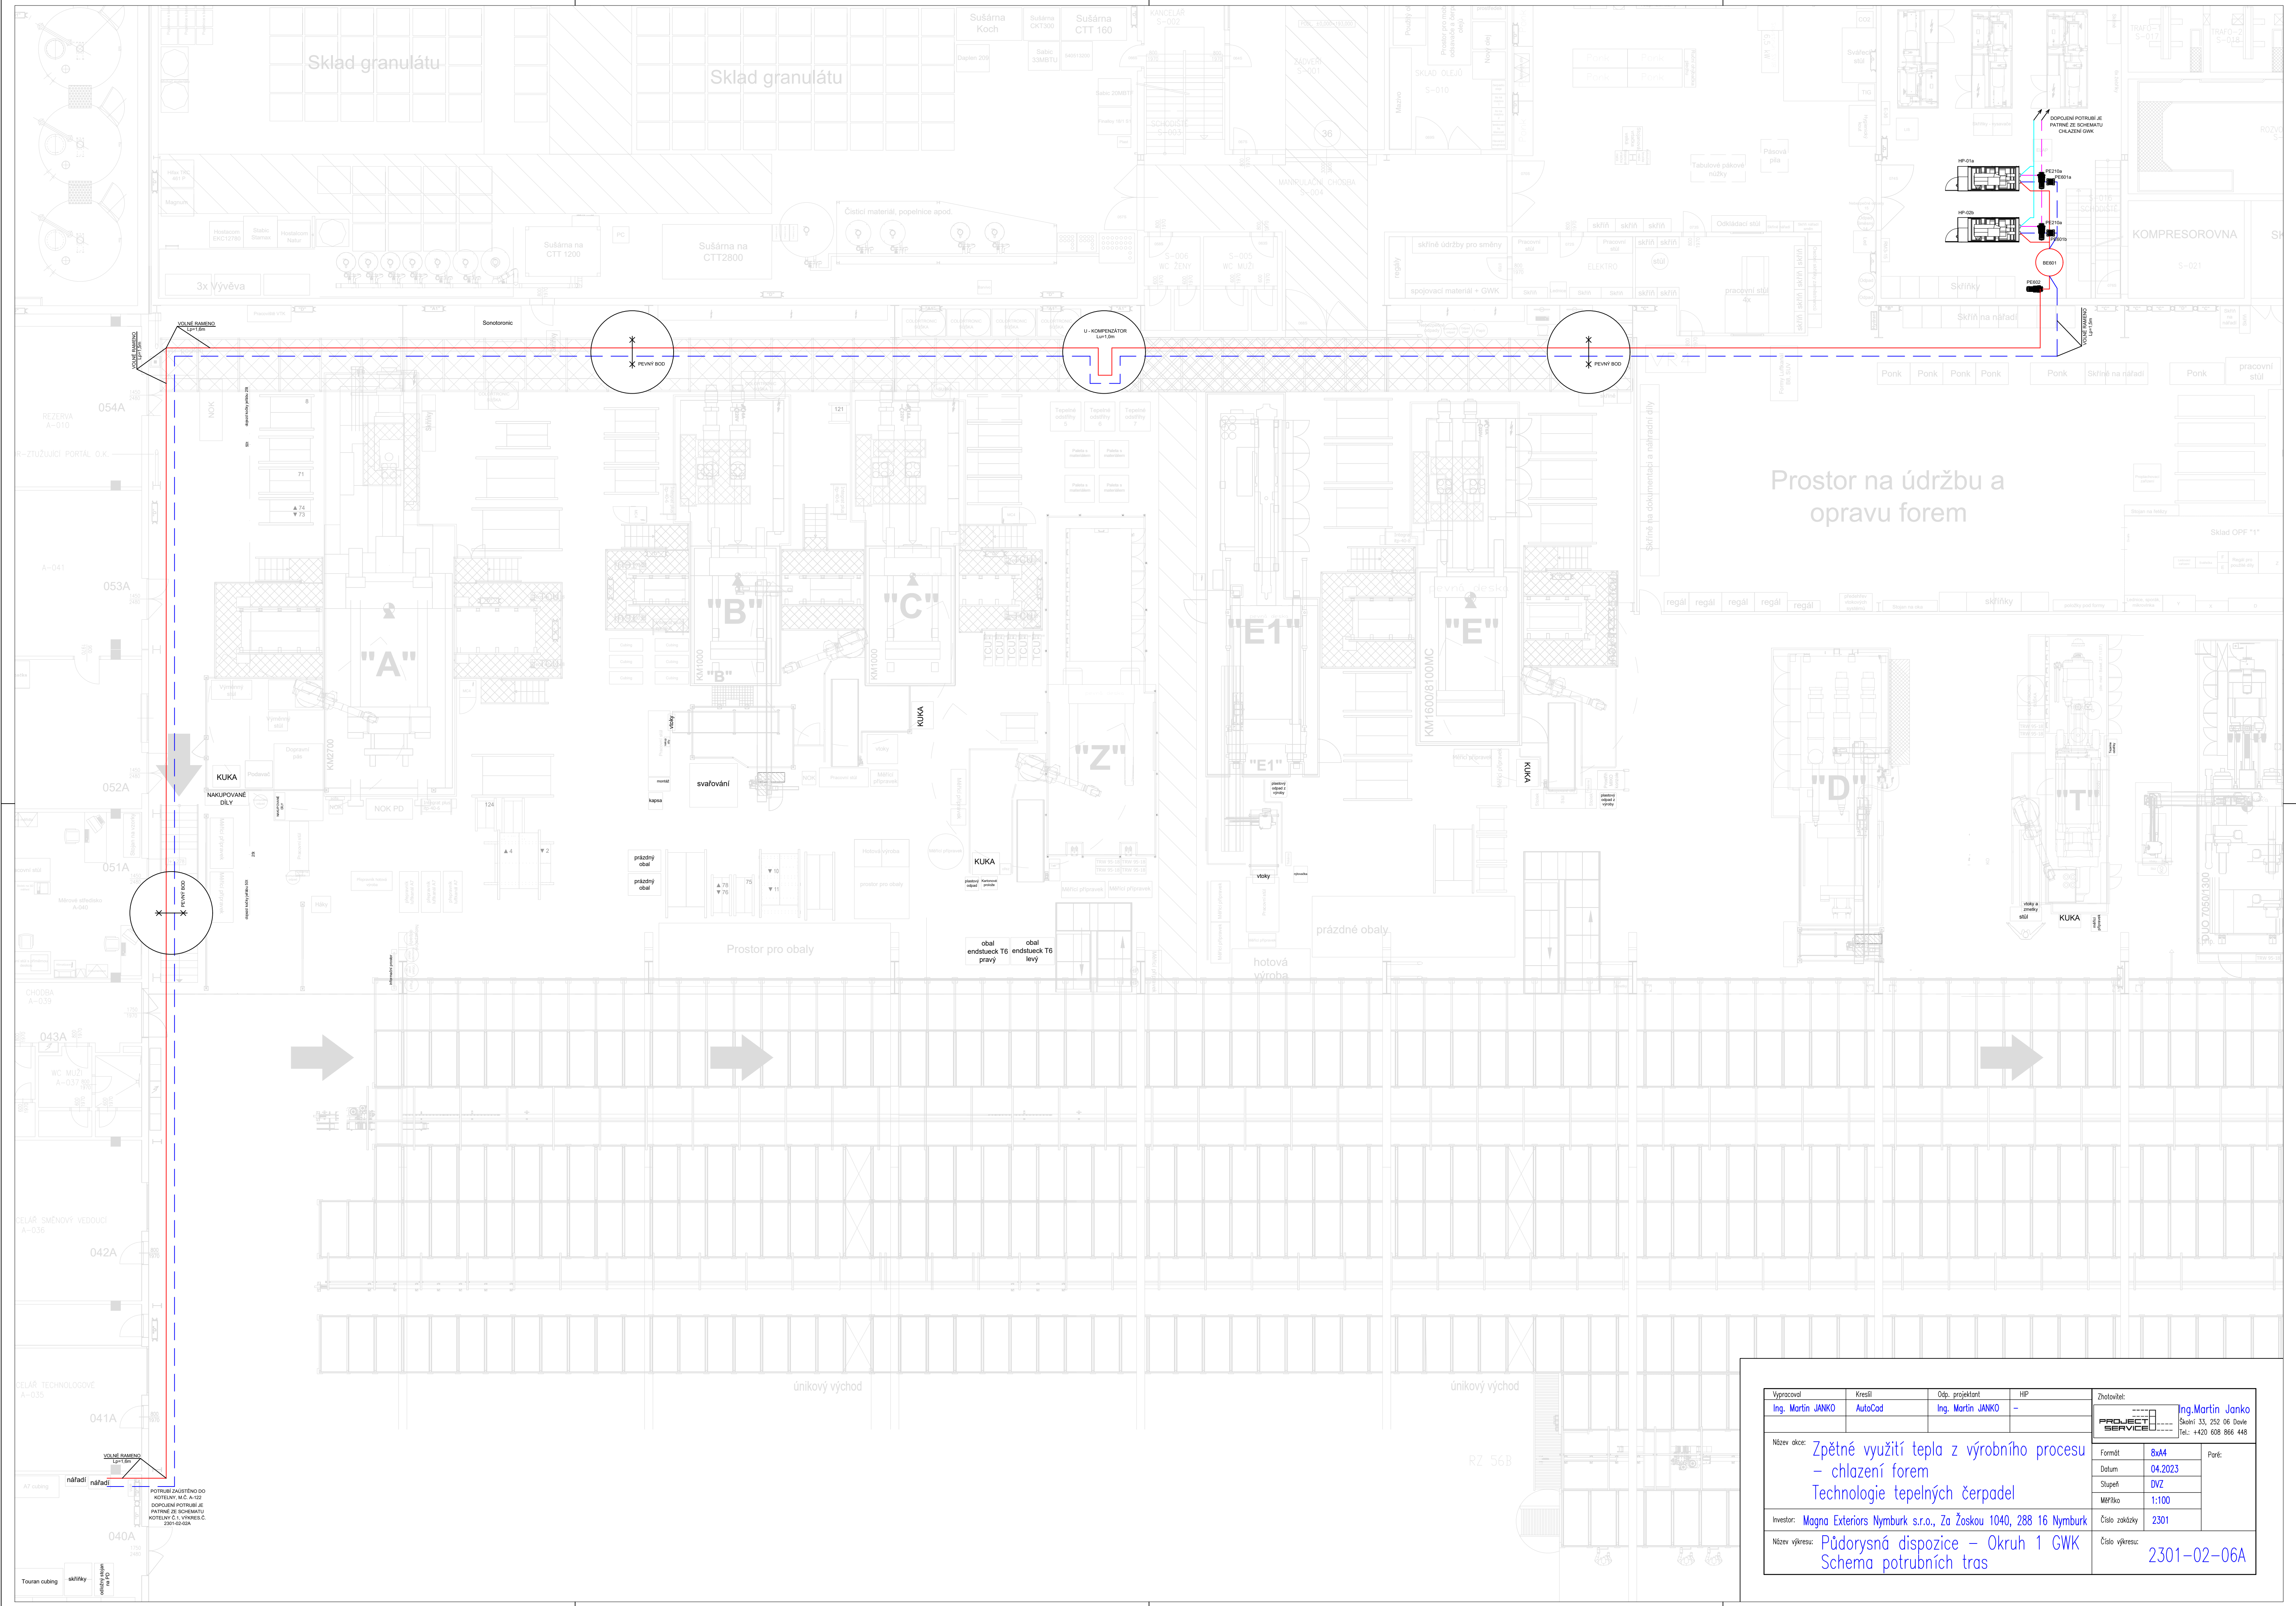

Vypracoval Ing. Martin JANKO	Kreslil AutoCad	Obj. projektant Ing. Martin JANKO	HP -	Zhotovitel: Ing. Martin JANKO Školní 33, 252 06 Dvůr Tel.: +420 608 866 448	
Název díka: Zpětné využití tepla z výrobního procesu – chlazení forem Technologie tepelných čerpadel				Formát 8xA4	Paré: PROJEKT SERVICE
Investor: Magna Exteriors Nymburk s.r.o., Za Žoškou 1040, 288 16 Nymburk				Datum 04.2023	
Název výkresu: Půdorysná dispozice – Okruh 1 GWK Schema potrubních tras				Stupeň D2	
				Měřítko 1:100	Číslo zakázky 2301
				Číslo výkresu: 2301-02-06A	