


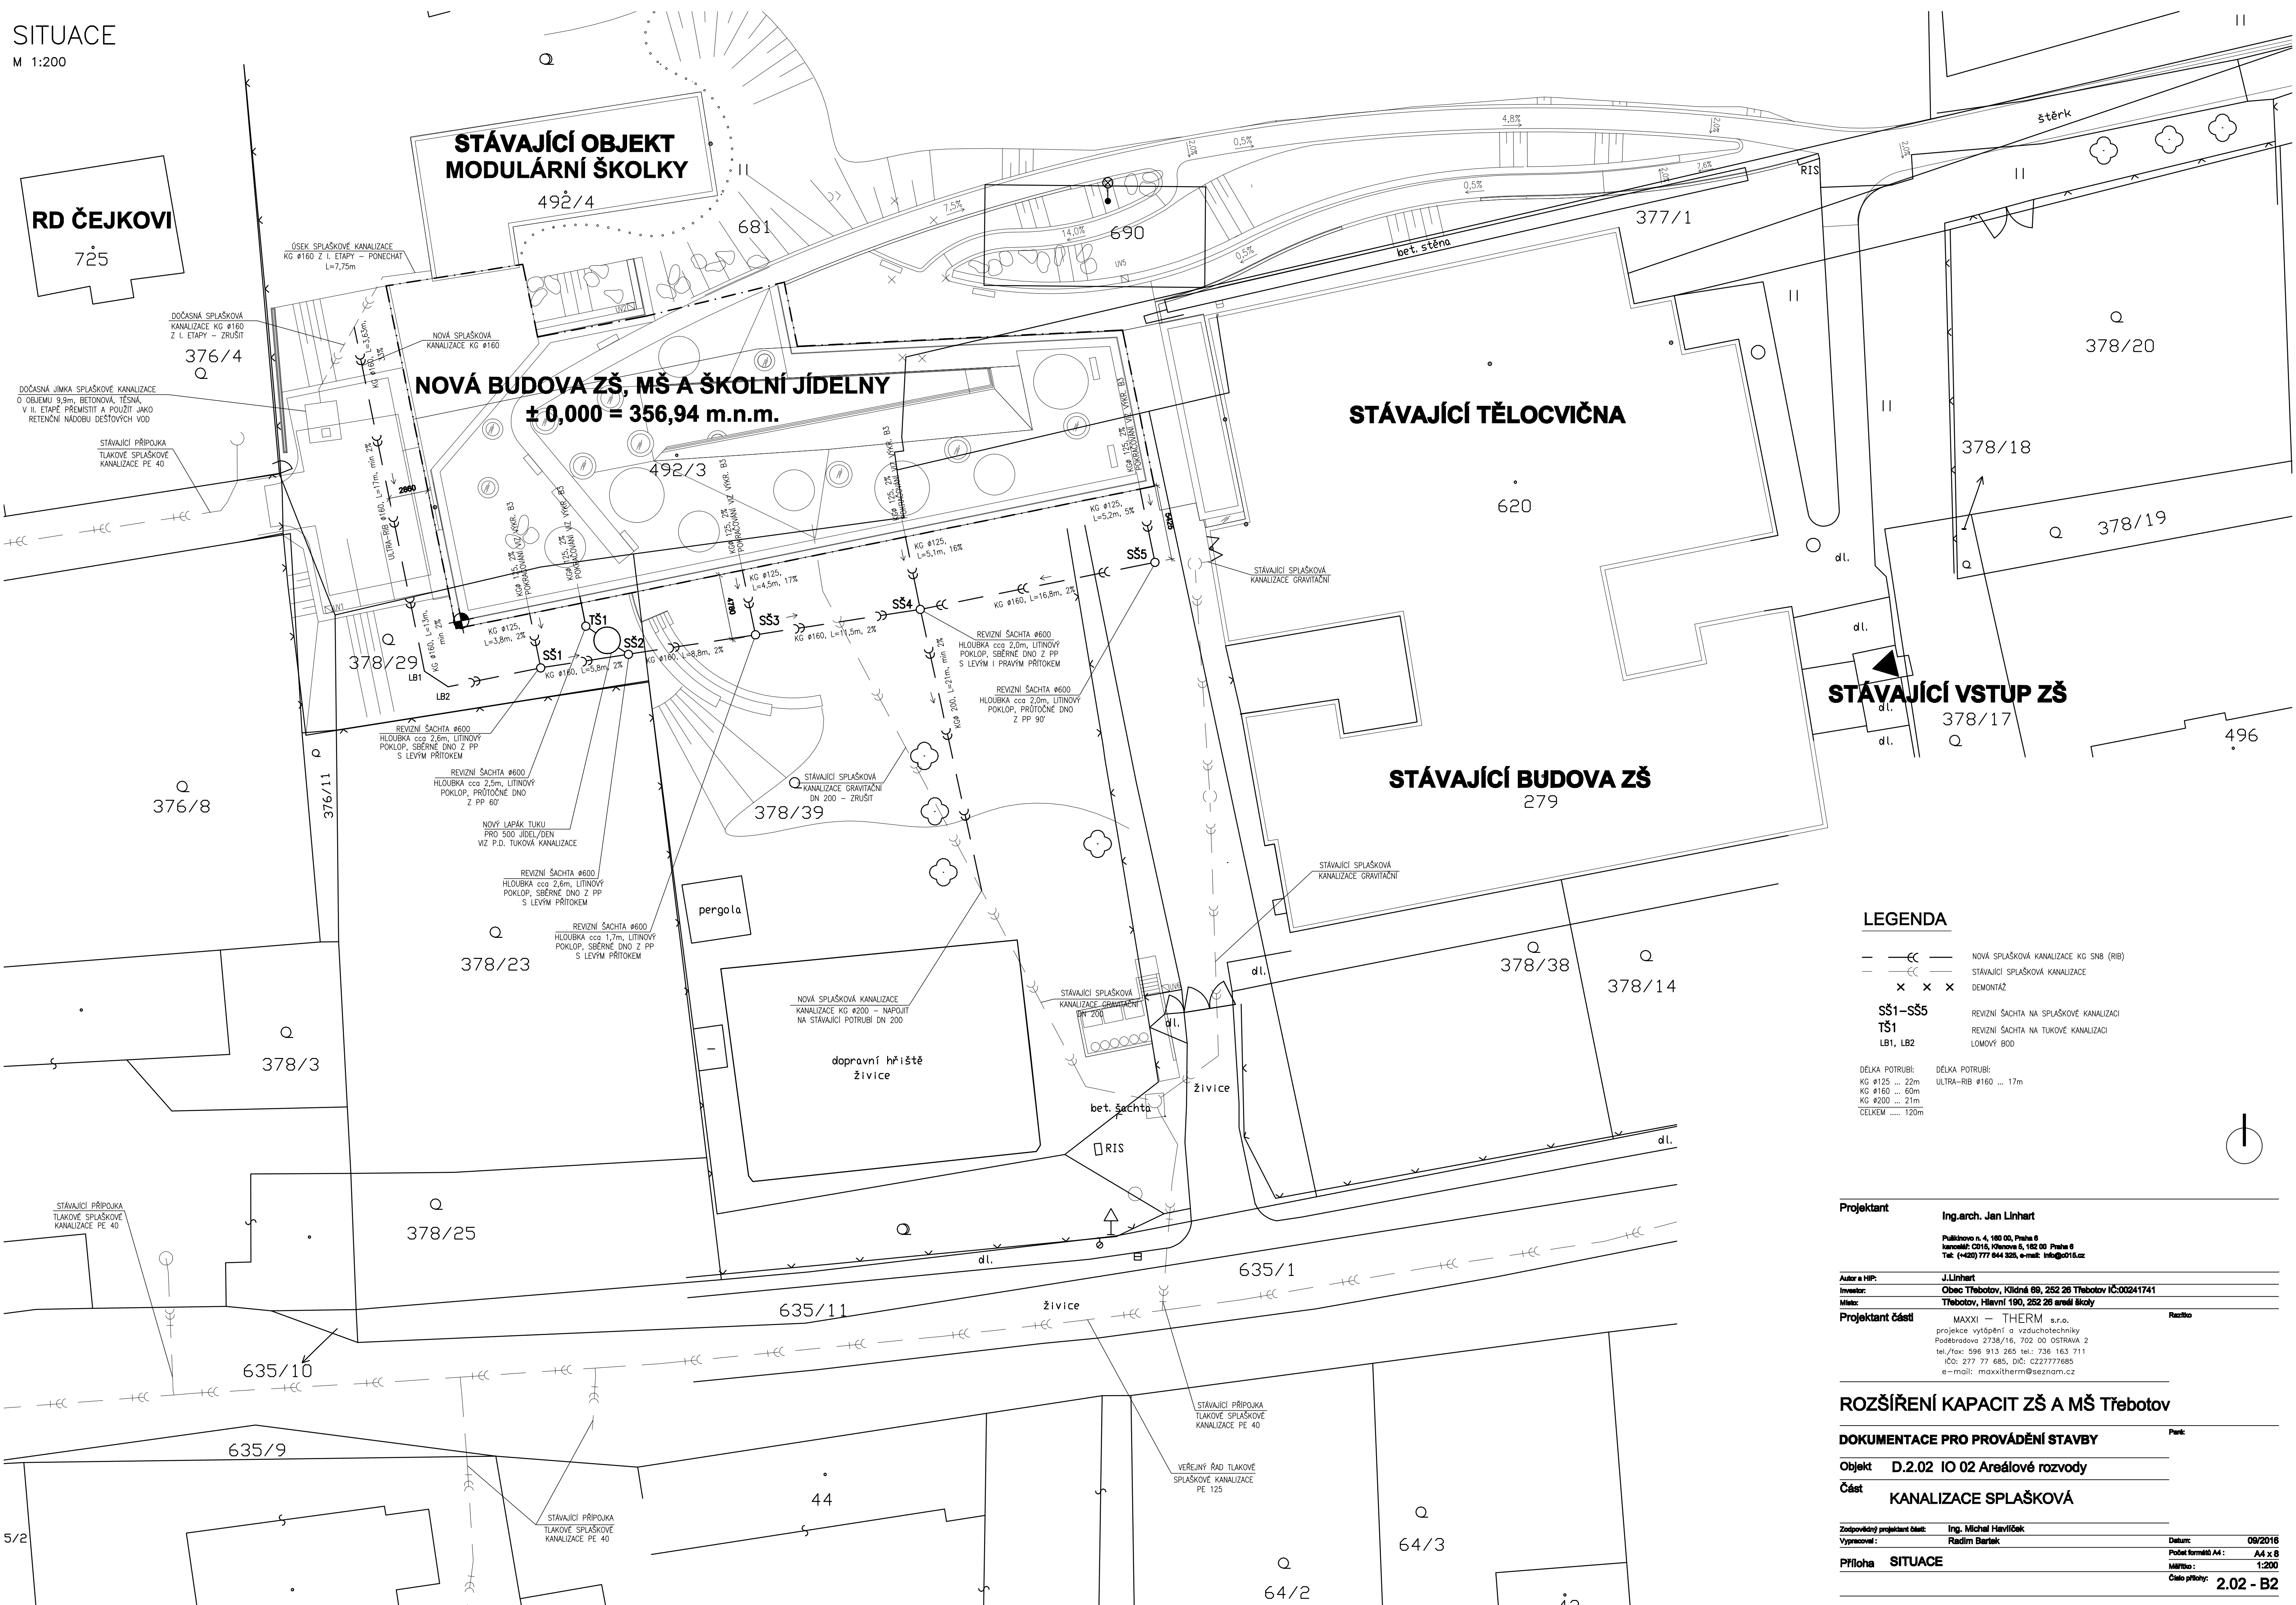

LEGENDA

- — — — — NOVÁ SPLAŠKOVÁ KANALIZACE KG SNB (RIB)
- — — — — STÁVAJÍCÍ SPLAŠKOVÁ KANALIZACE
- x x x DEMONTÁŽ
- SŠ1–SŠ5 REVIZNÍ ŠACHTA NA SPLAŠKOVÉ KANALIZACI
- TŠ1 REVIZNÍ ŠACHTA NA TUKOVÉ KANALIZACI
- LB1, LB2 LOMOVÝ BOD

DĚLKA POTRUBÍ:	DĚLKA POTRUBÍ:
KG Ø125 ... 22m	ULTRA–RIB Ø160 ... 17m
KG Ø160 ... 60m	
KG Ø200 ... 21m	
CELKEM 120m	

Projektant

Ing.arch. Jan Linhart

Pulchrova n. 4, 160 00, Praha 6
kancelář: ČD15, Křemova 5, 162 00 Praha 6
Tel: (+420) 777 644 325, e-mail: info@cd15.cz

Autor a HIP:

J.Linhart

Investor:

Obec Třebotov, Klidná 69, 252 26 Třebotov IČ:00241741

Míst:

Třebotov, Hlavní 190, 252 26 areál školy

Projektant části

MAXXI – THERM s.r.o.
projekce vytápění a vzduchotechniky
Poselárova 2738/16, 702 00 OSTRAVA 2
tel./fax: 596 913 265 tel.: 736 163 711
IČO: 277 77 685, DIČ: CZ27777685
e-mail: maxxitherm@seznam.cz

Realiz

ROZŠÍŘENÍ KAPACIT ZŠ A MŠ Třebotov

DOKUMENTACE PRO PROVÁDĚNÍ STAVBY

Per:

Objekt D.2.02 IO 02 Areálové rozvody

Část KANALIZACE SPLAŠKOVÁ

Zodpovědný projektant část: Ing. Michal Havlíček
Vyráždění: Radim Barák

Datum: 08/2016

Formát: A4: A4 x 8

Měřítko: 1:200

Priloha SITUACE

Číslo přílohy: 2.02 - B2