


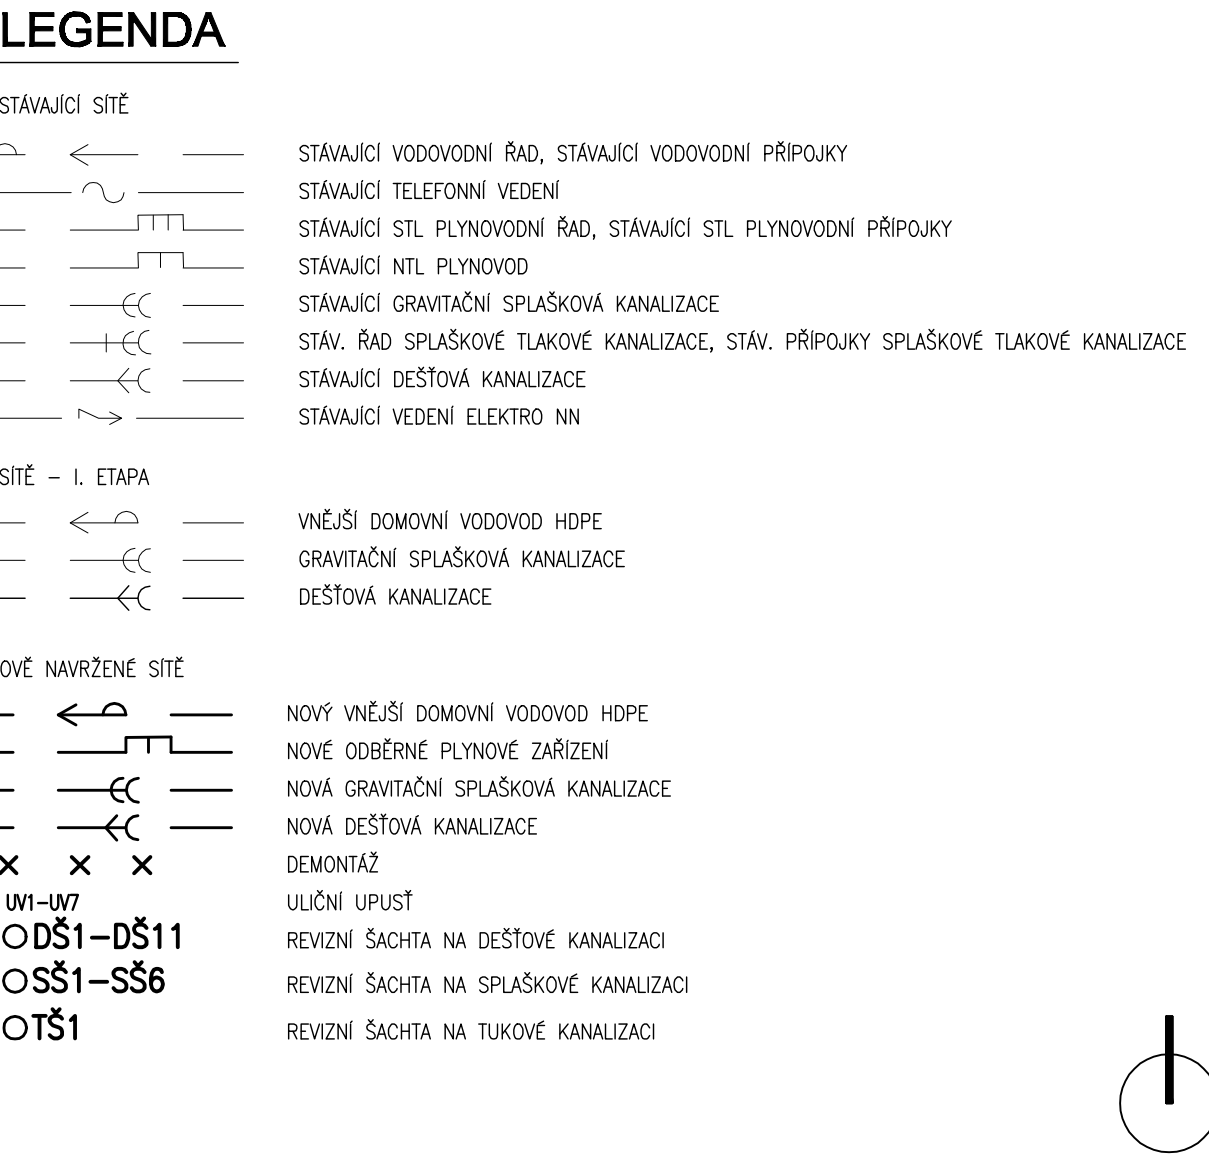

Projektant		
Ing.arch. Jan Linhart		
Pulšizkova n. 4, 160 00, Praha 6 kancelář: CD15, Křemlova 5, 162 00 Praha 6 Tel: (+420) 777 644 325, e-mail: info@cd15.cz		
Autor a HIP:		J.Linhart
Investor:		Obec Třebotov, Křidlná 60, 252 26 Třebotov IČ:00241741
Místo:		Třebotov, Hlavní 190, 252 26 areál školy
Projektant části	MAXXI – THERM s.r.o. projekce vytápění a vzduchotechniky Poděbradská 27345/16, 702 00 ČESKÁ V. tel./fax: 596 913 265 tel./ fax: 736 163 711 iČO: 277 77 685, DIČ: CZ27777685 e-mail: maxxitherm@seznam.cz	Razítko

ROZŠÍŘENÍ KAPACIT ZŠ A MŠ Třebotov		
DOKUMENTACE PRO PROVÁDĚNÍ STAVBY		Parik:
Objekt	D.2.03 IO 03 Arealové rozvody	
Část	PLYN - ZRUŠENÍ STÁVAJÍCÍ STŘEDOTLAKÉ PŘÍPOJKY, HUP A OPZ	
Zodpovědný projektant část:	Ing. Michal Havlíček	
Vypracoval:	Radim Bartak	Datum: 09/2016
Příloha	KOORDINAČNÍ SITUACE	Počet formátů A4: A4 x 6 Měřítko: 1:200 Číslo přílohy: 2.03 - B