


SITUACE

M 1:200

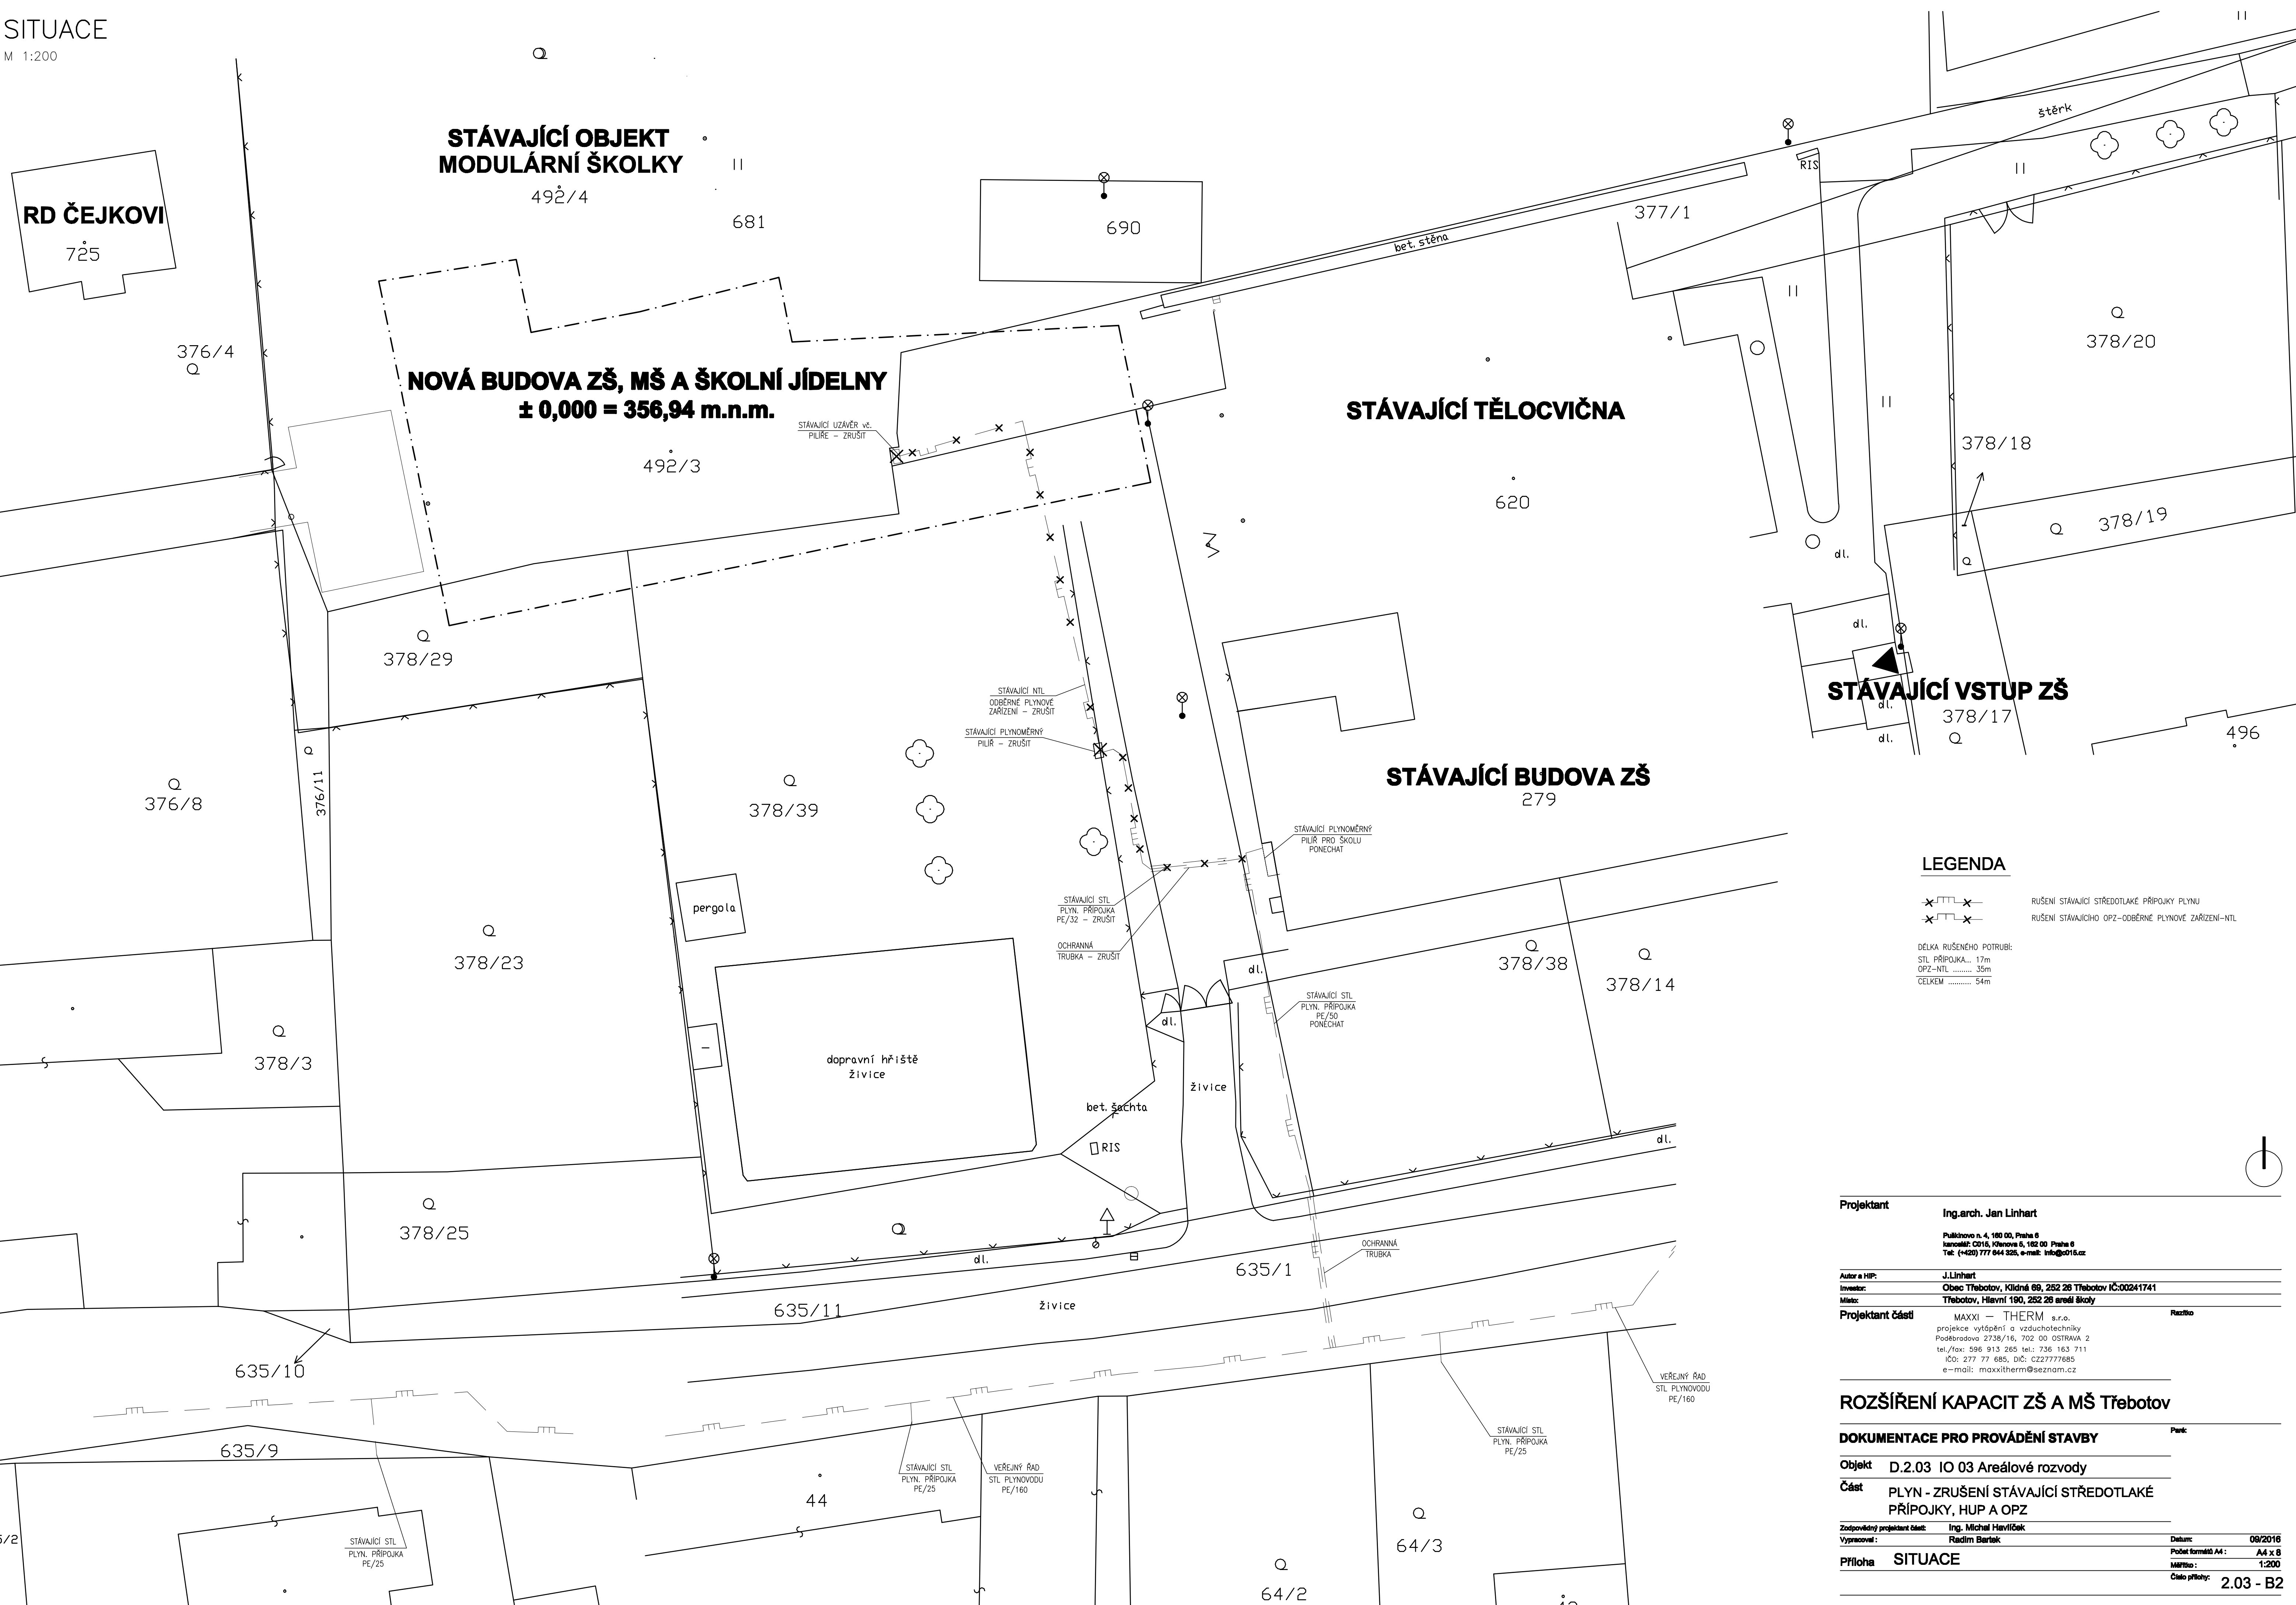

LEGENDA

- ✕---✕--- RUŠENÍ STÁVAJÍCÍ STŘEDOTLAKÉ PŘÍPOJKY PLYNU
- ✕---✕--- RUŠENÍ STÁVAJÍCÍHO OPZ--ODBĚRNÉ PLYNOVÉ ZAŘÍZENÍ--NTL

DĚLKA RUŠENÉHO POTRUBÍ:
STL PŘÍPOJKA... 17m
OPZ--NTL 35m
CELKEM 54m

Projektant

Ing.arch. Jan Linhart

Pulchovno n. 4, 180 00, Praha 6
kancelář: C016, Křemova 6, 182 00, Praha 6
Tel.: (+420) 777 644 525, e-mail: info@c016.cz

Autor a HIP:

J.Linhart

Investor:

Obec Třebotov, Klidné 69, 252 26 Třebotov IČ:00241741

Místo:

Třebotov, Hlavní 190, 252 26 areál školy

Projektant částí

MAXXI -- THERM s.r.o.
projekce vytápění a vzduchotechniky
Poděbradova 2738/16, 702 00 OSTRAVA 2
tel./fax: 596 913 265 tel.: 736 163 711
IČO: 277 77 685, DIČ: CZ27777685
e-mail: maxxitherm@seznam.cz

Řešeno

ROZŠÍŘENÍ KAPACIT ZŠ A MŠ Třebotov

DOKUMENTACE PRO PROVÁDĚNÍ STAVBY

Part:

Objekt

D.2.03 IO 03 Areálové rozvody

Část

PLYN - ZRUŠENÍ STÁVAJÍCÍ STŘEDOTLAKÉ PŘÍPOJKY, HUP A OPZ

Zodpovědný projektant část:

Ing. Michal Havlíček

Vypracoval:

Radim Barák

Datum:

09/2016

Příloha

SITUACE

Počet formátů A4:

A4 x 8

Měřítko:

1:200

Číslo přílohy:

2.03 - B2