


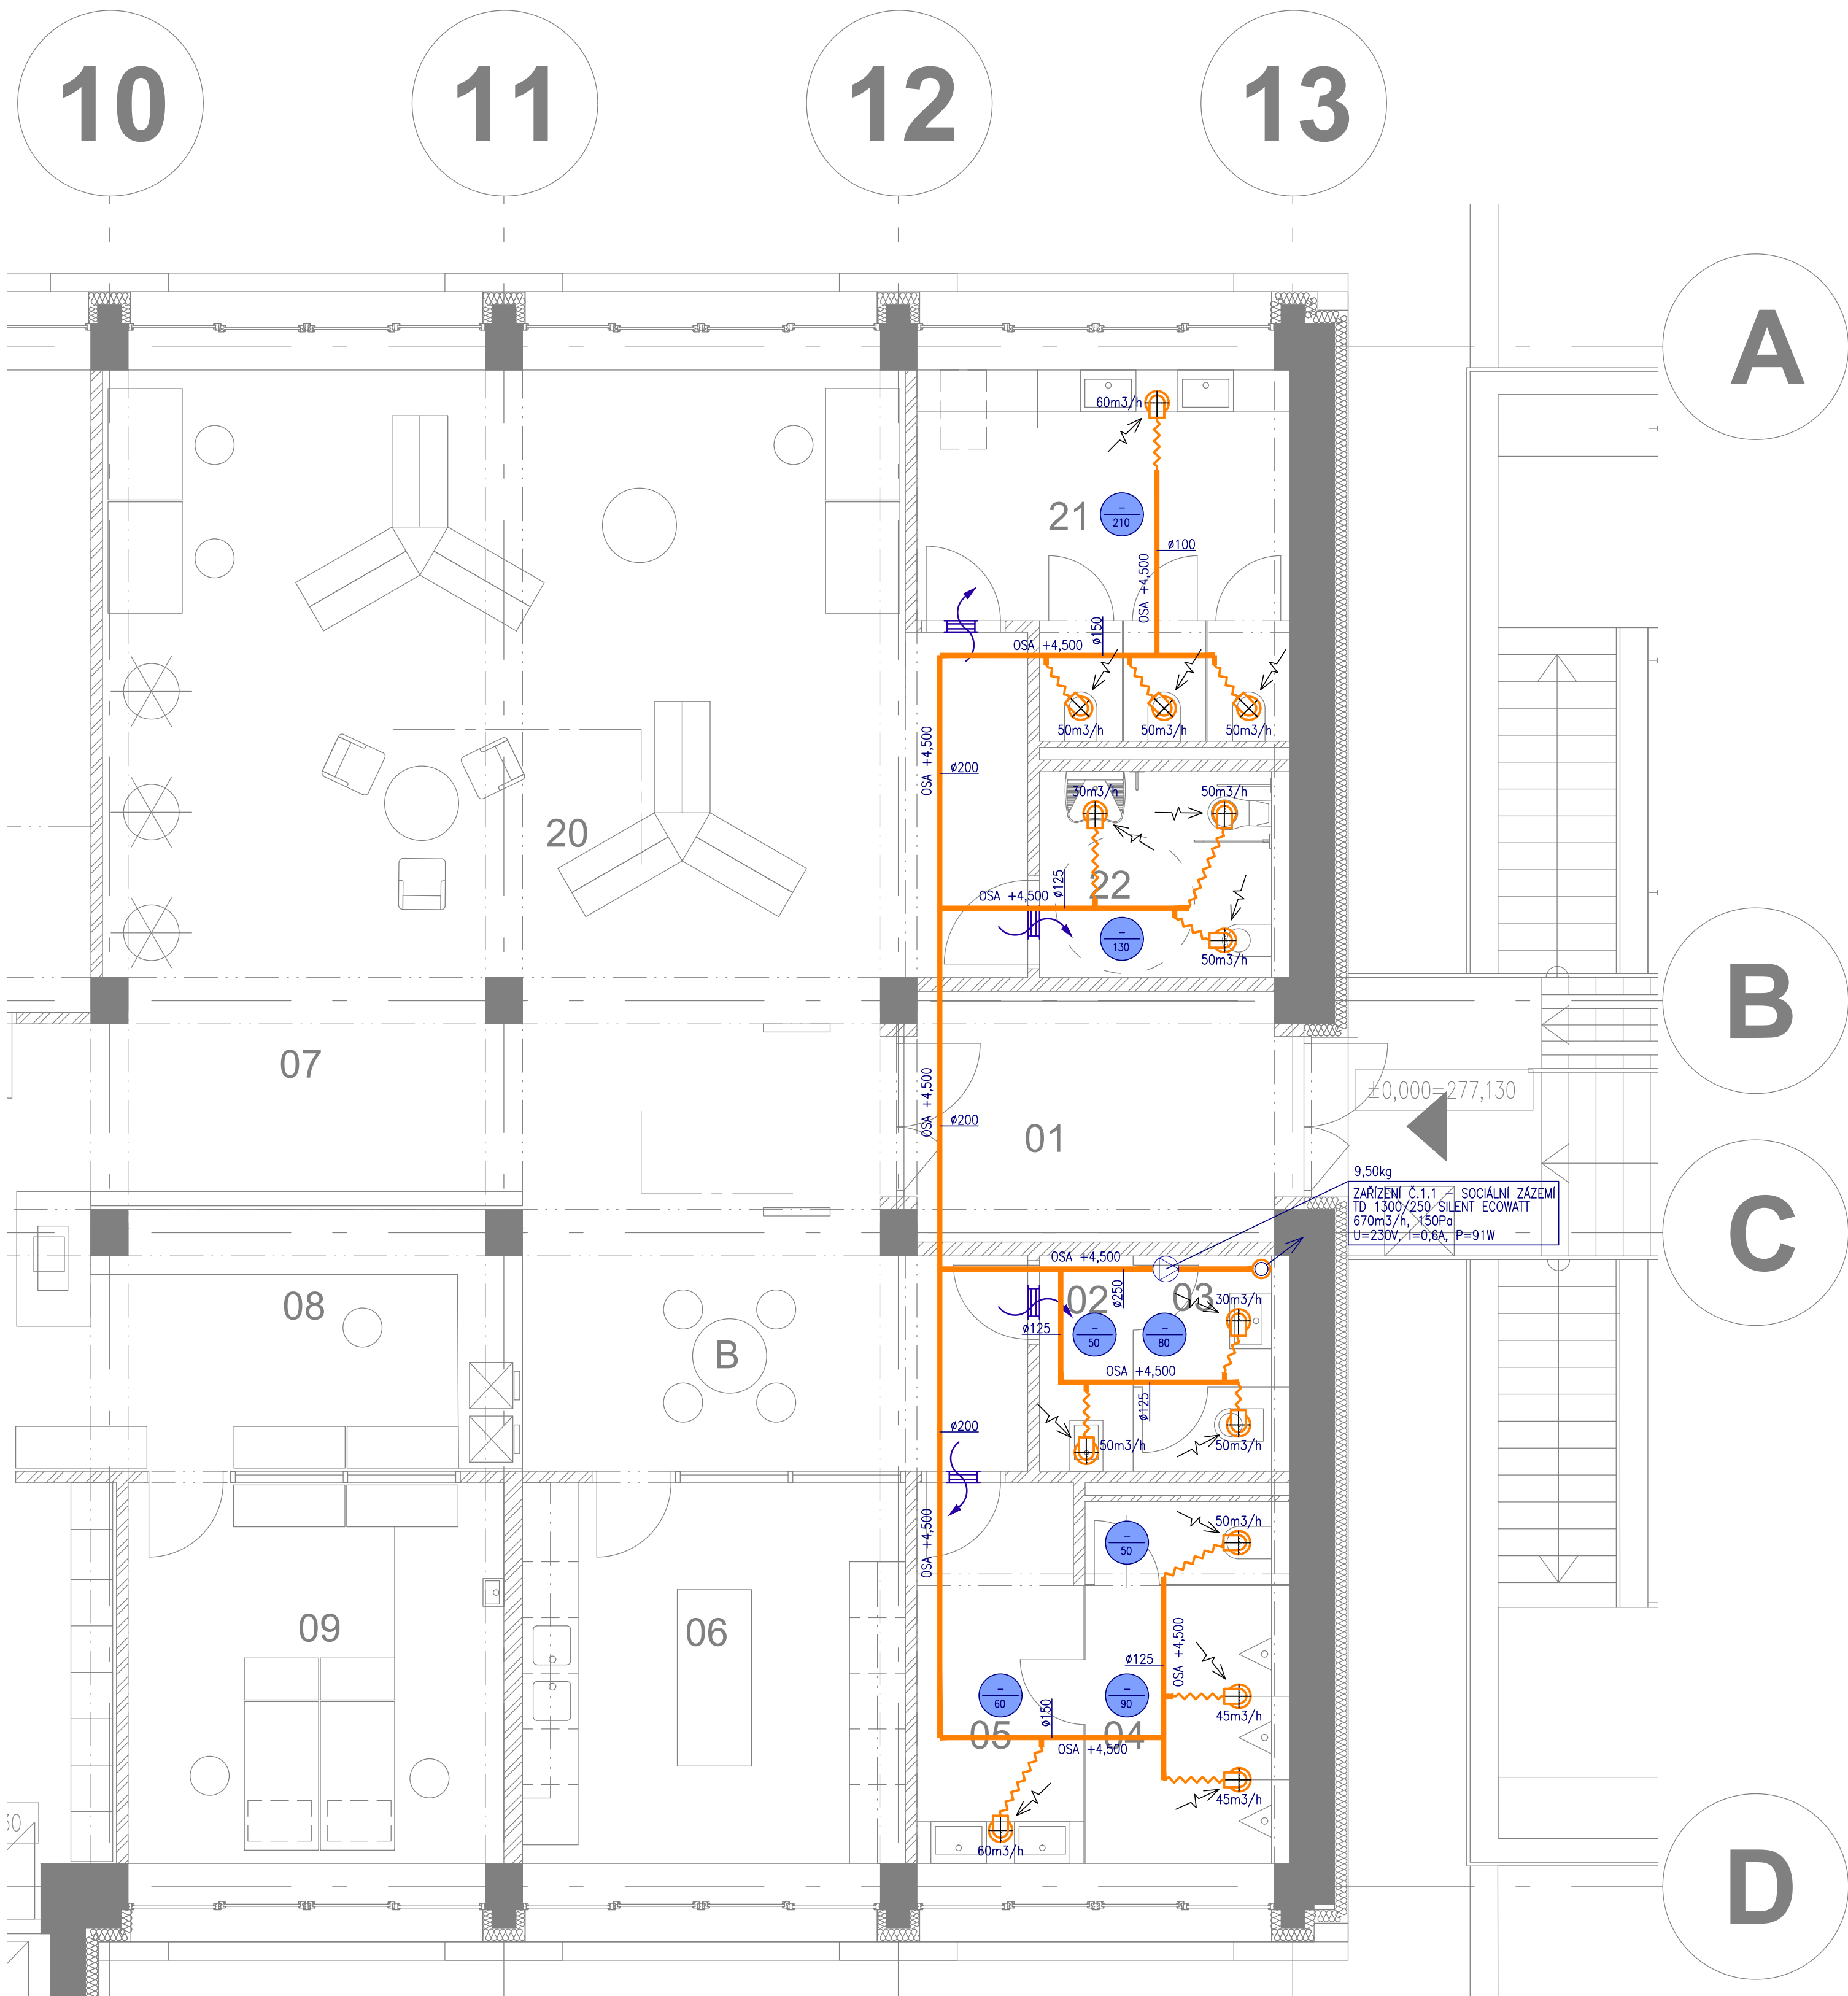

- LEGENDA
- VZT POTRUBÍ – ODVOD
 - VZT POTRUBÍ OHEBNÉ FLEX
 - TALÍŘOVÝ VENTIL – ODVOD
 - DVEŘNÍ MŘÍŽKA
 - PŘÍVOD VZDUCHU
 - ODVOD VZDUCHU

TABULKA MÍSTNOSTÍ				
		m2	podlaha	poznámka
01	Zádveří	11,4	ker. dlažba	
02	Úklid	2,3	ker. dlažba	
03	Personální hyg. zázemí	3,9	ker. dlažba	
04	WC muži	8,6	ker. dlažba	
05	Umývárna WC muži	7,3	ker. dlažba	
21	Umývárna a WC ženy	14,4	ker. dlažba	
22	Bezbariérové WC	6	ker. dlažba	
Celková čistá užitná plocha		800,8		

NEPŘESNOSTI A NEJASNOSTI VZNIKLE CHYBNÝMI PODKLADY NEBO ZAMĚŘENÍM KONZULTOVAT S PROJEKTANTEM - V PROJEKTU UVEDENÉ ROZMĚRY KONTROLOVAT A DOMĚŘIT NA STAVBĚ, ZMĚNY KONZULTOVAT S PROJEKTANTEM - PRO TECHNOLOGIE PROVEDENÍ STAVBY DODRŽOVAT PLATNÉ ČSN, ZÁKONY, OTP A ZÁSADY BEZPEČNOSTI PRÁCE - U PRVKŮ A VÝROBKŮ NEPODLEHAJÍCÍCH PŘESNÉ SPECIFIKACI JE NUTNÉ JEJICH ODSOULASENÍ PROJEKTANTEM - MATERIÁLY A POVRCHOVÉ ÚPRAVY PROVÁDĚT DLE VZORKU ODSOULASENÉHO PROJEKTANTEM - PŘI ROZPORECH V PROJEKTOVÉ DOKUMENTACI PLATÍ Z HLEDISKA ZÁVAZNOSTI A PLATNOSTI TOTO POŘADÍ: 1. VÝKRESOVÁ DOKUMENTACE, 2. TECHNICKÁ ZPRÁVA, 3. OSTATNÍ PŘÍLOHY A TABULKY, 4. VÝKAZ VÝMĚR NEOPRÁVNĚNÉ VYUŽITÍ DOKUMENTACE KE KOMERČNÍM ÚČELŮM BEZ SOUHLASU AUTORŮ JE TRESTNÉ				
PROJEKT: AREÁL KBELÝ VESTAVBA MÍSTNÍ KNIHOVNY DO ČÁSTI OBJEKTU B.1 MLADOBOLESLAVSKÁ 1108, P.Č. 1944/38, 1944/103 K.Ú. KBELÝ, PRAHA 19				
OBJEDNATEL: Maloja Investment SICAV a.s., IČ: 05259797 Mladoboleslavská 1108 19700 Praha 19 – Kbely				
GENERÁLNÍ PROJEKTANT: 4 DS 4 DS spol. s r. o. NAD MOTOLSKOU NEMOCNICÍ 16 169 00 PRAHA 6				
PROJEKTANT DÍLČÍ ČÁSTI: Niersberger			NIERSBERGER Instalace, s.r.o TYRŠOVA 2075 BENEŠOV tel: 317 721 741-2 e-mail: instalace@niersberger.cz	
ZODP. PROJEKTANT: Ing. Petra Borlová				
PROJEKTANT: Matěj Pecholt				
FÁZE: DOKUMENTACE PRO ZADÁNÍ STAVBY				
ČÁST DOKUMENTACE: D.1.4.2 – VZDUCHOTECHNIKA				
NÁZEV VÝKRESU: PŮDORYS 1.NP				
Č. VÝKRESU: D.1.4.2.2	MĚŘÍTKO: 1:50	DATUM: 05/2024	DATA V PC:	PARE: