


SITUACE M 1:250

KŘÍŽOVATKA HRANIČKY - DLOUHÁ - ČEŇKA RŮŽIČKY

VRSTEVNICOVÝ PLÁN

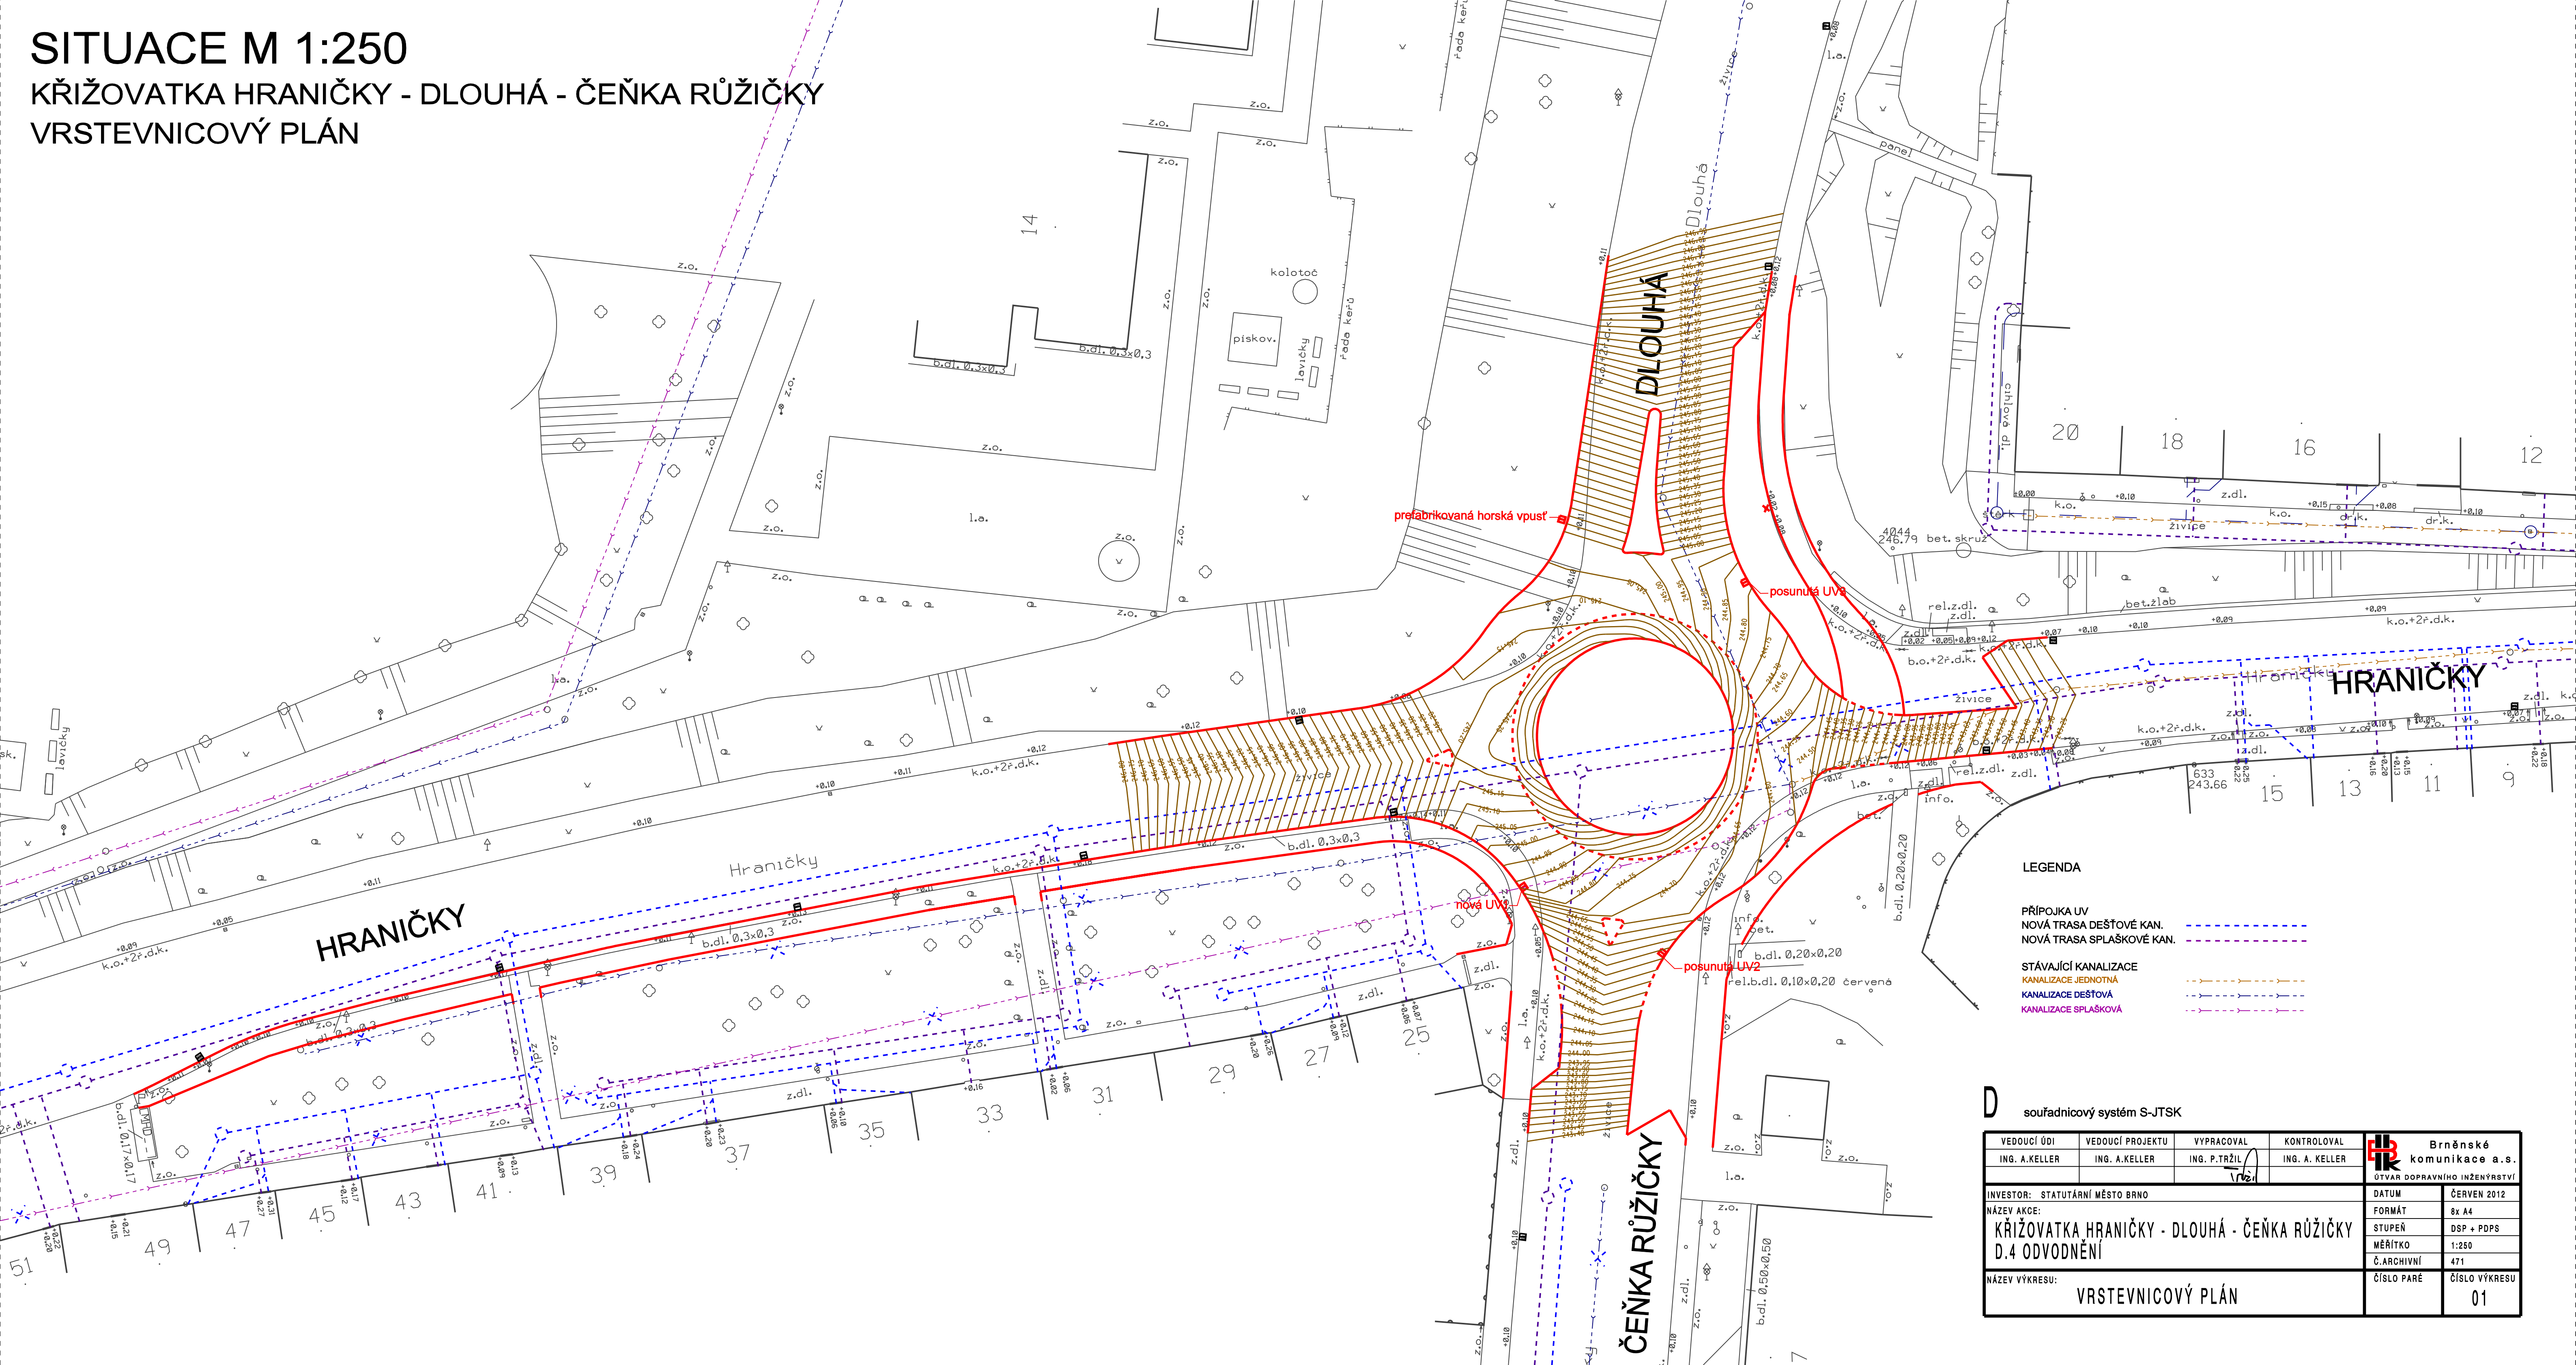

LEGENDA

- PŘÍPOJKA UV
- NOVÁ TRASA DEŠŤOVÉ KAN.
- NOVÁ TRASA SPLAŠKOVÉ KAN.
- STÁVAJÍCÍ KANALIZACE
- KANALIZACE JEDNOTNÁ
- KANALIZACE DEŠŤOVÁ
- KANALIZACE SPLAŠKOVÁ

D souřadnicový systém S-JTSK

VEDOUČÍ ÚDI ING. A.KELLER	VEDOUČÍ PROJEKTU ING. A.KELLER	VYPRACOVAL ING. P.TRŽIL	KONTROLOVAL ING. A. KELLER	 Brněnské komunikace a.s. ÚTVAR DOPRAVNÍHO INŽENÝRSTVÍ	
INVESTOR: STATUTÁRNÍ MĚSTO BRNO					
NÁZEV AKCE: KŘÍŽOVATKA HRANIČKY - DLOUHÁ - ČEŇKA RŮŽIČKY D.4 ODVODNĚNÍ				DATUM ČERVEN 2012	
NÁZEV VÝKRESU: VRSTEVNICOVÝ PLÁN				FORMÁT 8x A4	
				STUPEŇ DSP + PDPS	
				MĚŘÍTKO 1:250	
				Č.ARCHIVNÍ 471	
				ČÍSLO PARÉ	ČÍSLO VÝKRESU 01