


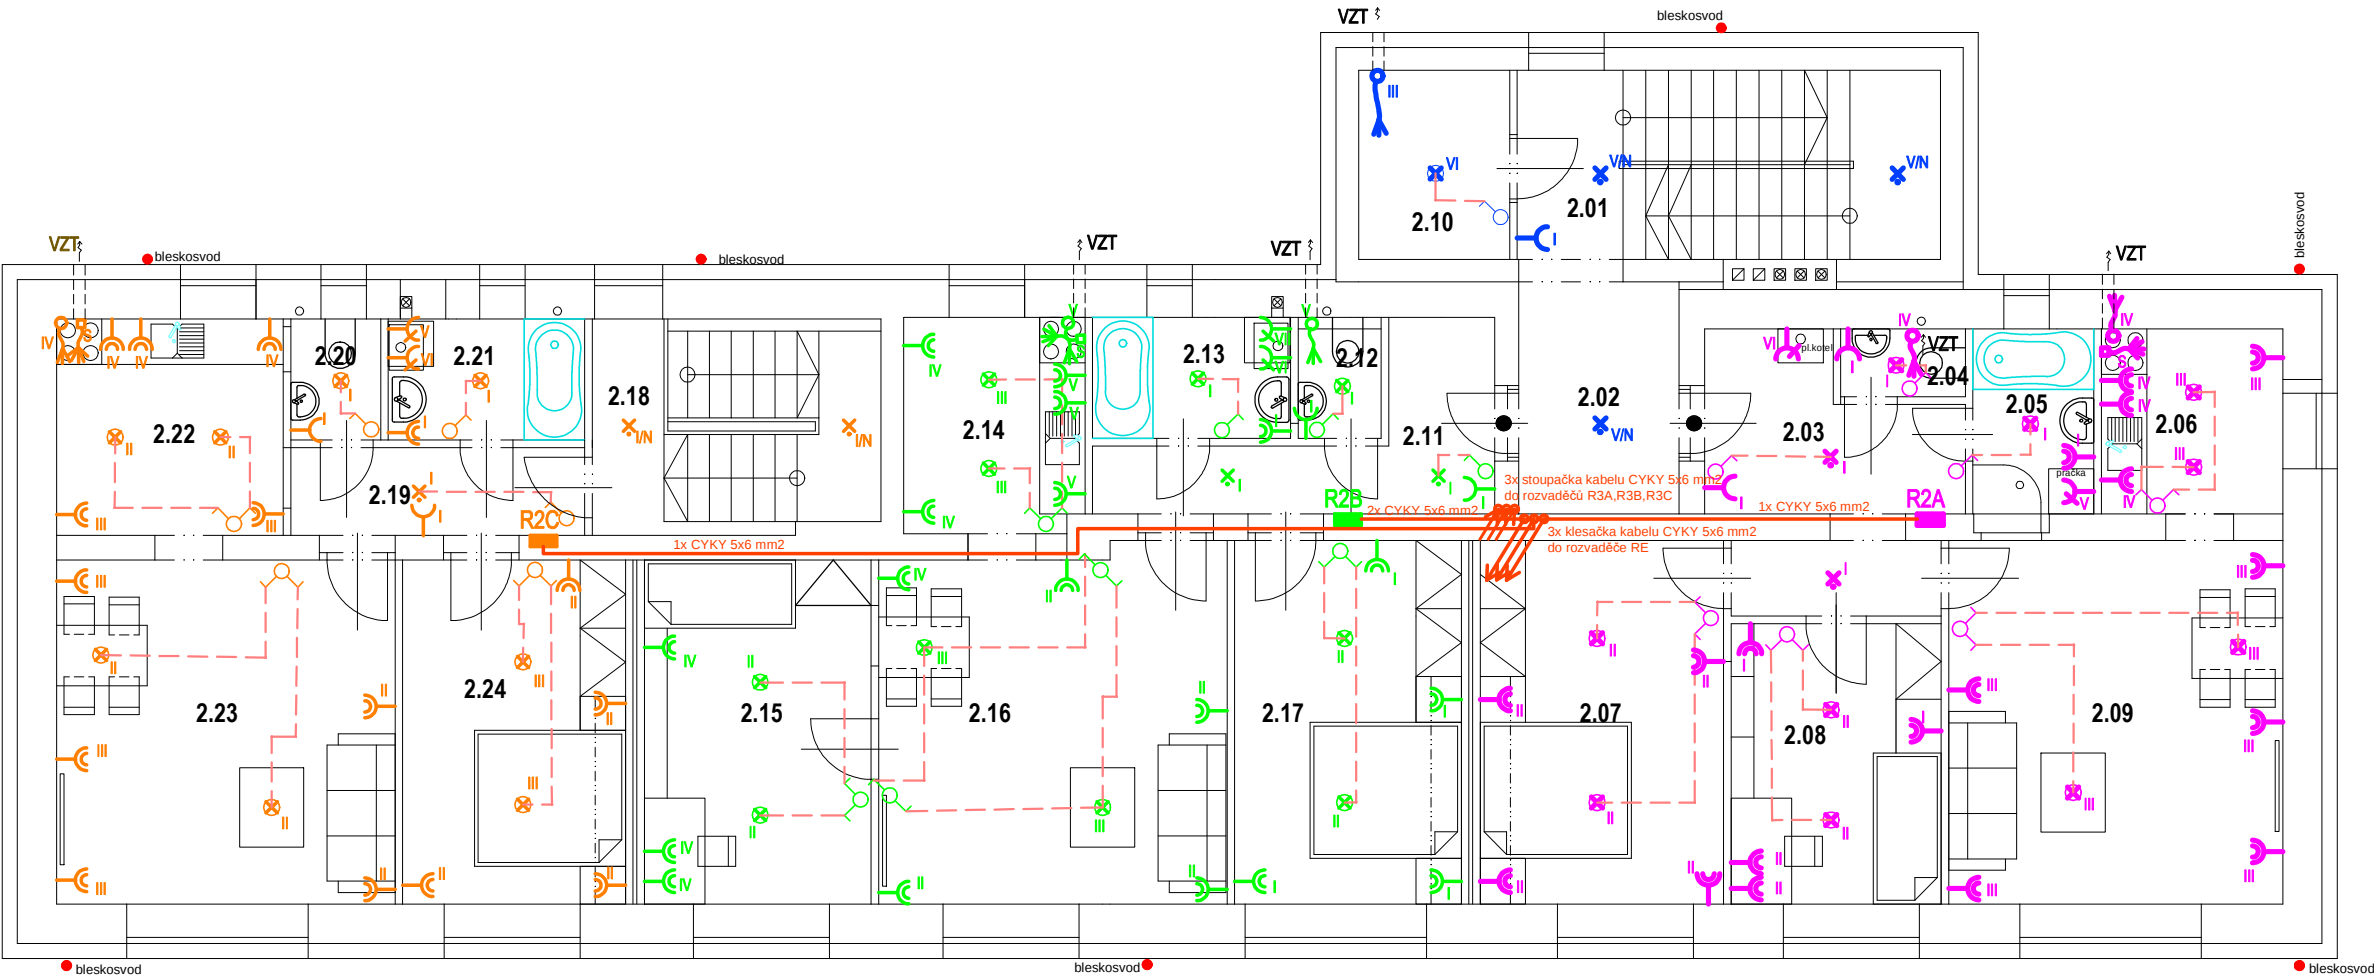

- Legenda:**
- Byt "2A" - rozvaděč R2A
 - Byt "2B" - rozvaděč R2B
 - Byt "2C" - rozvaděč R2C
 - Společná spotřeba - rozvaděč RS
 - Hlavní kabelové rozvody CYKY 5x6 mm²
 - Vývod CYKY 3x1,5 mm² ze světelného okruhu pro napájení ventilátoru ovládaný vypínačem osvětlení s doběhovým relé v krabici pod vypínačem
 - Vývod CYKY 5x2,5 mm² pro napájení sporáku ukončit v krabici se svorkovnicí pětipólovou s krytem a s odlehčovací sponou
 - Zásuvka jednoduchá 230V/ 16A
 - Zásuvka dvoutá 230V/ 16A
 - Zásuvka jednoduchá 230V/ 16A samostatně jištěná
 - Jednopolový vypínač
 - Sériový přepínač (lustrový)
 - Střídavý přepínač (schodišťový)
 - Svítilno bytové s čidlem pohybu (pro venkovní prostor v provedení IP44)
 - Svítilno bytové kruhové
 - Svítilno bytové s čidlem pohybu - nouzové osvětlení - min. 60 min.



Byt 2C

Byt 2B

Byt 2A

Projektová dokumentace pro provádění stavby

Legenda místností a úprav povrchů						
Č. místnosti	Účel místnosti	Plocha (m²)	Podlaha	Stěny	Strop	Poznámka
2.01	Schodiště	14,03	Ker. dlažba	Štuková omítka		
2.02	Chodba	6,92	Ker. dlažba	Štuková omítka	Štuková omítka	
2.03	Předsíň	10,02	Ker. dlažba	Štuková omítka	Štuková omítka	
2.04	WC	1,49	Ker. dlažba	Štuková omítka	Štuková omítka	
2.05	Koupelna	4,17	Ker. dlažba	Ker. obklad v. 200 cm	Štuková omítka	
2.06	Kuchyň	6,20	PVC	Štuková omítka	Štuková omítka	Ker.obkl.v.60cm za linkou
2.07	Ložnice	15,48	PVC	Štuková omítka	Štuková omítka	
2.08	Ložnice	10,32	PVC	Štuková omítka	Štuková omítka	
2.09	Obývací pokoj	21,26	PVC	Štuková omítka	Štuková omítka	
2.10	Sklad	5,00	Ker. dlažba	Štuková omítka	Štuková omítka	
2.11	Předsíň	7,50	Ker. dlažba	Štuková omítka	Štuková omítka	
2.12	WC	1,76	Ker. dlažba	Ker. obklad v. 200 cm	Štuková omítka	
2.13	Koupelna	4,19	Ker. dlažba	Ker. obklad v. 200 cm	Štuková omítka	
2.14	Kuchyň	7,12	PVC	Štuková omítka	Štuková omítka	Ker.obkl.v.60cm za linkou
2.15	Dětský pokoj	13,65	PVC	Štuková omítka	Štuková omítka	
2.16	Obývací pokoj	21,38	PVC	Štuková omítka	Štuková omítka	
2.17	Ložnice	14,43	PVC	Štuková omítka	Štuková omítka	
2.18	Schodiště	10,72	Ker. dlažba	Štuková omítka	Štuková omítka	
2.19	Předsíň	5,09	Ker. dlažba	Štuková omítka	Štuková omítka	
2.20	WC	1,90	Ker. dlažba	Ker. obklad v. 200 cm	Štuková omítka	
2.21	Koupelna	4,16	Ker. dlažba	Ker. obklad v. 200 cm	Štuková omítka	
2.22	Kuchyň	8,58	PVC	Štuková omítka	Štuková omítka	Ker.obkl.v.60cm za linkou
2.23	Obývací pokoj	20,39	PVC	Štuková omítka	Štuková omítka	
2.24	Ložnice	13,42	PVC	Štuková omítka	Štuková omítka	

Index	Popis změny	Datum	Provedl	Podpis
Projektant části: Ing. Antonín Ferdan				
Vedoucí projektant: Ing. arch. Miroslav Dvořák		Projektant:  DELTA projekt DELTA projekt s.r.o. Antonínská 15 38001 Dačice IČ: 251 60 150 DIČ: CZ25160150		
Vypracoval: Ing. arch. Eva Komendová				
Investor: Městys Vranov nad Dyjí Náměstí 21, 671 03 Vranov nad Dyjí				
Akce: Rekonstrukce obecních bytů v bytovém domě ve Vranově n. Dyjí	Zak. č.: 13 09 / 2019		Kopie:	
	Datum: květen 2020			
	Stupeň: DPS			
Část: D.1.4.4 Elektroinstalace		Místo: Vranov n. Dyjí		Kopie: E3
Obsah: Půdorys 2.NP		Okres: Znojmo		
		Počet A4:2		
		Měřítko: 1:100		