


- [illegible]

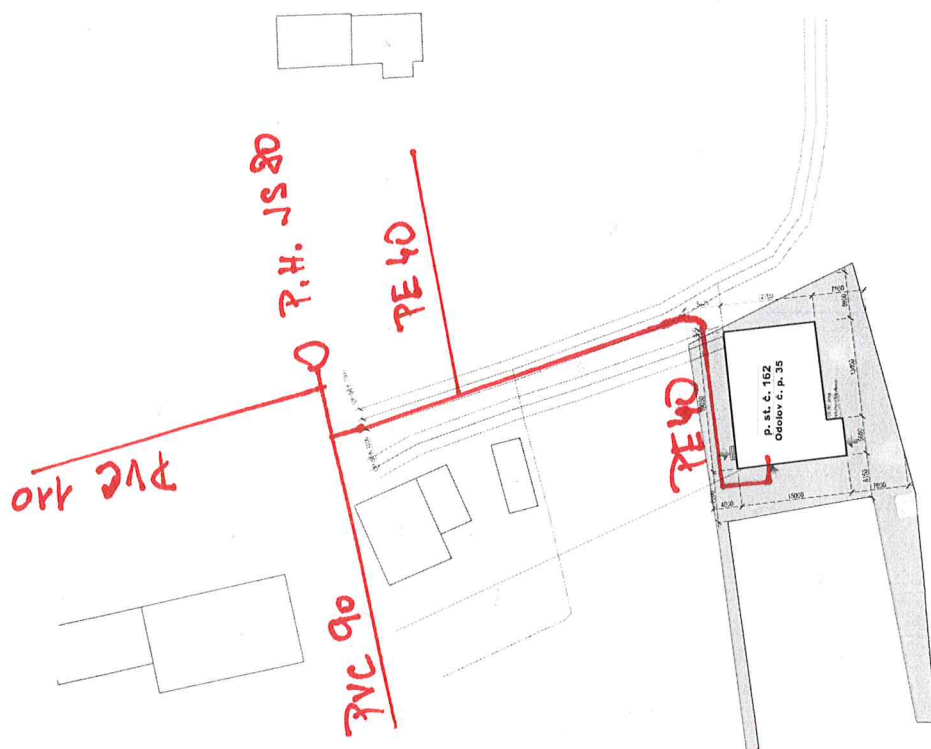

Judge o misto slavy

- službu je umístěn na pozemku č. 162, A. u. Opatov (756601), obec Město Svatoňovice (579513).
pozemky jsou započítány na LV č. 10001, jsou ve vlastnictví státního
rodinného výskva 562 m l. m.
průběh je z místní veřejné komunikace na pozemku p. č. 7171, od veřejné komunikace na p. č. 71817
místní zje z nítalinné obce v zastavěném části, v ploše bydlení - výhledem do bytů

Cultura pășună

- podzemní vedení NN - 1 m od krajního okraje na každou stranu (z. č. 458/2000 Sb.)
podzemní vedení SEK - 1,5 m od krajního okraje na každou stranu (z. č. 127/2005 Sb.)
relativní rozvod vody - 1,5 m od vnějšího lince stěny na každou stranu (z. č. 274/2001 Sb.)
NTL (oz. od plynu v zastavěném území - 1 m od okraje vsi na každou stranu (z. č. 458/2000 Sb.)



Tel.: 603 494 230

e-mail: vladislavstarek@gmail.com

Hlavní projektant	Ing. Vladislav Štárek	Ing. Vladislav Štárek	Ing. Vladislav Štárek
Projektant	Ing. Vladislav Štárek	Ing. Vladislav Štárek	Ing. Vladislav Štárek
Kreslil	Ing. Vladislav Štárek	Ing. Vladislav Štárek	Ing. Vladislav Štárek
Stavebník			
Změna dokončené stavby. Odvol č. p. 35, na p. st. č. 162 542 34 Malé Svatoňovice			
Ukázka	(Obr. Malé Svatoňovice, Nastráž č. p. 105 542 34 Malé Svatoňovice) Datum 11.11.2019 Měřítko 1:500 Formát A4 Znak 15004		
Ukázka	Situace širších vztahů Číslo 1		