


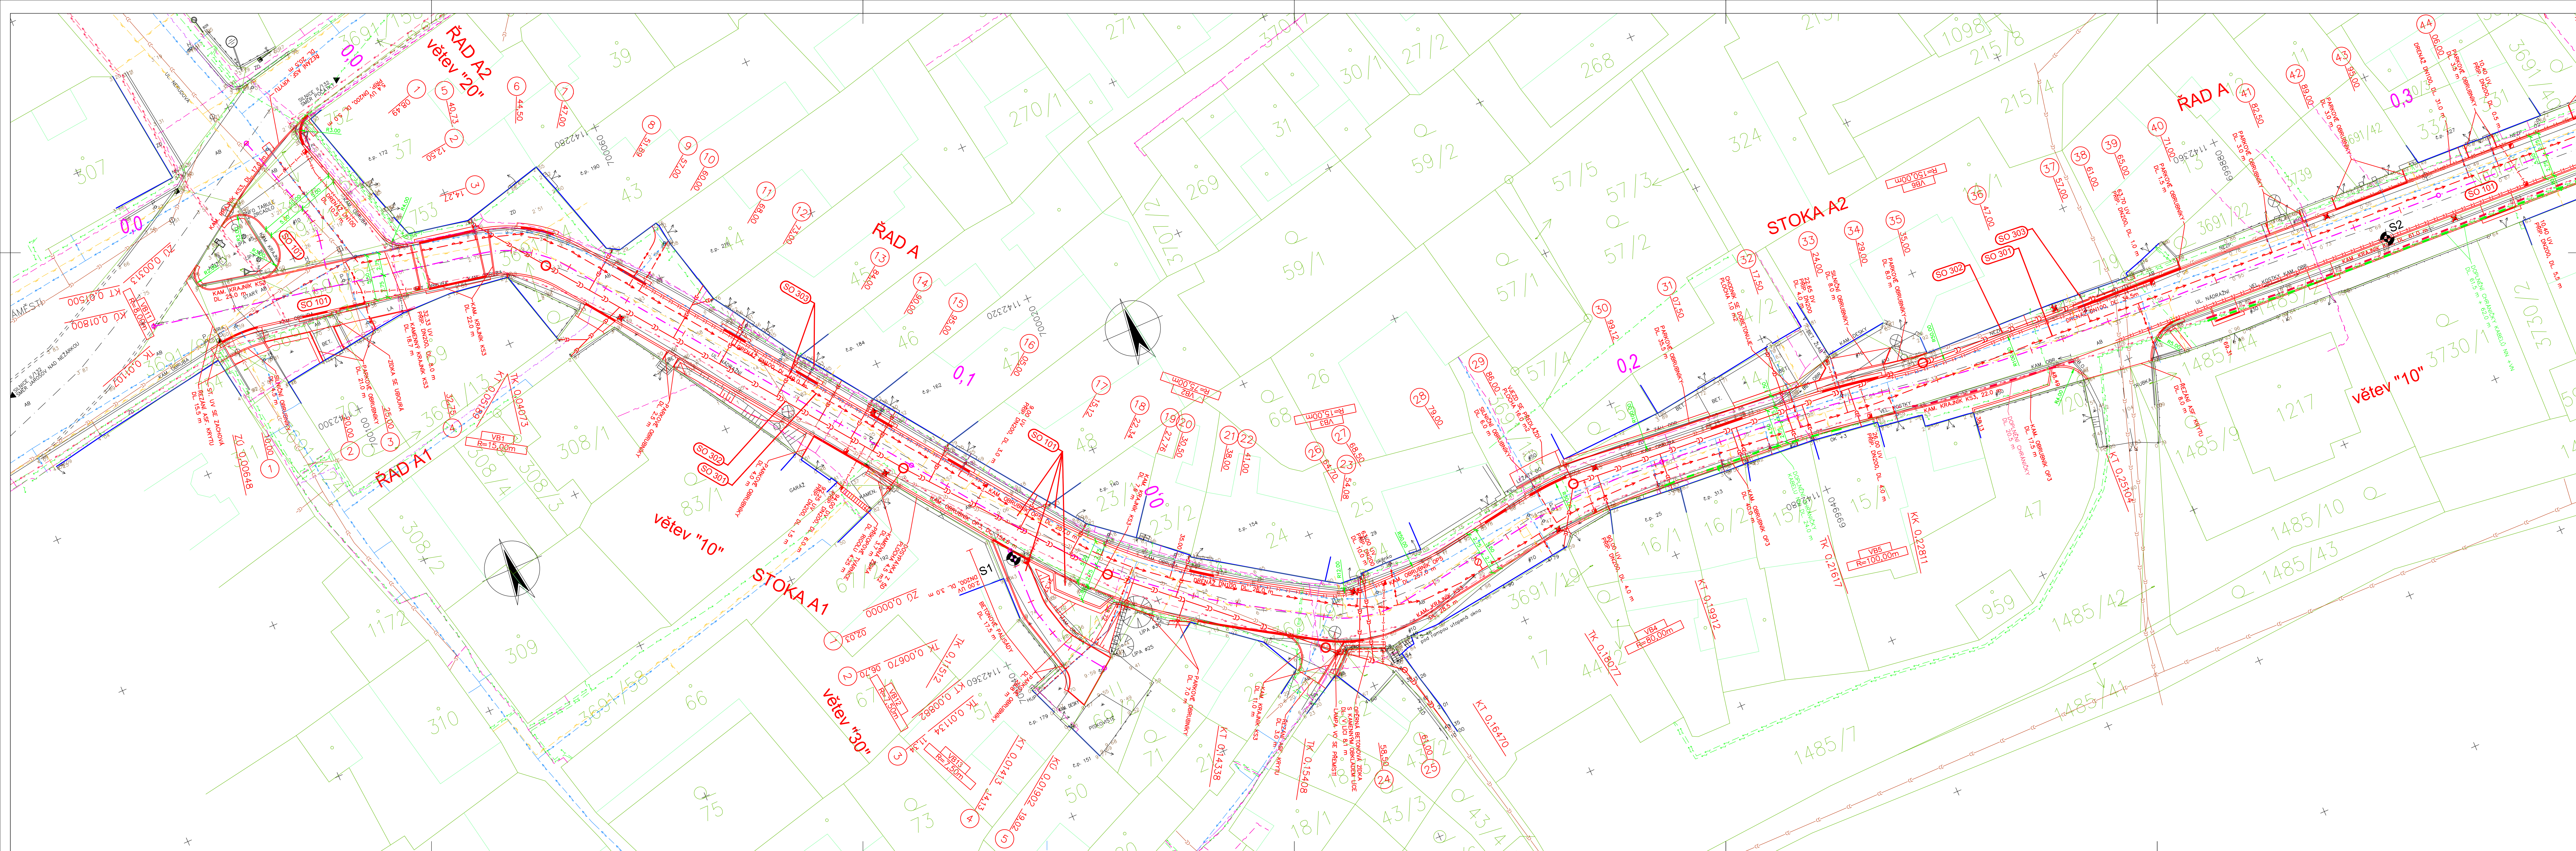

LEGENDA OBJEKTŮ:

- SO 101 VOZOVKA A CHODNÍKY
- SO 301 REKONSTRUKCE VODOVODU
- SO 302 REKONSTRUKCE KANALIZACE
- SO 303 PŘÍPOJKY VODOVODU A KANALIZACE

DŮLEŽITÉ UPOZORNĚNÍ

ZÁKRESY VŠECH CIZÍCH PODZEMNÍCH VEDENÍ JSOU POUZE ORIENTAČNÍ.
V ŽÁDNÉM PŘÍPADĚ NESLOUŽÍ JAKO VYTÝČOVACÍ SCHÉMA.
PŘED ZAHÁJENÍM STAVEBNÍCH PRACÍ JE NUTNO ZAJISTIT VYTÝČENÍ A OZNAČENÍ
U JEDNOTLIVÝCH MAJITELŮ ZAŘÍZENÍ VE SMYSLU PLATNÝCH PŘEDPISŮ.

LEGENDA STÁVAJÍCÍCH SÍTÍ:

- SDĚLOVACÍ KABELY VE SPRÁVĚ TELEFONICA O2 ČR, a.s.
- ZRUŠENÉ SDĚLOVACÍ KABELY VE SPRÁVĚ TELEFONICA O2 ČR, a.s.
- PODZEMNÍ VEDENÍ NN VE SPRÁVĚ E-ON ČR, s.r.o., Č. BUDĚJOVICE
- PODZEMNÍ VEDENÍ VN VE SPRÁVĚ E-ON ČR, s.r.o., Č. BUDĚJOVICE
- PLYNOVOD VE SPRÁVĚ E-ON ČR, s.r.o., Č. BUDĚJOVICE
- VODOVOD VE SPRÁVĚ ČEVAK a.s., Č. BUDĚJOVICE
- JEDNOTNÁ KANALIZACE VE SPRÁVĚ ČEVAK a.s., Č. BUDĚJOVICE

SILOVÉ KABELY VO NEJSOU Z DŮVODU NEZNAMÉ POLOHY ZAKRESLENY.

LEGENDA NOVÝCH SÍTÍ:

- NOVÝ VODOVODNÍ ŘÁD (SO 301)
- NOVÁ JEDNOTNÁ KANALIZACE (SO 302)
- NOVÉ VODOVODNÍ PŘÍPOJKY (SO 303)
- NOVÉ KANALIZAČNÍ PŘÍPOJKY (SO 303)

Změna	Číslořok	Vypracoval

Souřadnicový systém s-JTSK.
Výškový systém Bpv.

HIP:	VP: Josef Šedivý	WAY project s. r. o. Jindřichov Hradec, Jarošovská 1126/II tel.: 384 321 494, 384 327 505 email: wayproject@wayproject.cz	
Projektant: Richard Šindelář	Kontroloval: Ing. Lubomír Hlorn		Zodp. projektant: Ing. Lubomír Hlorn
Stavebník: Město Žirovnice	Obec: Žirovnice	Č. zakázky: 622	Paré č.:
Stavba: Rekonstrukce ulice Nádražní - Žirovnice		Datum: 06/2012	
		Formát: 14 A4	
		Měřítko: 1:250	
		Stupeň: ZDS, PDPS	
Příloha: Koordinační situace, 1. část	Číslo arch.: 13/11	Číslo přílohy: B 2.1	

WAYproject s. r. o.
Jindřichův Hradec, Jarošovská 1126/II
tel.: 384 321 494, 384 327 505
email: wayproject@wayproject.cz