


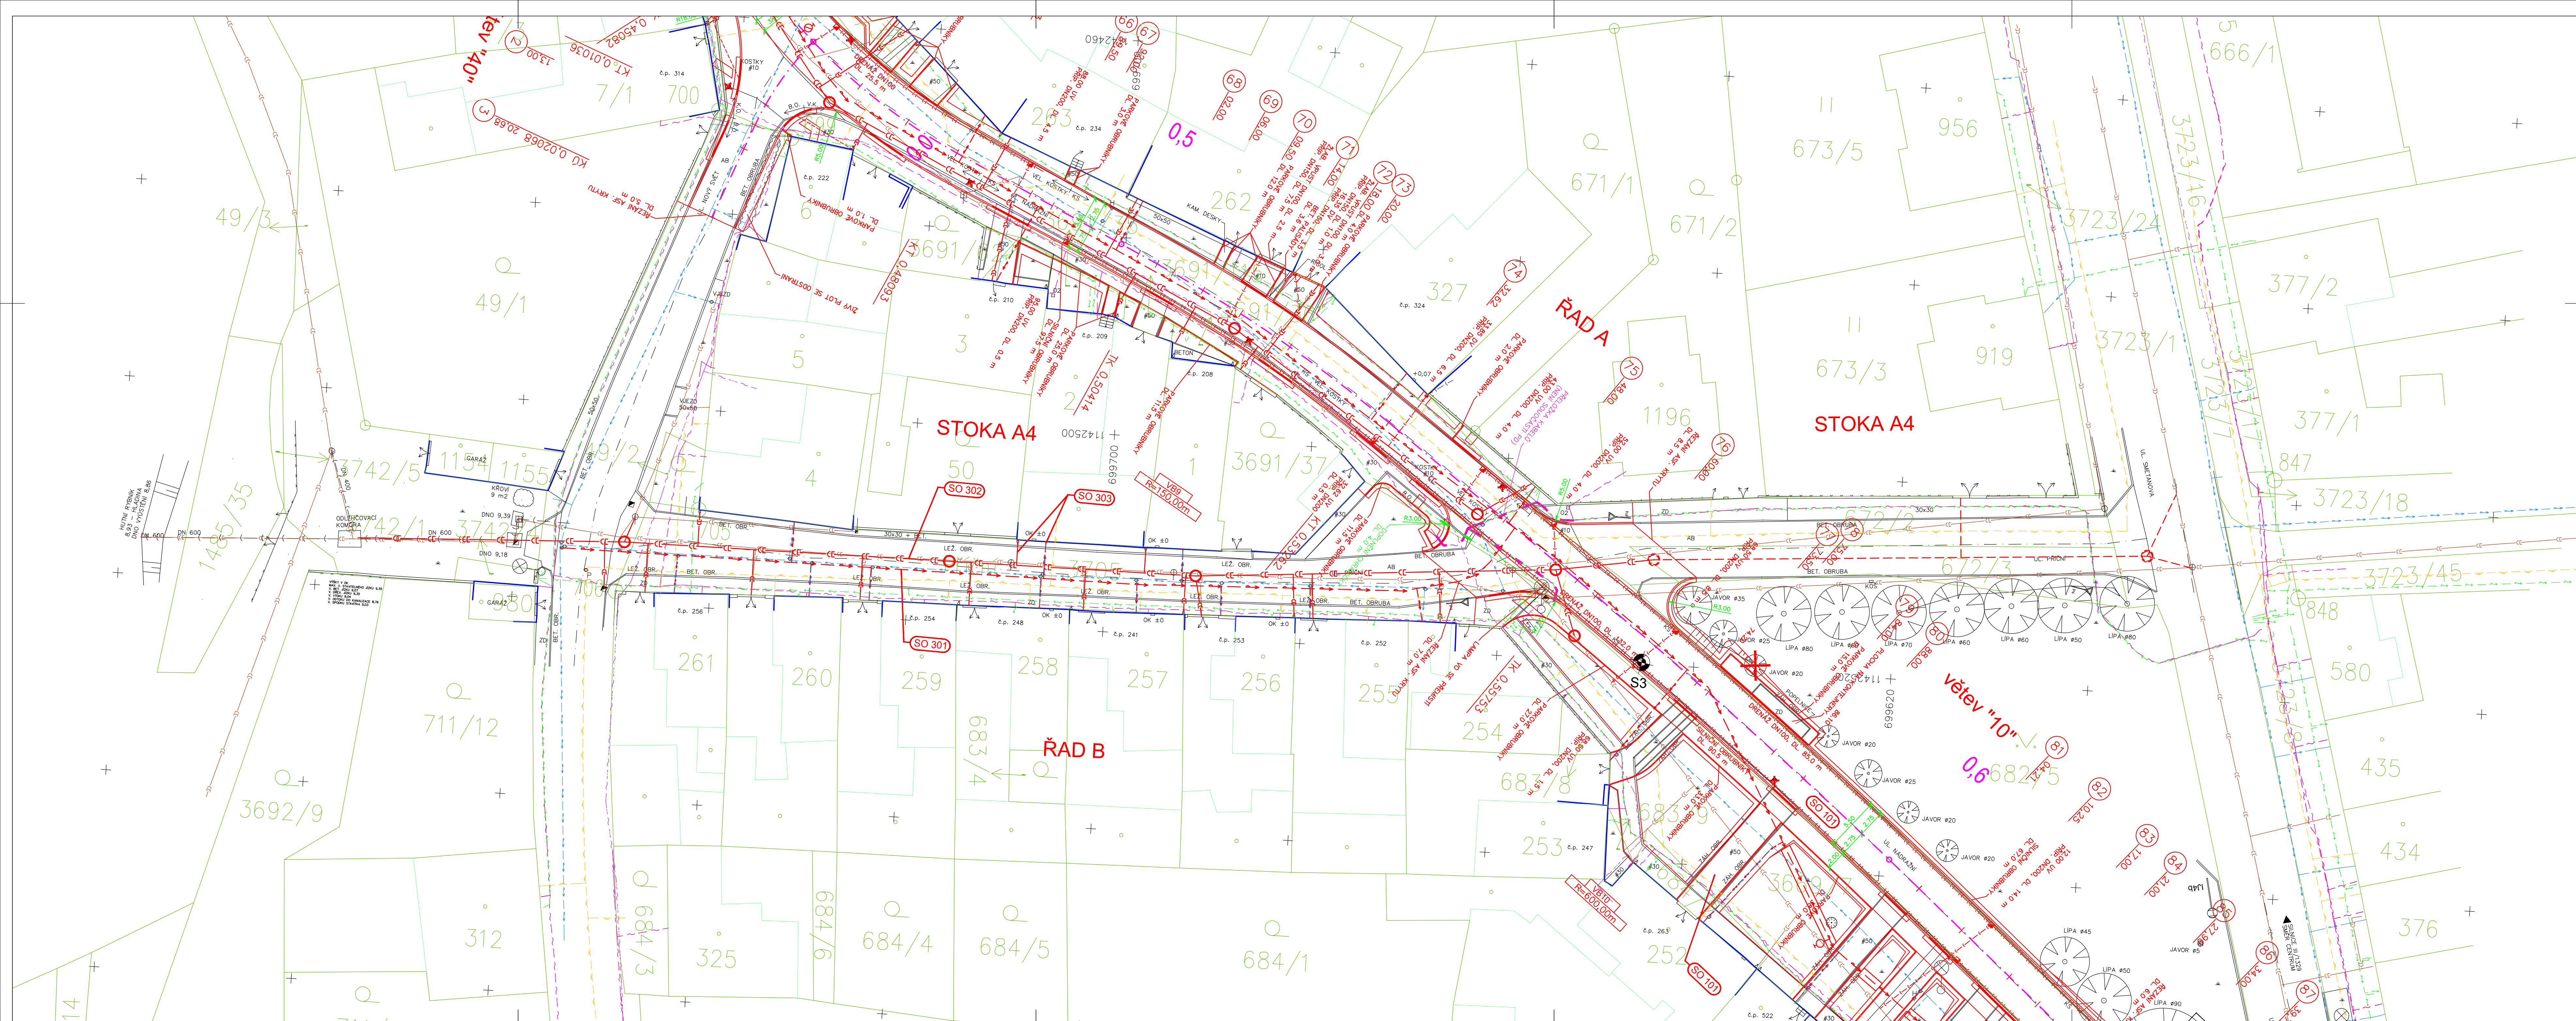

LEGENDA OBJEKTŮ:

- SO 101 VOZOVKA A CHODNÍKY
- SO 301 REKONSTRUKCE VODOVODU
- SO 302 REKONSTRUKCE KANALIZACE
- SO 303 PŘÍPOJKY VODOVODU A KANALIZACE

DŮLEŽITÉ UPOZORNĚNÍ!

ZÁKRESY VŠECH CIZÍCH PODZEMNÍCH VEDENÍ JSOU POUZE ORIENTAČNÍ. V ŽÁDNÉM PŘÍPADĚ NESLOUŽÍ JAKO VYTÝČOVACÍ SCHEMA. PŘED ZAHÁJENÍM STAVEBNÍCH PRACÍ JE NUTNO ZAJISTIT VYTÝČENÍ A OZNAČENÍ U JEDNOTLIVÝCH MAJITELŮ ZAŘÍZENÍ VE SMYSLU PLATNÝCH PŘEDPISŮ.

LEGENDA STÁVAJÍCÍCH SÍTÍ:

- SDĚLOVACÍ KABELY VE SPRÁVĚ TELEFONICA O2 ČR, a.s.
- ZRUŠENÉ SDĚLOVACÍ KABELY VE SPRÁVĚ TELEFONICA O2 ČR, a.s.
- PODZEMNÍ VEDENÍ NN VE SPRÁVĚ E-ON ČR, s.r.o., Č. BUDĚJOVICE
- PODZEMNÍ VEDENÍ VN VE SPRÁVĚ E-ON ČR, s.r.o., Č. BUDĚJOVICE
- PLYNOVOD VE SPRÁVĚ E-ON ČR, s.r.o., Č. BUDĚJOVICE
- VODOVOD VE SPRÁVĚ ČEPAK a.s., Č. BUDĚJOVICE
- JEDNOTNÁ KANALIZACE VE SPRÁVĚ ČEPAK a.s., Č. BUDĚJOVICE

SILOVÉ KABELY VO NEJSOU Z DŮVODU NEZNÁMÉ POLOHY ZAKRESLENY.

LEGENDA NOVÝCH SÍTÍ:

- NOVÝ VODOVODNÍ ŘAD (SO 301)
- NOVÁ JEDNOTNÁ KANALIZACE (SO 302)
- NOVÉ VODOVODNÍ PŘÍPOJKY (SO 303)
- NOVÉ KANALIZAČNÍ PŘÍPOJKY (SO 303)

Změna	Číslo/rok	Vypracoval

Souřadnicový systém s-JTSK.
Výškový systém Bp.

HIP :	VP :
Projektant :	Kontroloval :
Richard Šindler	Ing. Lubomír Hlom

Zodp. projektant :
Ing. Lubomír Hlom

WAY project s. r. o.
Jindřichův Hradec, Jarošovská 1126/II
tel.: 384 321 494, 384 327 505
email: wayproject@wayproject.cz

Stavebník : Město Žirovnice	Č. zakázky : 622	Paré č.:
Obec : Žirovnice	Datum : 06/2012	
Stavba :	Formát : 12 A4	
Rekonstrukce ulice Nádražní - Žirovnice	Měřítko : 1:250	
	Stupeň : ZDS, PDPS	
Příloha :	Číslo arch. : 13/11	Číslo přílohy : B 2.3
Koordináční situace, 3. část		