


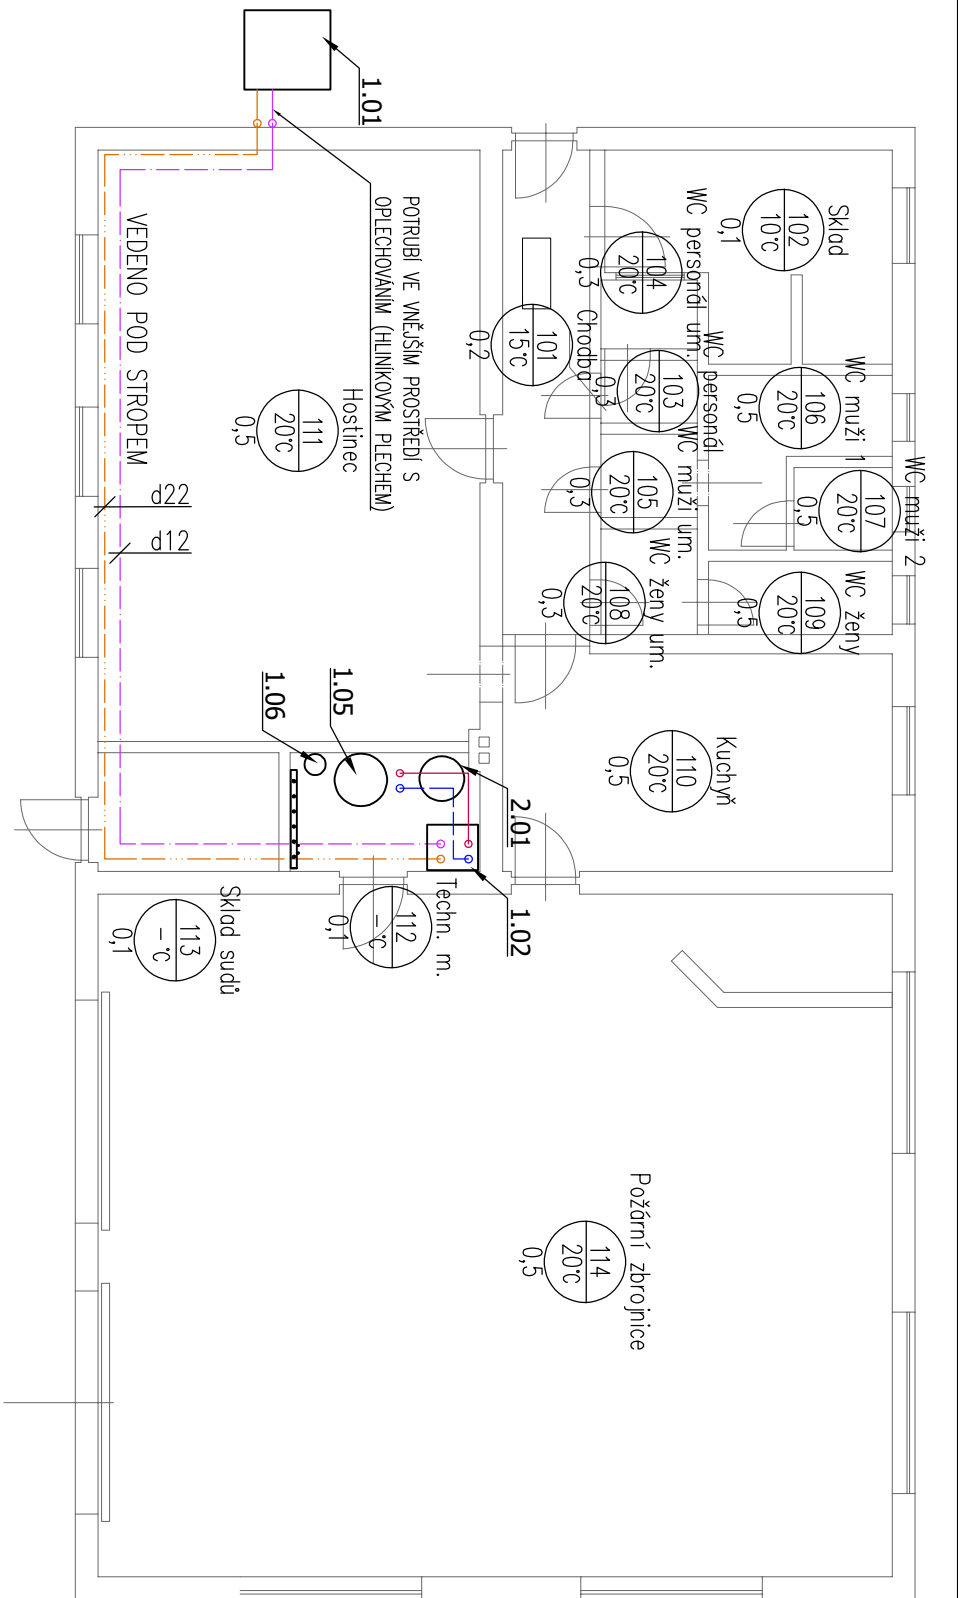

- LEGENDA:
- PŘÍVODNÍ POTRUBÍ TOPNÉ VODY (OCEL) + TEPelnÁ IZOLACE
 - - - VRATNÉ POTRUBÍ TOPNÉ VODY (OCEL) + TEPelnÁ IZOLACE
 - PŘÍVODNÍ POTRUBÍ (CHLADIVO) + TEPelnÁ IZOLACE
 - - - VRATNÉ POTRUBÍ (PLYN) + TEPelnÁ IZOLACE

POZNÁMKY:

- ROZVODY VYTÁPĚNÍ BUDOU OPAŘENÉ IZOLACÍ S PE A MV PODLE TECHNICKÉ ZPRÁVY
- TEPLOTNÍ SPAD TOPNÉ VODY JE 50/40 °C
- DÉLKOVÁ ROZTAŽNOST POTRUBÍ BUDE ŘEŠENA POMOCÍ SPRÁVNÉHO TVARU POTRUBÍ
- NA NEJVYŠŠÍCH BODECH SOUSTAVY BUDOU UMÍSTĚNY ODVZDUŠŇOVACÍ ARMATURY
- NA NEJNÍŽŠÍCH MÍSTECH SOUSTAVY RESP. JEDNOTLIVÝCH ČÁSTÍ SOUSTAVY JE POTŘEBA UMÍSTIT VYPOUŠTĚCÍ ARMATURY, TAK ABY CELOU SOUSTAVU BYLO MOŽNÉ VYPUSTIT
- PRŮCHOD POTRUBÍ POŽÁRNÍM PŘEDEM BUDOU OPAŘEN POŽÁRNÍ PRŮCHODKOU ČI TĚSNĚN POŽÁRNÍM TMELEM – DODAVKA STAVBY

UPOZORNĚNÍ:

- TECHNICKÁ ZPRÁVA JE NEODDĚLITELNOU SOUČÁSTÍ PROJEKTOVÉ DOKUMENTACE
- INFORMACE NA TOMTO DOKUMENTU NEMOHOU BÝT V ŽÁDNÉM PŘÍPADĚ SVÉVOLNĚ POZMĚNĚNY, DOPLNĚNÝ, NEBO ODSTRANĚNÝ
- TATO DOKUMENTACE JE ZPRACOVÁNA PRO PROVEDENÍ STAVBY A VYJADŘUJE ZÁMĚR PROJEKTANTA. NENAHRAZUJE DILENSKOU PROJEKTOVOU DOKUMENTACI
- DODAVATEL MUSÍ ČIST DOKUMENTACI S OHLEDEM NA VŠECHNY DETAILY A MUSÍ ZAHRNOUT DO NABIDKY VŠECHNY POTŘEBNÉ SOUČÁSTI SYSTÉMU TAK ABY DOSÁHL PLNÉ FUNKCE SYSTÉMU DLE ZÁMĚRU PROJEKTANTA.
- TATO DOKUMENTACE MUSÍ BÝT ČTENÁ A KOORDINOVÁNA DOHROMADY S POŽÁRNĚ BEZPEČNOSTNÍM ŘEŠENÍM STAVBY A APLIKOVÁNÍM VÝKRESY ARCHITEKTURY, STATIKY, PŘÍPOJEK A ELEKTRICKÝCH DOKUMENTACI.
- DODAVATEL MECHANICKÝCH PROFESÍ KOORDINUJE S DODAVATELEM ELEKTRICKÝM PROFESÍ NÁPÁJENÍ DO VŠECH ZAŘÍZENÍ DLE POTŘEBY.
- DODAVATEL JE POVINEN PŘEČÍST TUTO DOKUMENTACI A UPOZORNIT NA PŘÍPADNÉ NEDOSTATKY A ZJEVNÉ VADY A KOLIZE.
- VEŠKERÝ MATERIÁL POUŽITÝ PRO REALIZACI BUDE PODLÉHAT SCHVALOVACÍMU PROCESU INVESTORA

GTEnergy <i>green technology</i>				Název a účel díla: Hasičská zbrojnice s restaurací - výměna zdroje tepla		Paré č.:
Stavebník: Obec Bezvěrov Bezvěrov č.p. 101 330 41 Bezvěrov				Bezvěrov č.p. 142, 330 41 Bezvěrov VÝMĚNA ZDROJE TEPLA dokumentace pro provedení stavby		
Odpovědná osoba: Ing. Imrich Vincúr				Název přílohy:		Změna:
Výpracoval: Ing. Imrich Vincúr				VYTÁPĚNÍ PŮDORYS 1.NP		-
Datum: 04/2020		Stupeň: DPS				Číslo příl.:
Měřítko: 1:100		Formát: 02xA4				101