
 


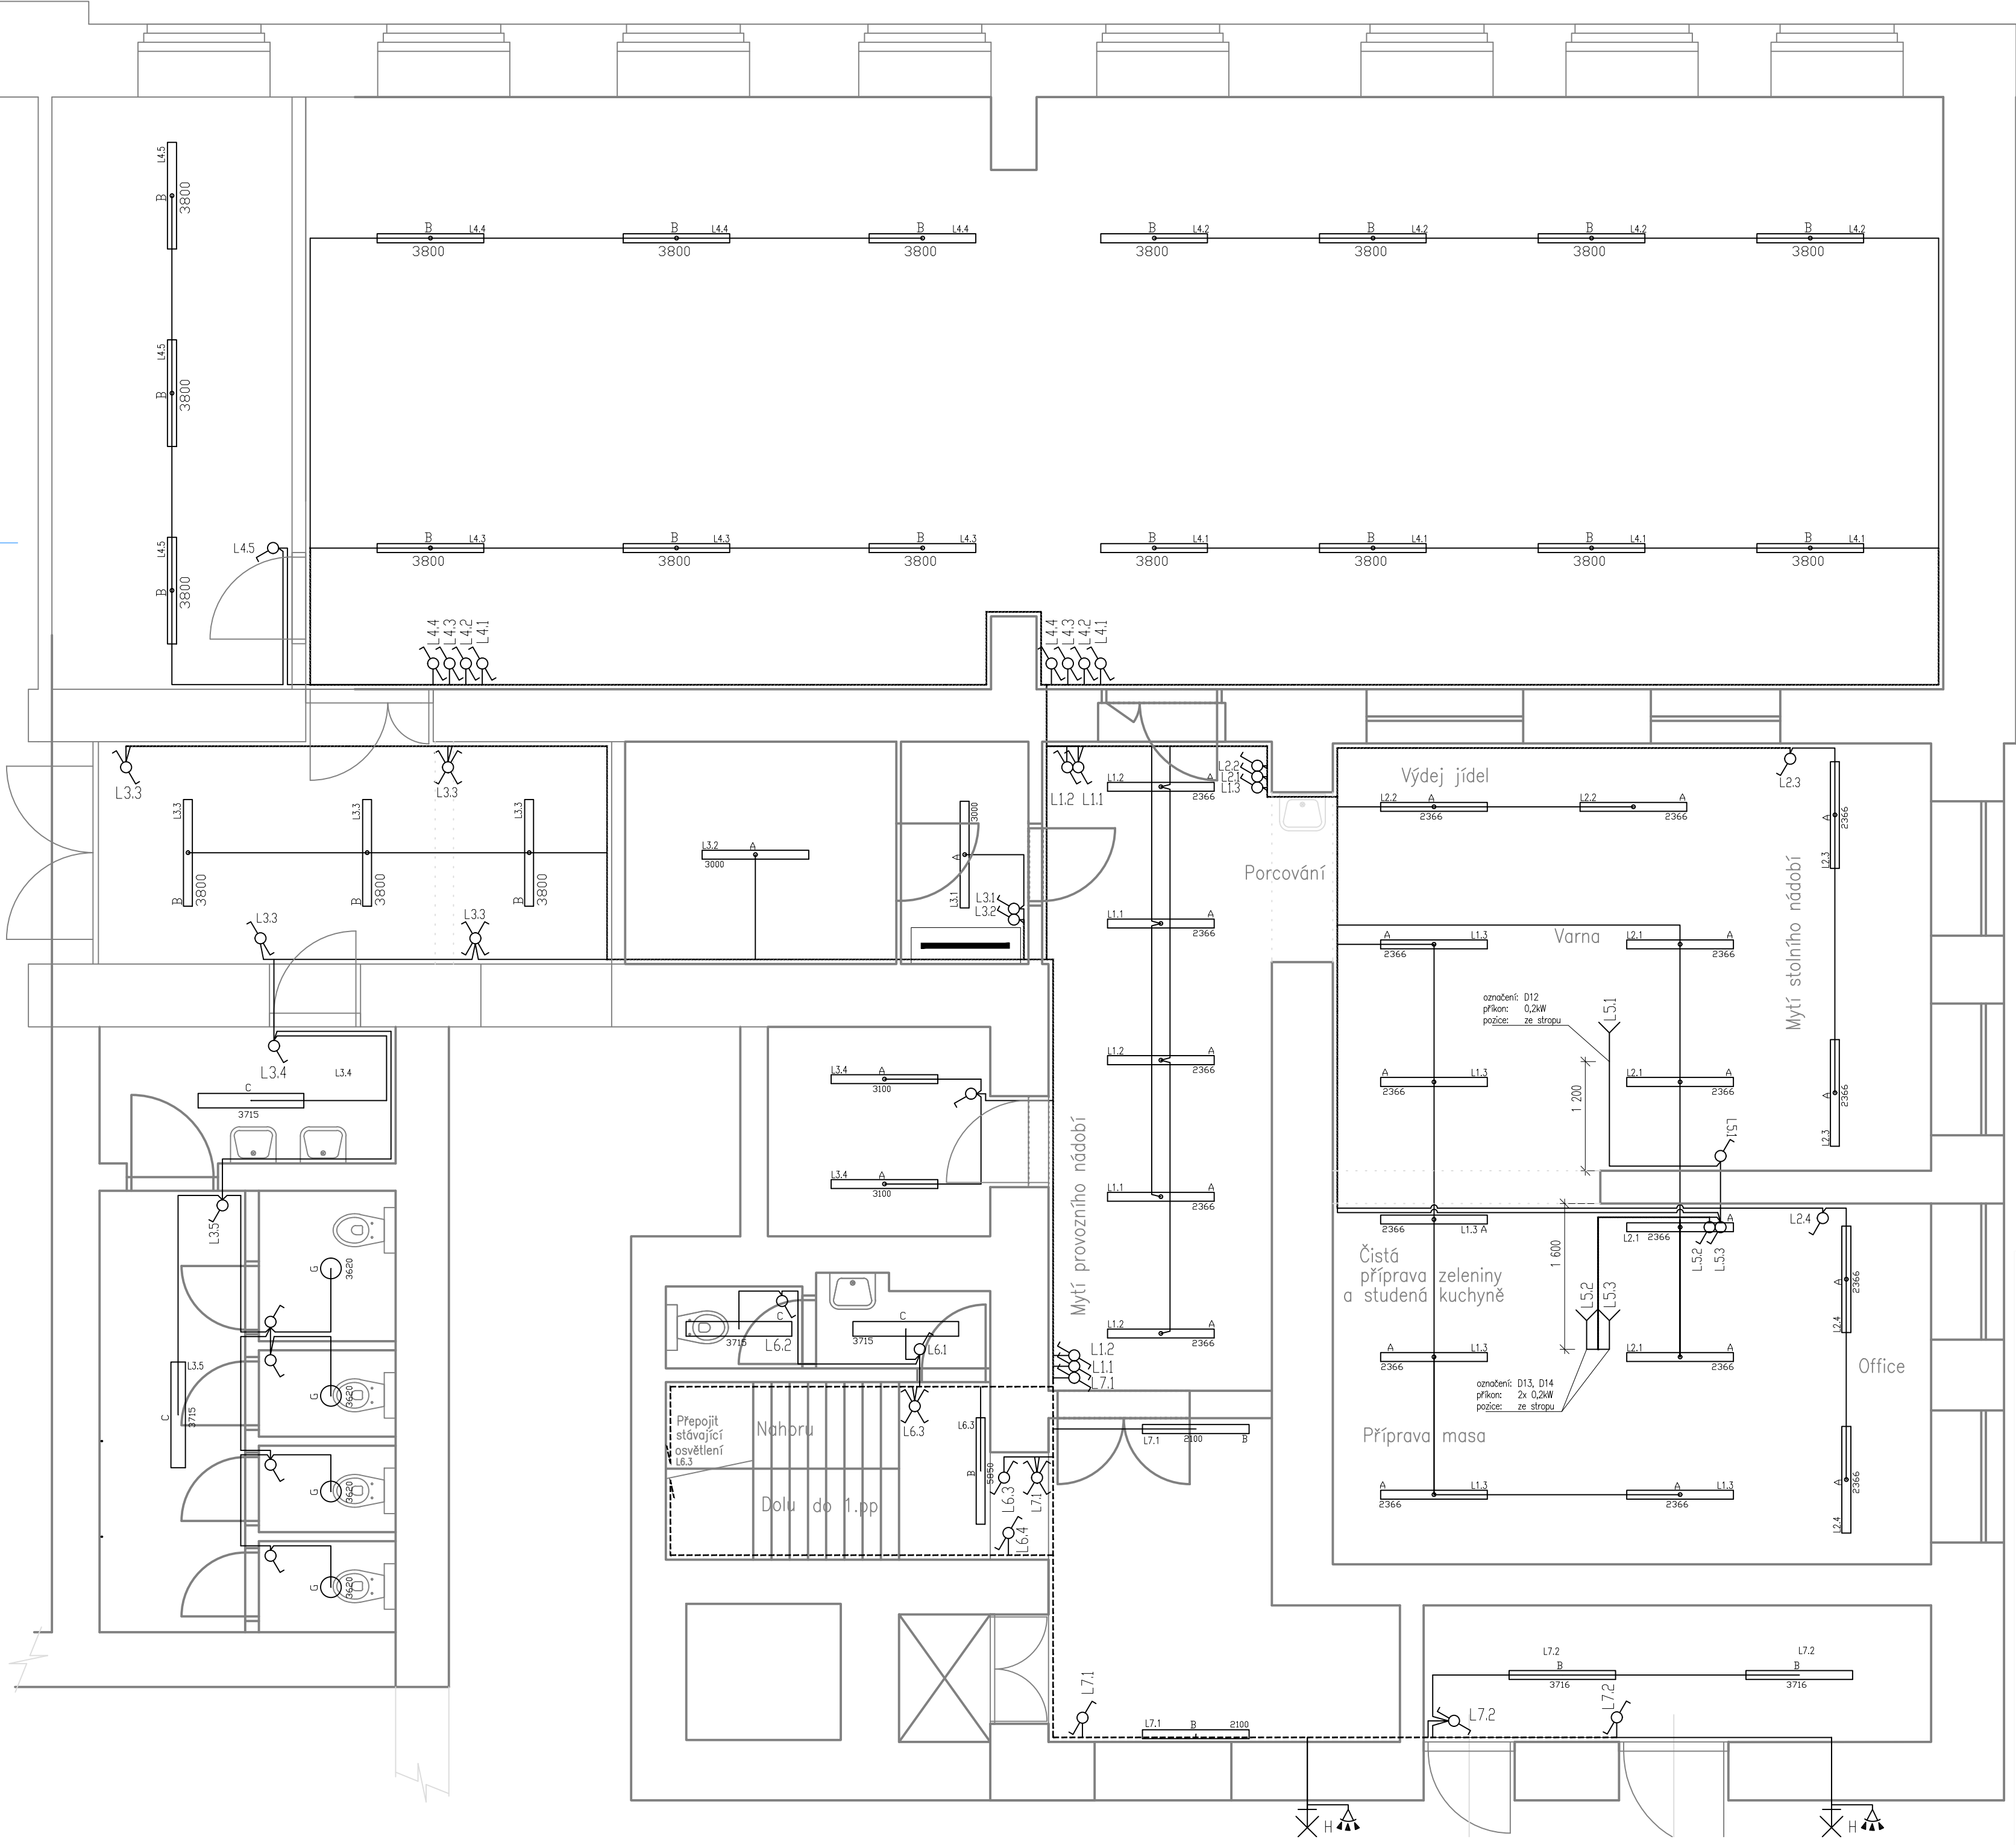

Označení svítidla	Typ	Název	Světelné zdroje	Počet
A	NANOTTICA 1.4ft ABS 4400/840	NANOTTICA 1.4ft ABS 4400/840	1 x LED, 26W, 3780lm, Ra80, 4000K	24
B	NANOTTICA 1.4ft PC 4400/840	NANOTTICA 1.4ft PC 4400/840	1 x LED, 26W, 4040lm, Ra80, 4000K	32
C	LINEA 2.4ft 8800/840	LINEA 2.4ft 8800/840	1 x LED, 49,7W, 7130lm, Ra80, 4000K	4
D	LINEA 2.4ft 5200/840	LINEA 2.4ft 5200/840	1 x LED, 30,3W, 4290lm, Ra80, 4000K	20
E	LINEA SQUARE 3600/840	LINEA SQUARE 3600/840	1 x LED, 23,1W, 2850lm, Ra80, 4000K	8
F	FUTURA 2.2ft PC Al 4400/840	FUTURA 2.2ft PC Al 4400/840	1 x LED, 26W, 4040lm, Ra80, 4000K	1
G	DLN 230 BARI LED 3820/840	LED,downlight,interiérové kruhové přisazené	1 x LED, 28W, 2750lm, Ra80, 4000K	4

POZNÁMKA:

- Elektrorozvody budou provedeny převážně PVC kabely (např.: CYKY).
- Horizontální i svislé rozvody budou uloženy pod omítkou, v místech s obklady v trubce pod omítkou
- Krytí a provedení rozvodů musí odpovídat určení vnějších vlivů dle ČSN 33 2000–3 a ČSN 33 2000–5–51, rozvody v umývárkách budou provedeny dle ČSN 33 2000–7–701.
- Nedílnou součástí projektové dokumentace je technická zpráva.



INSTALAČNÍ SPINAČE A PŘEPÍNAČE POD OMÍTKU, 10A/250V AC



H H VENKOVNÍ PŘISAZENÉ



DETEKTOR

Revize		
Č.	Stručný popis	Datum

Název a místo akce:	Stavební úpravy školní kuchyně Žirovnice	JAROMÍR ŠTÁVA Družstevní 674 588 32 Brtnice
Název části:	Elektroinstalace	Vypracoval: J. Štáva Kontroloval: J. Štáva
Obsah výkresu:	Půdorys 1.NP Světelné obvody	Datum: 01/2024
		Měřítko: 1:50 Číslo výkr.: 04