

TABULKA ZAŘIZOVACÍCH PŘEDMĚTŮ:

AP	AUTOMATICKÁ PRAČKA, PRAČKOVÝ SIFON		NK1/2 PV1/2
P	PISOÁŘ S RADAROVÝM SPLACHOVAČEM	DN50	NK1/2
S1	AUTOMAT. SPRCHOVÁ BATERIE, NAKLÁPĚČI SPRCHOVÉ RAMINKO	-	2xNK1/2
U	UMÝVADLO, VČ. SIFONU A UMÝV. STOJÁNKOVÉ BATERIE	DN50/40	2xNK1/2 2xRV1/2
UA	UMÝVADLO, VČ. SIFONU A AUT. UMÝV. STOJÁNKOVÉ BATERIE (NÁST. TEPLOTY ROH. VENTILY)	DN50/40	2xNK1/2 2xRV1/2
VÝ	ZÁV. VÝLEVK S MŘÍŽK., VČ. DŘEZ. NÁSTĚNNÉ BATERIE A ZÁV. PRVKU PRO VÝLEVKY	DN100	2xNK1/2
WC	ZÁVĚSNÝ KLOZET, VČ. ZÁV. PRVKU PRO WC A SEDÁTKA	DN100	NK1/2

POZNÁMKY:
- FINÁLNÍ VÝROBKY BUDOU PŘED OBJEDN. VYVZORKOVÁNY
- SUŠIČKA JE NAPOJENA NA PRAČKOVÝ SIFON

MATERIÁL ROZVODŮ UVEDEN V PŘÍLOZE K TECHNICKÉ ZPRÁVĚ. INSTALACI PROVĚST DLE MONTÁŽNÍCH PŘEDPISŮ VÝROBCE. NUTNO DBÁT PŘEDEVŠÍM NA ZAJIŠTĚNÍ KOMPENZ. POTRUBÍ TYPY ZAŘIZOVACÍCH PŘEDMĚTŮ BUDOU ZVOLENY V SOULADU S POŽADAVKY INVESTORA.

— SPLAŠKOVÁ KANALIZACE
- - - KONDENZÁT (D40* - min.0,5%)
* POKUD NEJINÉ UVEDENO JINAK

K1 - ODPADNÍ POTRUBÍ SPLAŠK. KAN.

OŽ - ODTOK Z NEREZOVÉHO ŽLÁBKU KOLEM BAZÉNU

OŽ1 - ODVODŇOVACÍ NEREZOVÝ ŽLAB (DĚLKA - 650mm)

- - - - - PITNÁ VODA (PV)
- - - - - TEPLÁ VODA (TV)
- - - - - CÍRKULACE (C1)
- - - - - POŽÁRNÍ VODOVOD (PŽ)
- - - - - PITNÁ VODA (STÁVAJÍCÍ)
- - - - - TEPLÁ VODA (STÁVAJÍCÍ)
- - - - - CÍRKULACE (STÁVAJÍCÍ)

POZN.: KÓTOVÁN VNEJŠÍ PRŮMĚR POTRUBÍ

 

V1 - STOUPAČÍ POTRUBÍ VODOVODU

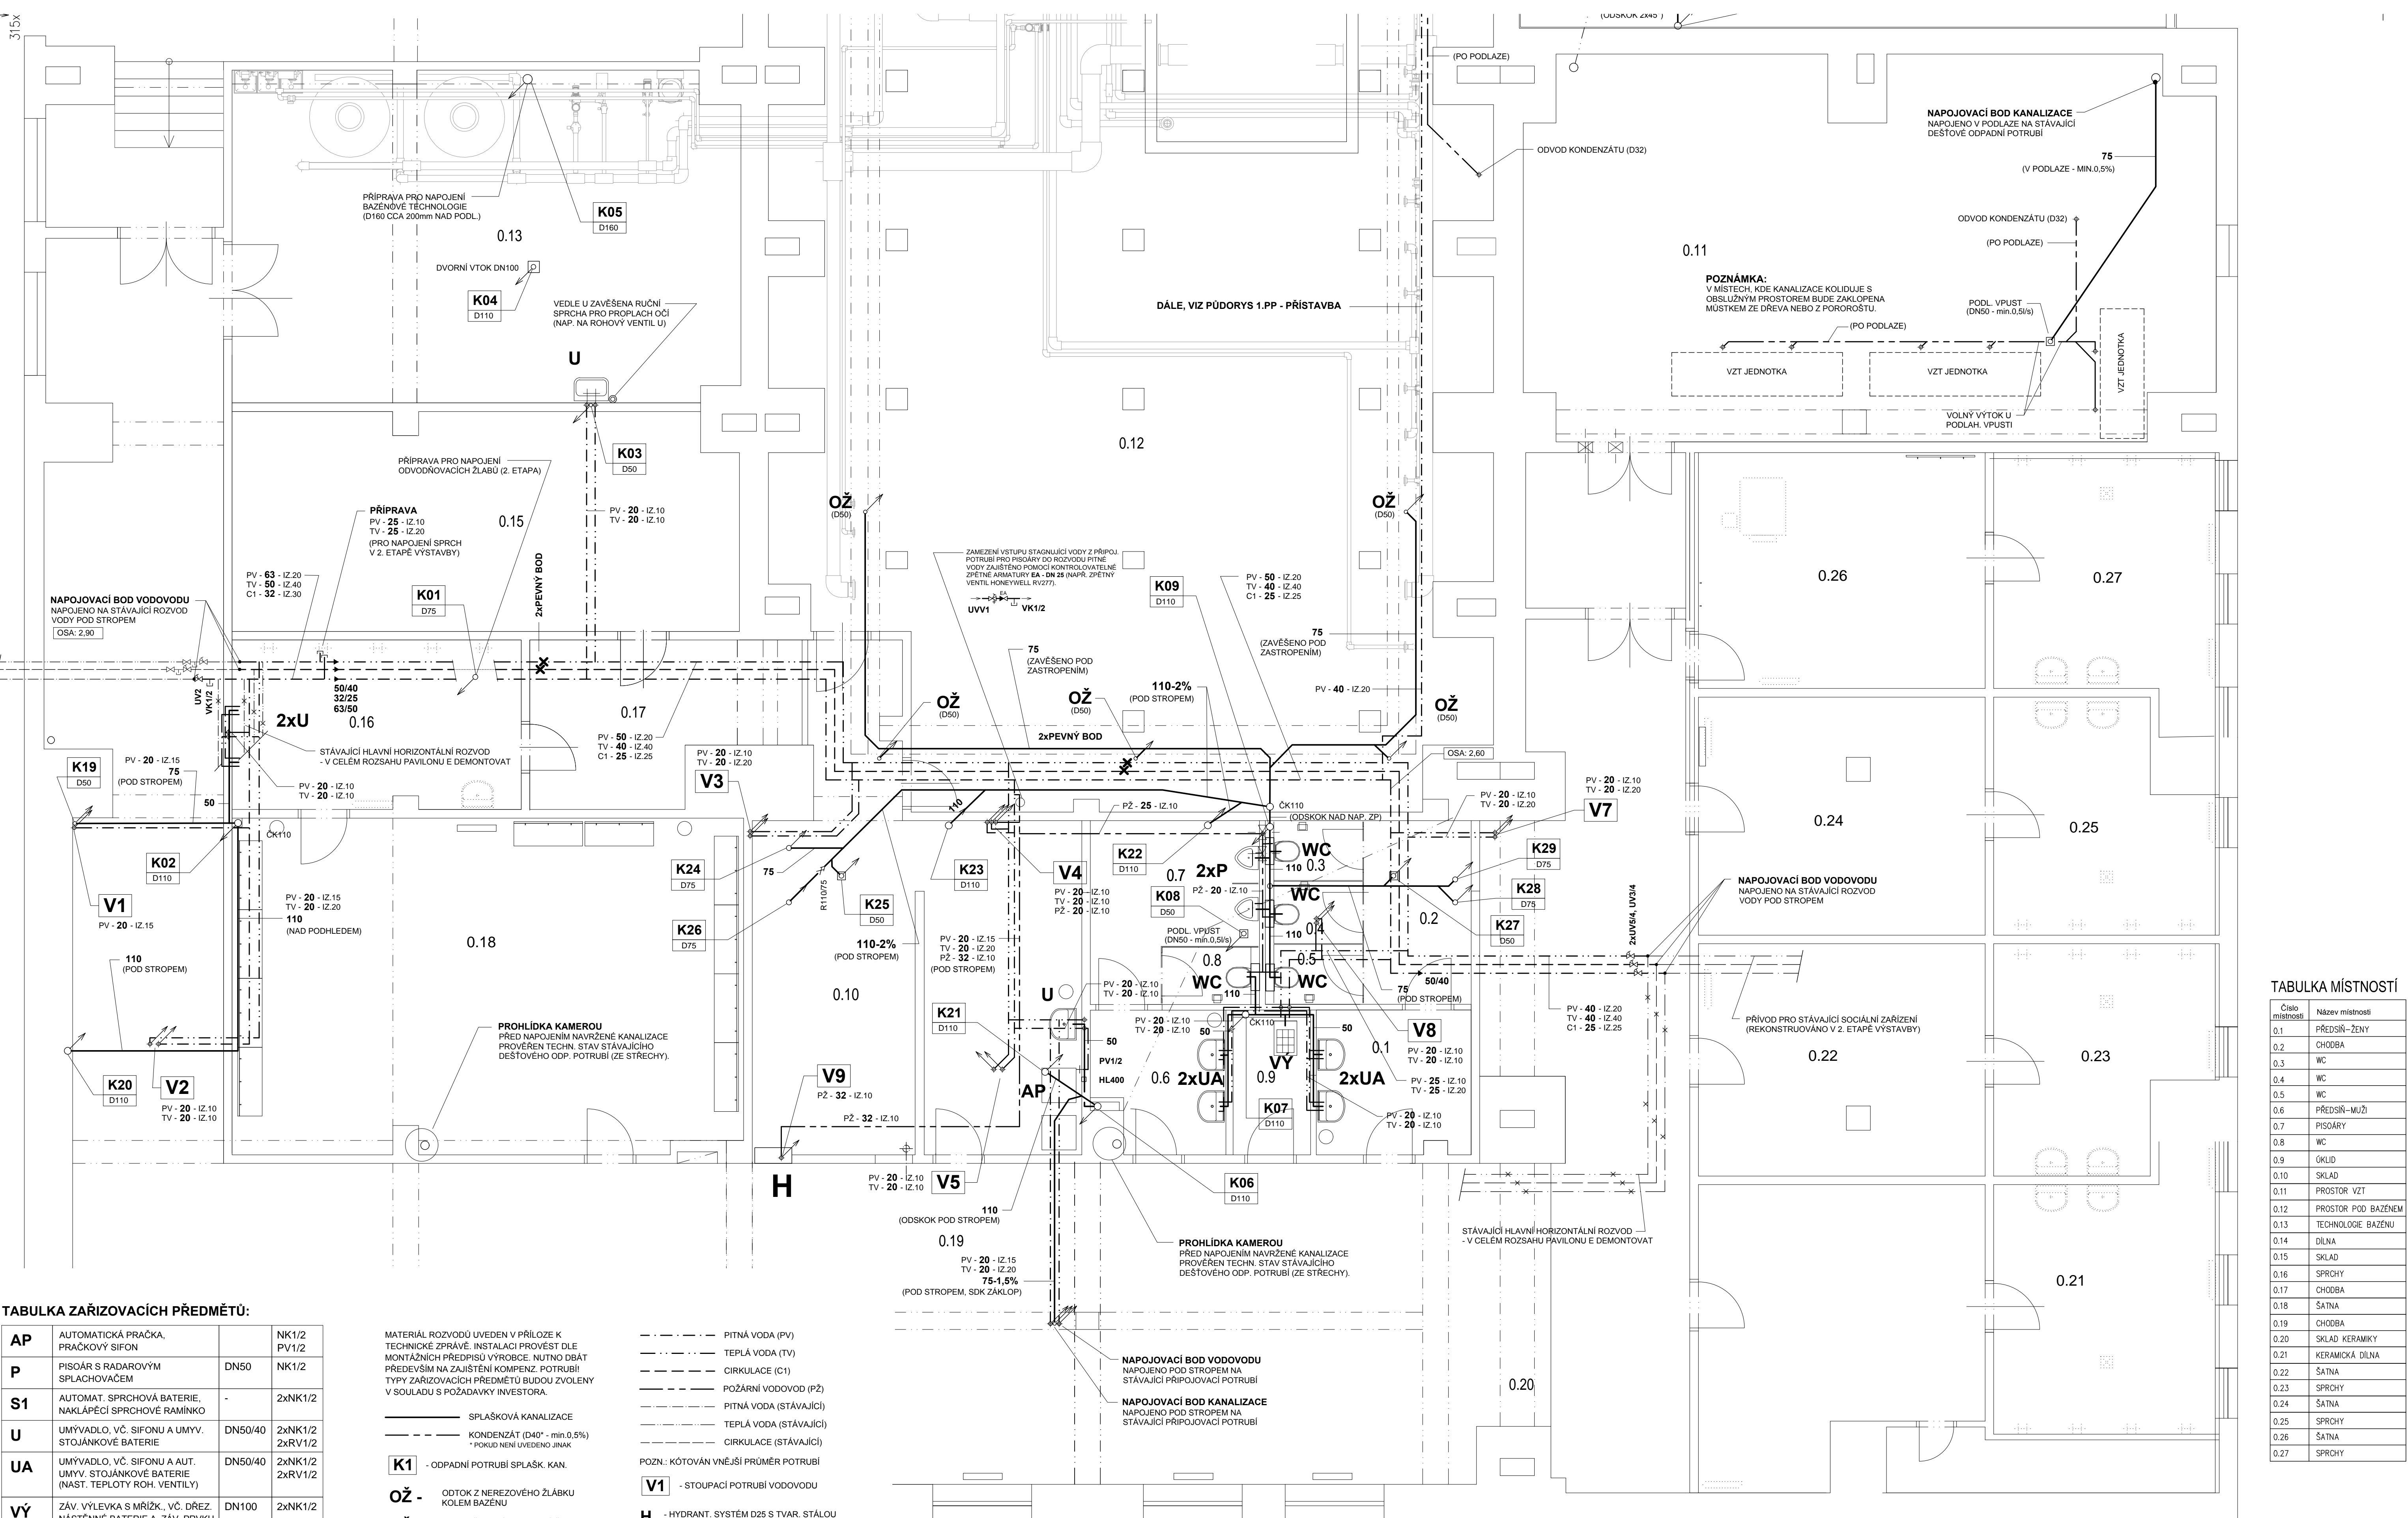
H - HYDRANT. SYSTÉM D25 S TVAR. STÁLŮU HADICÍ DÉLKY 30m, MIN. PRŮTOK 1,1 l/s.

LEGENDA ARMATUR:

PV - PRAČKOVÝ VENTIL ROHOVÝ
NK - NÁSTĚNNÉ KOLENO
UV - VENTIL SE ŠIKMÝM SEDELEM
RV - VENTIL ROHOVÝ
UVV - VENTIL SE ŠIKMÝM SEDELEM S VYPOUŠT.
VK - VYPOUŠTĚCÍ KOHOUT
ZK - ZPĚTNÁ KLAPEKA

+0,00=196,42

PROJEKTANT Ing. Petr Kvoch		VYPRACOVAL Ing. Petr Kvoch	ING. PETR KVOCH PROJEKTY, INŽENÝRING - ZTI IČ: 72869470, petrkvoch@seznam.cz Prosečská 511/4, 50301 Hradec Králové	
INVESTOR MÍSTO STAVBY	MĚSTO LYSÁ NAD LABEM LYSÁ NAD LABEM			
Rekonstrukce pavilonu E JAK, 1. etapa LYSÁ NAD LABEM				
D.1.4.1 ZTI				
PŮDORYS 1.PP			STUPEŇ PD DPS	
			POČET FORM. 8	A 4
			ČÍSLO KOPIE	DATUM DOKONČENÍ 8/2021
				MĚŘÍTKO 1:50
				ČÍSLO PŘÍLOHY 03



TABULKA MÍSTNOSTÍ

Číslo místnosti	Název místnosti
0.1	PŘEDSÍŇ-ZENY
0.2	CHODBA
0.3	WC
0.4	WC
0.5	WC
0.6	PŘEDSÍŇ-MUŽI
0.7	PISOÁŘY
0.8	WC
0.9	ÚKLID
0.10	SKLAD
0.11	PROSTOR VZT
0.12	PROSTOR POD BAZÉNEM
0.13	TECHNOLOGIE BAZÉNU
0.14	DILNA
0.15	SKLAD
0.16	SPRCHY
0.17	CHODBA
0.18	ŠATNA
0.19	CHODBA
0.20	SKLAD KERAMIKY
0.21	KERAMICKÁ DILNA
0.22	ŠATNA
0.23	SPRCHY
0.24	ŠATNA
0.25	SPRCHY
0.26	ŠATNA
0.27	SPRCHY