


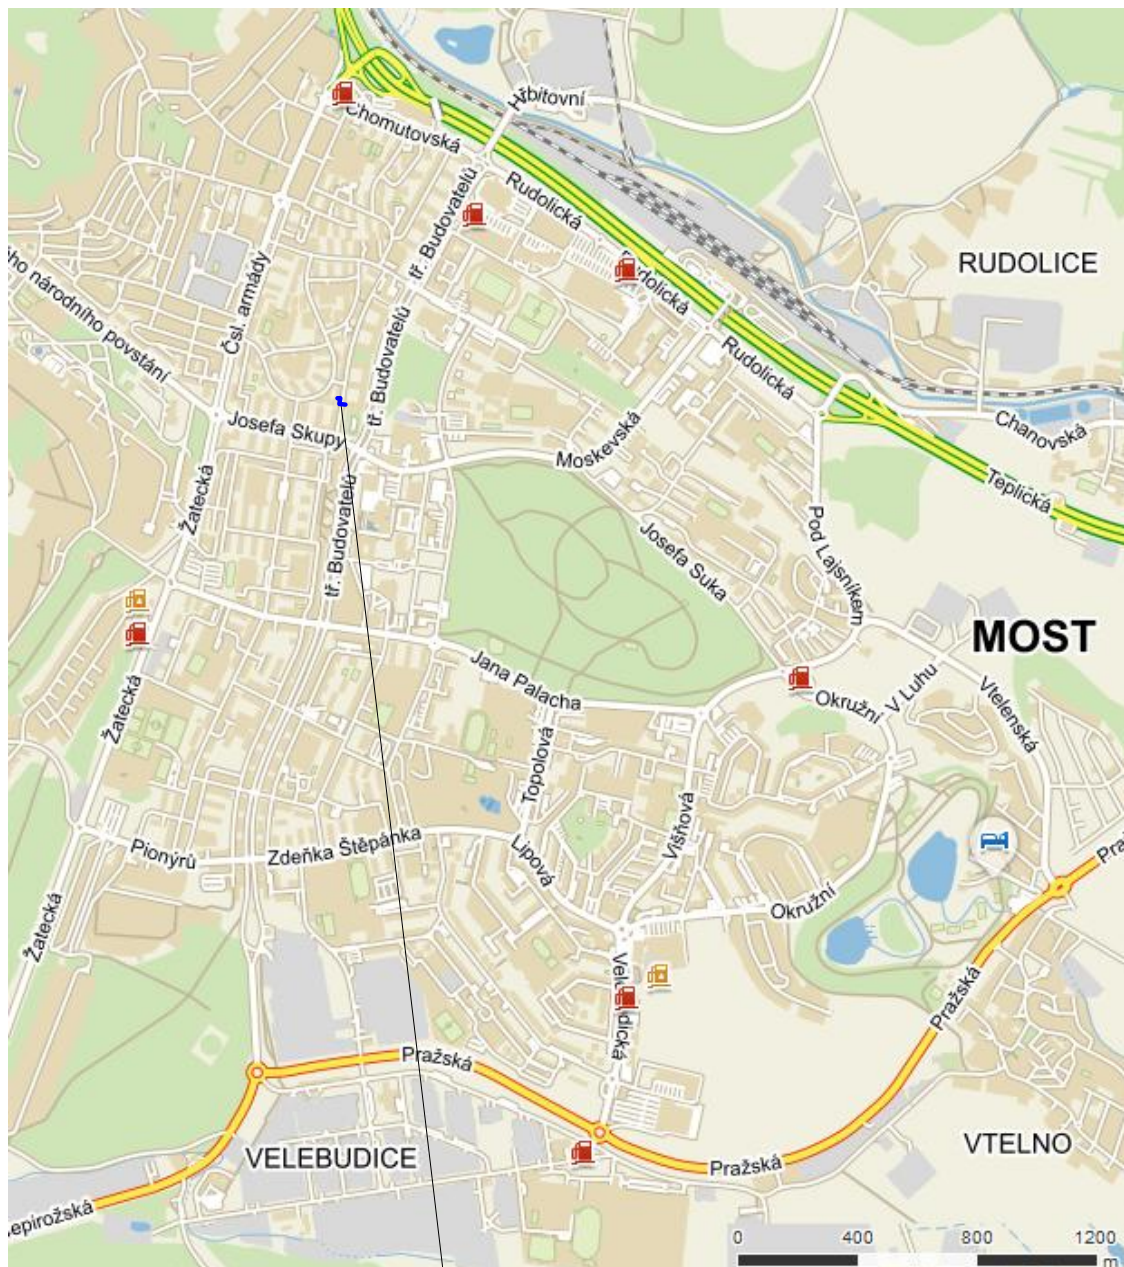

TRASA POTRUBÍ

VYPRACOVAL	KRESLIL	SCHVÁLIL	KONTROLOVAL	cheminvest		
Ing. Škoudlil	Ing. Škoudlil	Ing. Procházková				
INVESTOR : Severočeská teplárenská, a.s.				STAVBA : VS22		
STAVBA REKONSTRUKCE POTRUBÍ TV A ÚT REKONSTRUKCE TOPNÉHO KANÁLU OKRSKU VS 22 MOST – ÚT A TV				DRUH DOKUMENTACE		DPS
				ČÍSLO ZAKÁZKY		17032
				DATUM		06/2017
				MĚŘÍTKO 1:25000		C.1
OBSAH VÝKRESU SITUACE ŠIRŠÍCH ÚZEMNÍCH VZTAHŮ				ARCHIVNÍ ČÍSLO		CAD
				4-I-03506		