


PŮDORYS 2NP - VZDUCHOTECHNIKA 1:50

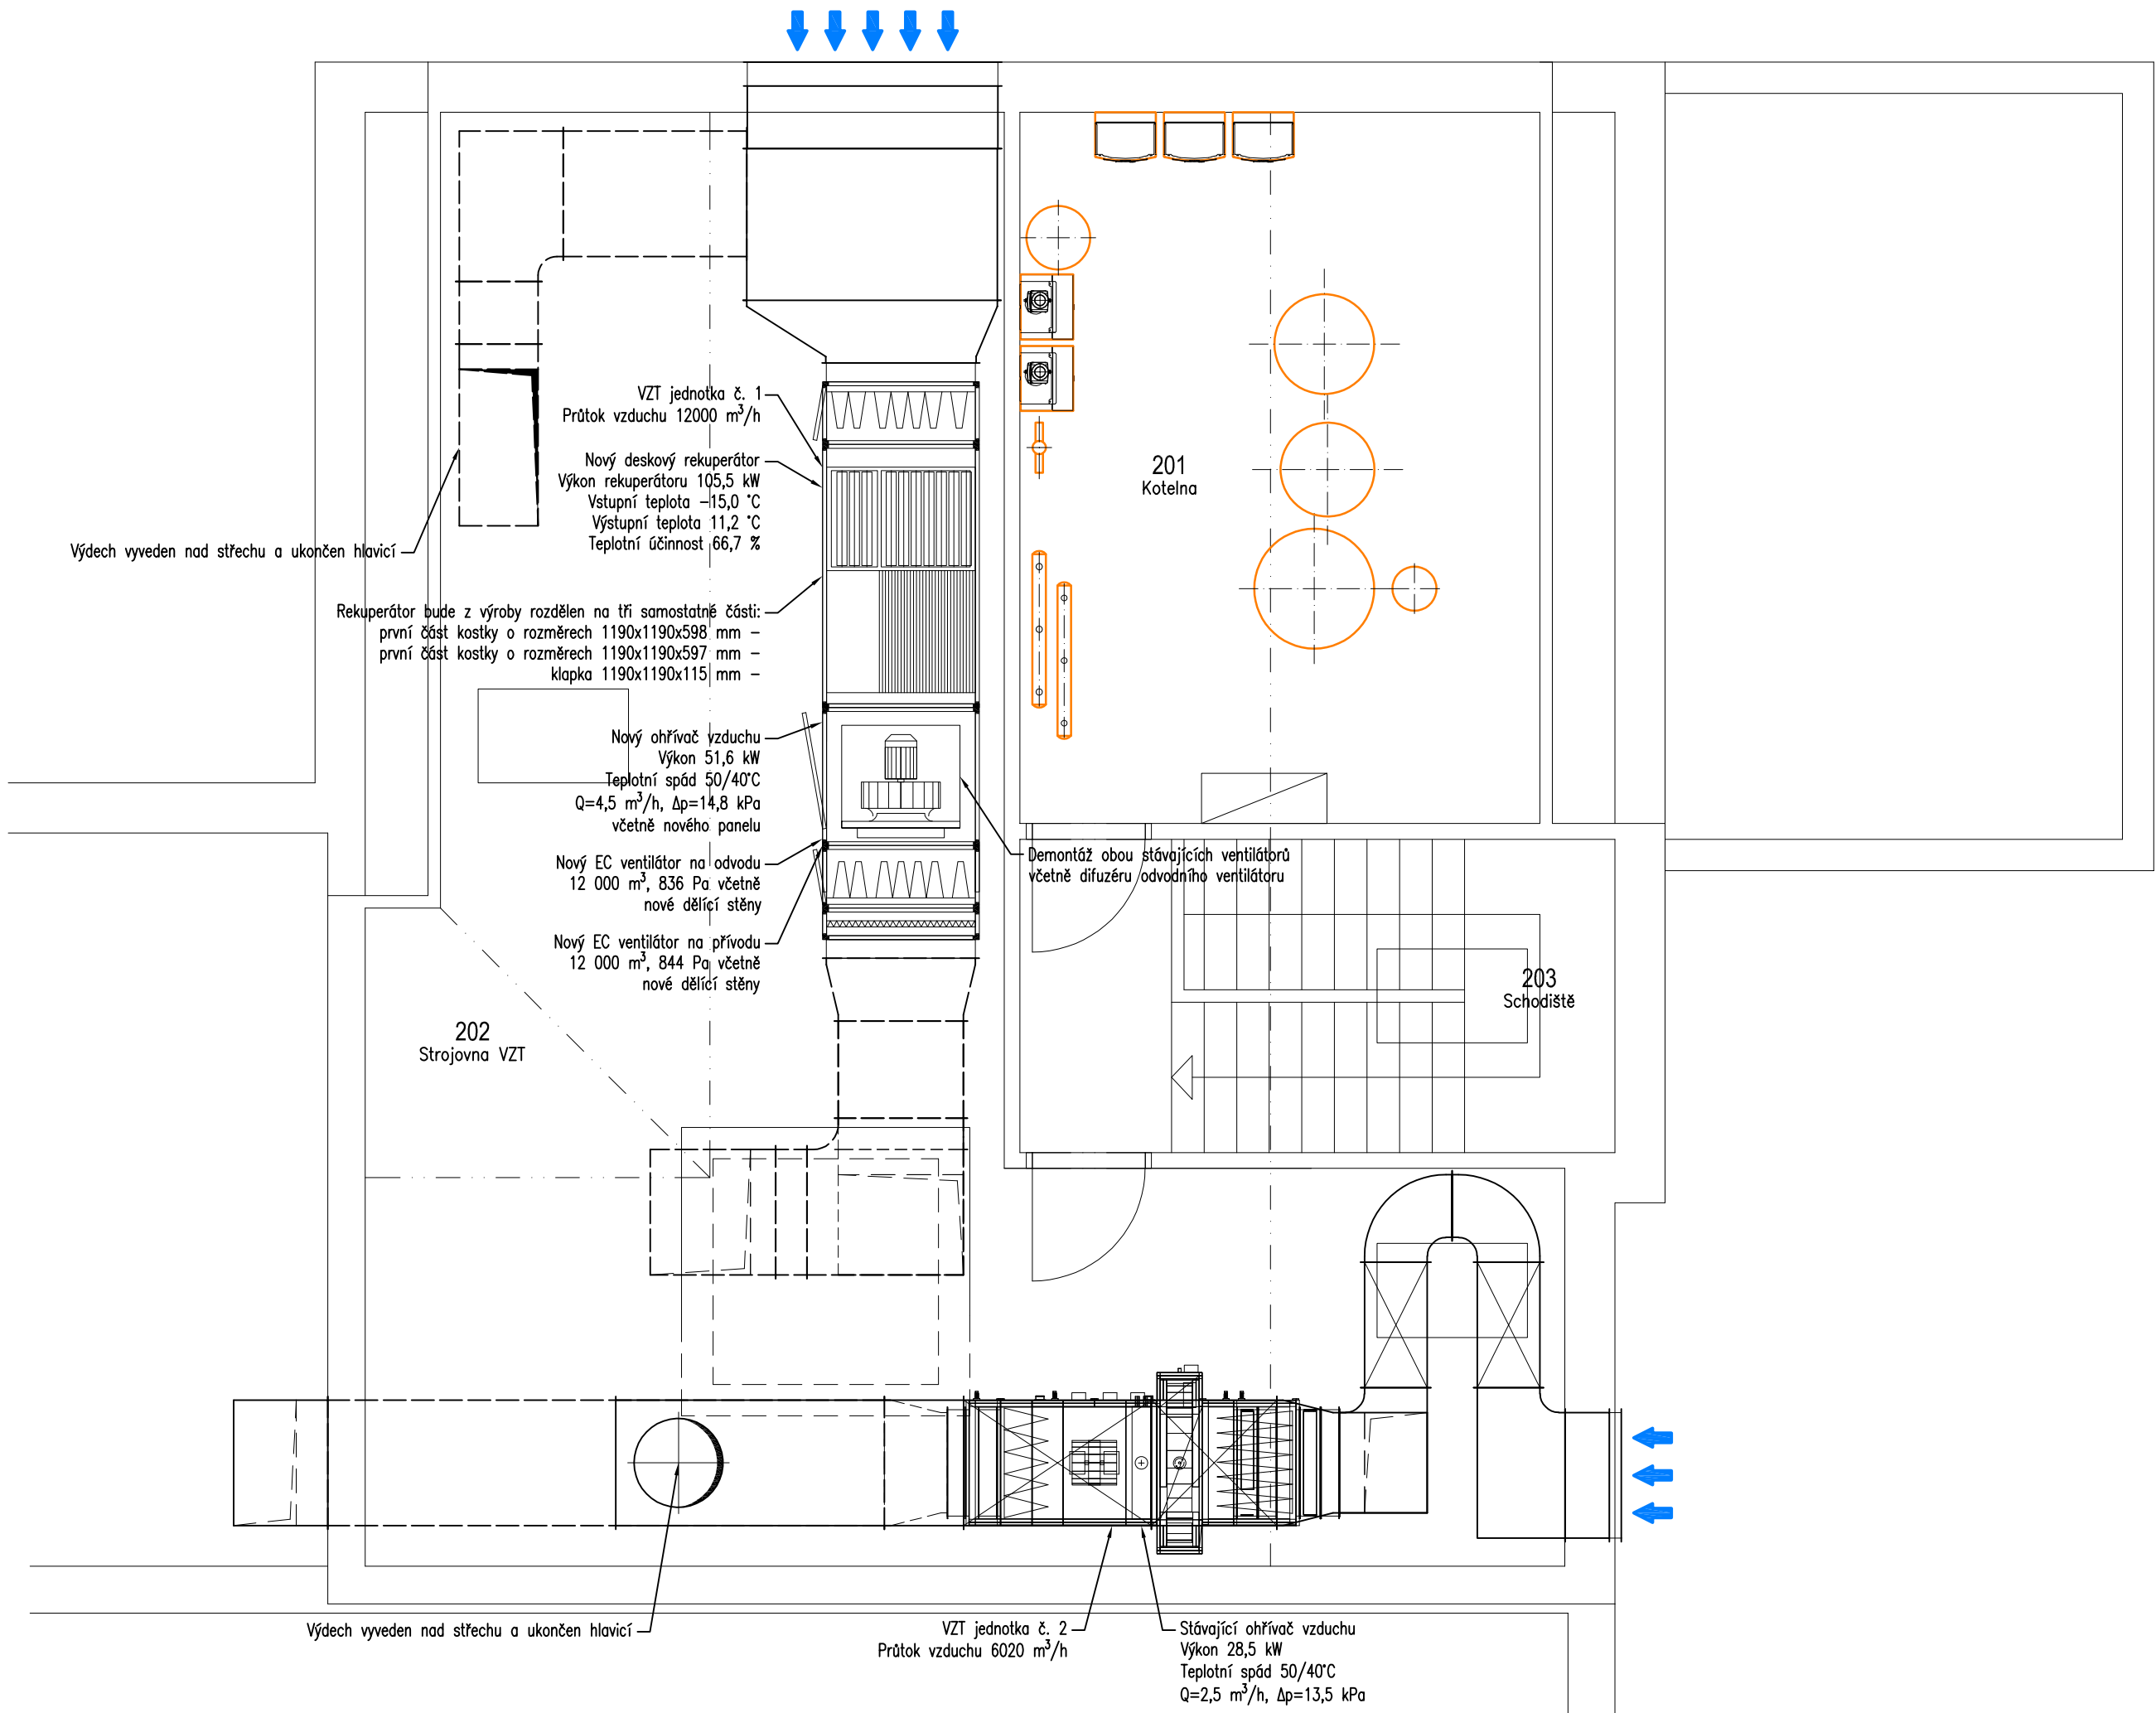

VED.PROJEKTANT ING. MICHAL PÁTEK	VYPRACOVAL ING. MICHAL PÁTEK	KONTROLOVAL MILOSLAV KOMÁREK	<div><div></div><div>KMONT</div></div>		
OBEC: CHOCEŇ			KRAJ: PARDUBICKÝ		
INVESTOR: MĚSTO CHOCEŇ, JUNGMANNOVA 301, CHOCEŇ 565 01			K Mont Choceň, s.r.o. www.kmont.cz		
STAVBA: SNÍŽENÍ ENERGETICKÉ NÁROČNOSTI, ŠKOLNÍ JÍDELNA FÜGNEROVA 147, CHOCEŇ			FORMÁT	3xA4	č.paré:
			REVIZE	0	
			DATUM	03/2024	
			ÚČEL, STUPEŇ	DSP+DPS	
			Č. ZAKÁZKY	24/5157	
ČÁST:			D.1.4.2 – VZDUCHOTECHNIKA		
NÁZEV PŘÍLOHY:			PŮDORYS 2NP		
			MĚŘÍTKO 1:50	Č.PŘÍLOHY D.1.4.2.03	