


KATASTRÁLNÍ MAPA

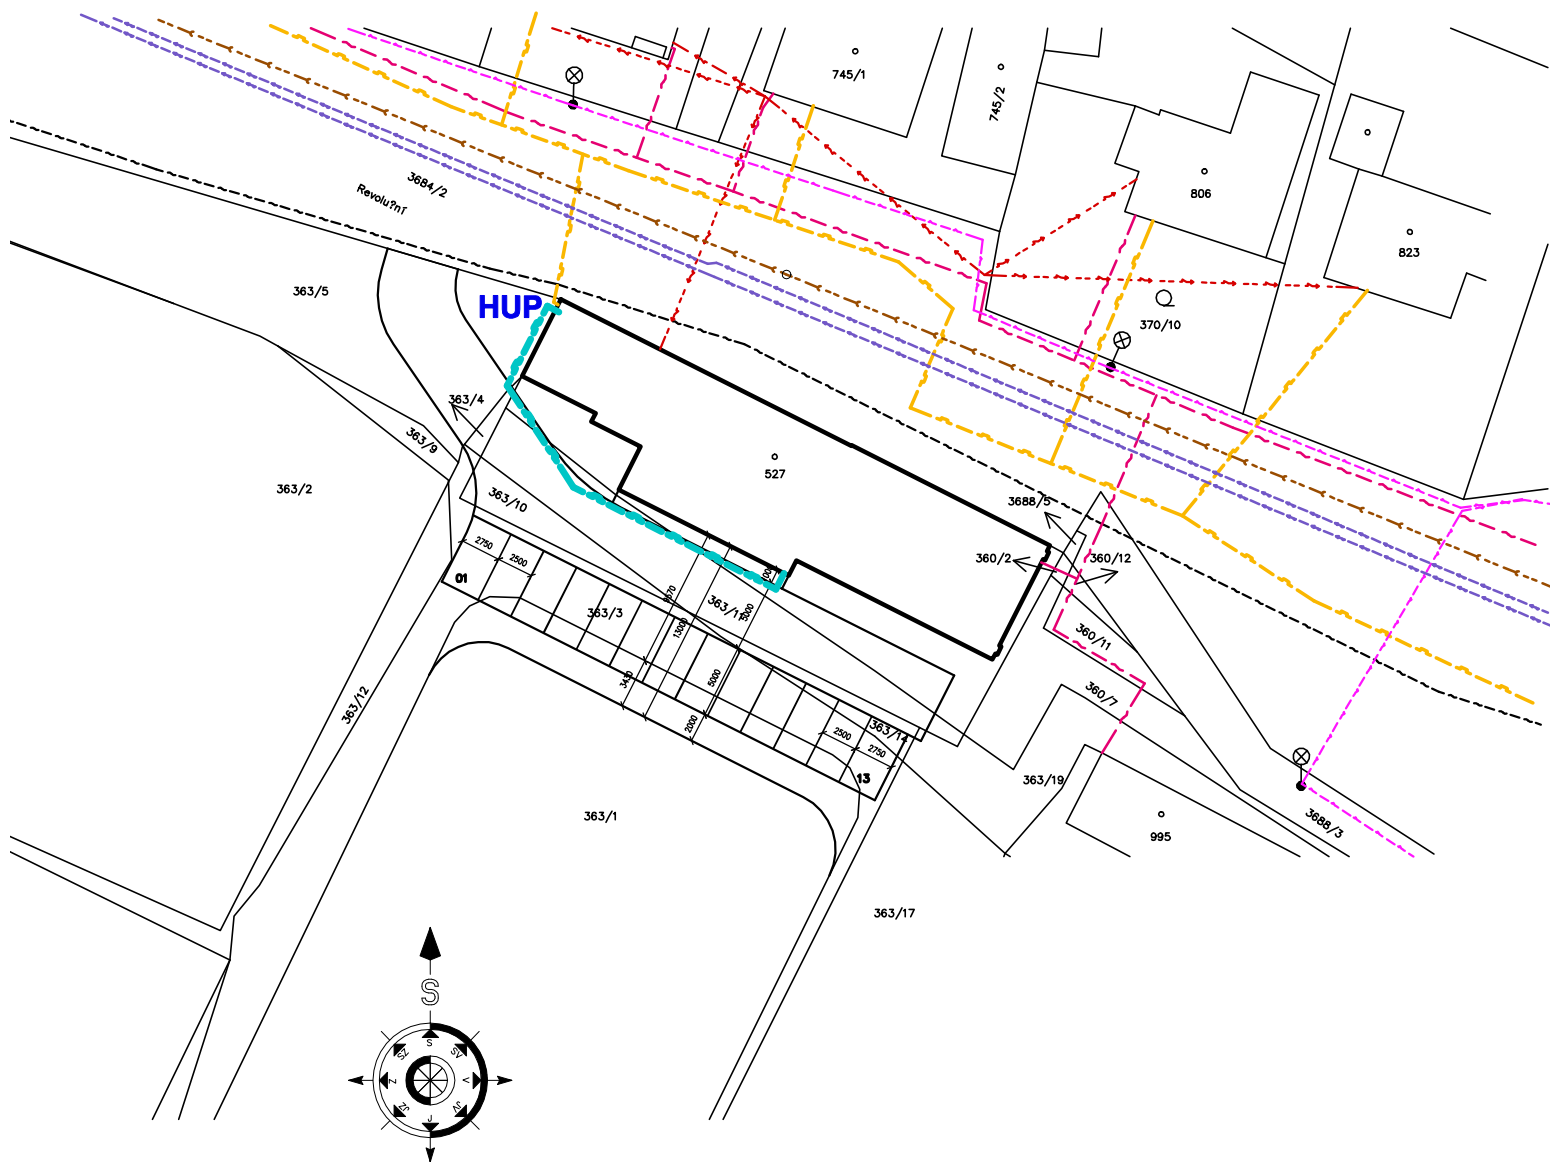

Ing. Radek SPURNÝ projektant - autorizovaný technik		Ing. Radek SPURNÝ, MOCHTÍN 38 , 339 01 KLATOVY TEL.: 376 321 895 IČO : 663 84 150		
zodp. projektant:	projektant:	kreslil:	číslo zakázky: 176 / 2024 paré číslo:	
Ing. Radek SPURNÝ	Ing. Jakub SPURNÝ Ph.D.	Ing. Tereza SPURNÁ		
Investor: Město PLANÁ Nám. Svobody č.p. 1 , 348 15 PLANÁ				
Stavba: PLANÁ , Revoluční č.p. 217 , p.č. st. 527 STAVEBNÍ ÚPRAVY OBJEKTU nová škola v objektu bývalé sokolovny			formát: A4	
			datum: říjen 2024	
			účel: projekt pro SP	
Název výkresu:	TPS - Odběrní plynová zařízení SITUACE		měřítko: 1: 500	číslo výkresu: D.1.2.3.1