


PŮDORYS - 2.NP:

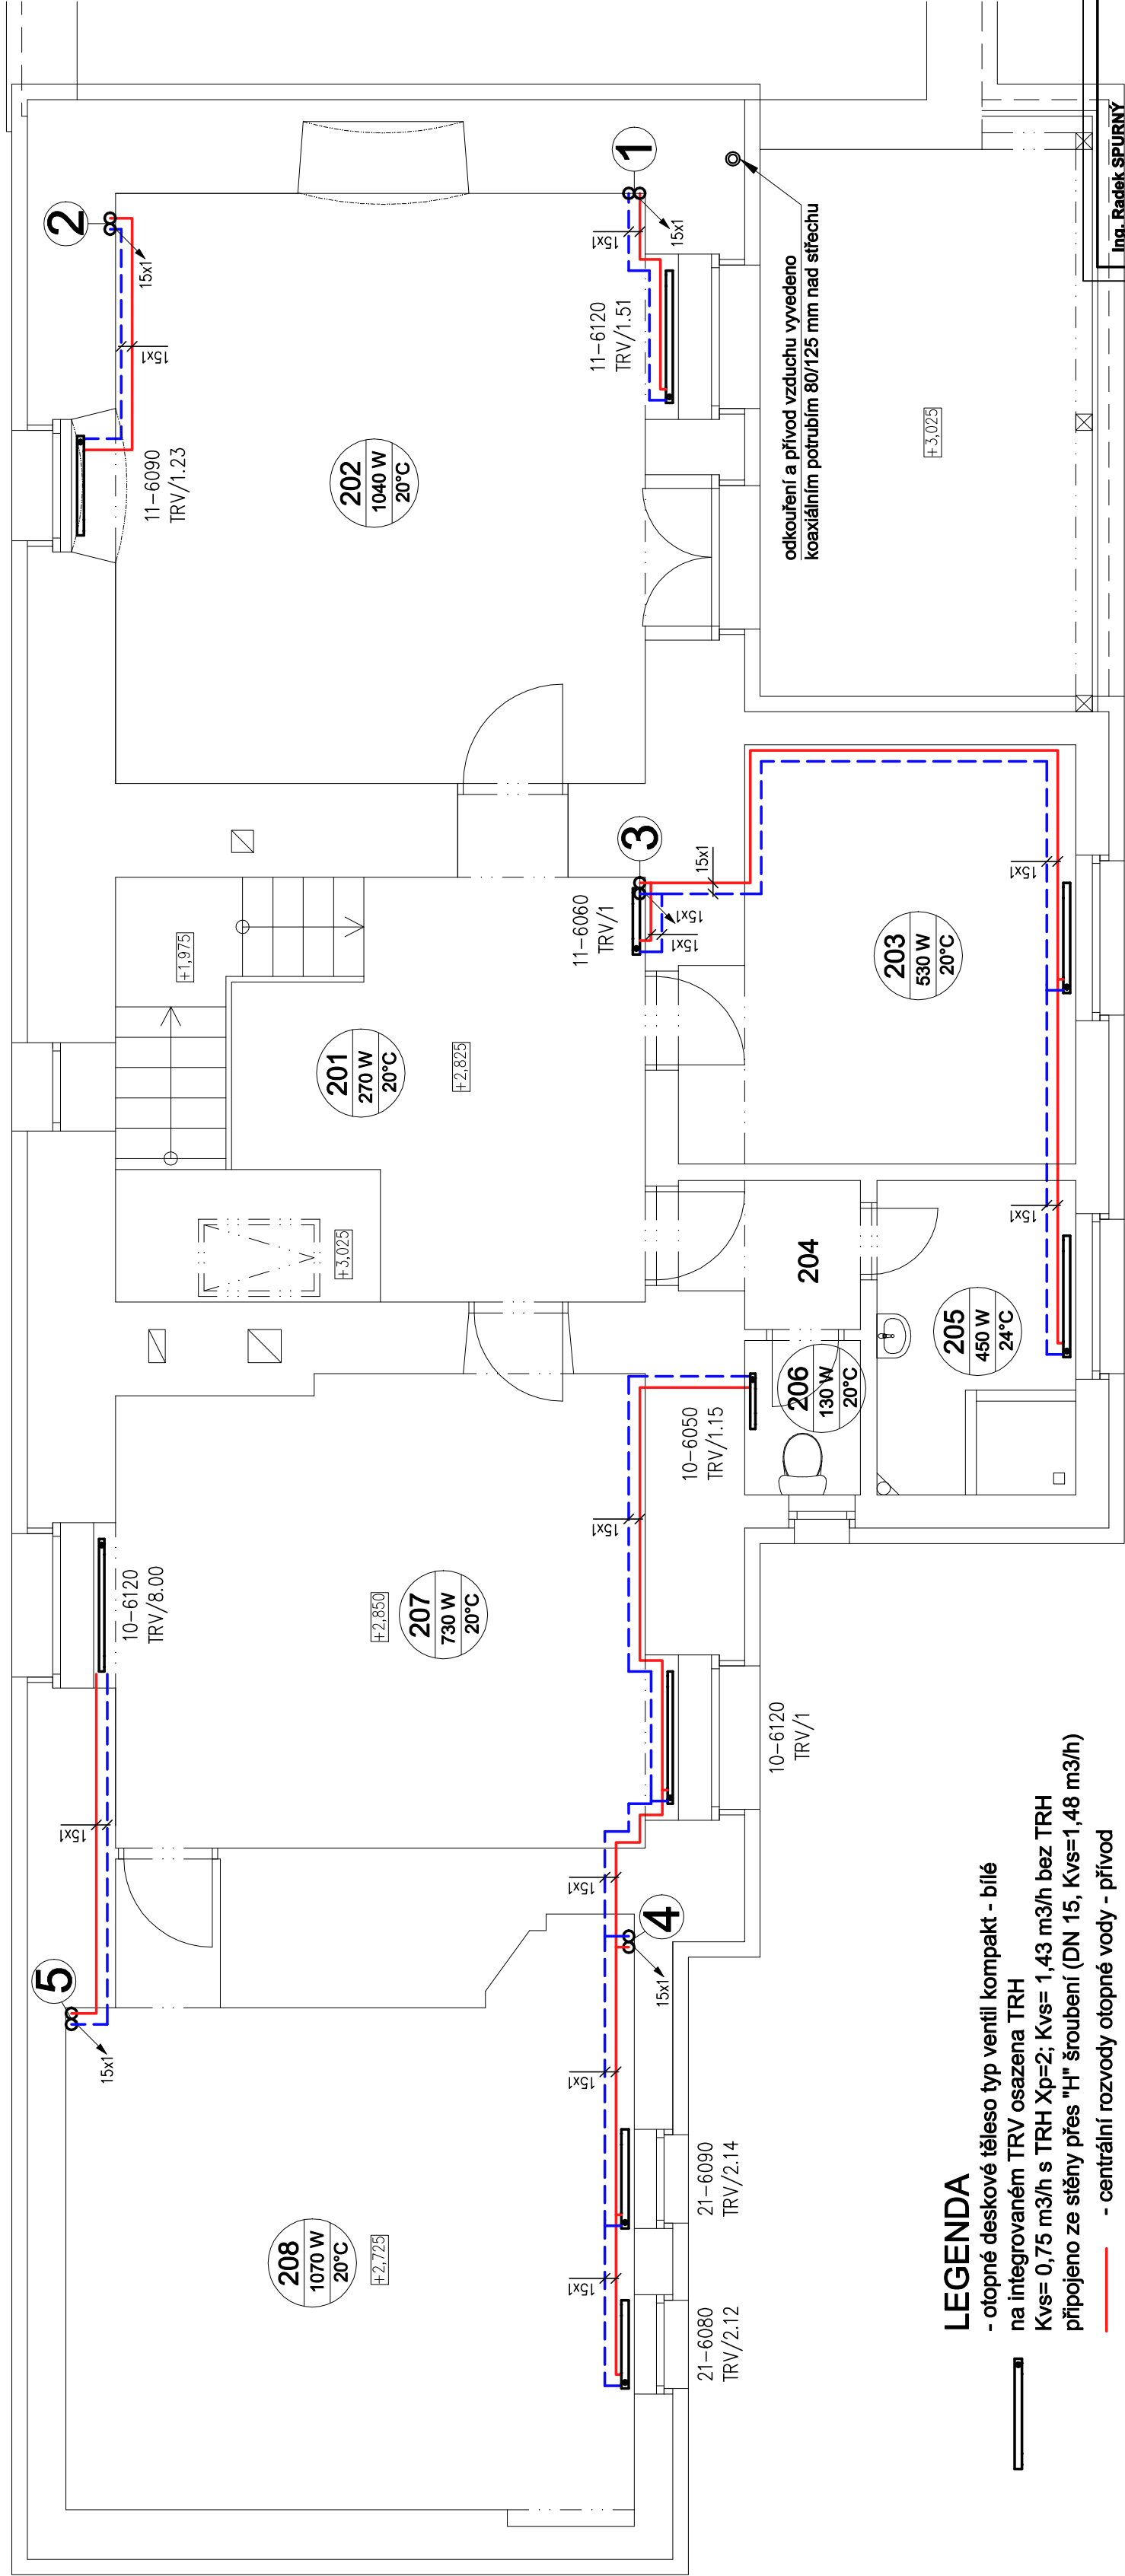


| č.m. | Název m. | plocha[m ²] |
|------|------------------|-------------------------|
| 201 | Chodba | 14,56 |
| 202 | Užebna | 25,68 |
| 203 | Užebna/sborovna | 11,40 |
| 204 | Předstíška pers. | 1,42 |
| 205 | Sprcha | 4,66 |
| 206 | WC | 1,47 |
| 207 | Užebna | 20,28 |
| 208 | Kancelář? | 24,39 |
| 209 | Terasa | 15,30 |

- Te = -15 °C
- ΔT = 55/41 °C
- m = 1210 kg/h
- ΔP = 19,5 kPa

LEGENDA

- otopné deskové těleso typ ventil kompaktní - bílé na integrovaném TRV osazena TRH Kvs= 0,75 m3/h s TRH Xp=2; Kvs= 1,43 m3/h bez TRH připojeno ze stěny přes "H" šroubení (DN 15, Kvs=1,48 m3/h)
- centrální rozvody otopné vody - přívod
- potrubí Cu bez TI (vedeno při stěně viditelně)
- centrální rozvody otopné vody - vratné
- potrubí Cu bez TI (vedeno při stěně viditelně)

Popis - otopné deskové těleso

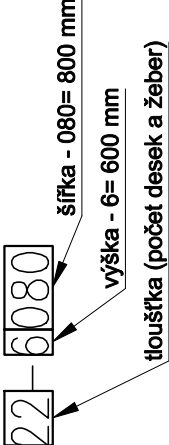

| | | | |
|---|---|---|----------------------------------|
| Ing. Radek SPURNÝ projektant - autorizovaný technik | | Ing. Radek SPURNÝ, MOCHTÍN 38, 339 01 KLATOVY TEL.: 376 321 895 IČO : 663 84 150 | |
| zodp. projektant: | projektant: | kreslili: | číslo zakázky: 176 / 2024 |
| Ing. Radek SPURNÝ | Ing. Jakub SPURNÝ Ph.D. | Ing. Tereza SPURNÁ | |
| | | | |
| Investor: | | Město PLANÁ Nám. Svobody č.p. 1, 348 15 PLANÁ | |
| Stavba: | | formát: A2 | |
| PLANÁ, Revoluční č.p. 217, p.č. st. 527 STAVEBNÍ ÚPRAVY OBJEKTU nová škola v objektu bývalé sokolovny | | datum: říjen 2024 | |
| | | účel: projekt pro SP | |
| Název výkresu: | TPS - vytápění, chlazení a vzduchotechnika PŮDORYS 2.NP - topení | měřítko: 1 : 50 | číslo D.1.4.2.3 výkresu: |