



LUKA NAD JIHLAVOU
ODKANALIZOVÁNÍ MÍSTNÍ ČÁSTI OTÍN

LEGENDA STÁVAJÍCÍCH SÍTÍ

- STL PLYNOVOD (RWE)
- KABEL CETIN
- VODOVOD PITNÁ
- VN PODZEMNÍ (EON)
- NN PODZEMNÍ (EON)
- STÁVAJÍCÍ JEDNOTNÁ KANALIZACE

LEGENDA NOVÝCH OBJEKTŮ

- SO 101 SPLAŠKOVÁ KANALIZACE
- SO 102 NAPOJENÍ PRO DOMOVNÍ PŘÍPOJKY
- SO 104 PŘELOŽKY INŽENÝRSKÝCH SÍTÍ
- DSO 104.1 PŘELOŽKA VODOVODU IPE160 – STOKA A
- DSO 104.2 PŘELOŽKA PLYNU – STOKA A
- DSO 104.3 PŘELOŽKA VODOVODU IPE63 – STOKA A2

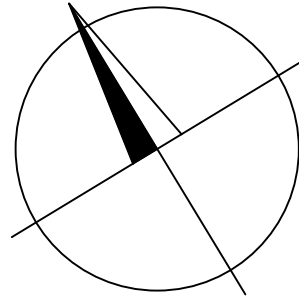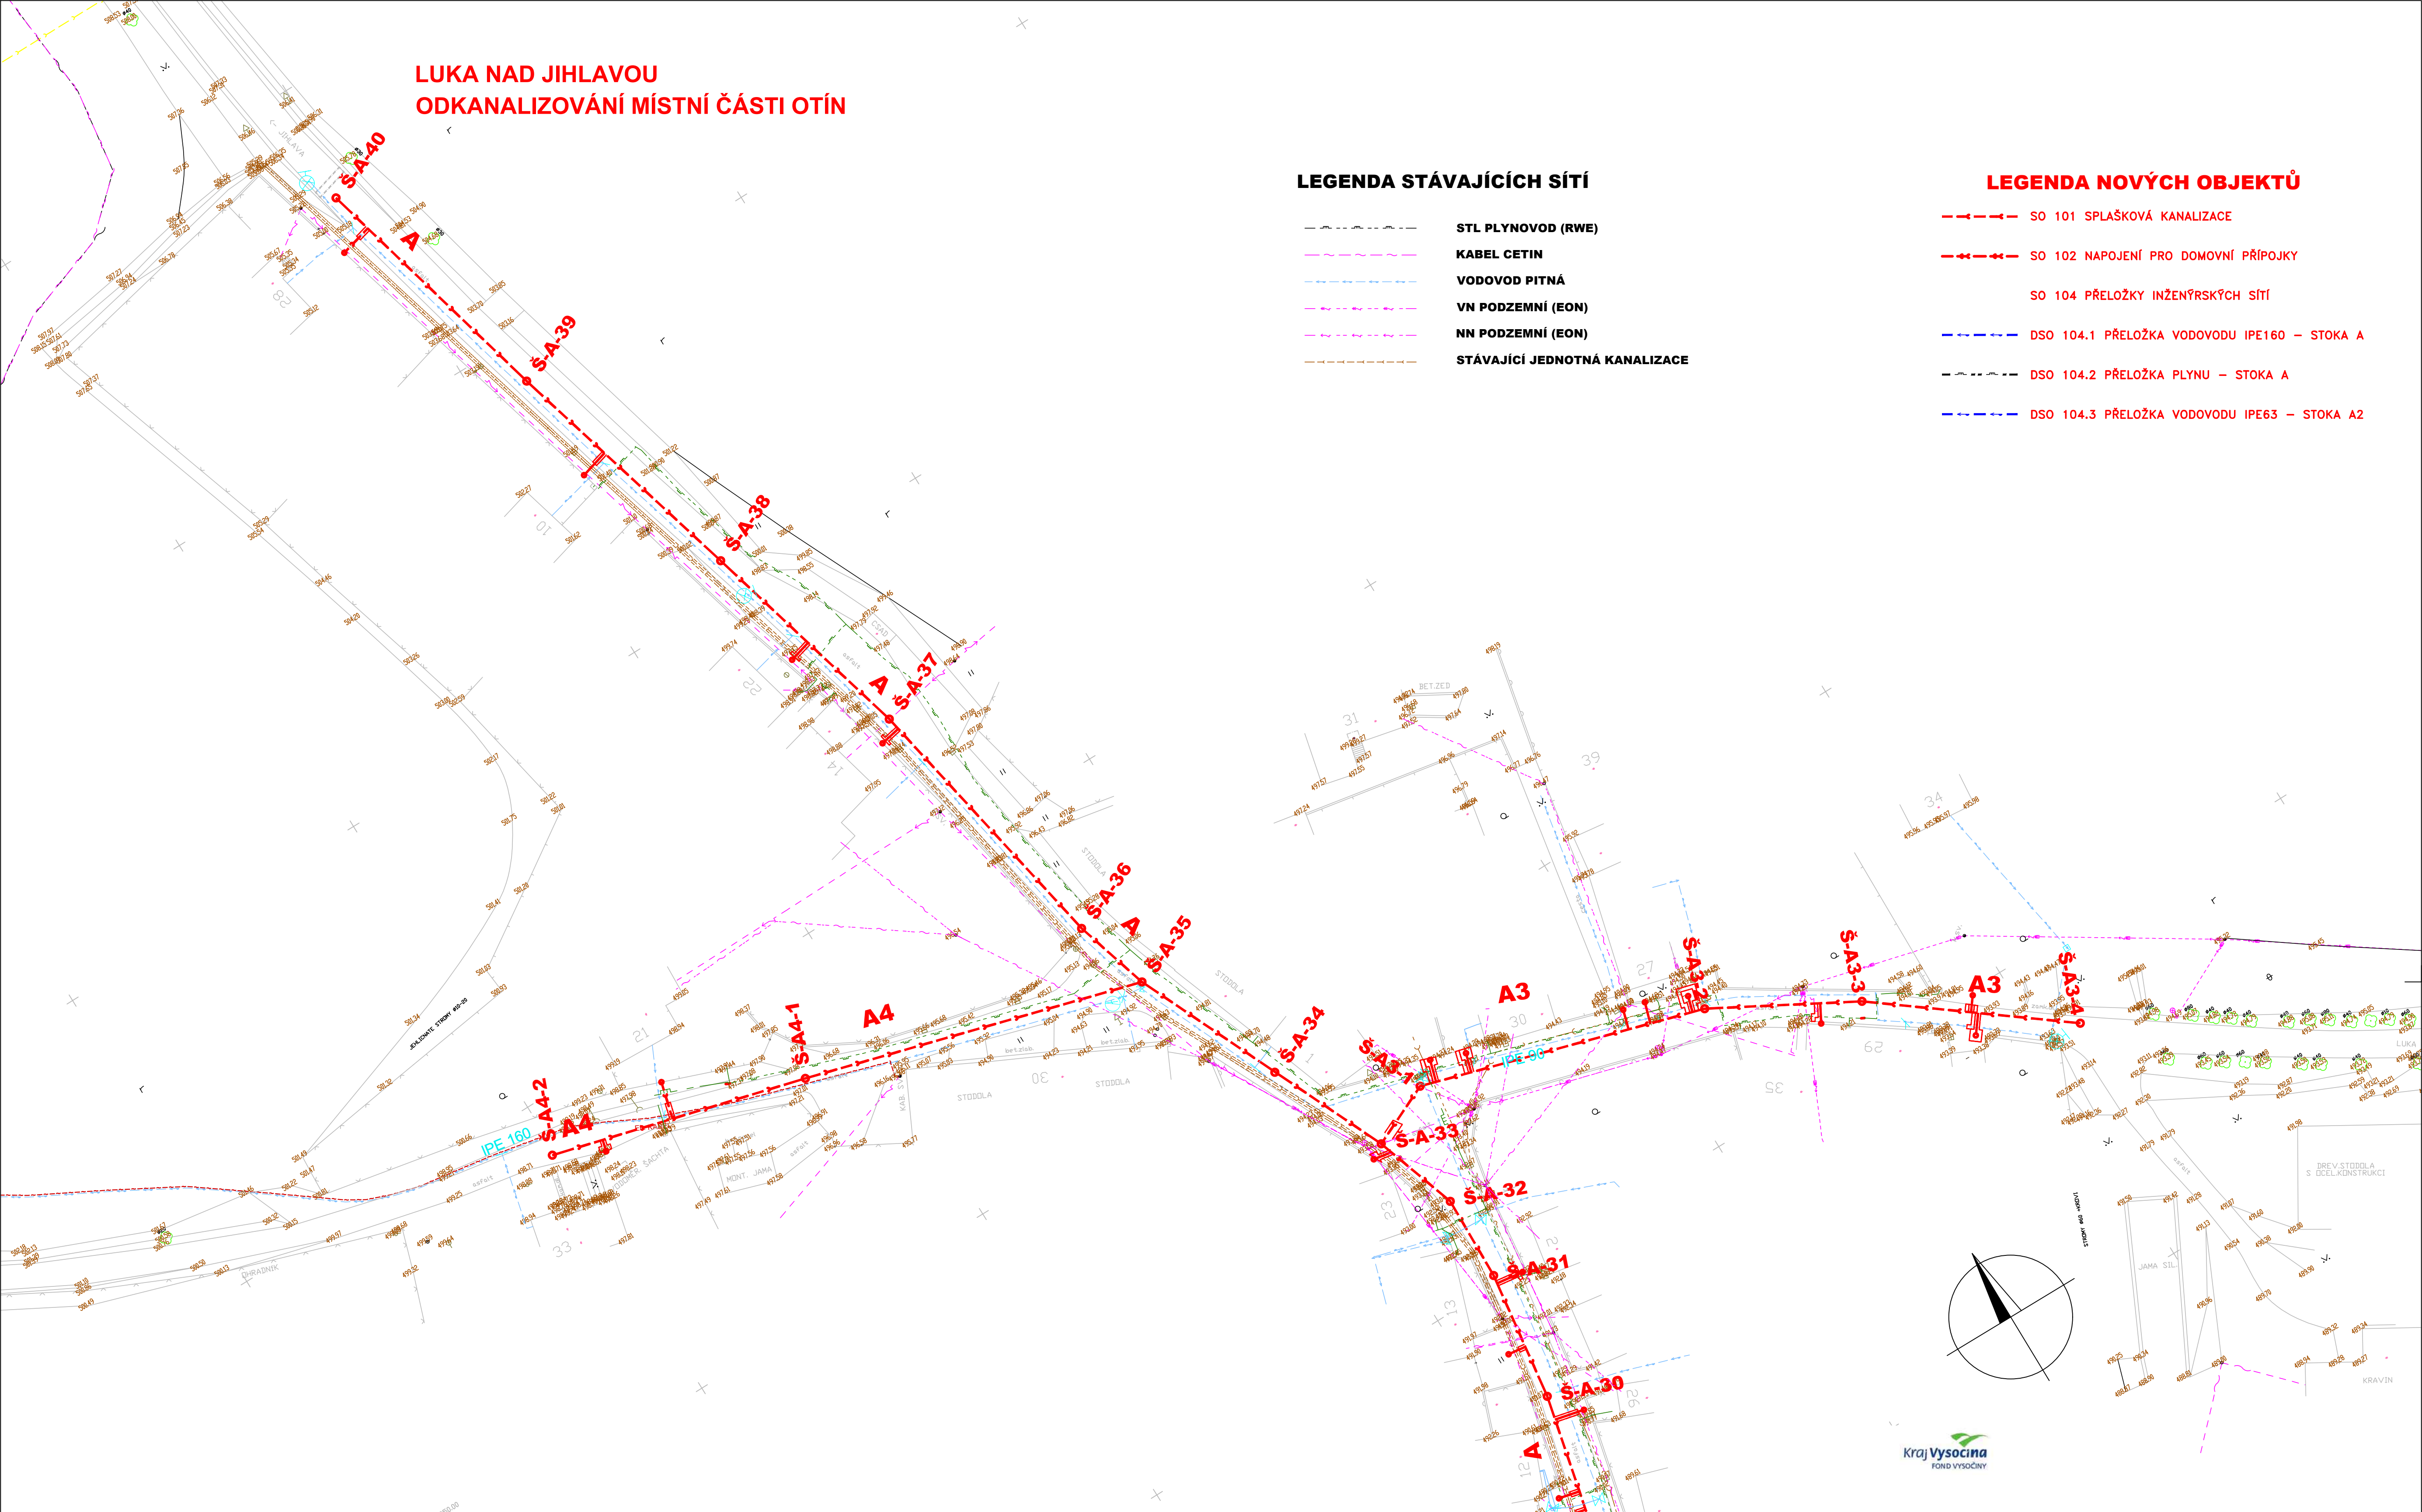

Kraj Vysočina
FOND VYSOČINY

SIT.Č.3
SIT.Č.2

SIT.Č.3
SIT.Č.2

SO 101 - SPLAŠKOVÁ KANALIZACE

Rev. č.	Datum	Schválil	Stručný popis změn

KOOPERACE V PROFESI	-	tel.:	-
-	-	e-mail:	-
PRO DUIS s.r.o.	-	IČO:	-

DUIS s.r.o. Projektové a inženýrské služby Srbská 1546/21, 612 00 Brno E-mail: duis@duis.cz www.duis.cz		DUIS s.r.o. Projektové a inženýrské služby Srbská 1546/21, 612 00 Brno E-mail: duis@duis.cz www.duis.cz	
Vypracoval: Číslovková	Projektant: Číslovková	Hi.ing.projekt: Ing. Vach	Tech. kontrola: Ing. Havlí
Objednatel: Městys Luka nad Jihlavou	Investor: Městys Luka nad Jihlavou	Formát: 6 A4	
Akce: LUKA NAD JIHLAVOU, ROZŠÍŘENÍ A ODKANALIZOVÁNÍ MÍSTNÍ ČÁSTI OTÍN		Datum: 10/2024	
		Stupeň: RDS	
		Soubor: OTN-SIT-KANALIZACE RDS	
		Měřítko: 1:500	
Příloha: SITUACE KANALIZACE č.3		Číslo zakázky: 1313	Č.přílohy: C.3.3

